


PŮDORYS STŘECHY

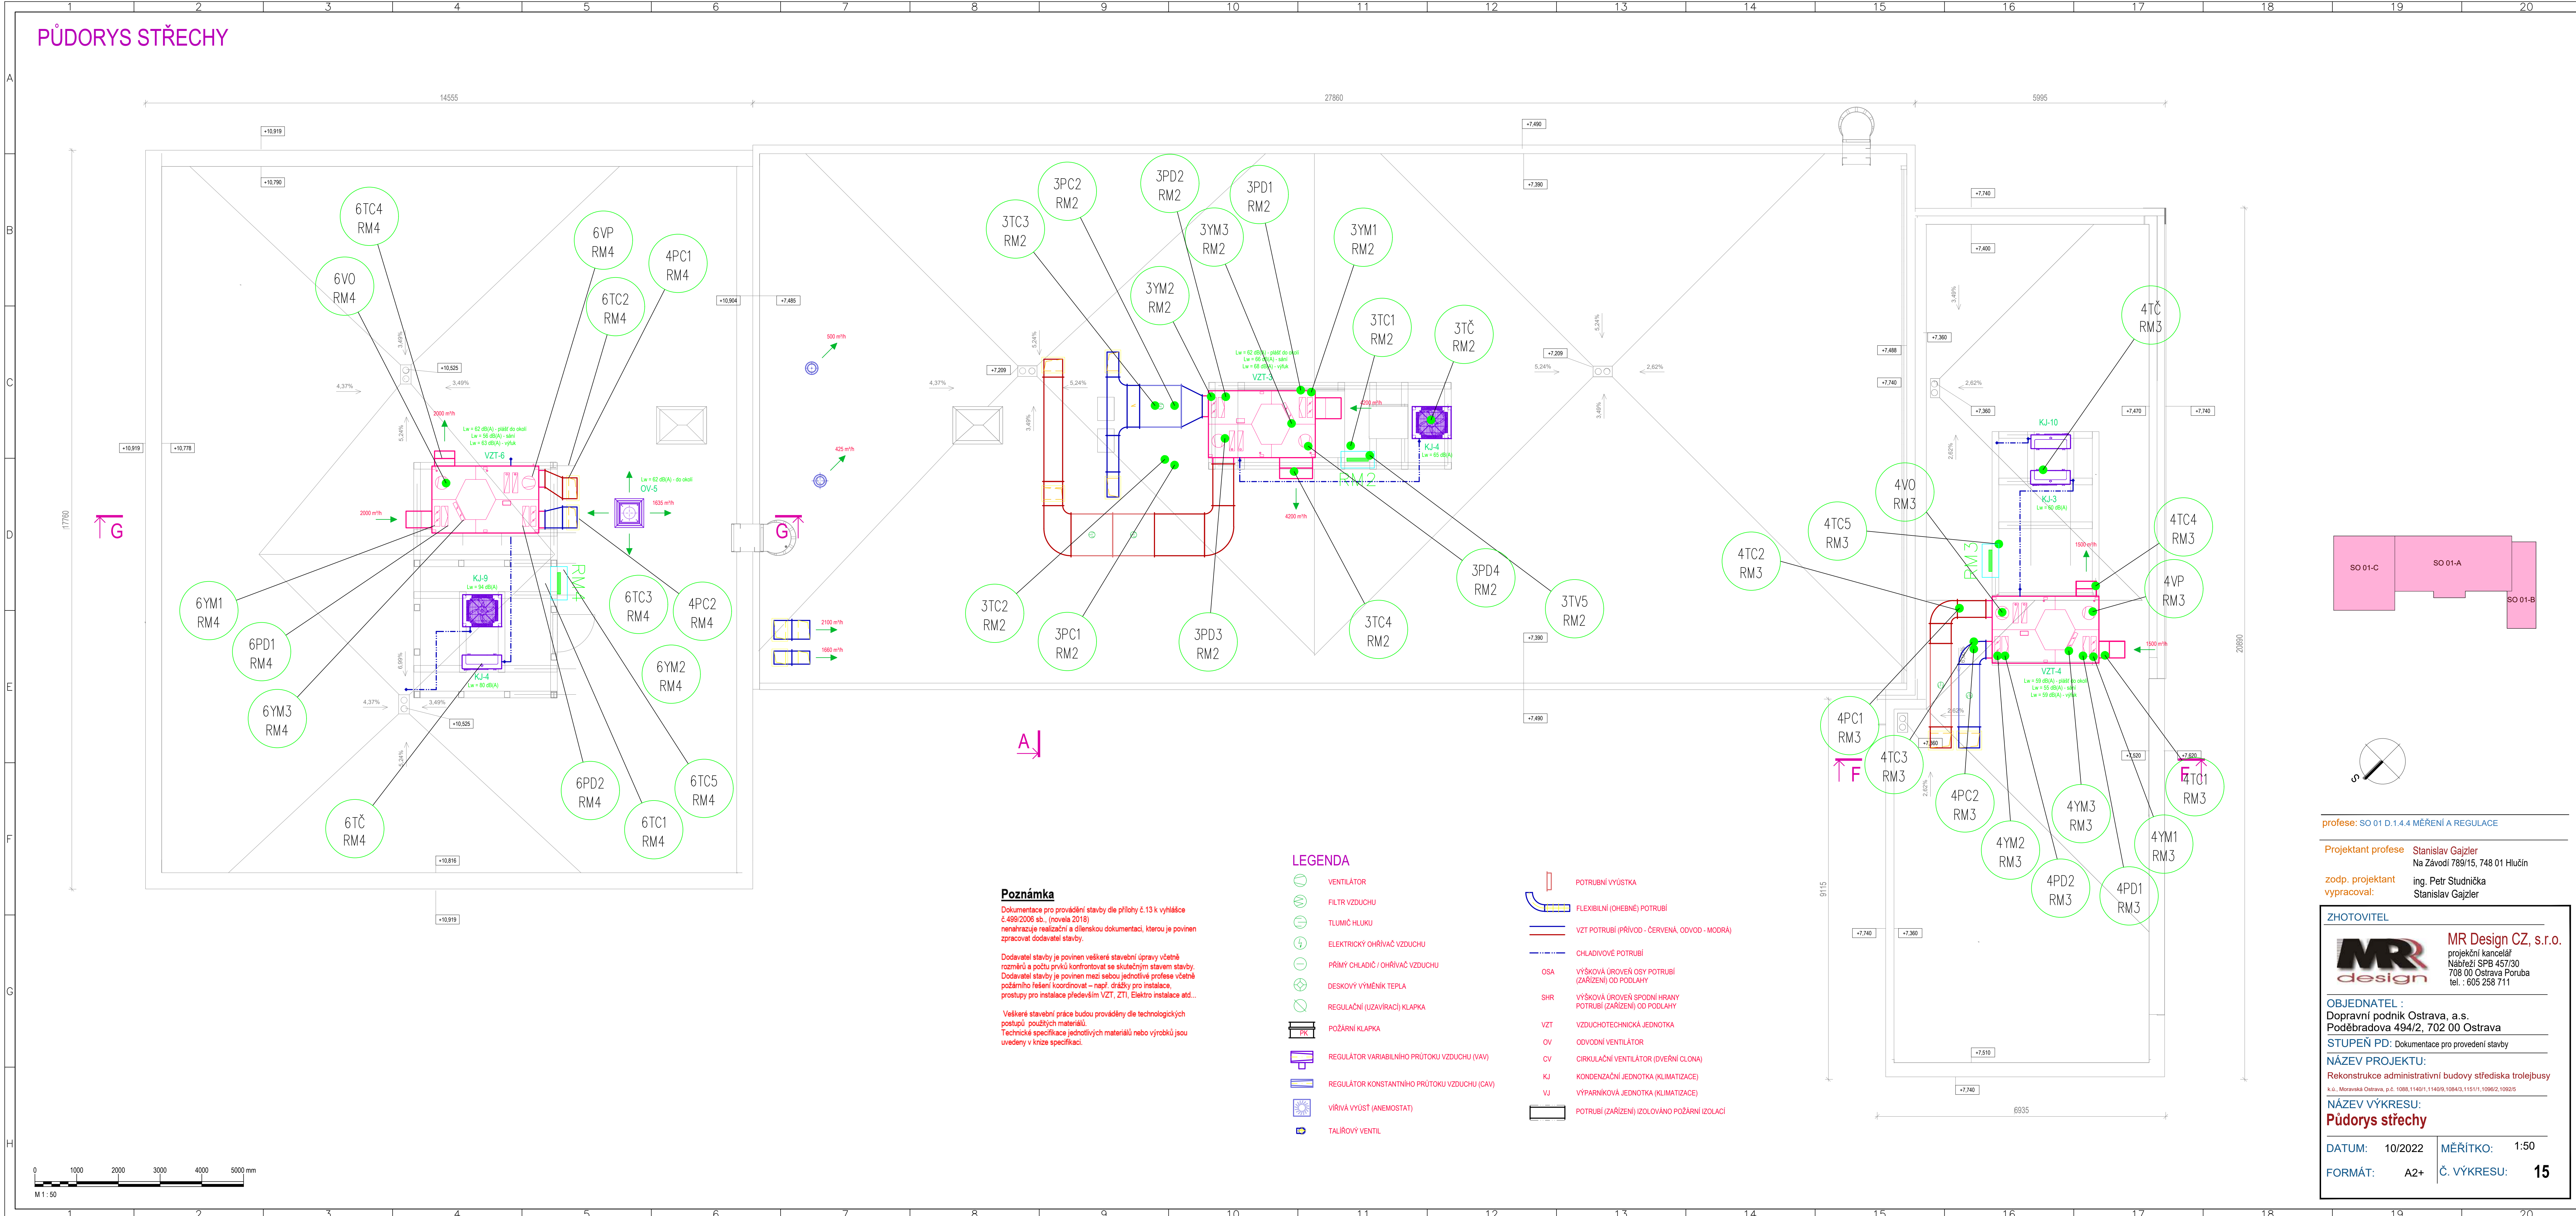

Poznámka

Dokumentace pro provádění stavby dle přílohy č. 13 k vyhlášce č. 499/2008 sb., (novela 2018) nenahrazuje realizační a dílenskou dokumentaci, kterou je povinen zpracovat dodavatel stavby.

Dodavatel stavby je povinen veškeré stavební úpravy včetně rozměrů a počtu prvků konfrontovat se skutečným stavem stavby. Dodavatel stavby je povinen mezi sebou jednotlivé profese včetně požárního řešení koordinovat – např. ořázky pro instalaci, prostory pro instalaci především VZT, ZTI, Elektro instalace atd...

Veškeré stavební práce budou prováděny dle technologických postupů použitých materiálů. Technické specifikace jednotlivých materiálů nebo výrobků jsou uvedeny v knize specifikací.

LEGENDA

- VENTILÁTOR
- FILTR VZDUCHU
- TUMIČ HLUKU
- ELEKTRICKÝ OHŘÍVAČ VZDUCHU
- PŘÍMÝ CHLADIČ / OHŘÍVAČ VZDUCHU
- DESKOVÝ VÝMĚNÍK TEPLA
- REGULAČNÍ (UZAVÍRACÍ) KLAPKA
- POŽÁRNÍ KLAPKA
- REGULÁTOR VARIABILNÍHO PRŮTOKU VZDUCHU (VAV)
- REGULÁTOR KONSTANTNÍHO PRŮTOKU VZDUCHU (CAV)
- VÍŘIVA VYÚST (ANEMOSTAT)
- TALÍROVÝ VENTIL
- POTRUBNÍ VYÚSTKA
- FLEXIBILNÍ (OHEBNÉ) POTRUBÍ
- VZT POTRUBÍ (PŘÍVOD - ČERVENÁ, ODVOD - MODRÁ)
- CHLADIVOVÉ POTRUBÍ
- OSA
- VÝŠKOVÁ ÚROVEŇ OSY POTRUBÍ (ZARÍZENÍ) OD PODLAHY
- SHR
- VÝŠKOVÁ ÚROVEŇ SPODNÍ HRANY POTRUBÍ (ZARÍZENÍ) OD PODLAHY
- VZT
- ODVODNÍ VENTILÁTOR
- CV
- CIRKULAČNÍ VENTILÁTOR (DVEŘNÍ CLONA)
- KJ
- KONDENZAČNÍ JEDNOTKA (KLIMATIZACE)
- VJ
- VÝPARNÍKOVÁ JEDNOTKA (KLIMATIZACE)
- POTRUBÍ (ZARÍZENÍ) IZOLOVÁNO POŽÁRNÍ IZOLACÍ

profese: SO 01-D.1.4.4 MĚŘENÍ A REGULACE

Projektant profese Stanislav Gajzler
Na Závodi 789/15, 748 01 Hlučín

zodp. projektant ing. Petr Studnička
vypracoval: Stanislav Gajzler

ZHOTOVITEL

MR design MR Design CZ, s.r.o.
projektční kancelář
Nábřeží SPB 457/30
708 00 Ostrava Poruba
tel. : 605 258 711

OBJEDNATEL :
Dopravní podnik Ostrava, a.s.
Poděbradova 494/2, 702 00 Ostrava

STUPEŇ PD: Dokumentace pro provedení stavby

NÁZEV PROJEKTU:
Rekonstrukce administrativní budovy střediska trolejbusy
k.ú. Moravská Ostrava, p.č. 1088, 1149/1, 1149/9, 1084/3, 1151/1, 1096/2, 1092/5

NÁZEV VÝKRESU:
Půdorys střechy

DATUM: 10/2022 MĚŘÍTKO: 1:50
FORMÁT: A2+ Č. VÝKRESU: 15