



# ŘEZ A – A

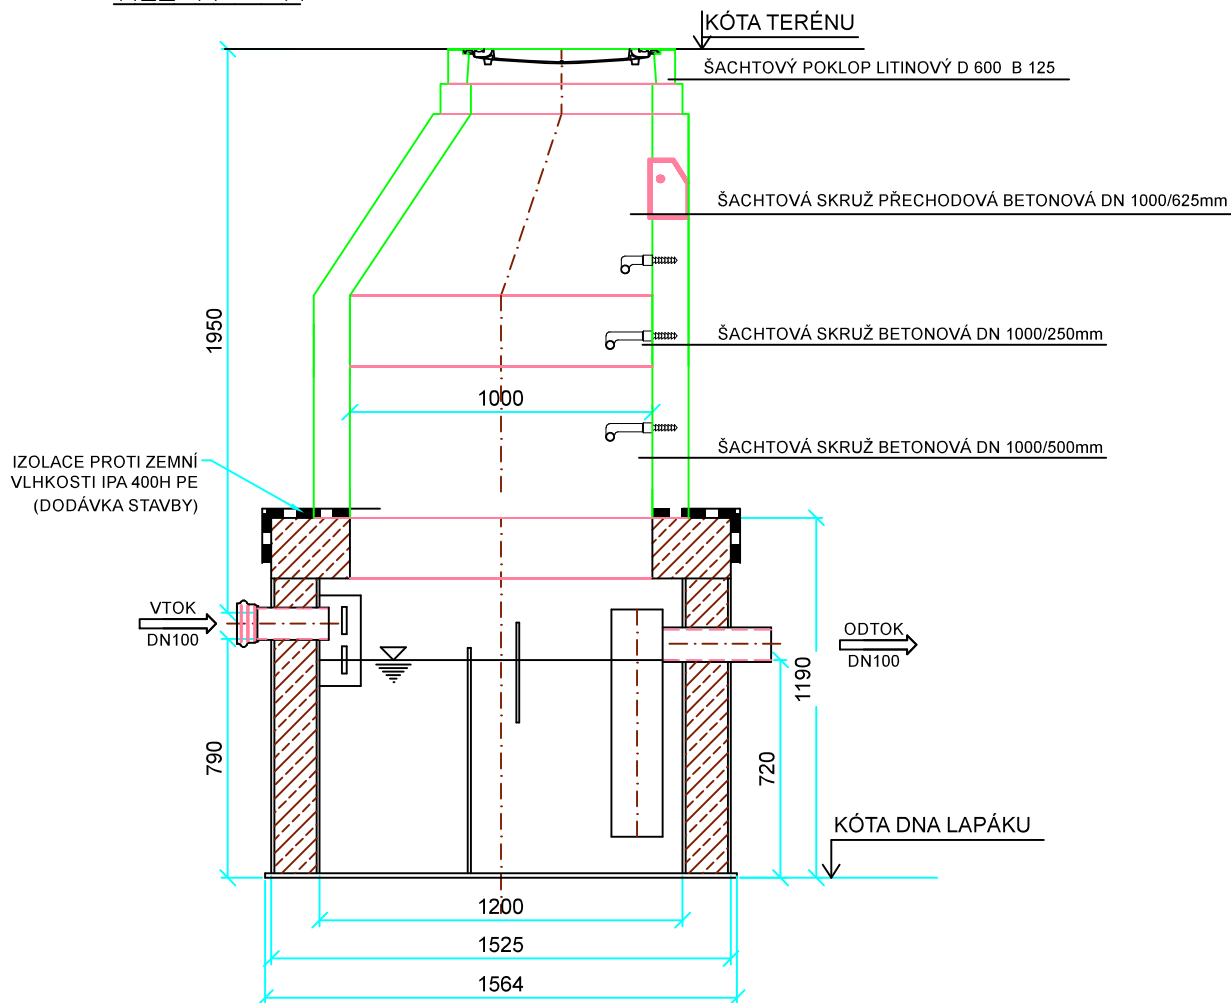

# PŮDORYS

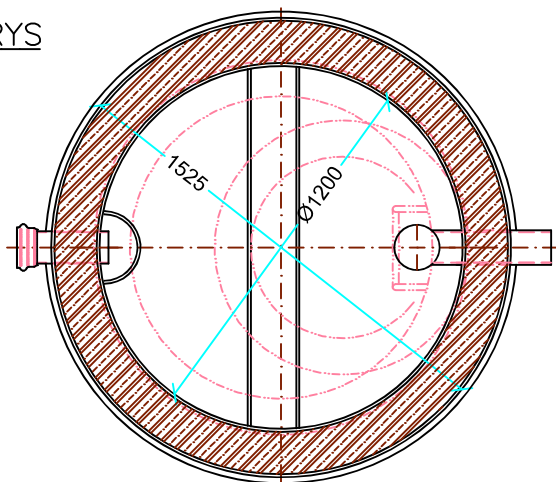

## SO 03-2.2 ODLUČOVAČ TUKŮ

profese: D.2.DOKUMENTACE TECHNICKÝCH A TECHNOLOGICKÝCH ZAŘÍZENÍ

Projektant profese: TPS Projektce Jerakasová

zodp. projektant: Ing. Jaroslav Gavlas

U Dubu 1383/4, 725 25 Polánka nad Odrou

IČO: 124 70 635, ČKAIT: 1100129

vypracoval: Lenka Jerakasová

## ZHOTOVITEL



**MR Design CZ, s.r.o.**  
projekční kancelář  
Nábřeží SPB 457/30  
708 00 Ostrava Poruba  
tel.: 605 258 711

OBJEDNATEL :  
Dopravní podnik Ostrava, a.s.  
Poděbradova 494/2, 702 00 Ostrava

STUPEŇ PD: Dokumentace pro provedení stavby

NÁZEV PROJEKTU:  
Rekonstrukce administrativní budovy střediska trolejbusů  
k.ú. Moravská Ostrava, p.č. 1086, 1140/1, 1140/9

NÁZEV VÝKRESU:  
ODLUČOVAČ TUKŮ AS FAKU 2EO/PB

DATUM: 08/2022 MĚŘÍTKO: 1:50

FORMÁT: A3 Č. VÝKRESU: D.03-02.2-104