


ER112+SS3/N250 + PP3/N dle specifikace

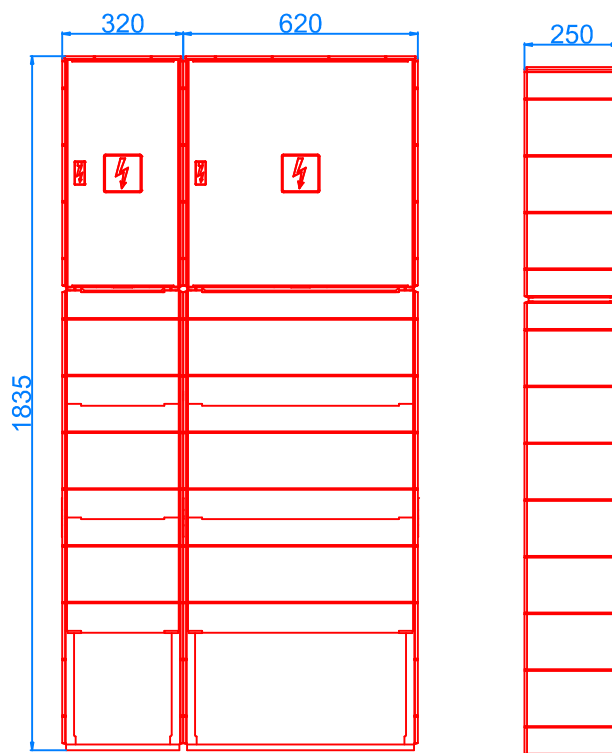

PROVEDENÍ

část elektroměrová : typ – ER 112 / NKP7P
 část vývodová : skříň SS3/N250 uzavírání 2+PP3/N
 s výzbrojí dle tohoto výkresu


ROZMĚRY : (320+620) x 1835 x 250 mm
 celkem : 940 x 1835 x 250 mm

KRYTÍ : IP44 / IP20

VÝROBCE : DCK Holoubkov

JMENOVITÝ PROUD : 20A

VYPRACOVAL	Jiří Novák	<div>Jiří Novák Erbenova 7 695 03 Hodonín Tel. 603 748 060</div>		
KONTRLOVAL	Jiří Novák			
STAVEBNÍK	Město Hodonín, Masarykovo nám. 53/1, 695 35 Hodonín			
MÍSTO STAVBY	Hodonín, ul. U Elektrárny / k.ú. Hodonín			
NÁZEV STAVBY	Hodonín, ul. U Elektrárny - veřejné osvětlení cesta na Nesyt		ČÍSLO STAVBY	02-2020-01
STAVEBNÍ OBJEKT	ELEKTROINSTALACE		FORMÁT	A4
ČÁST	STAVEBNÍ ČÁST		DATUM	04/2020
OBSAH:	RVO ZM HO***		STUPEŇ PD	DUR + DPS
			MEŘÍTKO	Č. VÝKRESU D.1.4

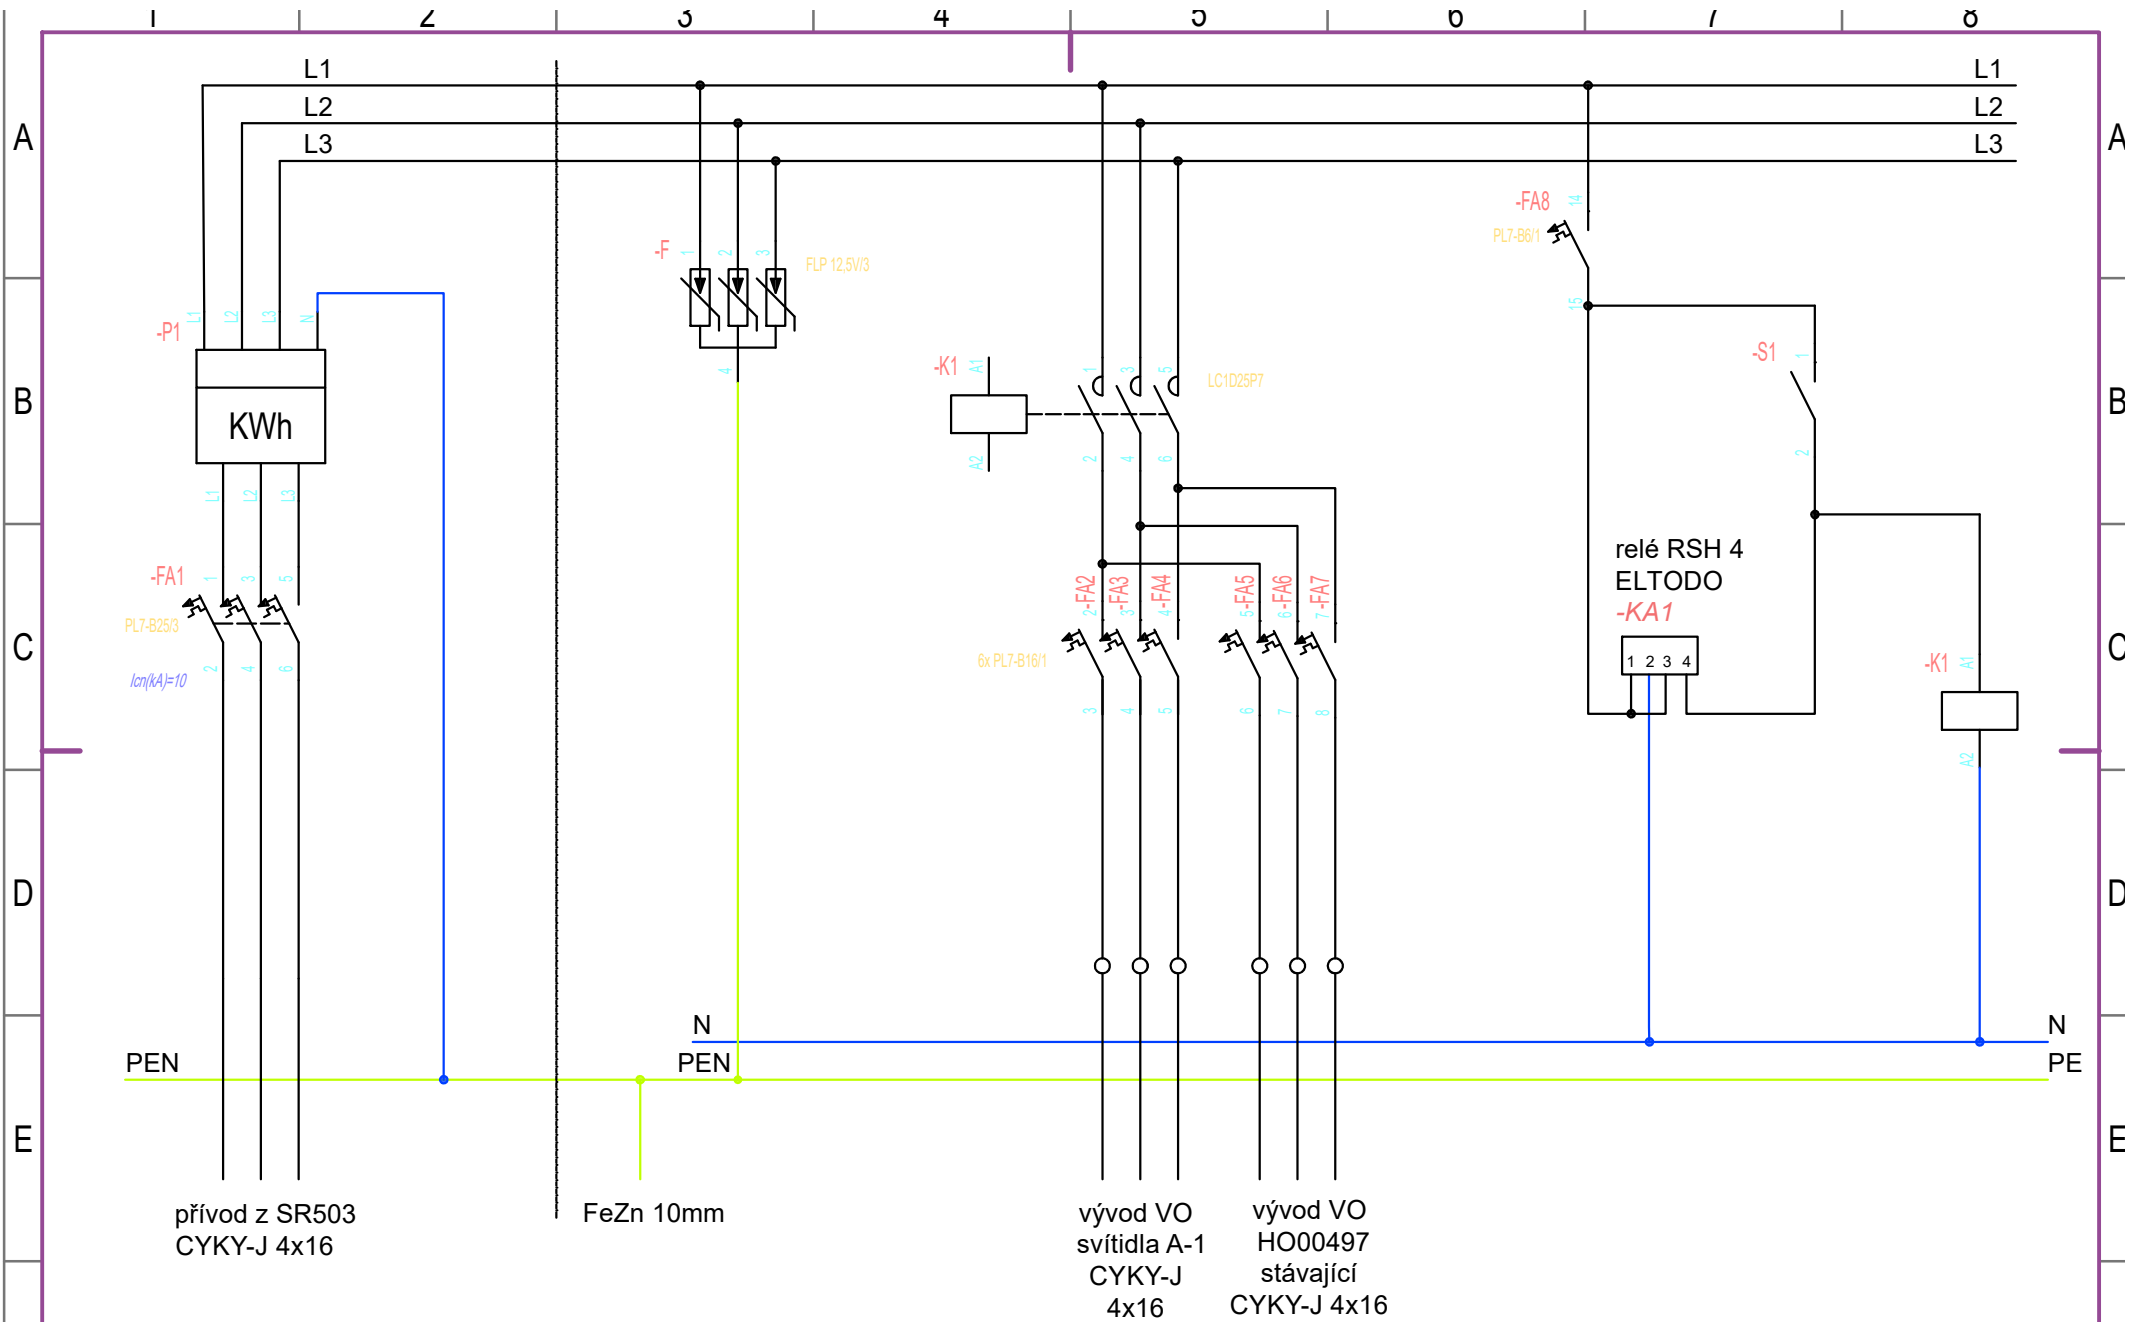

F					Datum	04/2020	Nápis Hodonín, ul. Elektrárny - veřejné osvětlení cesta na Nesyt				RVO ZM HO***			Distribution		=	--	F	
					Creat.	--								--		+			--
	--	--			Check.	--								Jiné		DWG No			List
	No.	Revize	Datum	Name	Norm	--	Origin:	--	Replac. by:	--	Replac. for:	--	Sheet name	--	Nr of sh.	--			