


SITUACE STAVBY

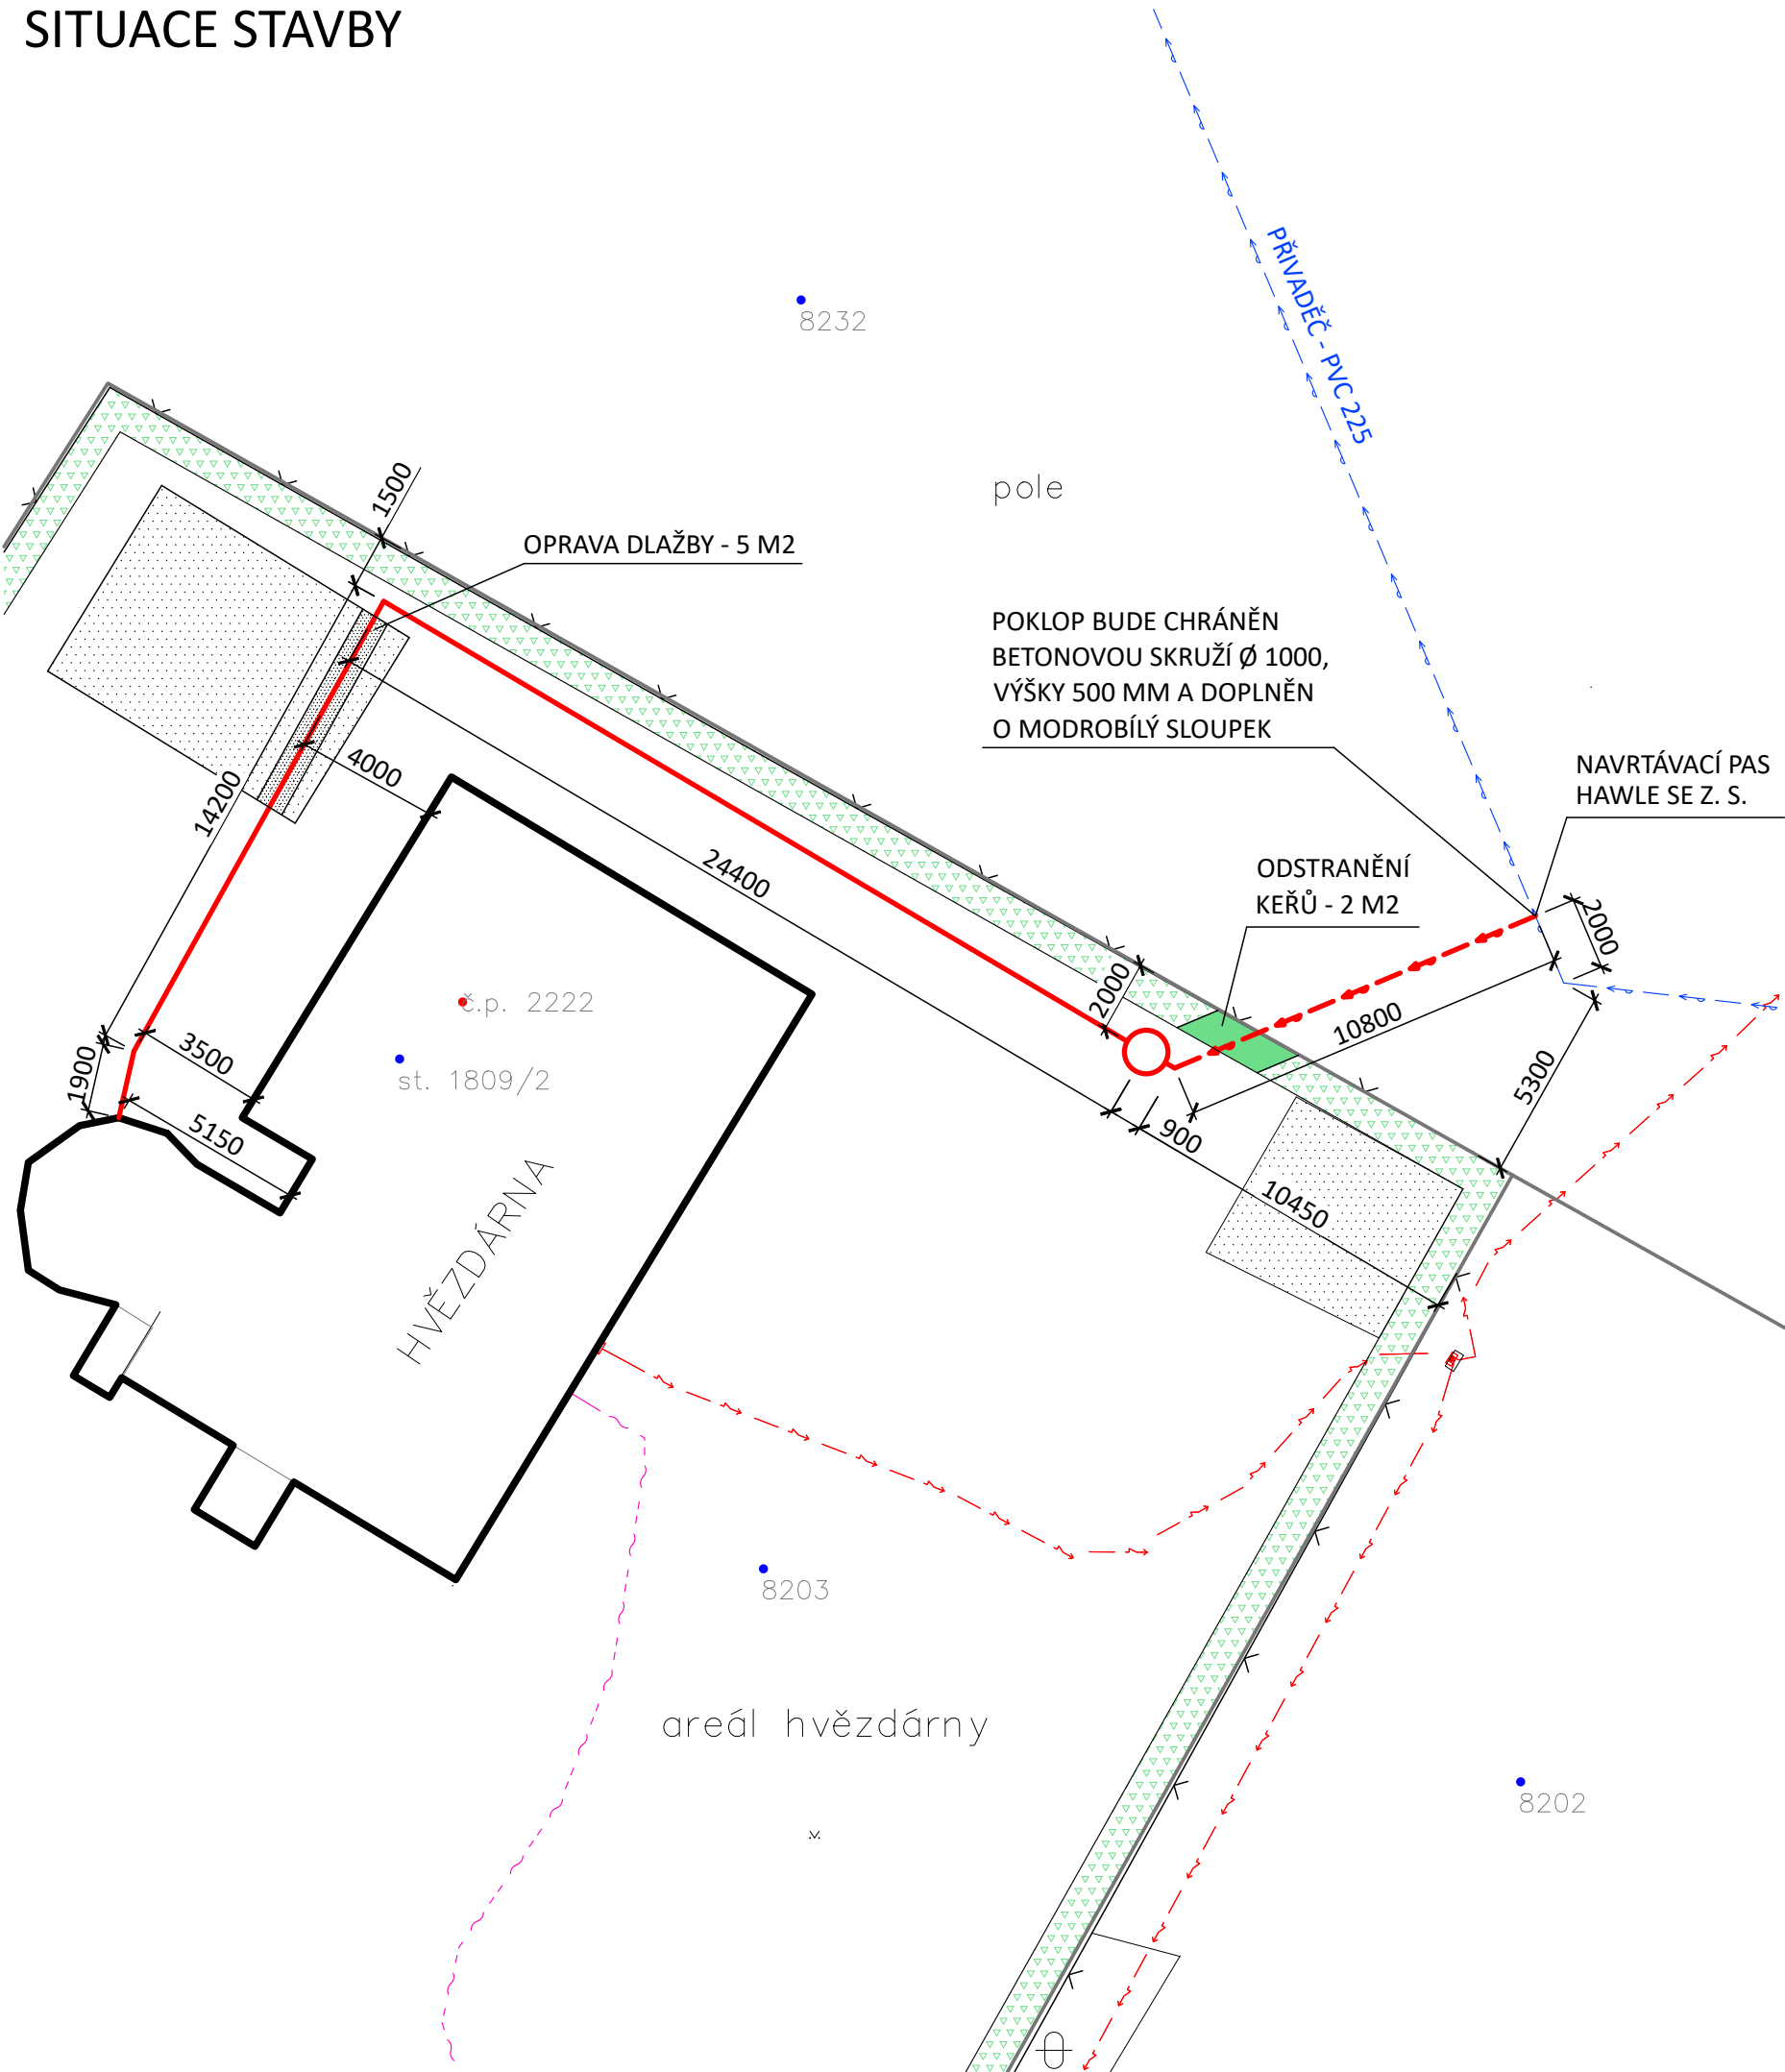

LEGENDA


- OBJEKT HVĚZDÁRNÝ
- ZPEVNĚNÁ PLOCHA - DLAŽBA
- ŽIVÝ PLOT - KEŘE
- KATASTRÁLNÍ MAPA - HRANICE PARCEL

STÁVAJÍCÍ INŽENÝRSKÉ SÍTĚ

 
- VODOVOD
- KANALIZACE
- PLYNOVOD
- VEDENÍ NN
- KABEL SLABOPROUDU - CETIN

NOVÉ INŽENÝRSKÉ SÍTĚ

- NOVÁ VODOVODNÍ PŘÍPOJKA
- NOVÝ VNITŘNÍ ROZVOD
- VODOMĚRNÁ ŠACHTA Ø 1200 mm

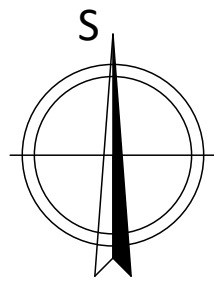

POZNÁMKA:
PRŮBĚH STÁVAJÍCÍCH INŽENÝRSKÝCH SÍTÍ JE ZAKRESLEN POUZE ORIENTAČNĚ, NA ZÁKLADĚ
PODKLADŮ POSKYTNUTÝCH JDTM ZK. PŘED ZAHÁJENÍM ZEMNÍCH PRACÍ JE NUTNÉ ZAJISTIT
VYTÝČENÍ VŠECH STÁVAJÍCÍCH INŽENÝRSKÝCH SÍTÍ V ZÁJMOVÉM ÚZEMÍ.
V MÍSTĚ NAPOJENÍ NA VODOVODNÍ ŘAD BUDE NIVELETA NOVÉ VODOVODNÍ PŘÍPOJKY
UPRAVENA DLE SKUTEČNÉ HLOUBKY.

| | | | |
|--|----------------|---|-----------------------|
| VÝŠKOVÝ SYSTÉM BALT PO VYROVNÁNÍ | | SOUŘADNÝ SYSTÉM: S-JTSK | |
| Vypracoval | Kontroloval | Ing. Milan Večeřa Štěpnická 1085, Uherské Hradiště IČ: 06533205 mob.: 724 117 405 | |
| Ing. Milan Večeřa | Ing. Ivo Frank | | |
|  | | | |
| INVESTOR: Město Uherský Brod, Masarykovo nám. 100, 688 01 Uherský Brod | | | |
| STAVBA Hvězdárna DK – vodovodní přípojka, Uherský Brod parc. č. 8232, 8203 a st. 1809/2 k.ú. Uherský Brod | | Stupeň: DUR | |
| | | Datum: 06/2023 | |
| | | Formát: 2xA4 | |
| | | Č. zak.: 01323 | |
| VÝKRES SITUACE STAVBY | | MĚŘÍTKO 1:200 | Č. výkresu C.2 |