

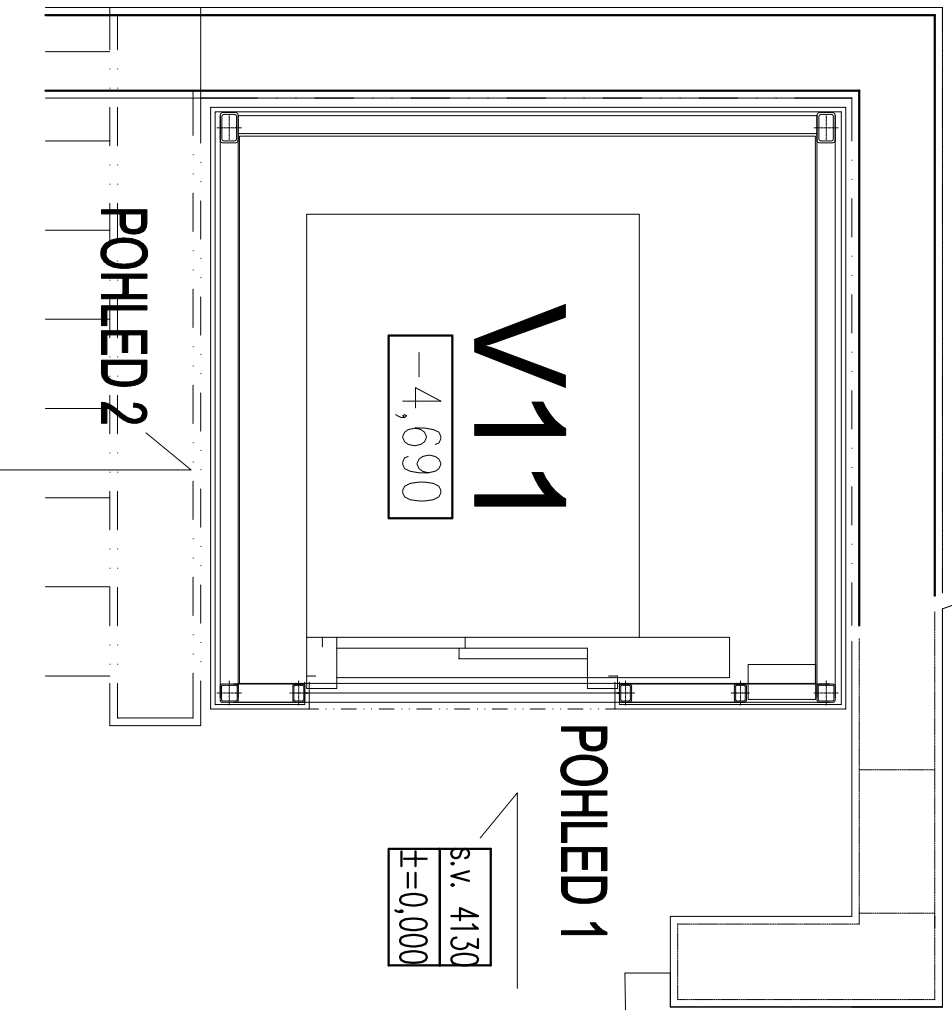
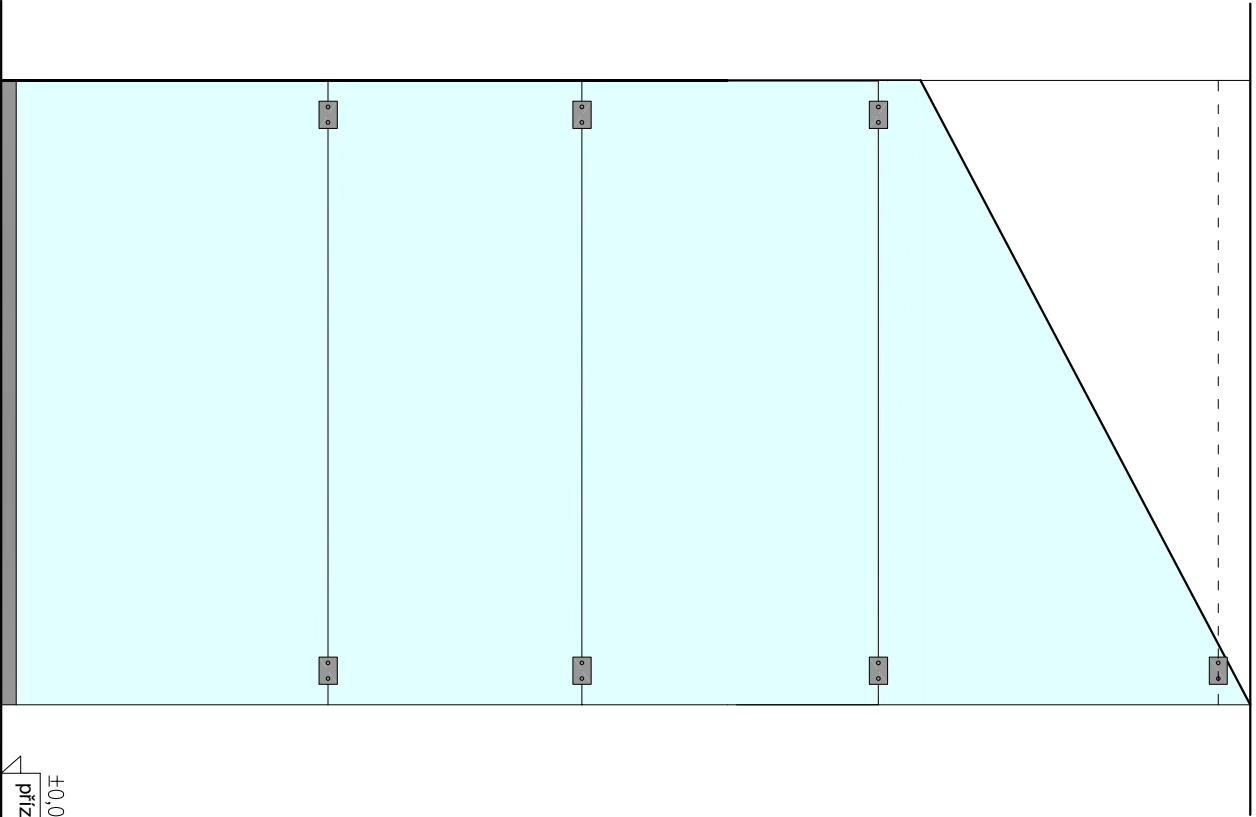


POHLED 1

POHLED 2

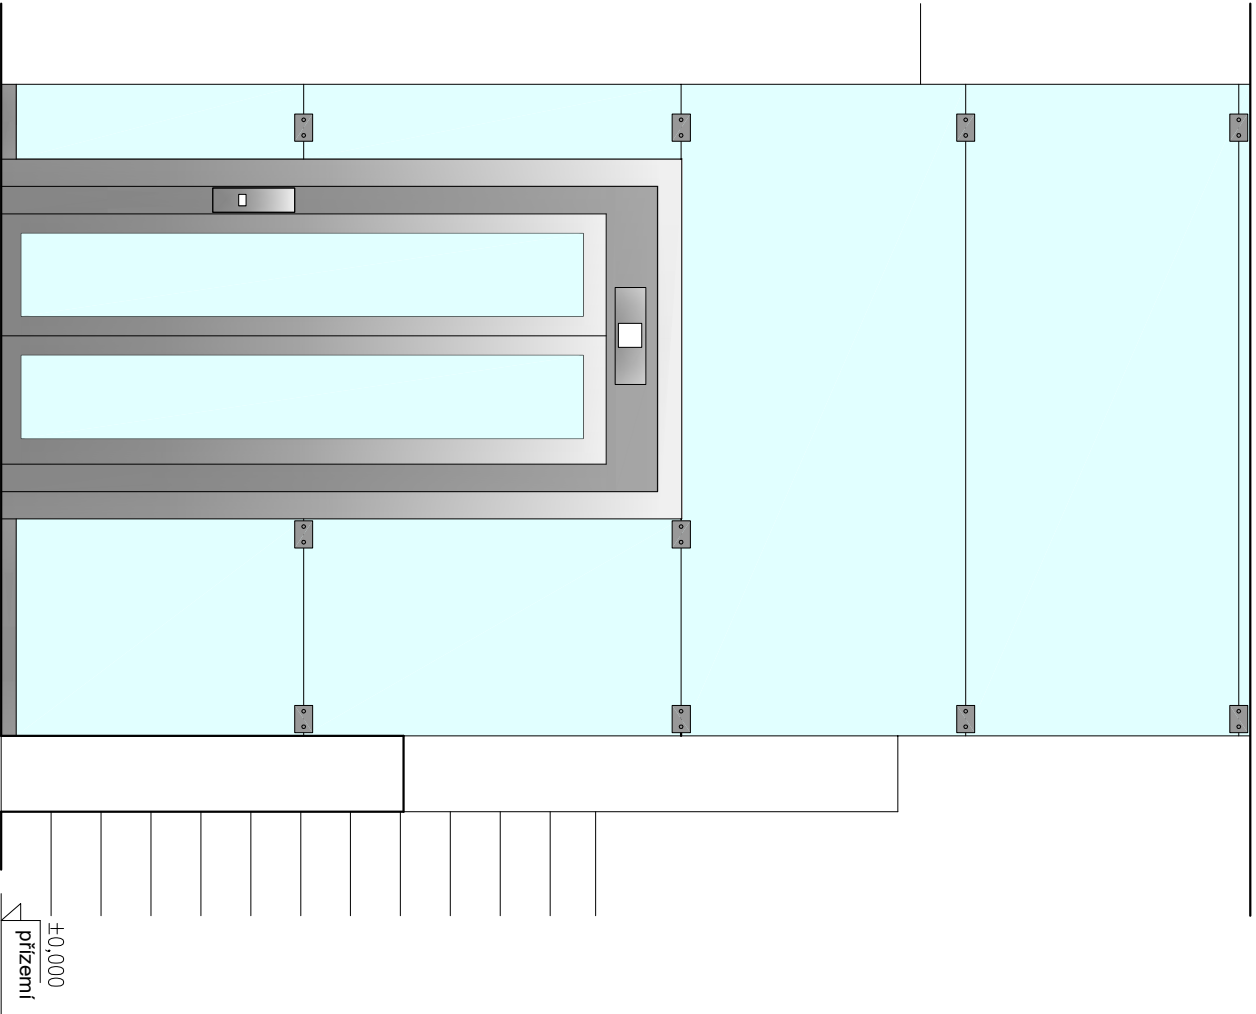

LEGENDA MATERIÁLŮ:

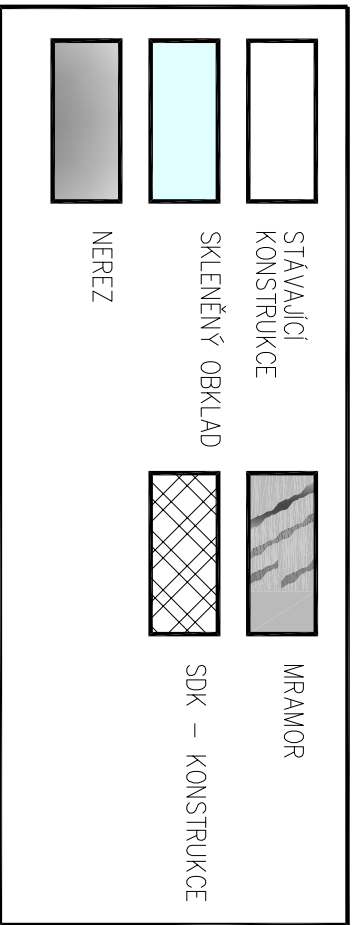

±0,000 =

m.n.m.

VERZE:

a

PARE:



Q PROJEKT
Bohušova ze Švanberka 8
Praha 4
140 00
tel./fax: +420-261 216 619
e-mail: q.projekt@q.projekt.cz

GEN.PROJEKTANT : Ing. Jaroslav Borovička
VYPRACOVAL : Ing. Jan Macek
INVESTOR : Český rozhlas Vinohradská 1409/12, Praha 2
MÍSTO : Český rozhlas Vinohradská 1409/12, Praha 2
AKCE : Stavební úprava stávajícího výtahu

obsah výkresu

VÝŘEZ PŮDORYSU PŘÍZEMÍ (1.NP)
POHLEDY - STÁVAJÍCÍ STAV

č. výkresu

D.1.1.15

č. zakázky

formát

A3

datum

01/2023

účel

DSP

.dwg

měřítko

1:25, 1:50