


PŮDORYS 1NP PBŘ - REVIZE 01

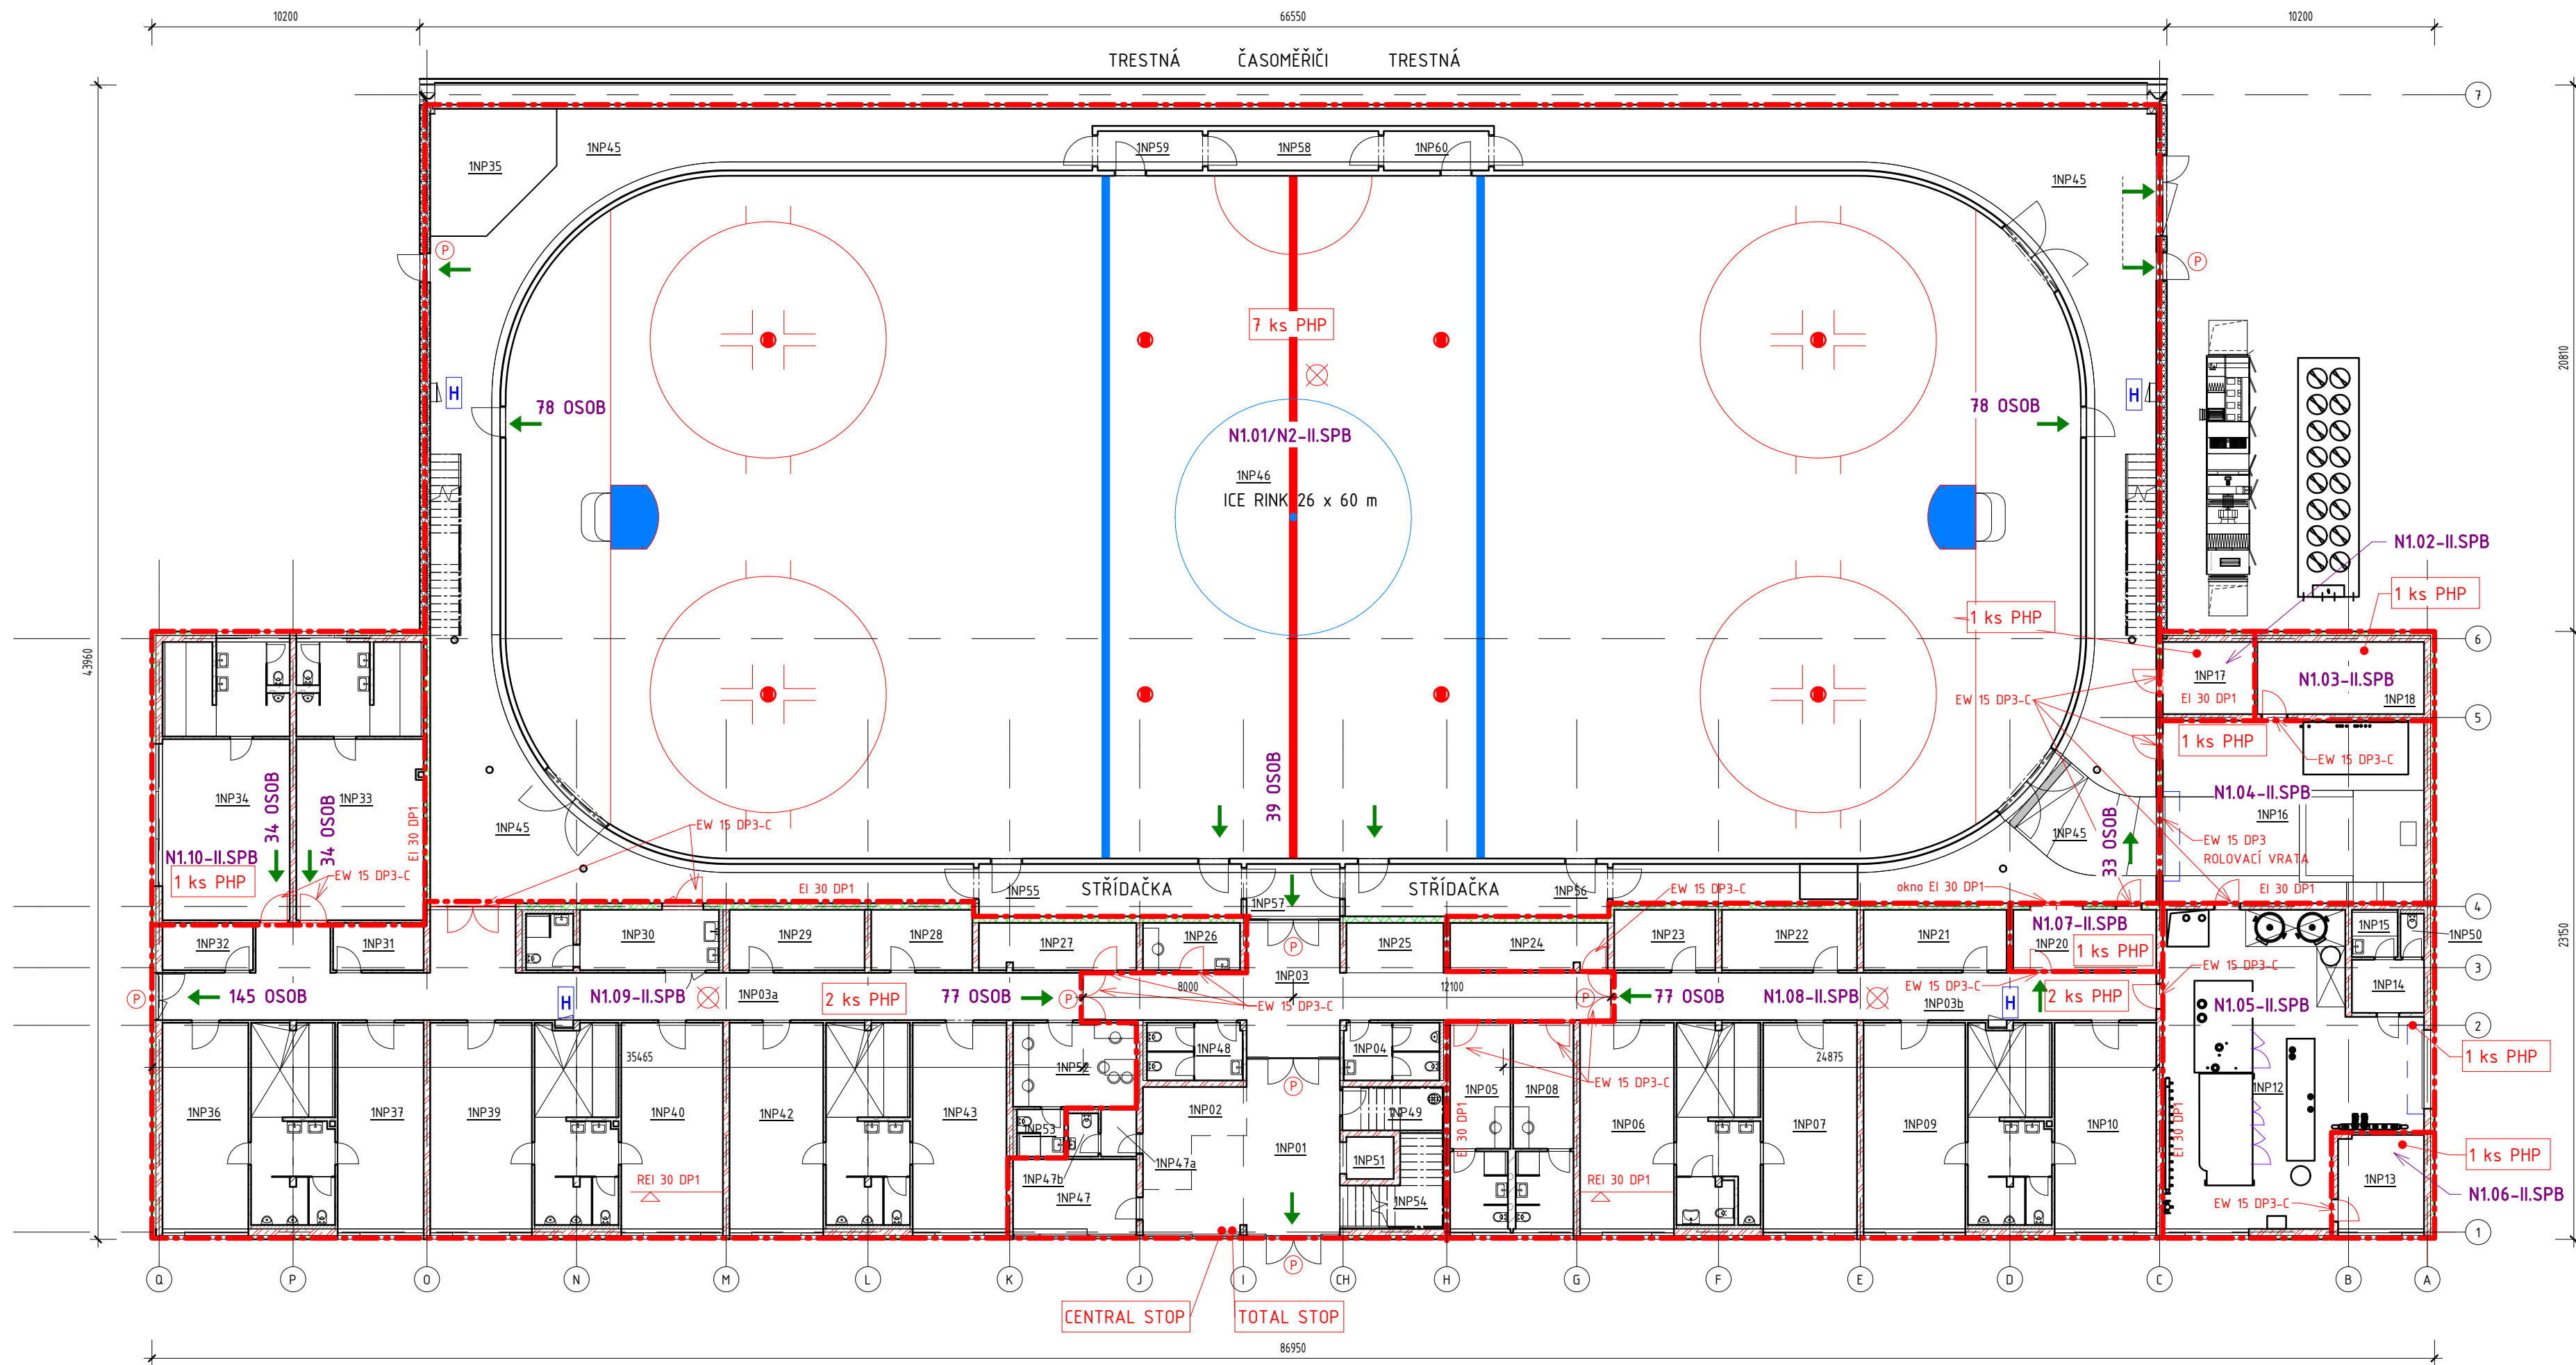

Legenda

- Hranice požárního úseku
- ⊗ Nouzové osvětlení dle CSN EN 1838
- PU PN16 Označení požárního úseku
- Směr úniku
- H Hydrant
- P panikové kování

LEGENDA MÍSTNOSTÍ 1NP		
Č.M.	NÁZEV	PLOCHA (m2)
1NP01	VSTUPNÍ HALA	35,26
1NP02	RECEPCE	11,10
1NP03	CHODBA	48,10
1NP03a	CHODBA	76,30
1NP03b	CHODBA	37,39
1NP04	WC MUŽI - VEŘEJNOST	8,00
1NP05	ŠATNA - ROZHODČÍ VČETNĚ SOCIÁLNÍHO ZÁZEMÍ	17,56
1NP06	ŠATNA ě.1 VČETNĚ ČÁSTI SOCIÁLNÍHO ZÁZEMÍ S ÚPRAVOU PRO IMOBILNÍ	40,32
1NP07	ŠATNA ě.2 VČETNĚ ČÁSTI SOCIÁLNÍHO ZÁZEMÍ S ÚPRAVOU PRO IMOBILNÍ	39,87
1NP08	ŠATNA - ROZHODČÍ VČETNĚ SOCIÁLNÍHO ZÁZEMÍ	17,56
1NP09	ŠATNA ě.3 VČETNĚ ČÁSTI SOCIÁLNÍHO ZÁZEMÍ	42,43
1NP10	ŠATNA ě.4 VČETNĚ ČÁSTI SOCIÁLNÍHO ZÁZEMÍ	42,45
1NP12	TECHNOLOGIE CHLAZENÍ	94,94
1NP13	DÍLNA	11,63
1NP14	ŠATNA	5,57
1NP15	UMÝVÁRNA	3,15
1NP16	ROLBÁRNA + SNĚŽNÁ JÁMA	68,11

LEGENDA MÍSTNOSTÍ 1NP		
Č.M.	NÁZEV	PLOCHA (m2)
1NP17	SKLAD PŘÍSTUPNÝ Z HALY	9,21
1NP18	ROZVODNA NN	17,46
1NP20	VELÍN	12,54
1NP21	ODDÍLOVÝ SKLAD	12,53
1NP22	ODDÍLOVÝ SKLAD	11,70
1NP23	ODDÍLOVÝ SKLAD	8,75
1NP24	ODDÍLOVÝ SKLAD	10,73
1NP25	PROSTOR PRO NÁPOJOVÉ AUTOMATY A ODPADKOVÉ KOŠE	7,03
1NP26	BRUSÍRNA	6,66
1NP27	ODDÍLOVÝ SKLAD	10,73
1NP28	ODDÍLOVÝ SKLAD	8,86
1NP29	ODDÍLOVÝ SKLAD	11,85
1NP30	OŠETŘOVNA VČETNĚ SOCIÁLNÍHO ZÁZEMÍ	16,24
1NP31	ODDÍLOVÝ SKLAD	6,21
1NP32	ODDÍLOVÝ SKLAD	6,21
1NP33	ŠATNA A - VČETNĚ SOCIÁLNÍHO ZÁZEMÍ	50,26
1NP34	ŠATNA A - VČETNĚ SOCIÁLNÍHO ZÁZEMÍ	50,38
1NP35	CENTRÁLNÍ SKLAD	19,89
1NP36	ŠATNA ě.5 VČETNĚ ČÁSTI SOCIÁLNÍHO ZÁZEMÍ	37,96
1NP37	ŠATNA ě.6 VČETNĚ ČÁSTI SOCIÁLNÍHO ZÁZEMÍ	37,74

LEGENDA MÍSTNOSTÍ 1NP		
Č.M.	NÁZEV	PLOCHA (m2)
1NP39	ŠATNA ě.7 VČETNĚ ČÁSTI SOCIÁLNÍHO ZÁZEMÍ	42,43
1NP40	ŠATNA ě.8 VČETNĚ ČÁSTI SOCIÁLNÍHO ZÁZEMÍ	42,45
1NP42	ŠATNA ě.9 VČETNĚ ČÁSTI SOCIÁLNÍHO ZÁZEMÍ	40,32
1NP43	ŠATNA ě.10 VČETNĚ ČÁSTI SOCIÁLNÍHO ZÁZEMÍ	40,18
1NP45	OCHOZ LEDOVÉ PLOCHY	377,80
1NP46	LEDOVÁ PLOCHA	1497,98
1NP47	KANCELÁŘ	12,97
1NP47a	RECEPCE - ŠATNA	2,43
1NP47b	RECEPCE - WC	1,90
1NP48	WC ŽENY - VEŘEJNOST	8,00
1NP49	UKLIDOVÁ KOMORA	6,35
1NP50	WC	1,49
1NP51	VÝTAHOVÁ ŠACHTA	2,88
1NP52	ŠATNA TRENERŮ	15,04
1NP53	UMÝVÁRNA	3,22
1NP54	PROSTOR POD SCHODIŠTĚM	9,80
1NP55	STŘÍDAČKA	20,00
1NP56	STŘÍDAČKA	20,00
1NP57	MEZISTŘÍDAČKOVÝ PROSTOR	7,10
1NP58	ČASOMĚŘIČI	9,75
1NP59	TRESTNÁ	6,00
1NP60	TRESTNÁ	6,00

3126,73

A	01	02	03	04	05	06	07	08	09	M	Bpv			±0,000
	10				20		30				2,00	4,00 m	6,00	

AUTORIZACE	ČKAIT - 14.00348	ING. JIŘÍ ŽÁK		
AS PROJECT CZ s.r.o.				
ARCHITEKTURA, PROJEKCE, ENGINEERING, DODAVATELSKÁ ČINNOST A PRODEJ U PROSTŘEDNÍHO MLÝNA 128, 393 01 PELHŘIMOV, TEL.: 565 326 870, WWW.ATELIERAS.CZ				
VEDOUČÍ ATELIERU	HIP	ZODPOV. PROJEKTANT	VYPRACOVAL	
ING. VLADIMÍR ŽÁK	MICHAL TOMÁŠEK	JAROSLAVA PAKOSTOVÁ	MICHAL TOMÁŠEK	
ZIMNÍ STADION NA KAVALCOVĚ ULICI V BRUNTÁLE				
INVESTOR:	MĚSTO BRUNTÁL, NÁDRAŽNÍ 994/20, 792 01 BRUNTÁL	FORMÁT	4 x A4	
MÍSTO STAVBY:	k.ú. BRUNTÁL, parc. č. 2240, 2249/1 a 2257/1	DATUM	06/2020	
CHARAKTER STAVBY: NOVOSTAVBA		STUPEŇ DOK.	DSP	
ODDÍL DOKUMENTACE:		Č. ZAKÁZKY	978/19	
	Požárně bezpečnostní řešení	Č. ARCHIVNÍ	978/19	
OBSAH:	Půdorys 1NP PBŘ - REVIZE 01		MĚŘÍTKO: 1 : 200	Čís. VÝKRESU: D.13.11b