




- LEGENDA**
- STÁVAJÍCÍ STAV
  - NAVRŽENÝ STAV
  - KATASTR NEMOVITOSTÍ
  - KATASTR NEMOVITOSTÍ – SLUČKY
  - VODOROVNÉ DOPRAVNÍ ZNAČENÍ
  - TRVALÝ ZÁBOR
  - DOČASNÝ ZÁBOR

P4  
STÁVAJÍCÍ SDZ – při kolizi se stavbou bude přesunuto

- LEGENDA SÍTÍ STÁVAJÍCÍ:**
- SDĚLOVACÍ KABEL – CETIN METALICKÝ
  - SDĚLOVACÍ KABEL – CETIN NADZEMNÍ
  - OPTICKÝ SDĚLOVACÍ KABEL – CETIN
  - OPTICKÝ SDĚLOVACÍ KABEL – MX NET
  - OPTICKÝ SDĚLOVACÍ KABEL – BARON COMP
  - NADZEMNÍ VEDENÍ NN – ČEZ
  - PODZEMNÍ VEDENÍ NN – ČEZ
  - KABEL VEŘEJNÉHO OSVĚTLENÍ – PODZEMNÍ
  - VODOVOD
  - PLYNOVOD STL
  - KANALIZACE DEŠŤOVÁ

SOUŘADNICOVÝ SYSTÉM: S–JTSK  
VÝŠKOVÝ SYSTÉM: Bpv

PROJEKTANT:		<b>www.hv-projekt.cz</b> projekty pozemních komunikací Ing. Jan Hvorecký Železná 110 793 26 Vrbno pod Pradědem IČ: 76193578		
HLAVNÍ PROJEKTANT:		Ing. Jan Hvorecký		
ZODPOVĚDNÝ PROJEKTANT:		Ing. Jan Hvorecký, ČKAIT 1104104		
KRESLIL:		Jaroslav Kotásek		
INVESTOR:		MĚSTO BRUNTÁL		
AKCE:		<b>Rozšíření komunikace a doplnění chodníku na ulici Skrbovické v Bruntále</b>		
KRAJ:		MORAVSKOSLEZSKÝ		
DATUM:		ČERVEN 2018		
STUPEŇ:		DPS		
ARCH. Č.:		09–18		
SVAZEK:		C - SITUAČNÍ VÝKRESY		OBJEKT:
VÝKRES:		KOORDINAČNÍ SITUAČNÍ VÝKRES		FORMÁT: 4xA4
				MĚŘÍTKO: 1:500
				VÝKR. Č.: C3

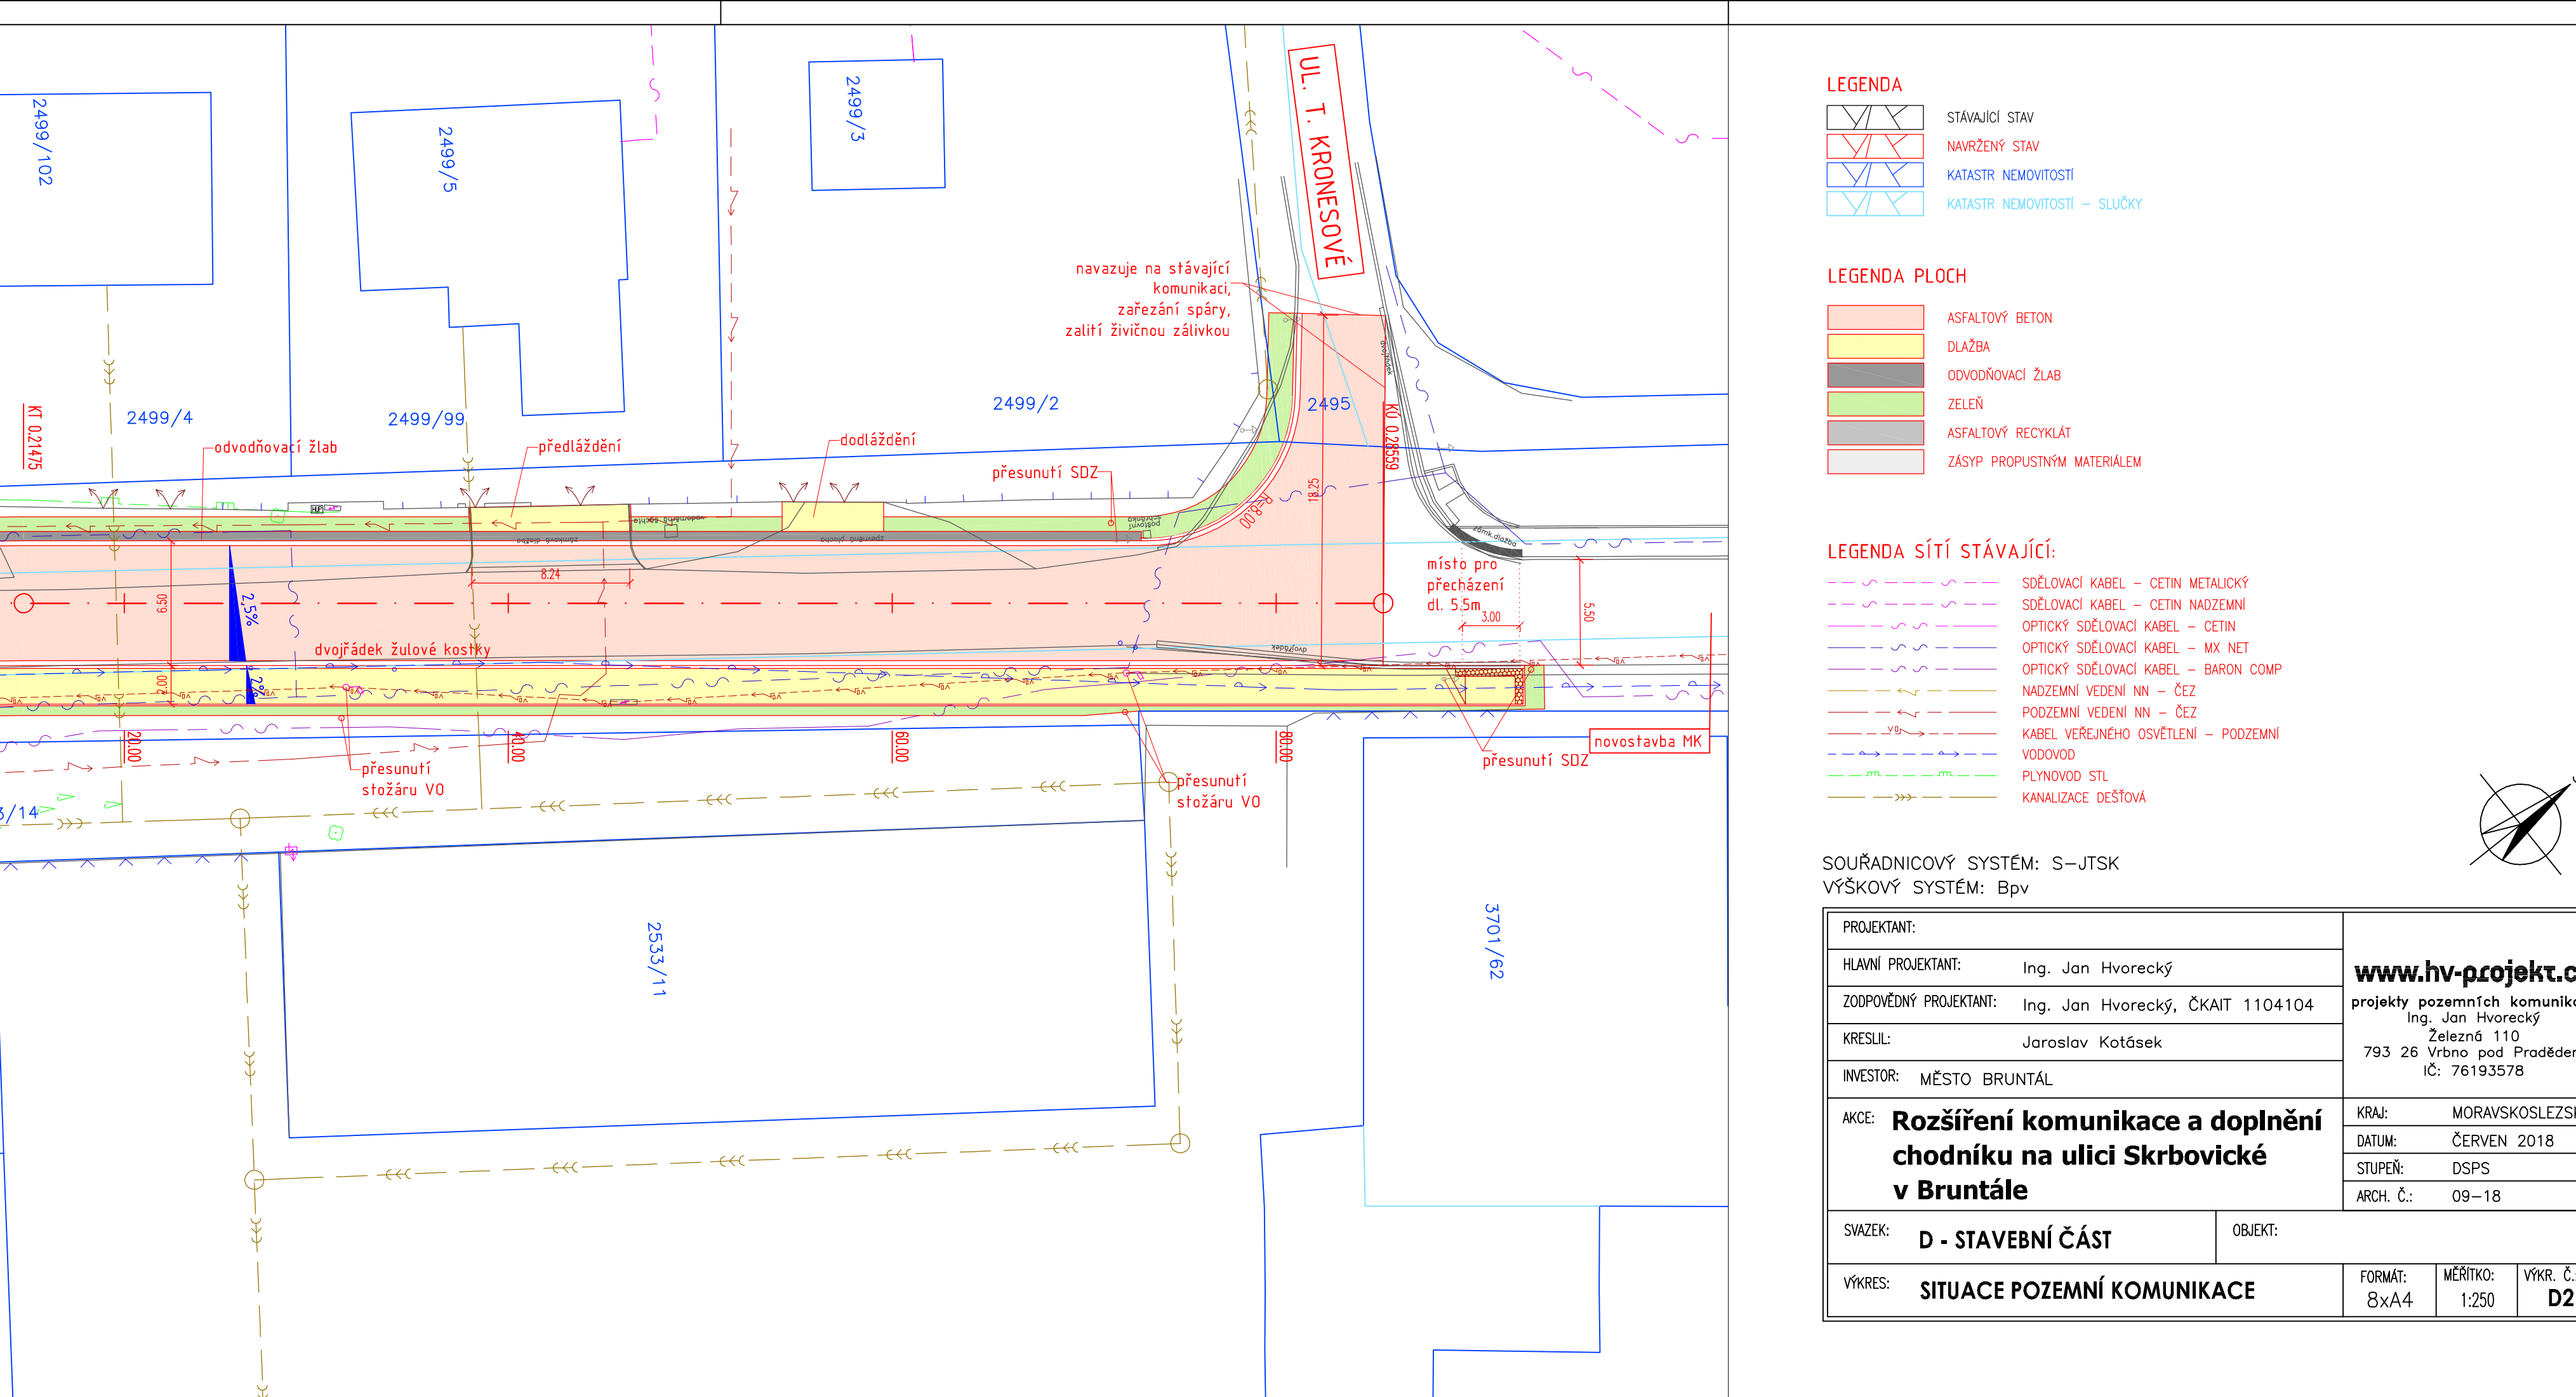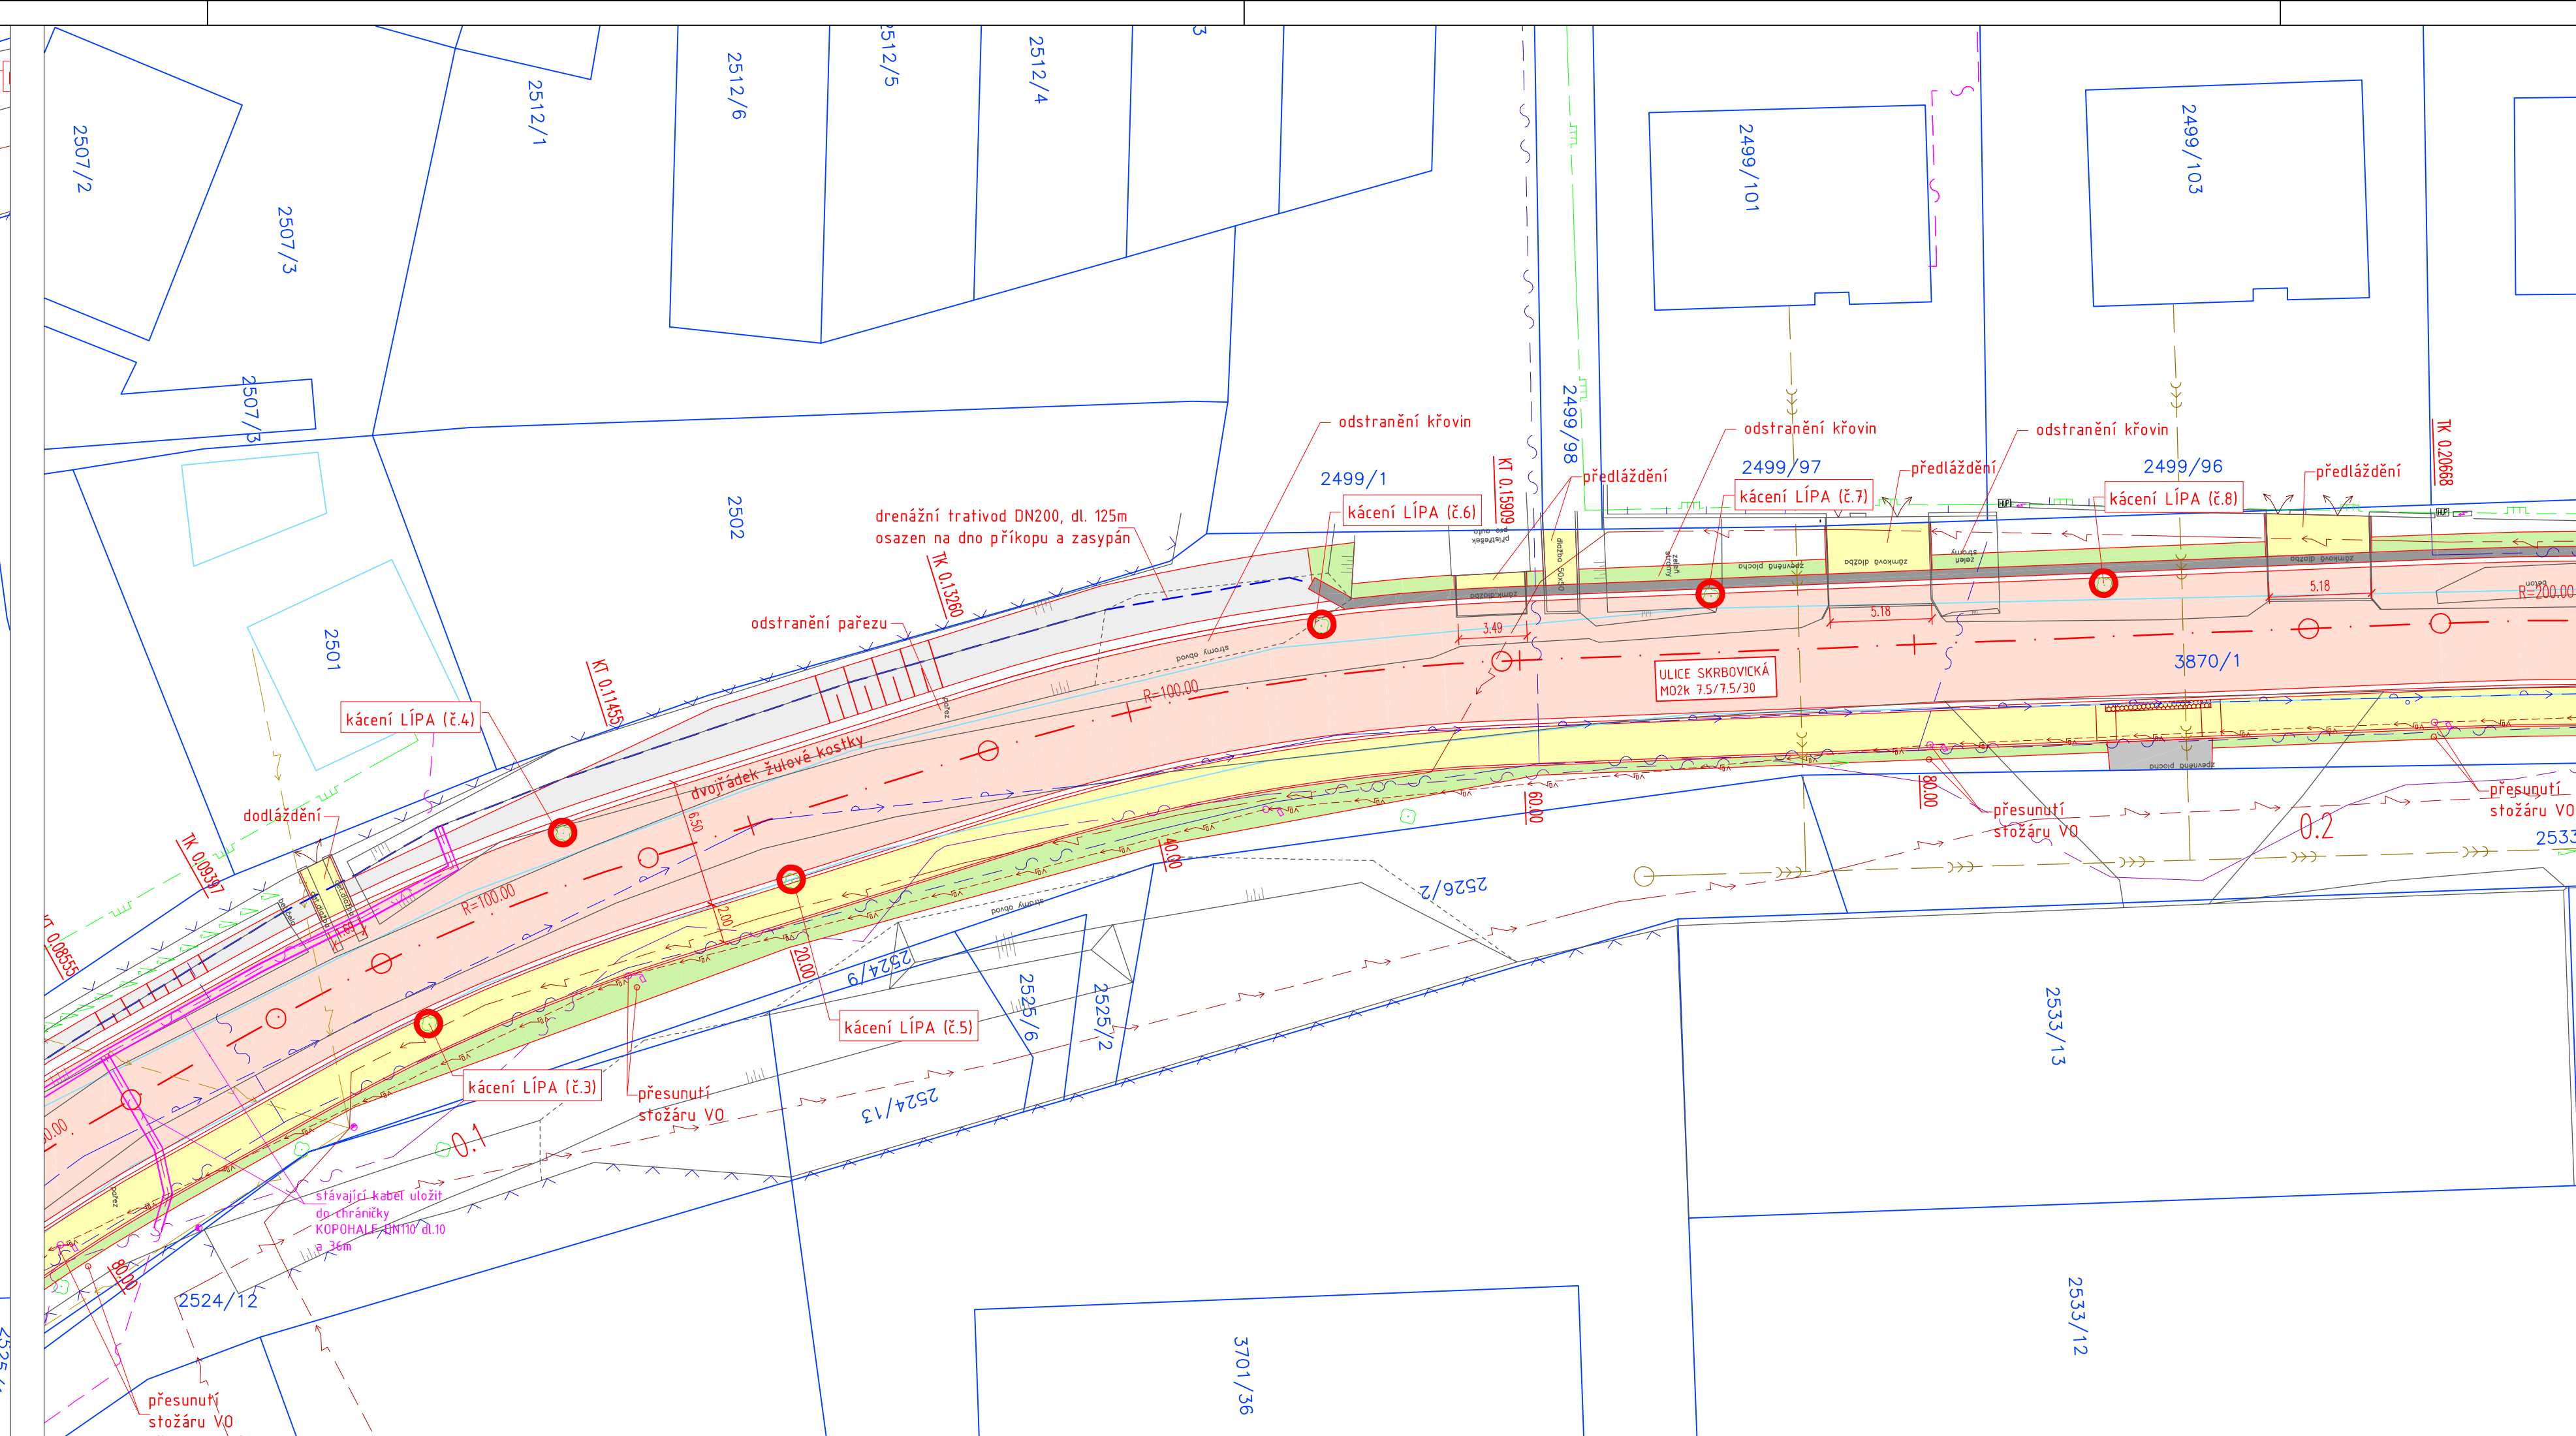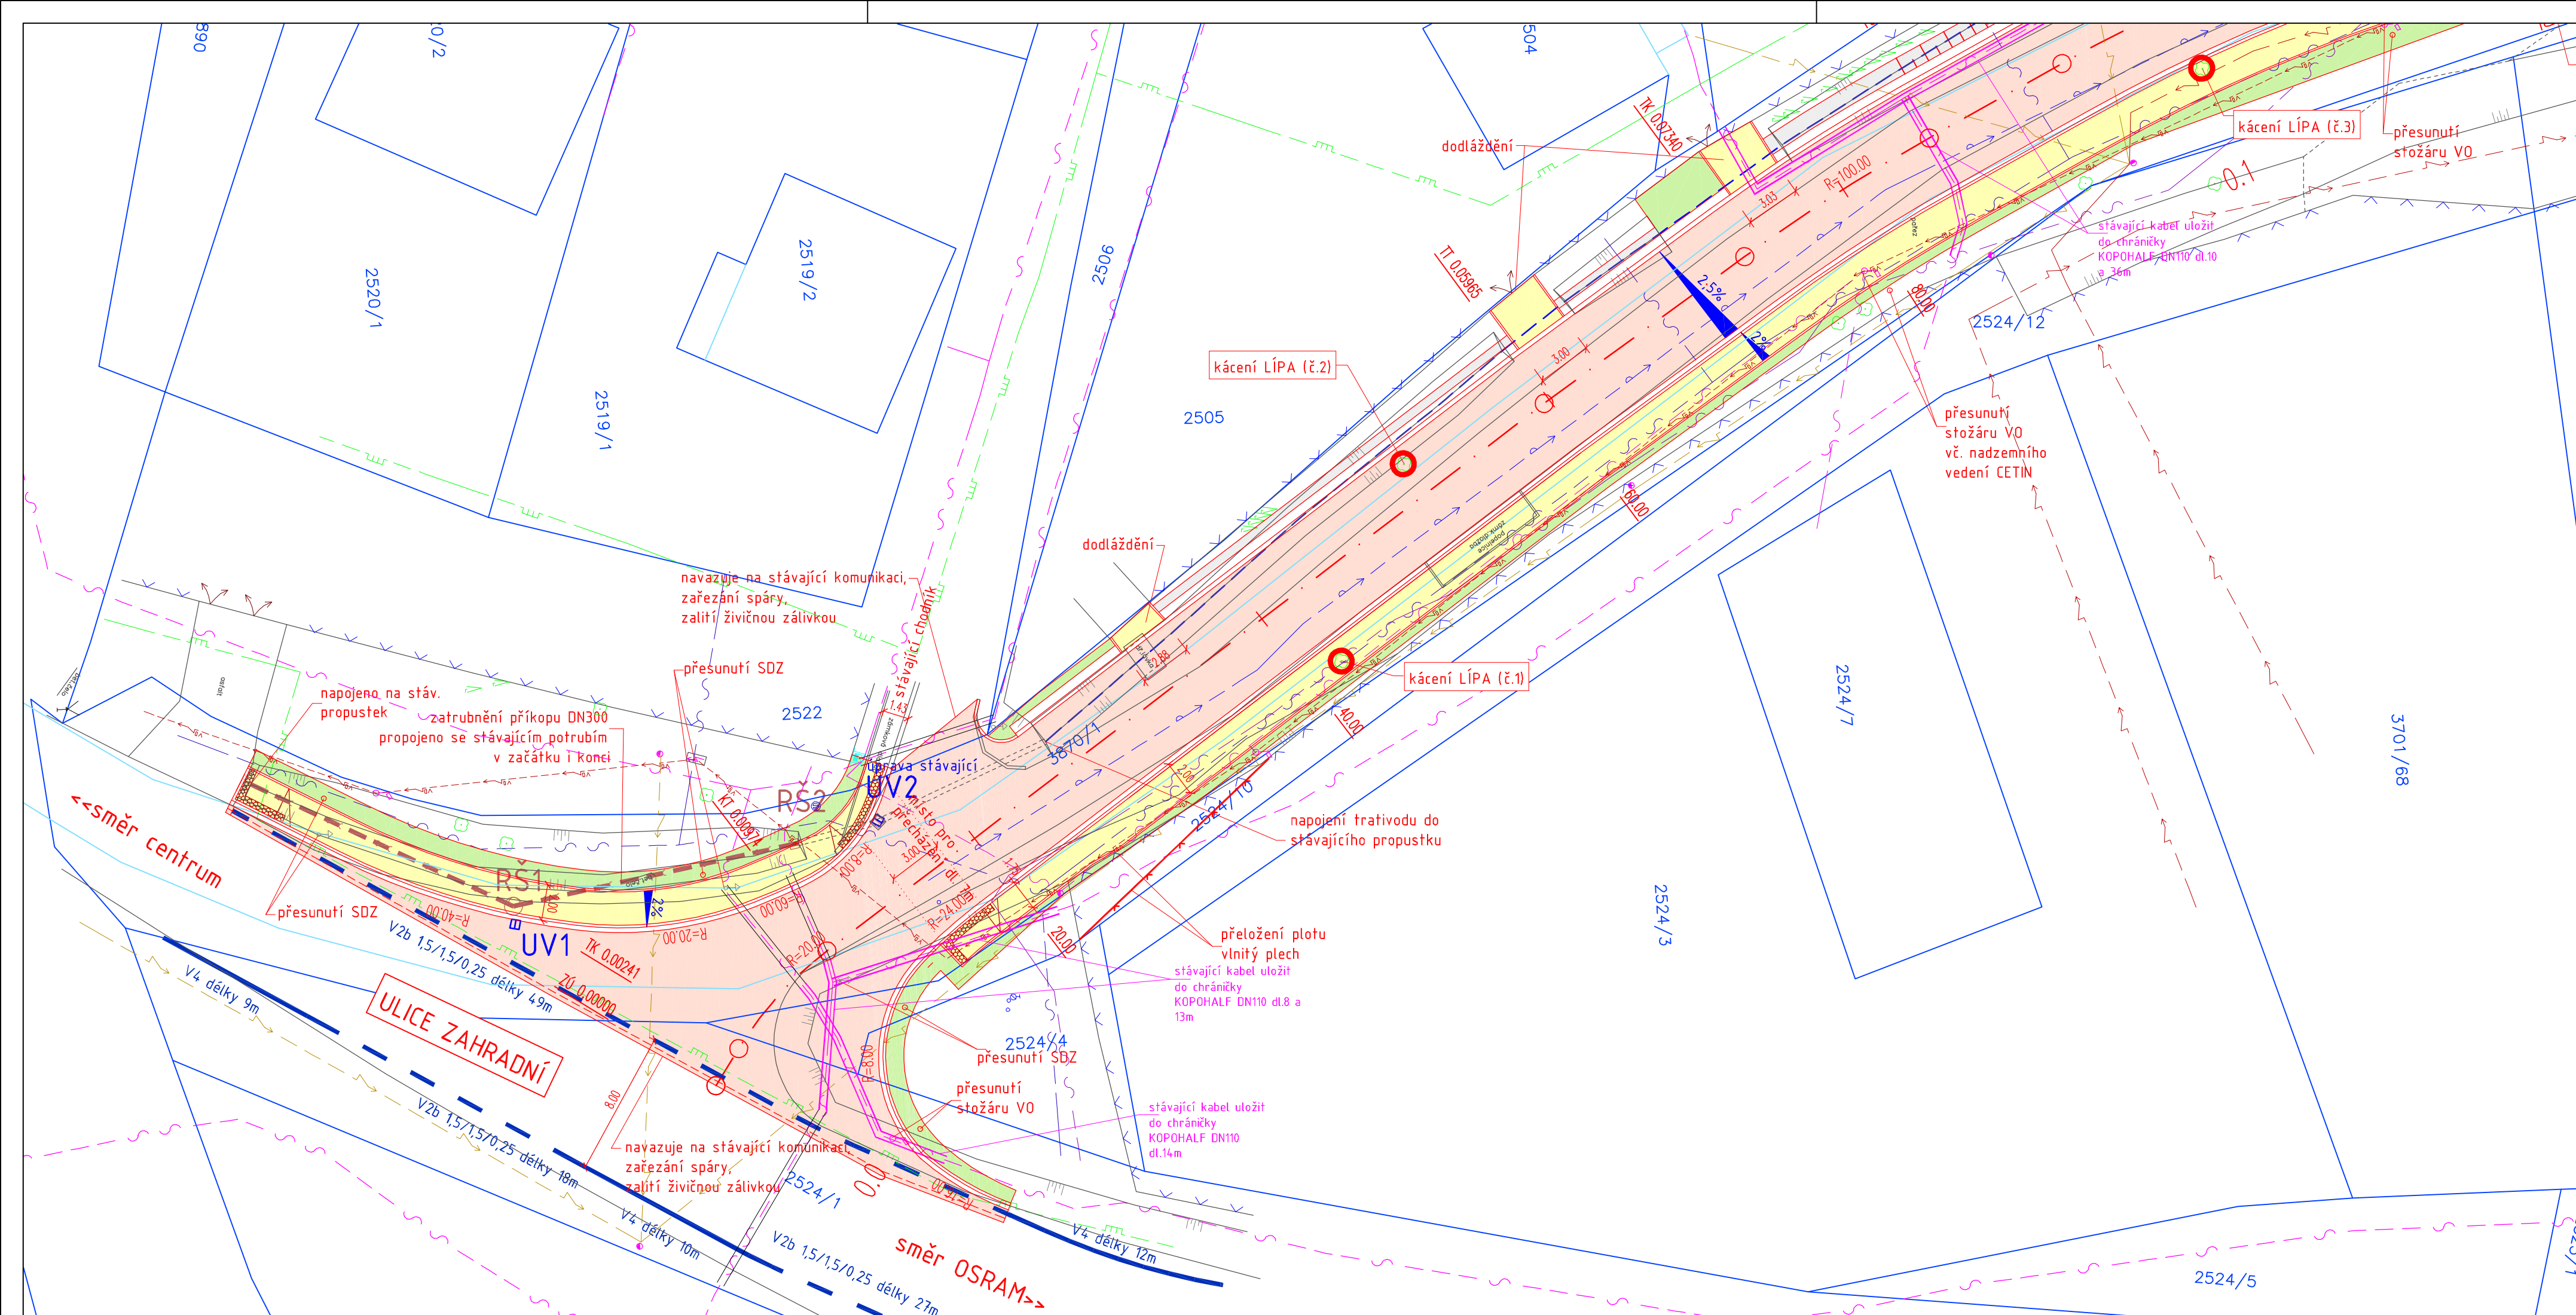

**LEGENDA**

STÁVAJÍCÍ STAV  
NAVRŽENÝ STAV  
KATASTR NEMOVITOSTI  
KATASTR NEMOVITOSTI – SLUČKY

**LEGENDA PLOCH**

ASFALTOVÝ BETON  
DLAŽBA  
ODVODŇOVACÍ ŽLAB  
ZELEŇ  
ASFALTOVÝ RECYKLÁT  
ZASYP PROPUSTNÝM MATERIÁLEM

**LEGENDA SÍTÍ STÁVAJÍCÍ:**

SĐELOVACÍ KABEL – CETIN METALICKÝ  
SĐELOVACÍ KABEL – CETIN NADZEMNÍ  
OPTICKÝ SĐELOVACÍ KABEL – CETIN  
OPTICKÝ SĐELOVACÍ KABEL – MX NET  
OPTICKÝ SĐELOVACÍ KABEL – BARON COMP  
NADZEMNÍ VEDENÍ NN – ČEZ  
PODZEMNÍ VEDENÍ NN – ČEZ  
KABEL VŘEJNEHO OSVĚTLENÍ – PODZEMNÍ  
VODOVOD  
PLYNOVOD STL  
KANALIZACE DEŠŤOVÁ

**SOUŘADNICOVÝ SYSTÉM:** S–UTSK  
**VÝŠKOVÝ SYSTÉM:** Bpv

PROJEKTANT:	HLAVNÍ PROJEKTANT:	Ing. Jan Hvorecký	<b>www.hv-projekt.cz</b> projekty pozemních komunikací Ing. Jan Hvorecký Železná 110 793 26 Vrbno pod Pradědem IČ: 76193578
ZODPOVĚDNÝ PROJEKTANT:	Ing. Jan Hvorecký, ČKAIT 1104104		
KRESLIL:	Jaroslav Kotásek		
INVESTOR:	MĚSTO BRUNTÁL	KRAJ:	MORAVSKOSLEZSKÝ
AKCE:	<b>Rozšíření komunikace a doplnění chodníku na ulici Skrbovické v Bruntále</b>	DATUM:	ČERVEN 2018
SVAZEK:	<b>D - STAVEBNÍ ČÁST</b>	STUPEŇ:	DSPS
VÝKRES:	<b>SITUACE POZEMNÍ KOMUNIKACE</b>	ARCH. Č.:	09–18
FORMÁT:	8xA4	MĚŘÍTKO:	1:250
VÝKR. Č.:	<b>D2</b>		