


KLAD LISTŮ:
D.2.2-2
D.2.2-1

LEGENDA:	
	PROJEKTOVANÁ TRASA
	SDĚLOVACÍ KABEL
	SILOVÉ KABELY NN
	SILOVÉ KABELY VN
	PLYNOVOD
	KANALIZACE
	VODOVOD
	TEPLOVOD

K.V.Z. spol. s r.o. teleco projekce		Mokrá 386, 760 01 Zlín, IČO 00546178	
PROJEKTANT: JIŘÍ KRÁLÍČEK		VYPRACOVAL: MARIÁN DZURUS	
STAVBA: VPIK Bruntál,ú.u.Druž.,n.l.měje o Školní		ČÍSLO ZAKÁZKY: KVZ-4421/23	
KOORDINAČNÍ SITUACE		DATUM: 05/2023	
STAVEBNÍK: Město Bruntál, Nádrazní 994/20, 792 01 Bruntál		MĚŘÍTKO: 1 : 500	
		D.2.2-1	

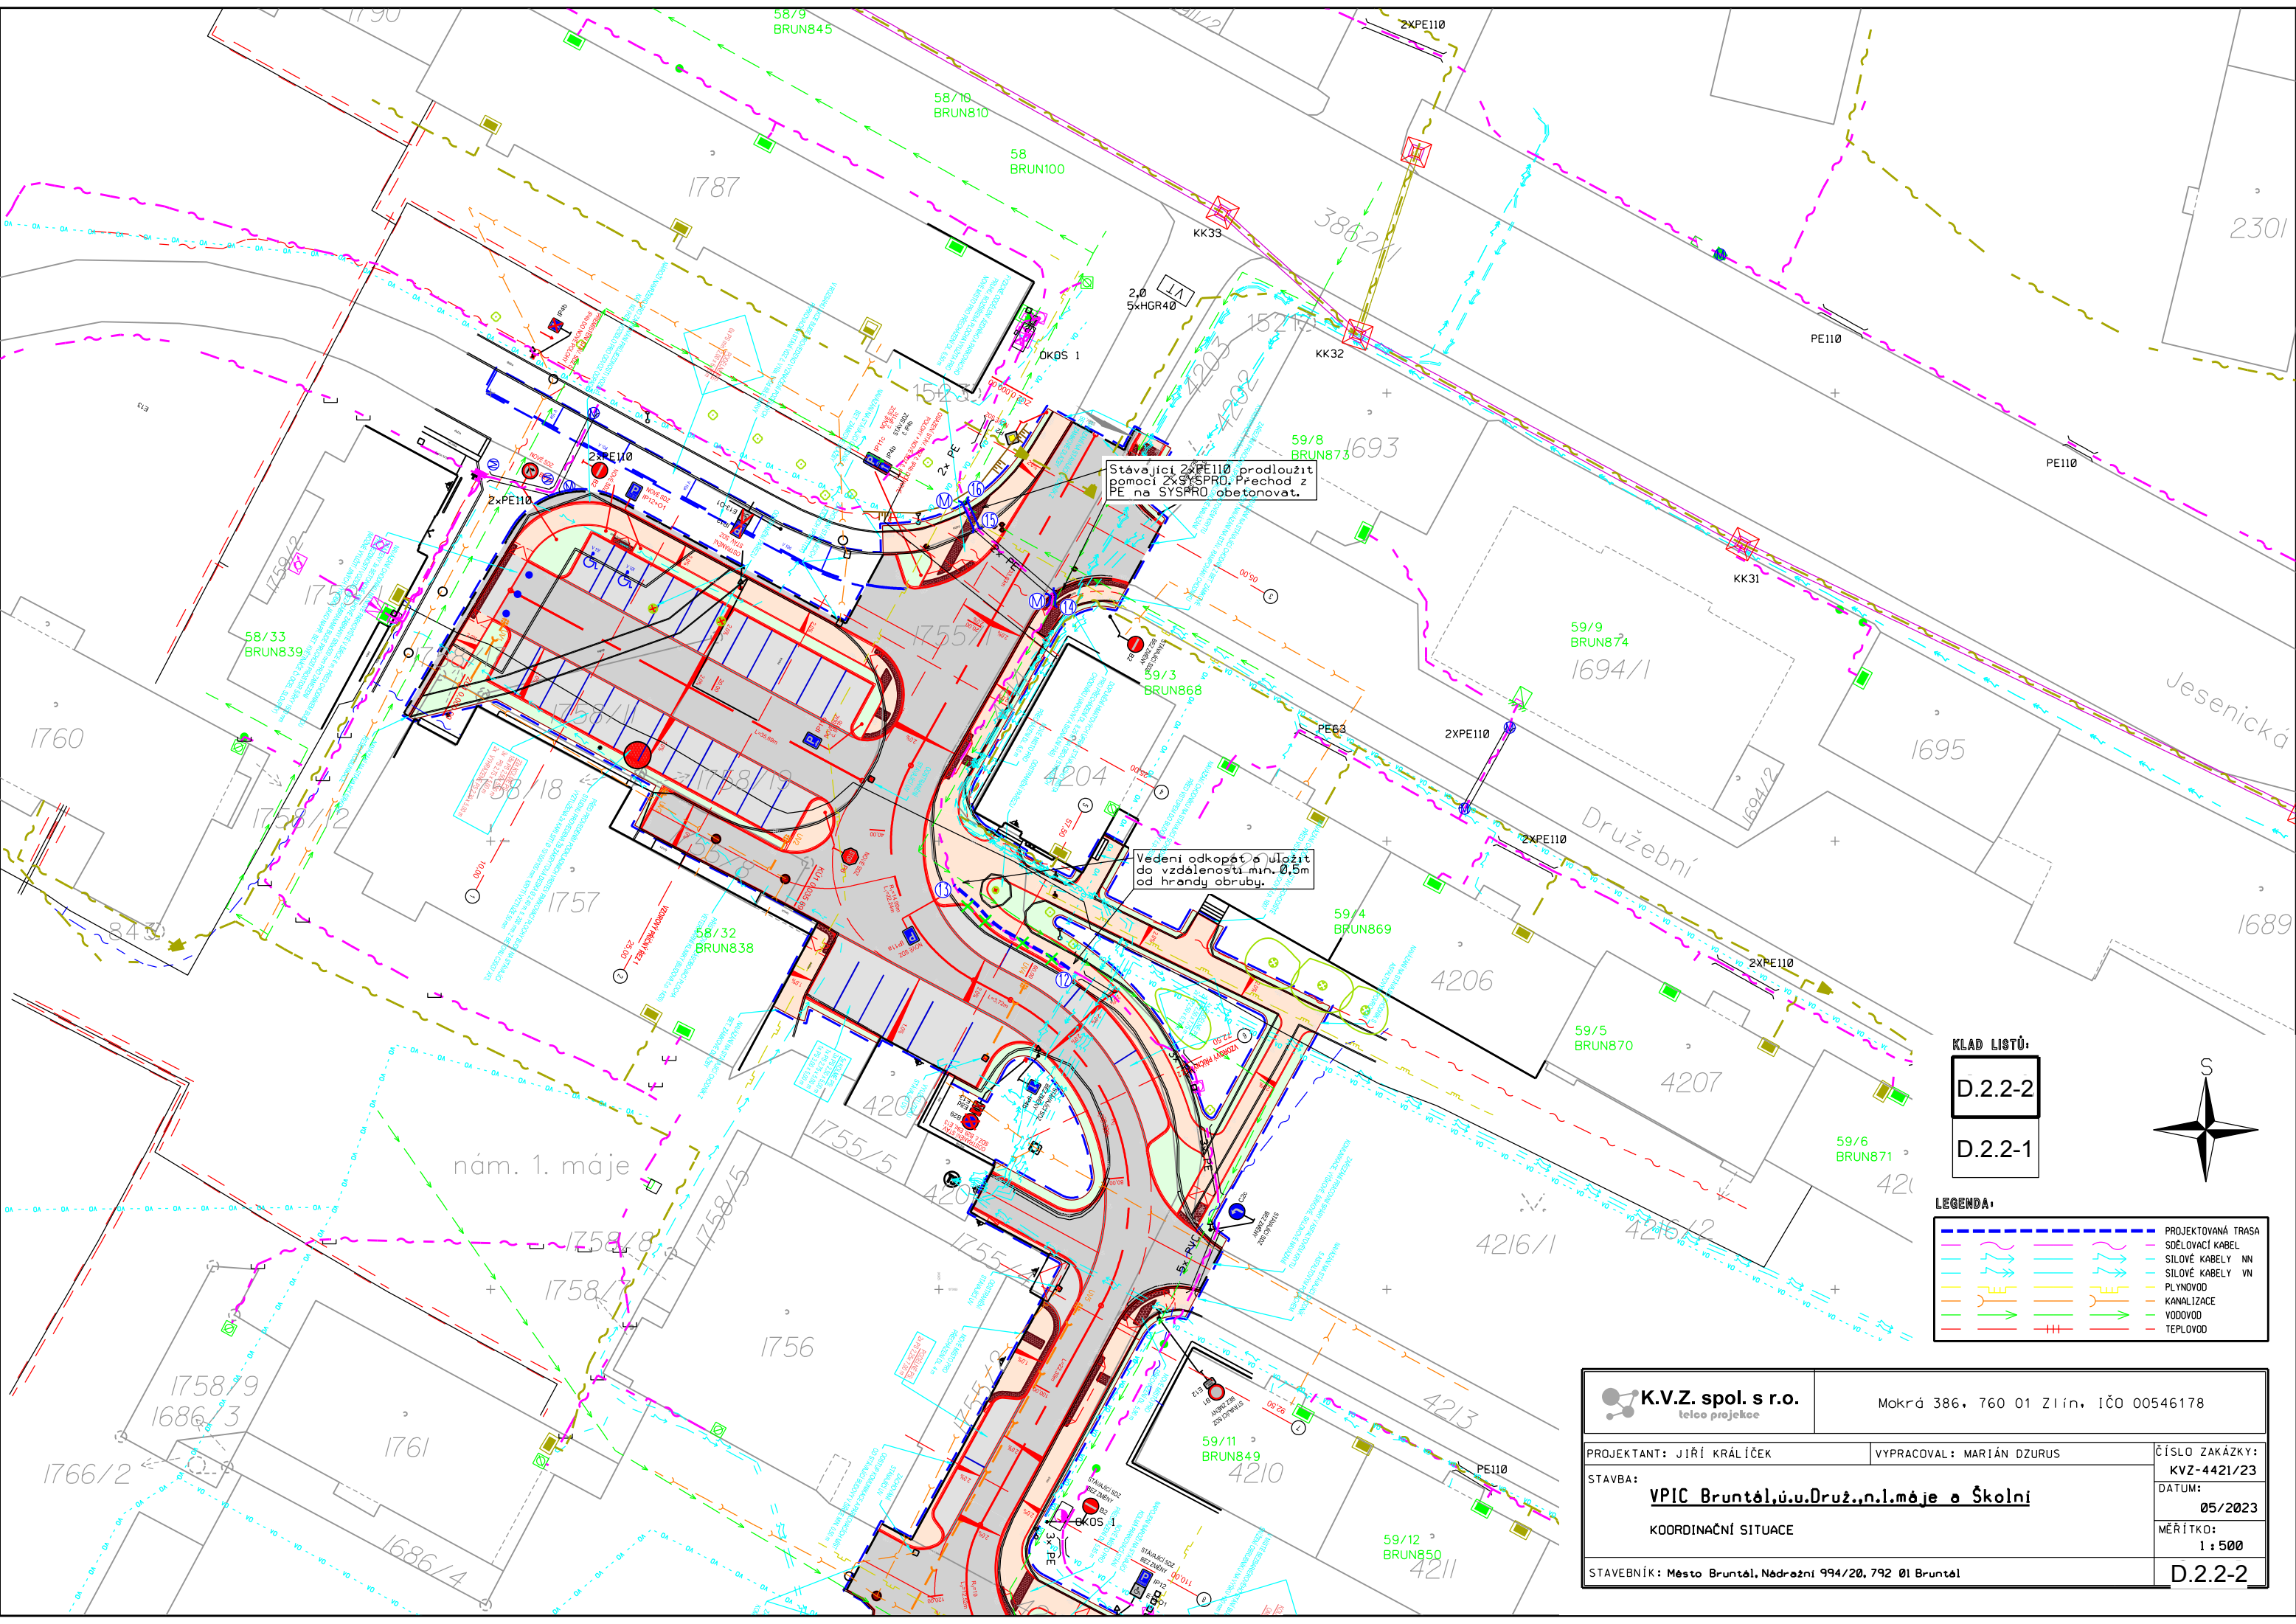

Stávající 2xPE110 prodloužit pomocí 2xSYSPRO. Přechod z PE na SYSPRO obetonovat.

Vedení odkopět a uložít do vzdálenosti min. 0,5m od hrany obruby.

KLAD LISTŮ:

D.2.2-2

D.2.2-1



LEGENDA:

	PROJEKTOVANÁ TRASA
	SDĚLOVACÍ KABEL
	SILOVÉ KABELY NN
	SILOVÉ KABELY VN
	PLYNOVOD
	KANALIZACE
	VODOVOD
	TEPLOVOD

K.V.Z. spol. s r.o. teleco projekce		Mokrá 386, 760 01 Zlín, IČO 00546178	
PROJEKTANT: JIŘÍ KRÁLÍČEK		VYPRACOVAL: MARIÁN DZURUS	
STAVBA: VPIČ Bruntál,ú.u.Druž.,n.l.máje a Školní		ČÍSLO ZAKÁZKY: KVZ-4421/23	
KOORDINAČNÍ SITUACE		DATUM: 05/2023	
STAVEBNÍK: Město Bruntál, Nádražní 994/20, 792 01 Bruntál		MĚŘÍTKO: 1 : 500	
		D.2.2-2	