


Dispozice elektroinstalace 1.NP - rozvody NN
Měřítko 1:75

Označení místností

OZNAČENÍ	NÁZEV MÍSTNOSTI
101	Předsíň umyvárny
102	umyvárna
103	sklad chemikálií

Legenda uskladněných látek

900 097	Kyselina sírová koncentrovaná - max. množství ve skladu 100 kg
900 070	Kyselina sírová do baterií - max. množství ve skladu 50 kg
900 071	Kyselina chlorovodíková (solná) - max. množství ve skladu 50 kg
702 110	Strearin 1 - vločky - max ve skladě - 300 kg
900 800	Kyselina laurová - max. množství ve skladu 400 kg
900 089	Hydroxid sodný - max. množství ve skladu 100 kg
900 127	Alkon 12 - pevný - max. množství ve skladu 60 kg

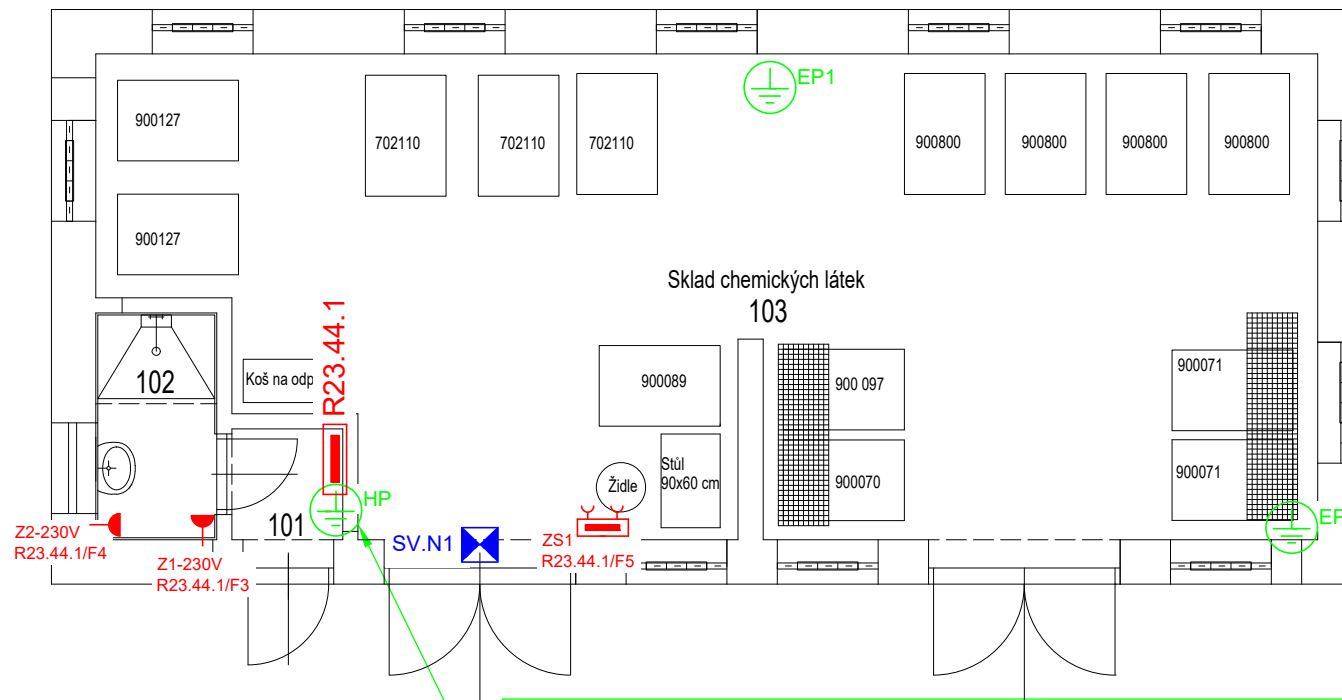

Legenda:

- rozvaděč silnoproudý
- Vývody na spotřebič 400V - 5P (3+N+PE)
- Vývody na spotřebič 230V - 3P (1+N+PE)
- Zás.skříň IP54 jištěná s chráničem 40/4/003 - 1x400V(16A), 3x230V např. FAMATEL (v205 - ZSF30100000.1 /3958)
- Zásuvka 230/16A - IP44, pod omítku

č.X RX/FX
spotřebič NN - označení rozvaděče + jističe

- HOP:
- EP přípojnice (13 vodičů 2,5 - 25 mm²; 1 vodič 16 - 95 mm²) umístěna pod R23.44.1
 - Uzemnění drát NEREZ ř10 na obvodový pásek před budovou
 - Vývody: RH23.44.1(CU25), EP1 + EP2 (CU25),kov.konstrukce vrat (CU6), další kovové předměty - rošty, regály (min. CU6)
 - EP1 a EP2 - rezervní přípojnice do budoucna

Poznámky:

- Trasy:
- Veškeré nové rozvody (kabely, vypínače a el.krabice) budou uloženy do podhledu, mimo podhled pod omítku.
 - El.krabice budou v krytí - min. IP55.

Projektant / Vypracoval:	Název stavby:	Investor:	Název přílohy:	Stupeň:	DSP+DZSP
Ing. Radim Chrástek IČO: 11997672	„Sklad chemických látek“	AL INVEST Břidličná, a.s. Bruntálská 167, 793 51 Břidličná IČO: 27376184	3 Dispozice elektroinstalace 1.NP	Formát:	A4
Datum: 23.12.2023			Měřítko:	1:75	List: 1/2

A

Legenda uskladněných látek

900 097	Kyselina sírová koncentrovaná - max. množství ve skladu 100 kg
900 070	Kyselina sírová do baterií - max. množství ve skladu 50 kg
900 071	Kyselina chlorovodíková (solná) - max. množství ve skladu 50 kg
702 110	Strearin 1 - vložky - max ve sklade - 300 kg
900 800	Kyselina laurová - max. množství ve skladu 400 kg
900 089	Hydroxid sodný - max. množství ve skladu 100 kg
900 127	Alkon 12 - pevný - max. množství ve skladu 60 kg

E

- SVX / V.X označení svítidla / označení ovladače
V.X RX/FX označení ovladače / rozvaděče + jističe

F

- G

- Veškeré nové rozvody (kabely, vypínače a el.krabice) budou uloženy do podhledu, mimo podhled pod omítku.
- El.krabice budou v krytí - min. IP55.

Projektant / Vypracoval:	Název stavby: „Sklad chemických látek“	Investor: AL INVEST Břidličná, a.s. Bruntálská 167, 793 51 Břidličná IČO: 27376184	Název přílohy:		Stupeň: DSP+DZSP
Ing. Radim Chrástek IČO: 11997672			3 Dispozice elektroinstalace 1.NP		Formát: A4
Datum: 23.12.2023				Měřítko: 1:75	List: 2/2