

LEGENDA MATERIÁLŮ		
Poz.	POPIS MÍSTNOSTI	KS
1.1	REKUPERAČNÍ JEDNOTKA 2780 M3/H	1
1.2	TLUMIČ HLUKU 800X300 L=1000	2
1.3	TLUMIČ HLUKU 600X550 L=1000	2
1.4	DIEŠTOR NÁSTĚNNÁ 1500X1200X450	3
1.5	VÝUSTKA 725X125 R1	4
1.6	VÝUSTKA 725X75 R1	2
1.7	KLAPEKA REGULÁČNÍ 160	6
1.8	TALÍŘOVÝ VENTIL 125	2
1.9	PROTIDĚŠTOVÁ ŽALUZIE 800X300	2
3.1	AXIÁLNÍ VENTILÁTOR ZE ZPĚTNOU KL. D100	4
3.2	PROTIDĚŠTOVÁ ŽALUZIE D125	1
4.1	KLIMATIZACE S ČISTIČKOU VZDUCHU	1

Legenda VZT



VZT POTRUBÍ

SMĚR PROUDĚNÍ VZDUCHU

POZICE VZT ELEMENTU

HOODNOTA VYKŤENÝ VZDUCHU

PRŮŘEZ POTRUBÍ

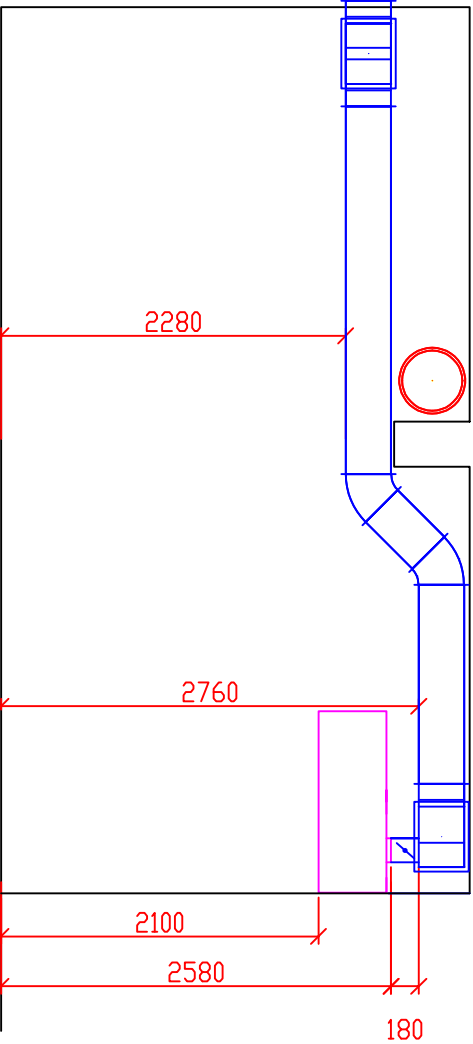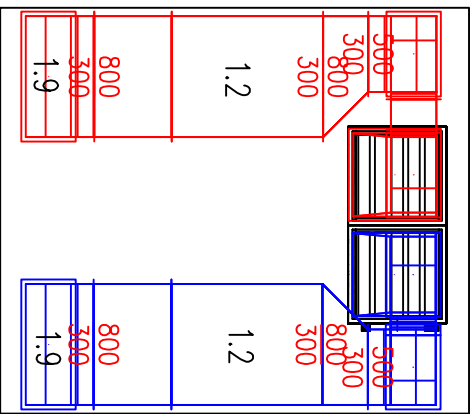

Tout document est r serv  en vertu de la loi sur l'acc s   l'information. Toute r p tition ou utilisation non autoris e est strictement interdite.

Ing. Leo Kurřika	
Palackého 480	EMAIL: leokurřika@seznam.cz
739 26 Vrbno p. P.	MOBIL: +420 737 241 435
Stavba: MŠ Bruntál, Pionýrská 730/9 – Rekonstrukce kuchyně	
Část: D.1.4.2 VZDUCHOTECHNIKA	
Výřez: PŮDORYS 1.NP	
Místo stavby: Mateřská škola Bruntál, Pionýrská 730/9, Bruntál	
Objednatel stavby: Město Bruntál, Nádražní 994/20, 792 01 Bruntál	
Odpovírají: Ing. Leo Kurřika	
Autor: Jan Šenkýřík	
Kreslí: Jan Šenkýřík	
Formát: A1	Číslo kopie: Číslo výřezu:
Datum: 12/2023	
Měřítko: 1 : 50	
Zakázka: –	
Stupeň: DSP	