


SITUACE 1:250

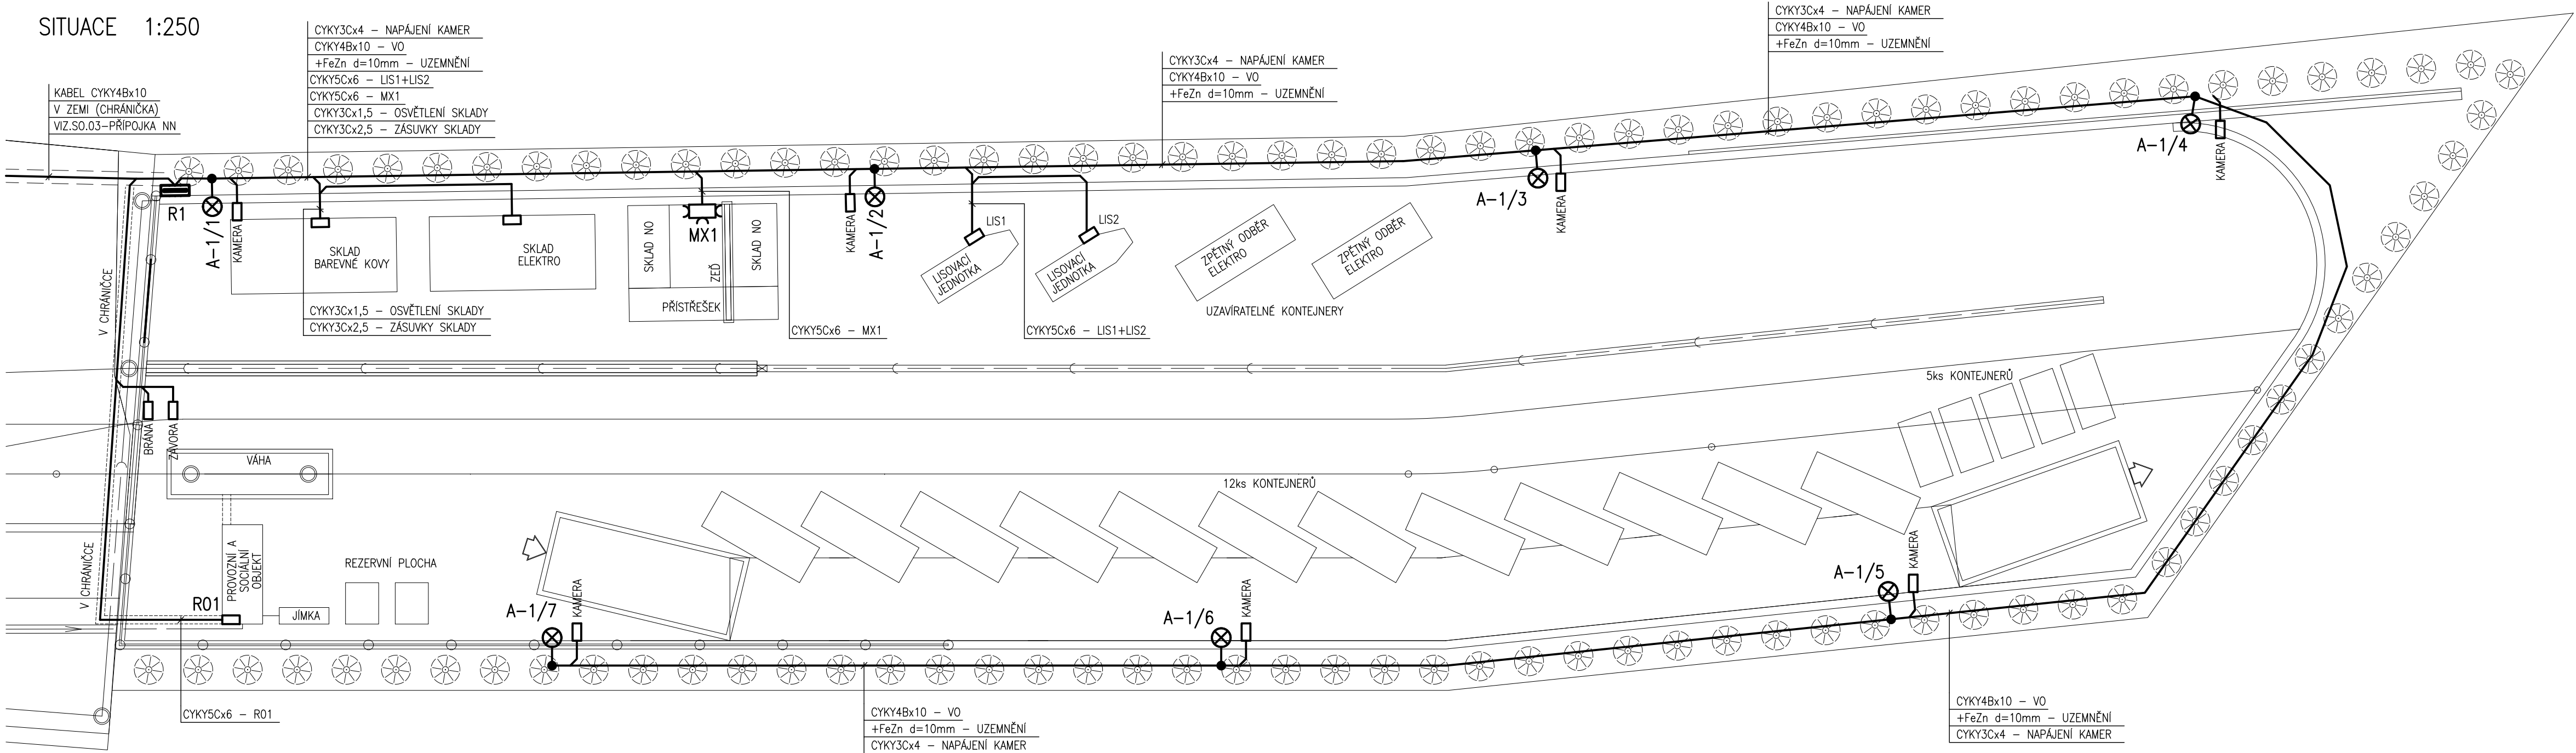

LEGENDA

- RHE – STÁVAJÍCÍ HLAVNÍ (ELEKTROMÉROVÝ) ROZVADĚČ PRO AREÁL "EKOR"
- R1 – NOVÝ HLAVNÍ ROZVADĚČ (PLASTOVÝ PILÍŘ) PRO CELÝ AREÁL SBĚRNÉHO DVORA
- R01 – ROZVADĚČ PROVOZNÉ SOCIÁLNÍHO OBJEKTU (SOUČÁST DODÁVKY KONTEJNERU)
- MX1 – ZÁSUVKOVÁ SKŘÍŇ V PŘÍSTŘEŠKU  
32A/400V, 16A/400V, 16A/230V  
S PROUDOVÝM CHRÁNIČEM, IP44
- A – SVÍTIDLO: ASTRODIM+CLO  
optika PMMA, příkon 49W, sv.tok 5730lm, tep.chr. 4000K, IP65  
STOŽÁR: l=9,0m, v=8,0m , POZINKOVANÝ  
VÝLOŽNÍK: l=1,0m, POZINKOVANÝ

POZNÁMKY

PŘED ZAHÁJENÍM VÝKOPOVÝCH PRACÍ JE NUTNO ZAJISTIT VYTÝČENÍ VŠECH STÁVAJÍCÍCH PODZEMNÍCH INŽENÝRSKÝCH SÍTÍ JEJICH PROVOZOVATELI.

PŘI SOUBĚHU ČI KŘÍŽENÍ S NIMI JE NUTNO DODRŽET MINIMÁLNÍ ODSTUPOVÉ VZDÁLENOSTI DLE ČSN 73 6005.

POLOHU INŽ. SÍTÍ NELZE ZJIŠŤOVAT ODMĚŘENÍM ZE SITUACE.

ROZVODNÁ SOUSTAVA: PŘÍVOD – 3 PEN AC 50Hz , 400V / TN–C  
ROZVODY – 3 NPE AC 50Hz , 400V / TN–S

OCHRANA PŘED NEB. DOTYKEM: ZÁKLADNÍ – AUTOMATICKÝM ODPOJENÍM OD ZDROJE  
ZVÝŠENÁ – PROUDOVÝM CHRÁNIČEM  
– POSPOJOVÁNÍM  
NORMÁLNÍ  
AB8

VNĚJŠÍ VLIVY DLE ČSN332000–5–51ed.3:

ELPRO < SPOL. S R.O.		Nádražní 841 696 81 BZENEC tel: 518 384 660
Vypracoval: Varsamis Pavel		Obec: Kyjov
Investor: Město Kyjov , Masarykovo náměstí 30/1 , 697 01 Kyjov		Kraj: Jihomoravský
Stavba: SBĚRNÝ DVŮR ODPADŮ – KYJOV		Počet A4 3
SO.04 VENKOVNÍ OSVĚTLENÍ, ELEKTROINSTALACE		Datum 10/2021
		Stupeň DPS
Obsah: SITUACE		Zak. čís. 17–11–65
		Arch. čís. 765–002
		Měřítko: 1:250
		2.