


SITUACE STAVBY:

Stávající IS

- VEDENÍ VN (E.ON)
- VEDENÍ NN (E.ON)
- SDĚL. KABEL MTK (CETIN)
- SDĚL. KABEL DOK (itself)
- SDĚL. KABEL TV (itself)
- VEŘEJNÉ OSVĚTLENÍ (TS Kyjov)
- VODOVOD (dle zaměření)
- VODOVOD (dle GIS VaK Hodonín)
- VODOVOD (dle průzkumu přípojek)
- KANALIZACE JEDNOTNÁ (dle zaměření)
- KANALIZACE (dle GIS VaK Hodonín)
- KANALIZACE (dle průzkumu přípojek)
- PLYNOVOD STL (RWE)
- PLYNOVOD NTL (RWE)

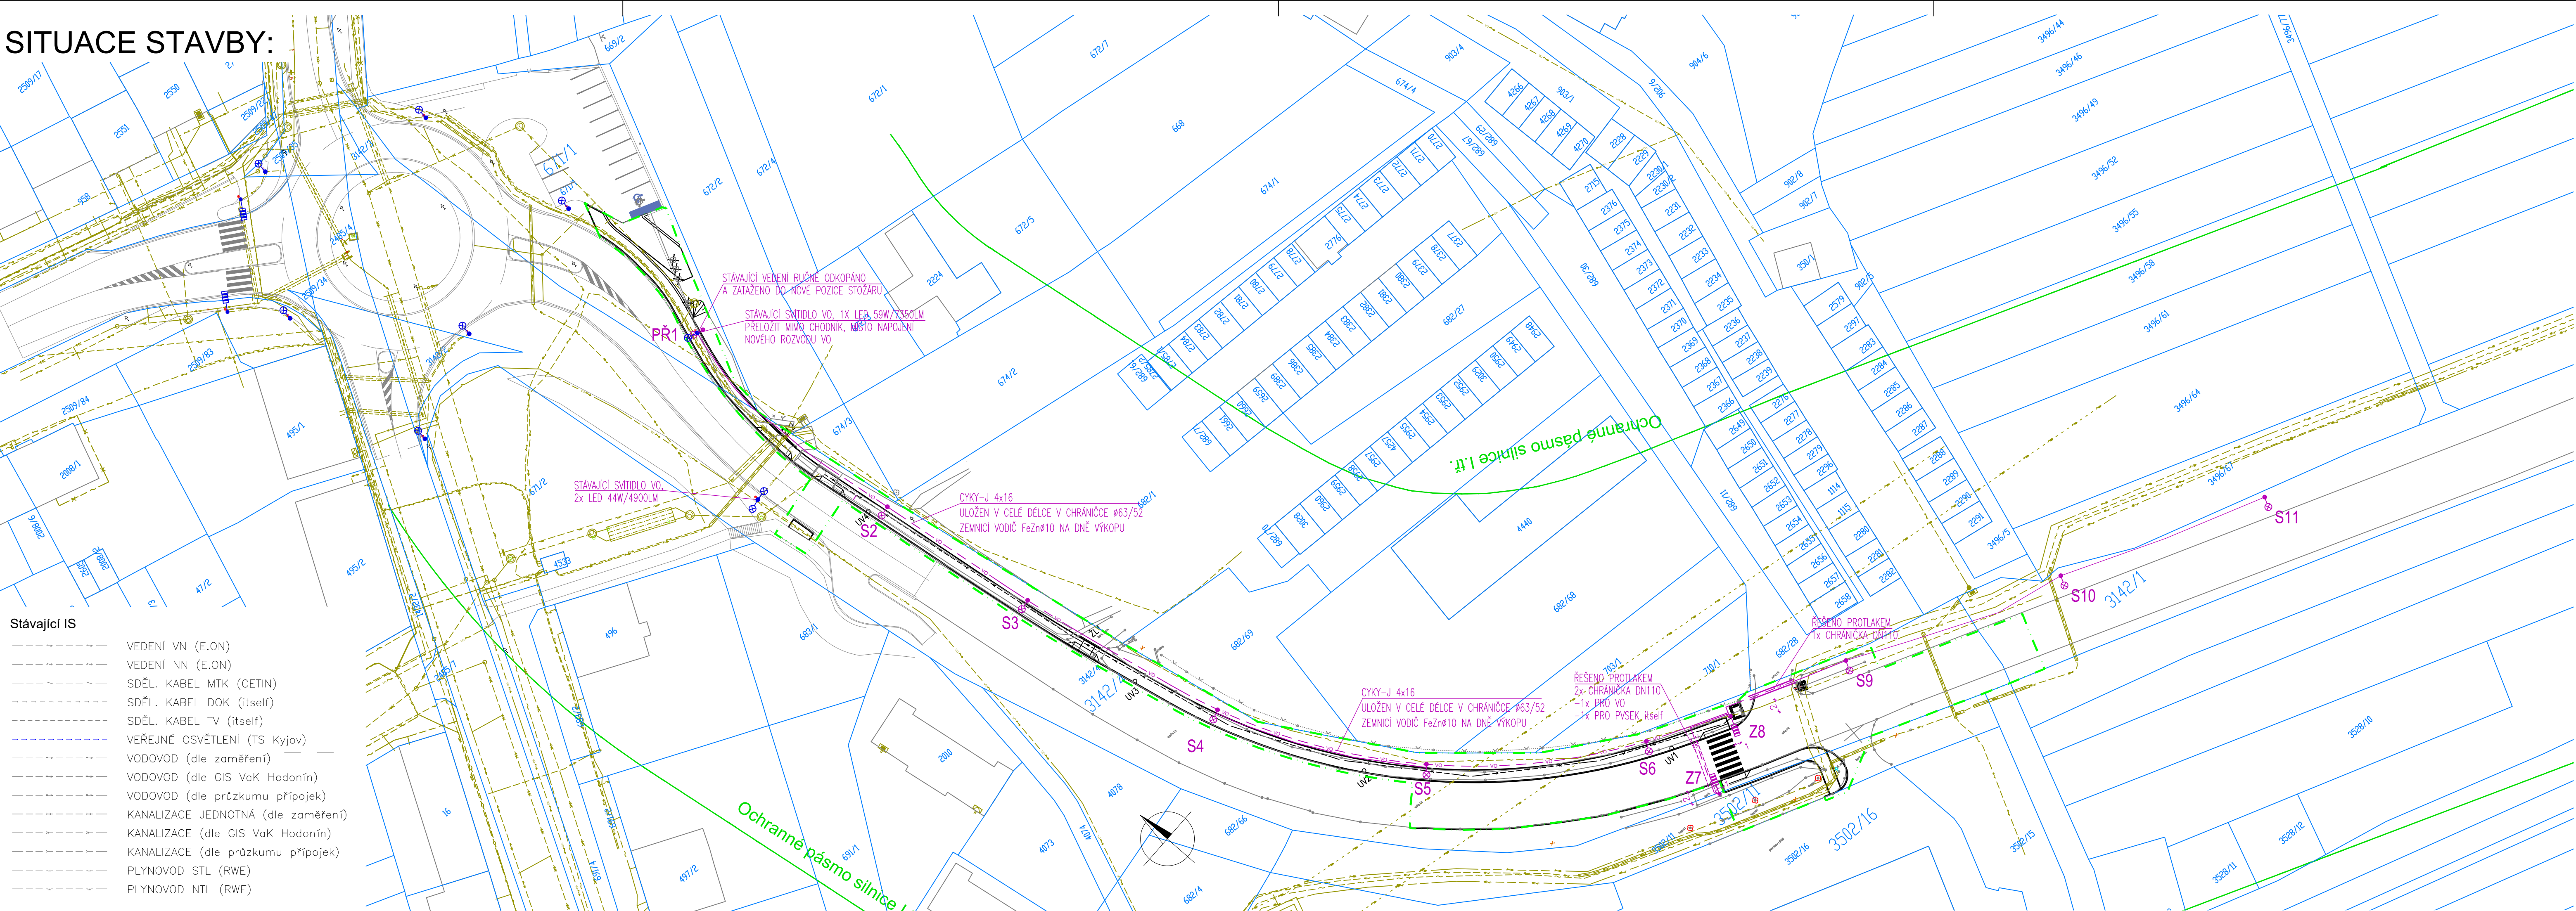

LEGENDA:

NOVÉ ZEMNÍ VEDENÍ VO
CYKY-J 4x16 v chrániče Ø63/52 + zemnicí vodič FeZnØ10
na dně výkopu

Sx Stožár: Silniční stožár třístupňový, výška 6,2m nad vetknutím do země, žárový zinek
Výložník obloukový délky 2,0m, výšky 1,8m, jednoramenný

Svítlidlo: Silniční LED svítidlo 65W/5500lm, 3000-4000K, řídicí systém CitySys

STOŽÁRY VO PRO OSVĚTLENÍ PŘECHODU

Zx Stožár: Stožár SB6Z, v=6m - model pro nasvětlení přechodů, dvoustupňový, oboustranně žárově zinkovaný, bezpaticový. Výložník ZAV89 délky 1,0m, na stožáru dopravní značka IP6 oboustranně.

Svítlidlo: Asymetrické svítidlo pro osvětlení přechodů, LED modul 102 W, 1100 lm, 5700K, řídicí systém CitySys

Stávající stožáry VO

Stávající rozvody VO

| REVIZE: | PŘEDMĚT ZMĚNY: | VYPRACOVAL: | DATUM: |
|---------|----------------|-------------|--------|
| 1 | | | |
| 2 | | | |
| 3 | | | |

OBJEDNATEL:



MĚSTO KYJOV

MASÁRYKOVO NÁMĚSTÍ 30

697 01 KYJOV

PROJEKTANT:

Ing. Michal Štěpáník

Baranova 36

130 00 PRAHA 3

tel.: +420 734 544 624

KYJOV - CHODNÍK V UL. V. BZENECKÉHO

| | | | |
|-------------------------|-------|----------------------------|---------------|
| NÁZEV PROJEKTU: | | D.1-DOKUMENTACE OBJEKTŮ | |
| ČÁST / NÁZEV DOKUMENTU: | | SO 401 - VEŘEJNÉ OSVĚTLENÍ | |
| STAVEBNÍ OBJEKT: | | SITUACE STAVBY | |
| PŘÍLOHA: | | C. ZAKÁZKY: 31/2018 | |
| ZODPOVĚDNÝ PROJEKTANT: | | Ing. M. ŠTĚPÁNÍK | ŠTĚPÁNÍK |
| VYPRACOVAL: | | ROBERT KOVÁŘ | ČÁST: D.1.4. |
| KONTROLA: | | Ing. M. ŠTĚPÁNÍK | PŘÍLOHA Č.: 2 |
| MĚŘÍTKO: | 1:500 | POČET A4: | 4 |
| REVIZE: | | DATUM: | 11/2019 |

KOPIE Č.: