


VZOROVÝ BYT - TYP Č.2B


Půdorys

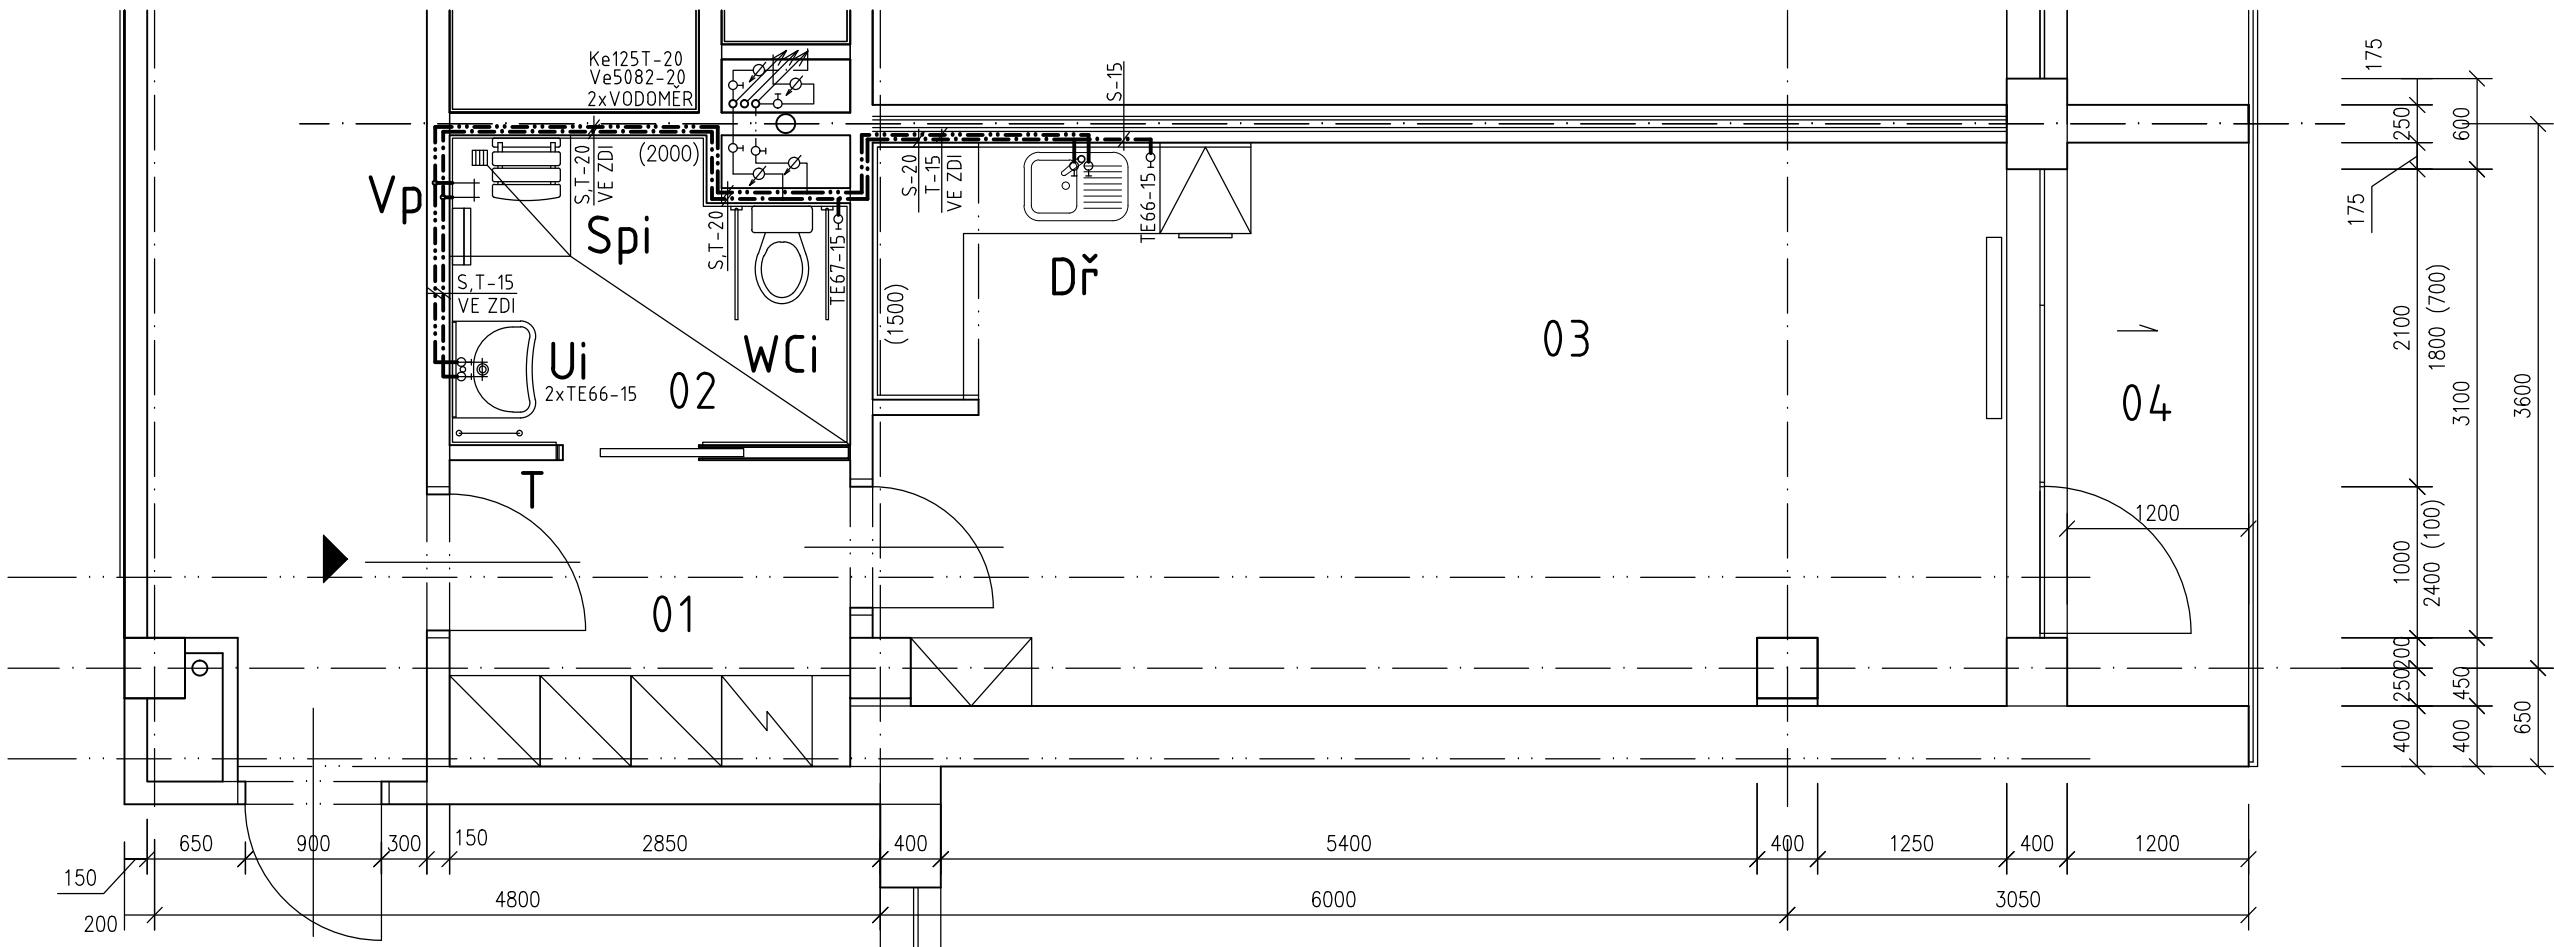

LEGENDA MÍSTNOSTÍ

OZN.	ÚČEL MÍSTNOSTI	PLOCHA V M <sup>2</sup>
1	2	3
01	CHODBA	3,80
01a,b	ŠATNÍ SKŘÍŇ	1,08
02	WC, KOUPELNA	5,00
03	OBYTNÁ KUCHYŇ	27,65
04	LODŽIE	4,41

LEGENDA

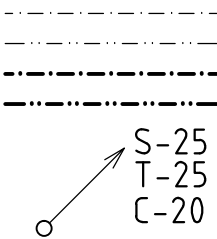

STÁVAJÍCÍ ROZVOD STUDENÉ VODY  
STÁVAJÍCÍ ROZVOD TEPLÉ VODY  
ROZVOD STUDENÉ VODY  
ROZVOD TEPLÉ VODY

STOUPACÍ POTRUBÍ  
STUDENÉ, TEPLÉ VODY A CÍRKULACE

POZNÁMKA:

- 1./ LEGENDA ZAŘÍZOVACÍCH PŘEDMĚTŮ VIZ. TECHNICKÁ ZPRÁVA  
2./ PŘI OSAZOVÁNÍ ZAŘÍZOVACÍCH PŘEDMĚTŮ A VÝVODŮ STUDENÉ  
A TEPLÉ VODY NUTNO RESPEKTOVAT SPÁROŘEZ OBKLADŮ



±0,000=258,500 m n. m.

Projektant: Ing Červenka Stanislav, Na výsluní 765, 687 62 Dolní Němčí, IČO 187 91 158		Divize:	Číslo zakázky: 08-02-2017/07
Investor: Město Uherský Brod, Masarykovo nám. 100 Uherský Bod		Objekt: Provozní soubor:	
Místo stavby:	Budova DPS č. p. 2292, Za Humny, Uherský Brod	Datum: 08/2017	Měřítko: 1:50
Název akce: Renovace a stavební úpravy jednotlivých bytů v budově DPS č.p. 2292, Za Humny v Uherském Brodě Název výkresu: D.4.2 Zařízení zdravotně technických instalací Půdorys – VODOVOD			
Vypracoval: Ing. Karlík		Formát: A3 / 2xA4	Pořadové číslo výkresu: 04
Projektant: Ing. Karlík			
Kontroloval: Ing. Červenka		Archivní číslo: 08-02-2017 083/2	
HIP: Ing. Červenka			