


SITUACE - 1:250  
SO 344, 375

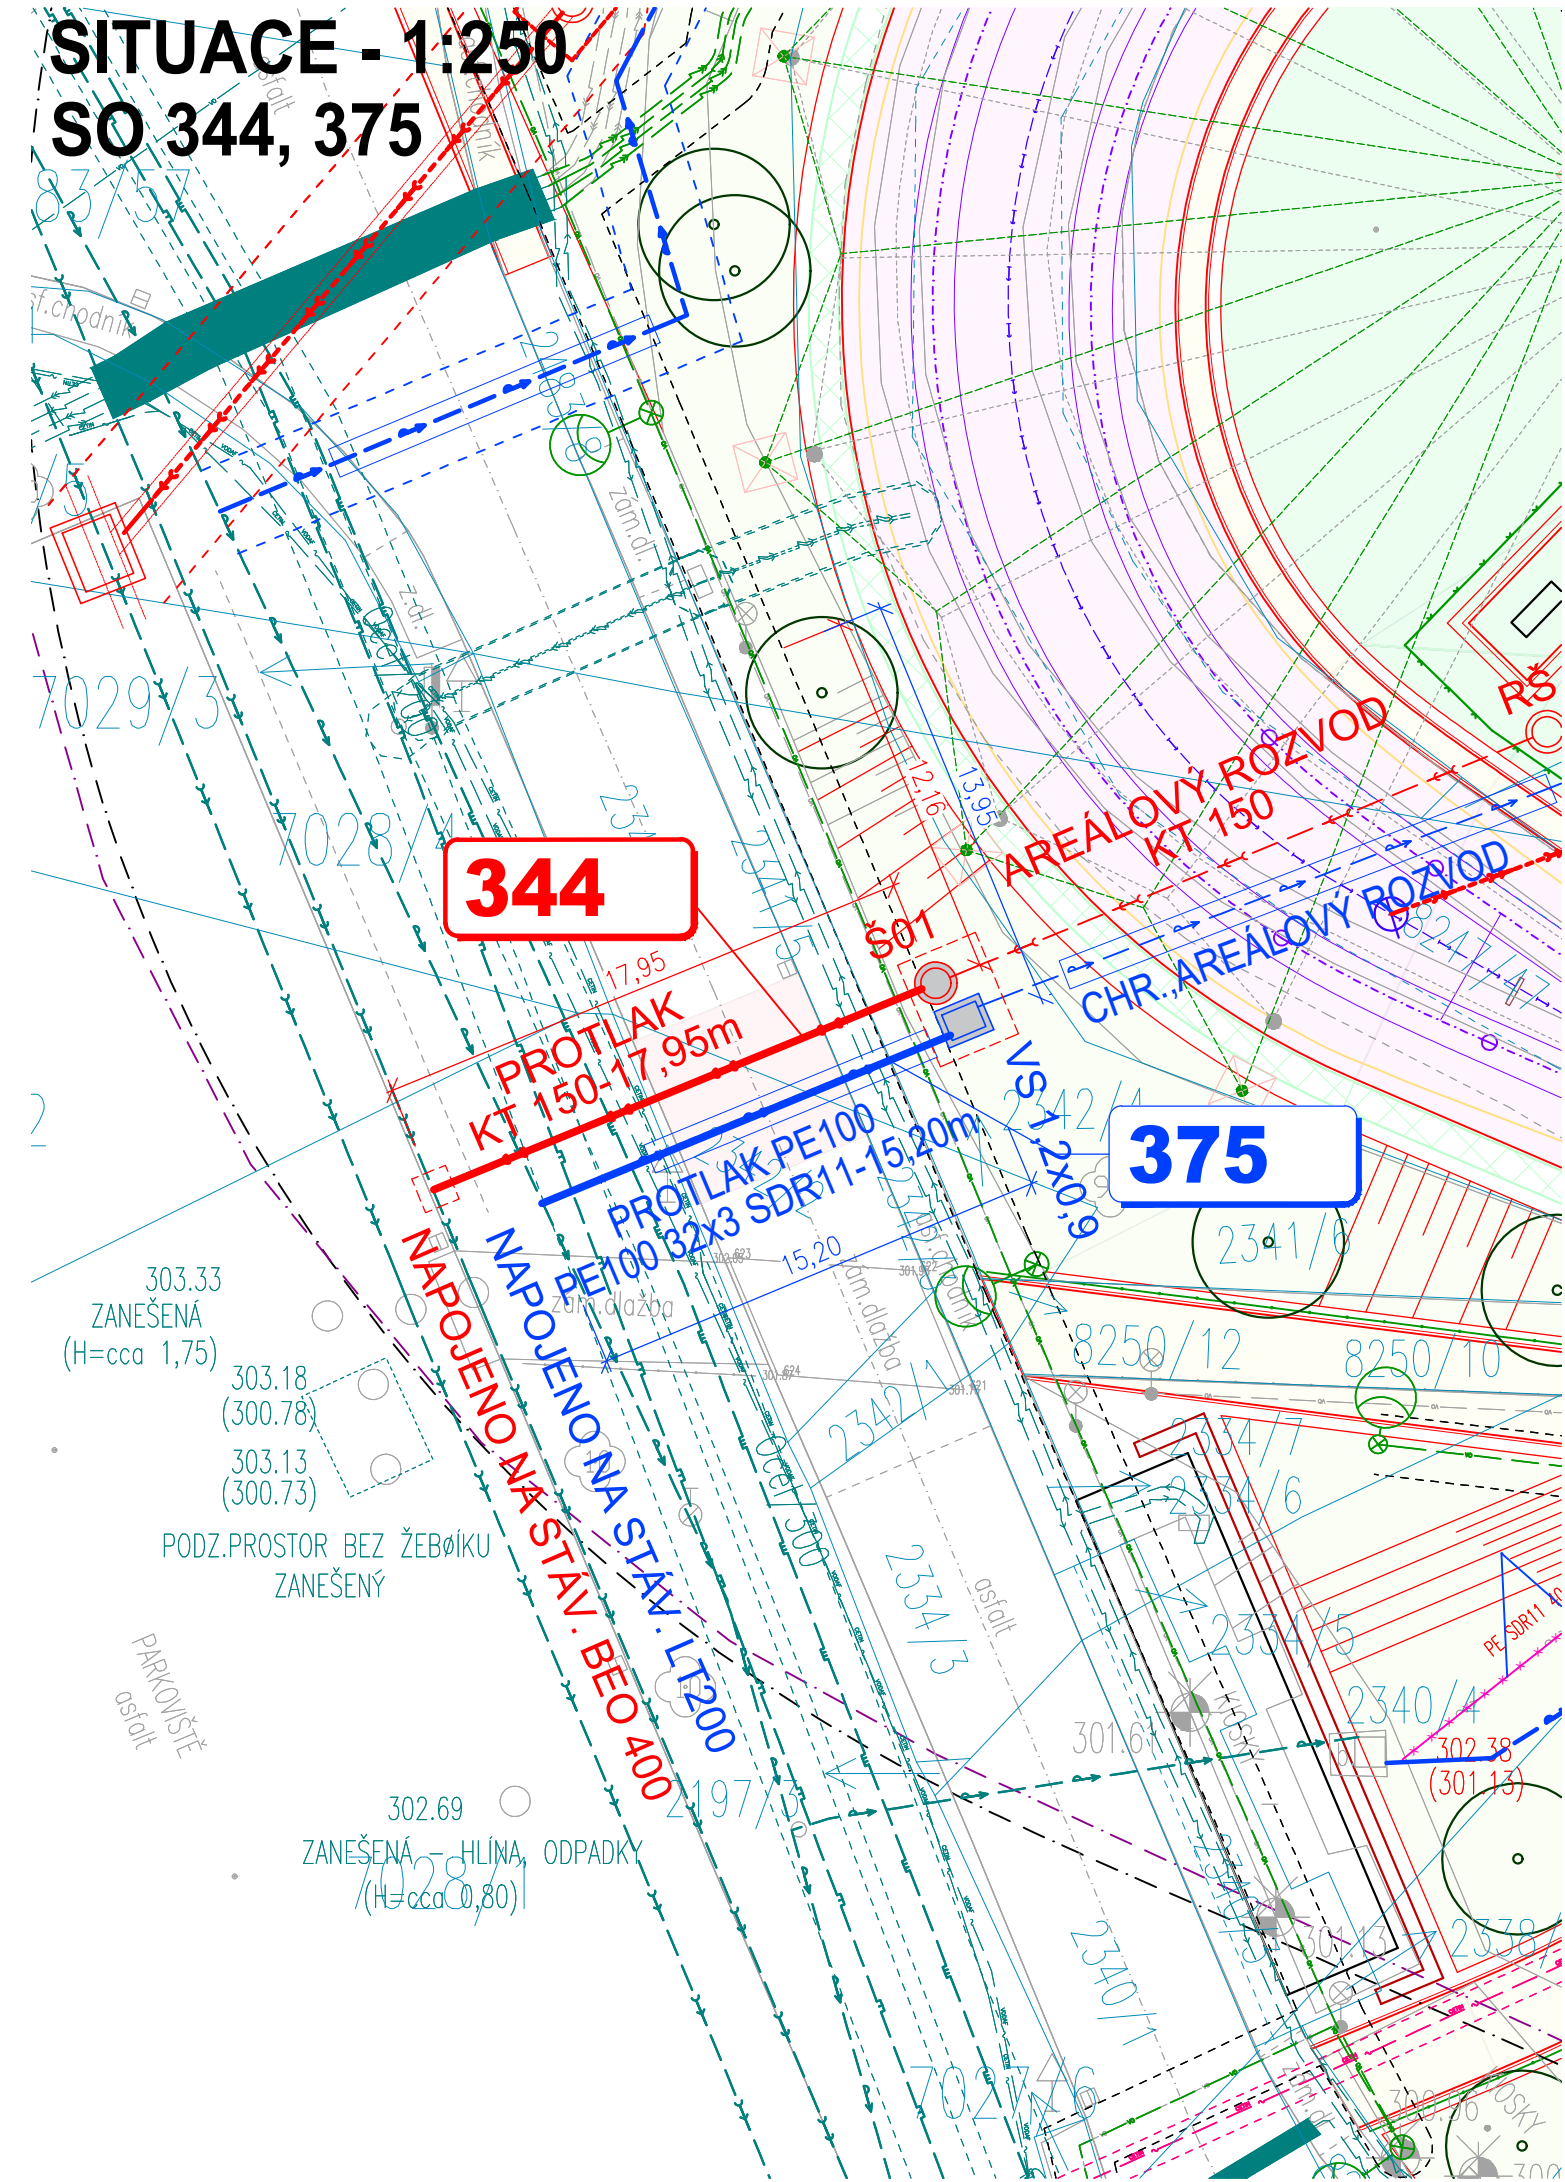


LEGENDA INŽENÝRSKÝCH SÍTÍ:

NOVÉ	STÁVAJÍCÍ	RUŠENÉ	
			KANALIZACE DEŠŤOVÁ
			KANALIZACE SPLAŠKOVÁ
			KANALIZACE SPLAŠKOVÁ (ROK VÝSTAVBY 2025)
			VODOVOD
			VODOVOD (ROK VÝSTAVBY 2025)
			TEPLOVOD
			HORKOVOD
			PLYNOVOD NTL
			PLYNOVOD STL
			PLYNOVOD STL (ROK VÝSTAVBY 2023)
			SDĚLOVACÍ KABEL – CETIN
			SDĚLOVACÍ KABEL – SMART COMP
			SDĚLOVACÍ KABEL – QUANTCOM
			SDĚLOVACÍ KABEL – T-MOBILE
			SDĚLOVACÍ KABEL – VODAFONE
			SDĚLOVACÍ KABEL – BKOM
			SDĚLOVACÍ KABEL
			KABELOVOD – BKOM
			SDĚLOVACÍ KABEL – DPMB (KABELOVOD)
			TRAKCE
			KABELY NN
			KABELY VN
			KABELY VO

LEGENDA VEGETACE:

- NAVRHOVANÁ SKUPINA KEŘŮ
- NAVRHOVANÁ LINIE KEŘŮ
- NAVRHOVANÉ POPINAVÉ ROSTLINY
- NAVRHOVANÁ KOVOVÁ SÍŤ S POPINAVÝMI ROSTLINAMI
- NAVRHOVANÝ STROM
- NAVRHOVANÁ VÍCEDRUHOVÁ SKLADBA
- NAVRHOVANÝ KEŘOVÝ TVAR DŘEVINY
- STÁVAJÍCÍ POROST UPRAVENÝ PĚSTEBNÍ PROBÍRKOU

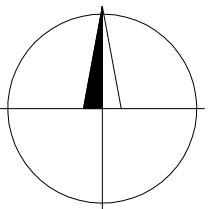

LEGENDA NOVÝCH PŘÍPOJEK IS:

- PŘÍPOJKA SPLAŠKOVÉ KANALIZACE
- PŘÍPOJKA DEŠŤOVÉ KANALIZACE
- PŘÍPOJKA VODOVODU
- RUŠENÉ IS

Souřadnicový systém S-JTSK; výškový systém Bpv

D.1.4

INVESTOR:

Magistrát města Brna  
Odbor investiční  
Kounicova 67, 601 67 Brno

ZHOTOVITEL DOKUMENTACE:

VEDOUcí SPOLEČNOSTI

PK OSSENDORF s.r.o.  
Tomešova 503/1, 602 00 Brno  
www.pk-ossendorf.cz  
tel.: +420 543 516 526 info@pk-ossendorf.cz

SPOLEČNOST

ČLEN SPOLEČNOSTI

METROPROJEKT Praha a.s.  
Argentinská 1621/36, 170 00 Praha 7  
www.metroprojekt.cz  
tel.: +420 296 154 105 info@metroprojekt.cz

ČLEN SPOLEČNOSTI

AMBERG Engineering Brno a.s.  
Ptašinského 10, 602 00 Brno  
www.amberg.cz  
tel.: +420 541 432 611 amberg@amberg.cz

HLAVNÍ INŽENÝR PROJEKTU:

ING. PETR VYSKOČIL

HLAVNÍ KOORDINÁTOR PROJEKTU:

ING. VLASTISLAV NOVÁK, Ph.D.

Č. ZAKÁZKY:

2018 120.1

VEDOUcí PROJEKTANT

ING. MAREK MACHOVEC

ZODPOVĚDNÝ PROJEKTANT

ING. MAREK MACHOVEC

VYPRACOVAL

ING. NICOLE JAROVÁ

KONTROLOVAL

ING. JIŘÍ ROŽEK

KRAJ: JIHOMORAVSKÝ

KAT. ÚZ.: BRNO-BYSTRC, ŽEBĚTÍN

STAVBA

PRODLOUŽENÍ TRAMVAJOVÉ TRATI  
BYSTRC - KAMECHY  
STAVEBNÍ ČÁST  
VODOHOSPODÁŘSKÉ OBJEKTY

ČÁST PD

SITUACE - SO 344, SO 375

DATUM

04/2022

FORMÁT

3 A4

MĚŘÍTKO

1:250

ÚČEL

DUR

ČÍS. ZAKÁZKY

259-2/2

ČÍS. SOUPRAVY

ČÍS. PŘÍLOHY

02.2