


Legenda:

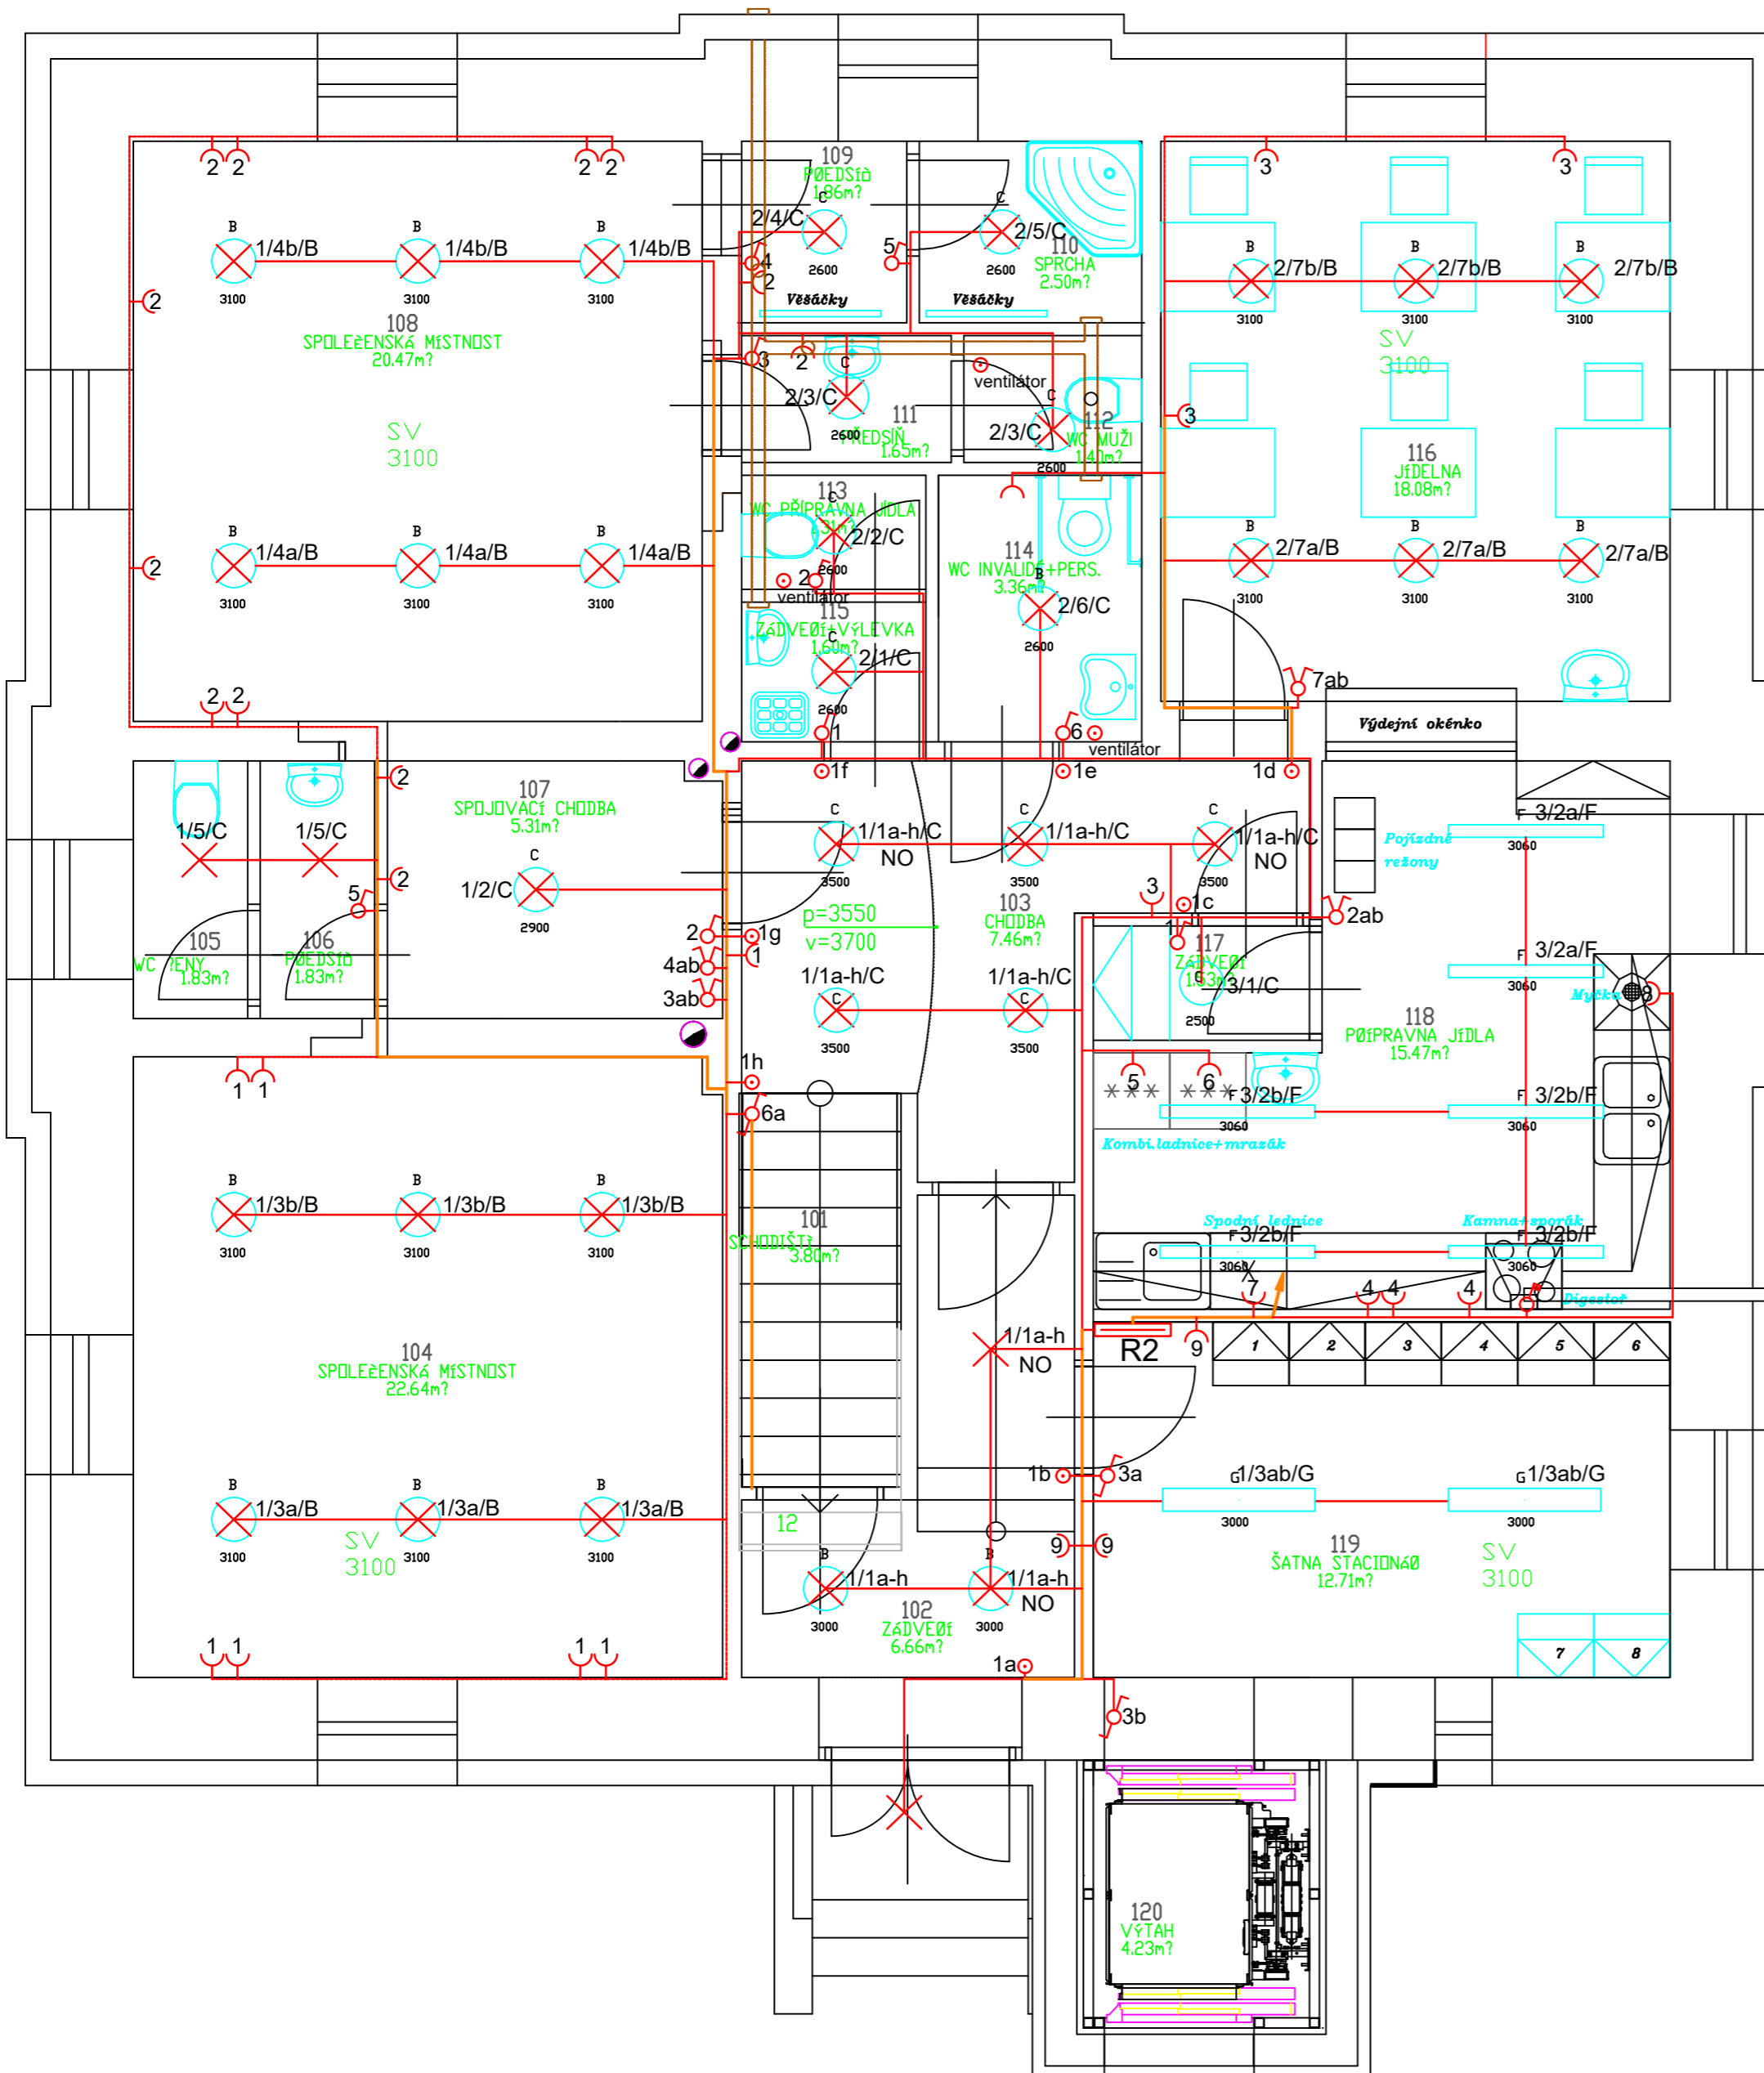

světlo UP-AL87-16-25W-4000K Office C Deco 25W 4000K IP54



světlo Office C Deco 18W 4000K IP54 ELSAL87-11-18W410



světlo ELS-45W-1220-4K-IP66 PMMA Hermes PMMA 45W IP66



světlo Indigo MPR 40W 4000K UGR ELSIND-12-40W4120.2



vypínač č.1



vypínač č.5



vypínač č.6



tlačítkový spínač 1/0



vypínač č.6/2 (170-72200 + ovl.kryty + rámeček dle výběru barvy)



sporáková kombinace



zásuvka síťová



Infrapasivní detektor pohybu



zásuvka TV+R+SAT (170-79500 + ovl.kryty + rámeček dle výběru barvy)



zásuvka datakomunikační - s konektory RJ 45 FTP kat.6E

 


upřesní dodavatel

kabelové vedení osvětlení (CYKY 3-7C x 1,5)



kabelové vedení zásuvkové (CYKY 3C x 2,5)



kabelové vedení 400V (CYKY 5C x 2,5)



Hlavní kabelové vedení



kabelové vedení TV+PC (koaxiál. H121-CU + 2xUTP4x2x0,5 kat.5E)



kabelové vedení EZS (LAM 4x0,25x0,5)



| | | |
|---|-----------------------|--|
| číslo projektu : 11/2023 | datum : 5/2023 | Richard Hubený |
| projektant : Richard Hubený | | Česká 470/41 |
| kreslil : Richard Hubený | | Most 434 01 |
| investor : MOSTÁČEK.CZ z.s., P.Jilemnického 2457/1, Most | | mail: rhubeny@volny.cz tel.: 725 058 833 |
| objekt: D 1.4.1 Zařízení silnoproudé elektrotechniky | | |
| zakázka : PRÍSTABA, STAVEBNÍ ÚPRAVY A ZMĚNA UŽÍVÁNÍ OBJEKTU ČP.1079 V MOSTĚ NA DENNÍ STACIONÁR PRO OSOBY S PAS ul. Kostelní 1079, 434 01 Most | | |
| název výkresu : | stupeň projektu : DSP | číslo výkresu : |
| Půdorys 1.NP | měřítko : 1 : 50 | D.1.4.1-3 |