

SOUŘADNICE VYTÝČOVACÍCH BODŮ (S-JTSK)

Y
X

PŘÍPOJKA J
Š1 524855.255 1187104.169


LEGENDA:
DOKUMENTACE TECHNICKÉ INFRASTRUKTURY:

- TI 01 PŘÍPOJKY KANALIZACE - jednotné
- TI 01 PŘÍPOJKY KANALIZACE - dešťové


Poloha podzemních vedení a zařízení byla zjištěna u příslušných správců inženýrských sítí a ověřená situace je uložena a evidována u zpracovatele dokumentace.

Polohu podzemních vedení nelze vytýčovat odměřováním vzdáleností na výkrese. Přesné vyznačení všech podzemních vedení na povrchu zajistí investor před zahájením stavby

VEDOUCÍ GEODET	KRESLIL	KONTROLOVAL	<div><div></div><div>s•projekt plus a.s.</div></div> <div>projektová a inženýrská činnost</div> <div>tr. T. Bati 508 762 73 Zlín</div>	
PETR MENŠÍK	ING. MIROSLAV HORÁK	ING. VLASTIMIL VAVŘÍK		
UHERSKÝ BROD - REKONSTRUKCE BUDOVY JUNÁKA			MĚŘENÍ	FORMÁT 4,5 A4
MAPOVÝ PODKLAD			DATUM	BŘEZEN 2009
SOUŘ. SYSTÉM JTSK			Č. Z.	03-4990-017
VÝŠKOVÝ SYSTÉM B p v.			MĚŘITKO	1: 200
INŽENÝRSKÉ SÍTĚ ZAKRESLIL			DATUM	PLATNOST
ING. VLASTIMIL VAVŘÍK			BŘEZEN 2009	I ROK

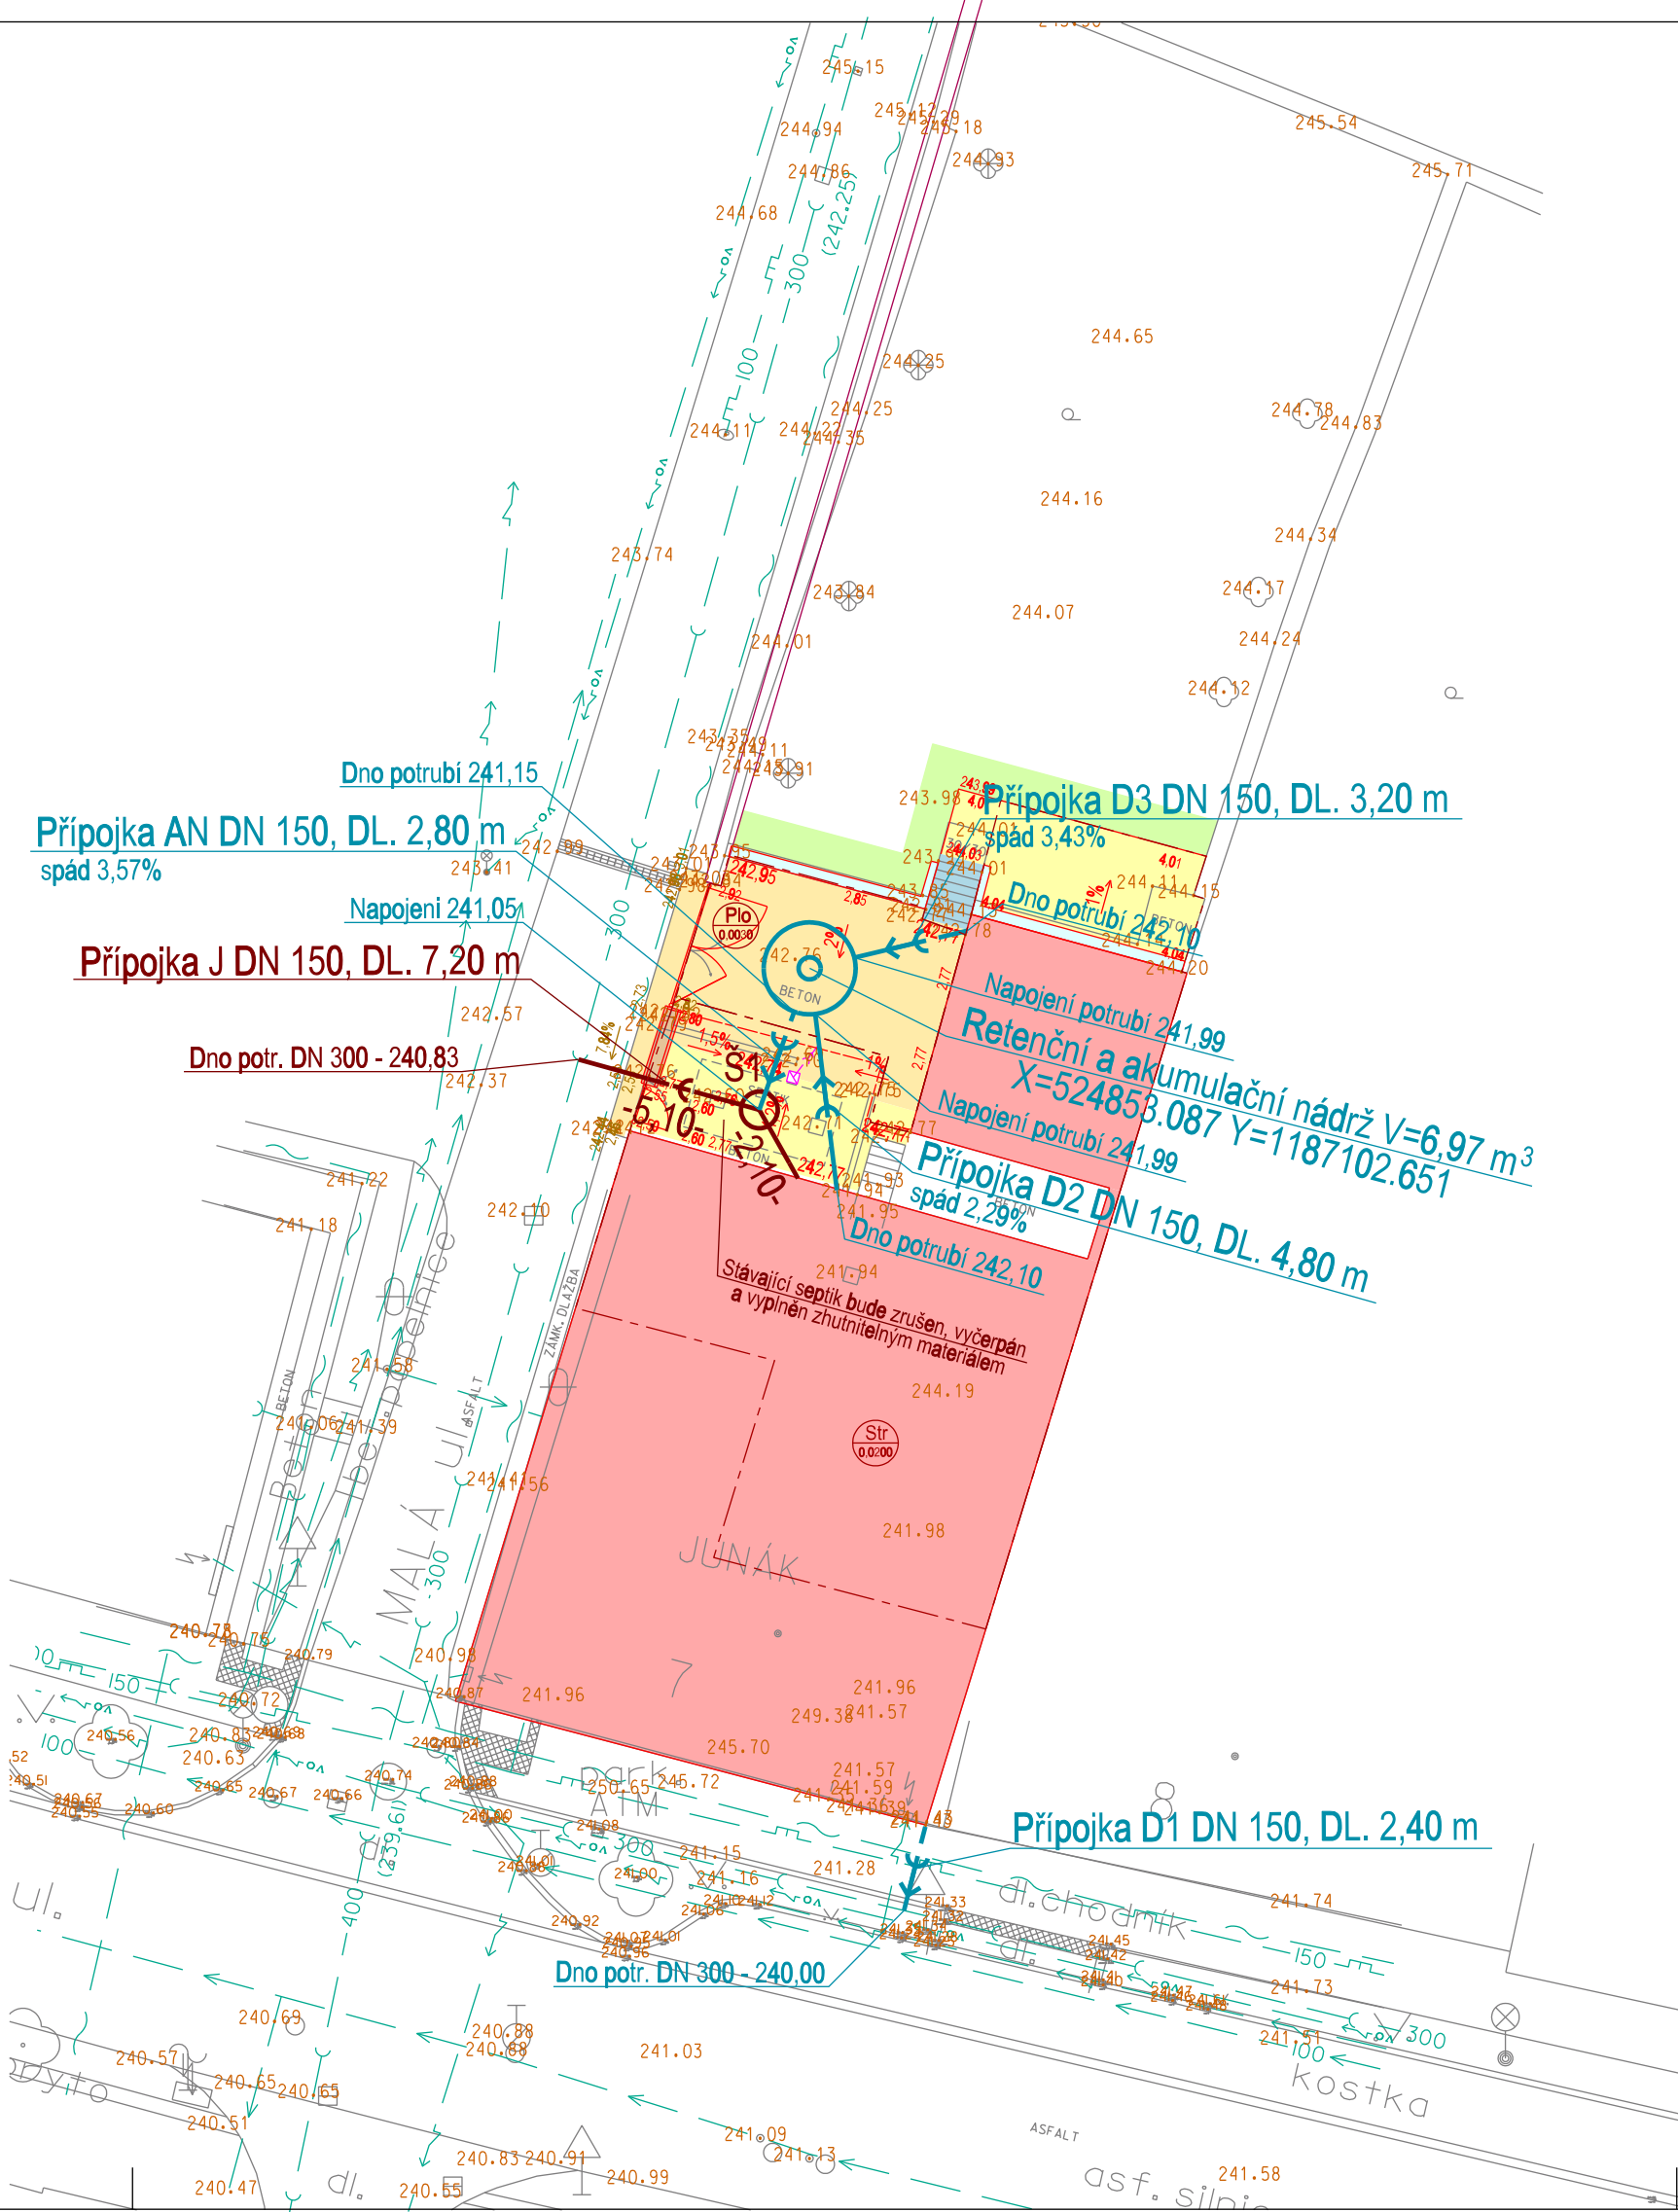

Rev.:	Datum :	Popis změny :	Vypracoval:	Kontroloval:
01				
02				
03				
04				
05				
06				
07				
08				
09				
10				

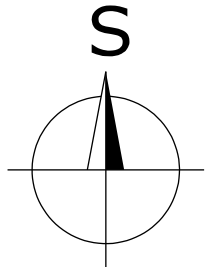

SOUŘADNICOVÝ SYSTÉM : JTSK
VÝŠKOVÝ SYSTÉM : B.p.v.

Investor:	Město Uherský Brod Masarykovo náměstí 100 688 01 Uherský Brod
-----------	---

Koordinace stavby a profese	Ing. M. Sadílková	
Koordinace stavby a technologie		
Statik	Ing. T. Dospíšil	

Hlavní projektant	Ved. projekt. profese	Zodp.projekt. profese	Kontroloval	
Oprávněná osoba kooperanta:				číslo zakázky

Hlavní projektant	Vedoucí projektant	Digitální zpracování	Kontroloval	<div><div></div><div>s•projekt plus a.s.</div></div> <div>projektová a inženýrská činnost</div> <div>tr. T. Bati 5267 76201 Zlín</div> <div>tel.: 576 515 030</div> <div>e-mail: atelier.a@s-projekt.cz</div>	
Ing. arch. M. Vašina	Ing. R. Machala	Ing. R. Machala	Ing. R. Machala		
stavba: Rekonstrukce budovy Junáka, Hradištská ulice č. 7, Uherský Brod - PD pro realizaci stavby a vydání stavebního povolení				HIP	Ing. J. Kudlák
objekt: TI 01 Přípojky kanalizace				číslo zakázky	23-8532-487
profese: D.2.1 Dokumentace technické infrastruktury				stupeň dokumentace	DPS + PDPS
obsah: Situace kanalizačních přípojek				datum 1.vydání	02/2024
název díg. souboru: TI01_situ_0.dgn				měřítko 1:200	formát 3,0x A4
číslo výkresu: TI 01 D.2.1 10				datum revize:	výtisk číslo:
				čísl revize: -	