 



- 

SVÍTIDLO EVELUX XS 16/450/727 WR3, 23,1W, 3340lm, Ra70, 2700K  
SVÍTIDLO UMÍSTĚNO NA 6m VYSOKÉM BEZPATICOVÉM DVOUSTUPŇOVÉM ŽÁROVĚ ZINKOVANÉM STOŽÁRU
- 

ZEMNÍ VENKOVNÍ SVÍTIDLO, NASTAVITELNÝ SMĚR SVÍCENÍ +30°,  
TĚLESO HLINÍK, RAMĚČEK NEREZ, KRYCÍ SKLO ČIRÉ, LED 10W,  
TEPLA 3000K, 860LM, 230V. IP67, TR. 1, ROZMĚRY 195X135MM.

ŘEZ ULOŽENÍ KABELŮ VE VOLNÉM TERÉNU


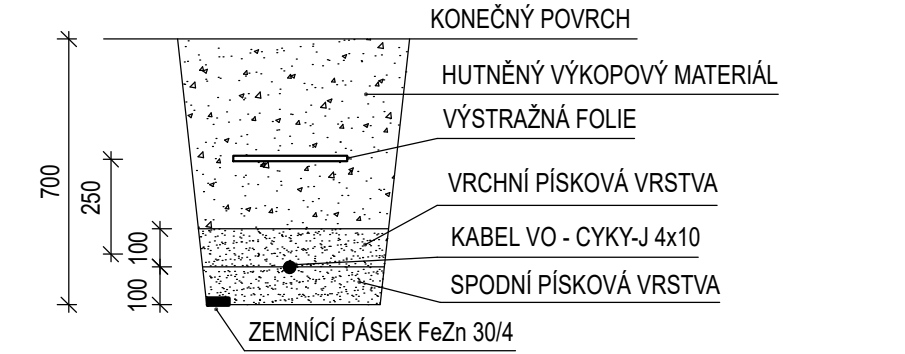


SCHÉMA ZAPOJENÍ

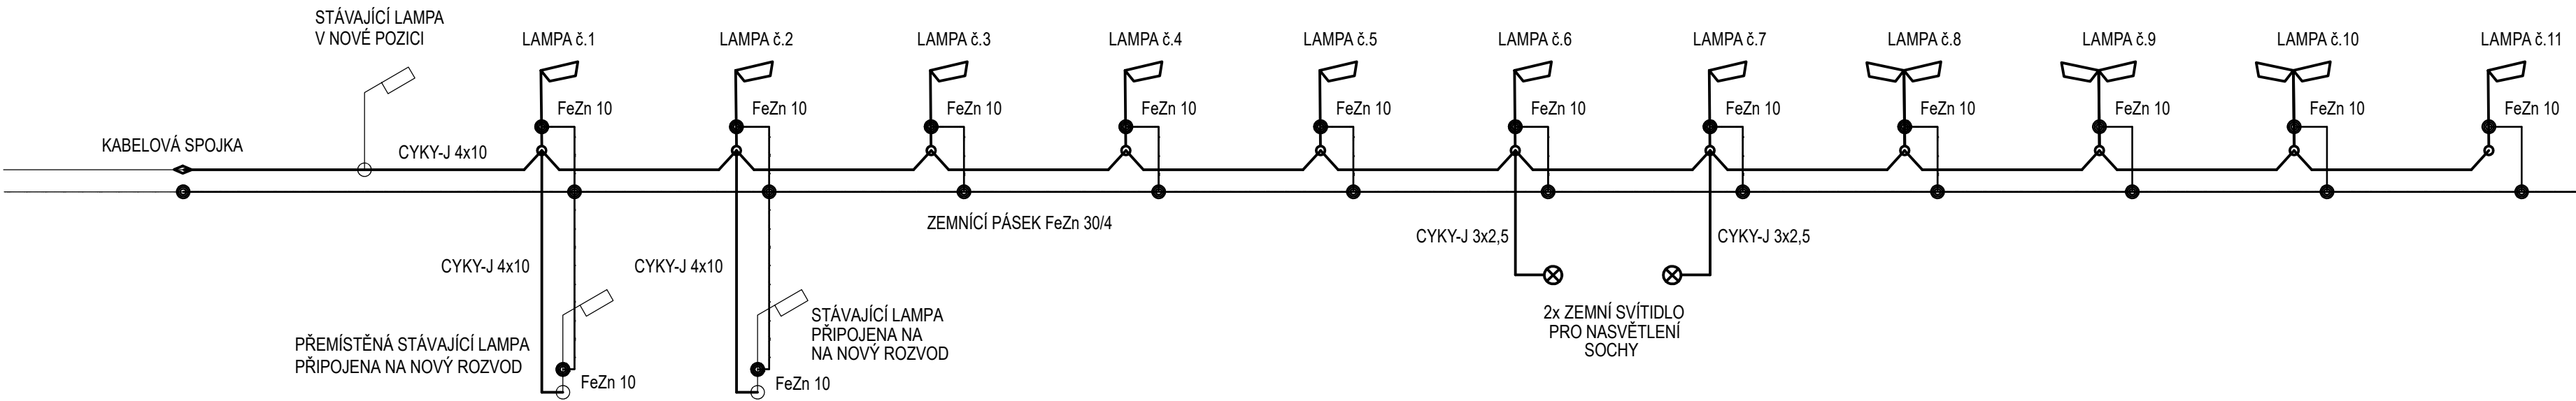

Investor: <b>Nemocnice s poliklinikou Česká Lípa, a.s.</b> Purkyňova 1849 470 01 Česká Lípa		Schéma	
Generální projektant: <b>STORING spol. s r.o.</b> Žitavská 727/16 460 07 Liberec 3		storing	
tel.: 485 388 111 e-mail: info@storing.cz		bel	
Projektant části PD: <b>Jaromír Bednář - projekce elektro</b> Humpolecká 108/3 460 01 Liberec 1 604 665 735, 604 361 655 elektro.bednar@seznam.cz			
Místo stavby: Česká Lípa	HIP: František Přihoda	Číslo zak.: 2117	
Kraj: Liberecký	Odpovědný projektant: Jaromír Bednář	Formát: 5x A4	
Katastrální území: Česká Lípa (621382)	Vypracoval: Renata Bednářová, Jaromír Bednář	Datum: 04/2024	
Stupeň: Projektová dokumentace pro provádění stavby		Měřítko: 1 : 250	
Název stavby: <b>Modernizace přístupu do Polikliniky</b> Část III. - nový přístup do Polikliniky		Číslo paré:	
Stavební objekt: SO 01 - Přístavba lůžkového výtahu			
Část: D2.01.500 Venkovní osvětlení			
Název dokumentu: <b>Situace</b>			
Kód dokumentu:	2117 číslo zakázky	DPSb stupeň	<b>SO01</b> st.objekt
			<b>D2.01.500</b> členění dokumentace
			<b>502</b> číslo výkresu
			00 revize