

LEGENDA:


- HRANICE PARCEL DOTČENÝCH STAVEBNÍM ZÁMĚREM
- HRANICE PARCEL
- ŘEŠENÁ NOVOSTAVBA
- BETONOVÁ DLAŽBA
- KAMENNÁ DLAŽBA ZE ŽULOVÝCH ODSEKŮ– POJÍZDNÉ/POCHOZÍ
- STĚRK FRAKCE 16/32mm, VRSTVA 100mm
- VYBETONOVANÁ ČÁST (+VLOŽENY LOMOVÉ KÁMENY 25kg)
- BŘEH POLDRŮ OPATŘEN JUTOVOU SÍTÍ 400g/m2
- VSAKOVACÍ BETONOVÁ DLAŽBA
- HŘIŠTĚ– TARTANOVÝ POVRCH
- KAMENNÁ DLAŽBA ZE ŽULOVÝCH ODSEKŮ POCHOZÍ
- ZELEŇ
- DNO POLDRŮ – DODÁVKOU STAVBY  
NUTNO ZAJISTIT PROPUSTNÉ PODLAŽÍ
- ŠTĚRKOTRÁVNÍK


1936 POLOHOPIS S UVEDENÍM PARCELNÍCH ČÍSEL  
430.37 VÝŠKOPIS

LEGENDA – INŽENÝRSKÉ SÍTĚ

- STÁVAJÍCÍ SÍTĚ TECHNICKÉ INFRASTRUKTURY
- PODZEMNÍ ELEKTRO VEDENÍ NN
- STÁVAJÍCÍ VEŘEJNÝ STL PLYNOVOD
- STÁVAJÍCÍ JEDNOTNÁ STOKA
- STÁVAJÍCÍ VODOVODNÍ ŘÁD PVC/LITINA
- VEŘEJNÉ OSVĚTLENÍ
- SDĚLOVACÍ NADZEMNÍ VEDENÍ

- NAVRŽENÉ AREÁLOVÉ ROZVODY
- AREÁLOVÁ SPLAŠKOVÁ KANALIZACE PVC KG
- NAVRŽENÉ PŘÍPOJKY PRO AREÁL
- SPLAŠKOVÁ KANALIZAČNÍ PŘÍPOJKA PVC KG

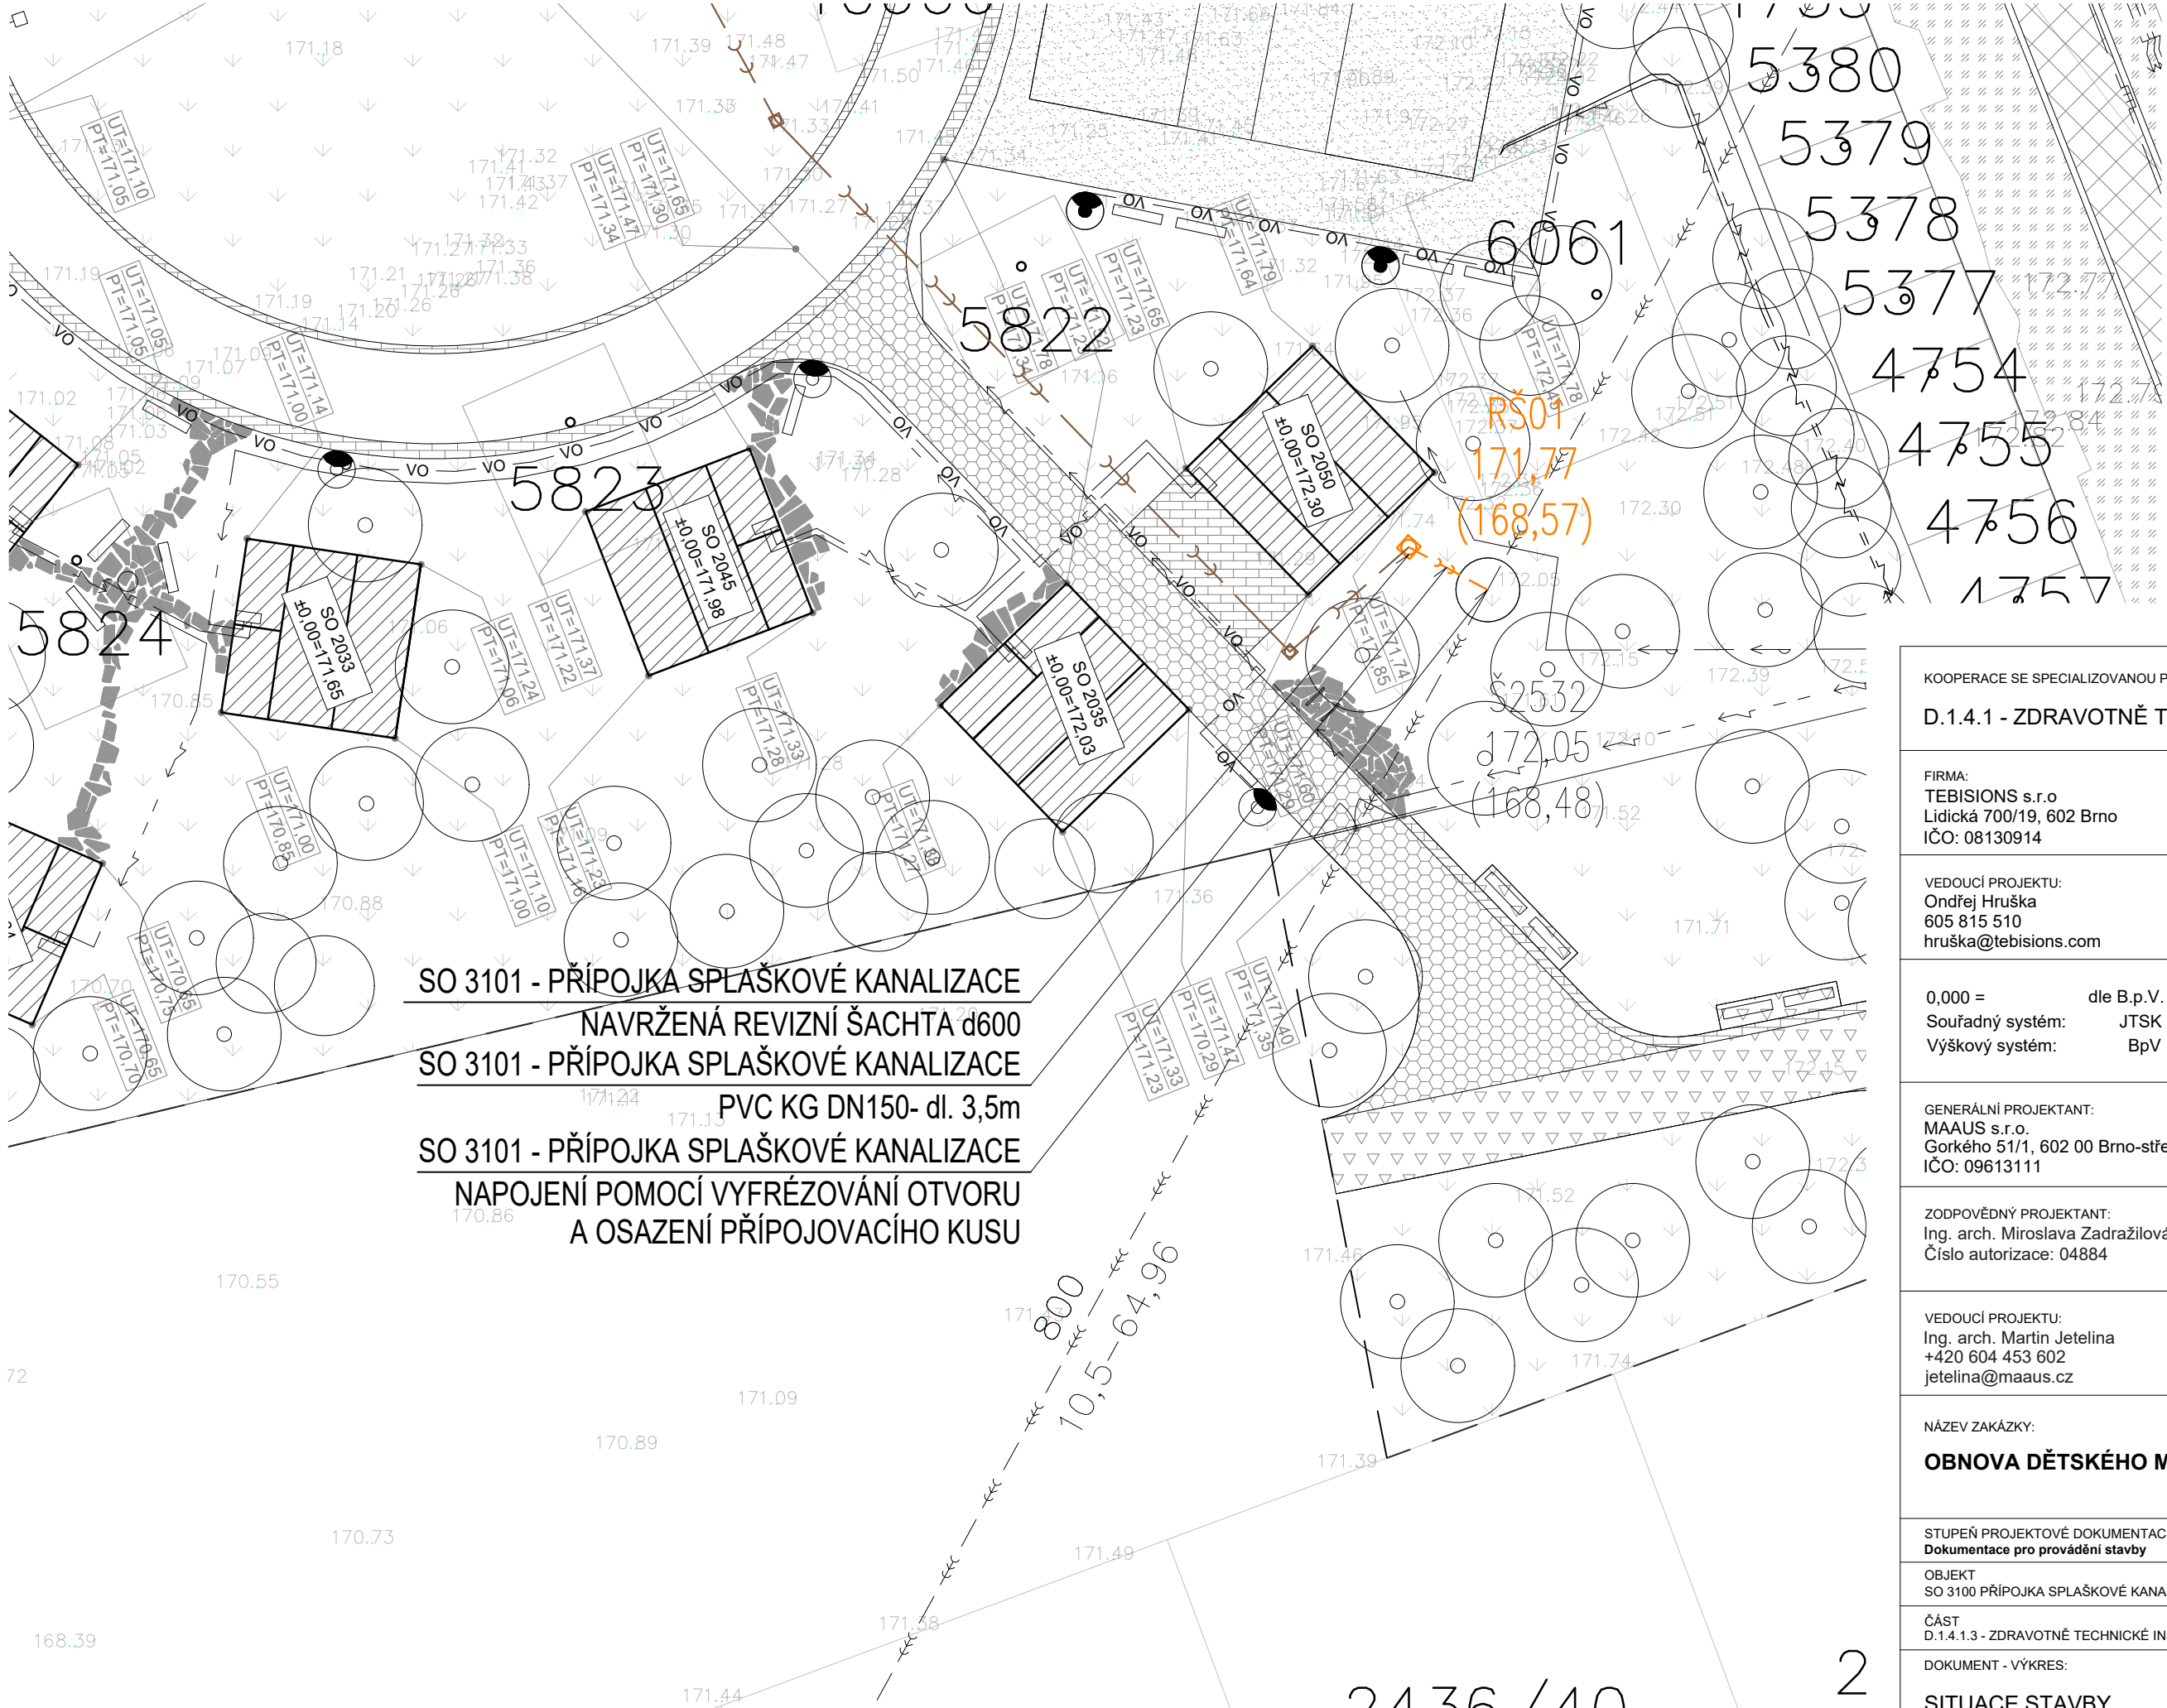

|  |  |   |               |
|--|--|---|---------------|
| KOOPERACE SE SPECIALIZOVANOU PROFESÍ   |  | <div></div>                      |               |
| D.1.4.1 - ZDRAVOTNĚ TECHNICKÉ INSTALACE  |  |   |               |
| FIRMA:<br>TEBISIONS s.r.o<br>Lidická 700/19, 602 Brno<br>IČO: 08130914                           |  | ZODPOVĚDNÝ PROJEKTANT:<br>Ing. Marek Milata<br>Bernartice nad Odrou 300, 741 01<br>číslo autorizace: 1102884 - IE01 |               |
| VEDOUČÍ PROJEKTU:<br>Ondřej Hruška<br>605 815 510<br>hruška@tebisions.com                        |  | KRESLIL:<br>Ing. Adam Holeňa<br>holena@tebisions.com  |               |
| 0,000 = dle B.p.V.<br>Souřadný systém: JTSK<br>Výškový systém: BpV                               |  | <div>MAAUS</div> <div>m. architektonické a urbanistické studio</div>  |               |
| GENERÁLNÍ PROJEKTANT:<br>MAAUS s.r.o.<br>Gorkého 51/1, 602 00 Brno-střed-Veverí<br>IČO: 09613111 |  | STAVEBNÍK:<br>Město Hodonín<br>Masarykovo nám. 53/1, 695 35, Hodonín<br>IČ:00284891                                 |               |
| ZODPOVĚDNÝ PROJEKTANT:<br>Ing. arch. Miroslava Zadražilová Ph.D.<br>Číslo autorizace: 04884      |  | KRESLIL:<br>Ing. arch. Martin Jetelina<br>+420 604 453 602<br>jetelina@maaus.cz                                     |               |
| VEDOUČÍ PROJEKTU:<br>Ing. arch. Martin Jetelina<br>+420 604 453 602<br>jetelina@maaus.cz         |  | MÍSTO STAVBY:<br>Dětské městečko<br>695 01, Hodonín - Bažantnice  |               |
| NÁZEV ZAKÁZKY:   |  |   |               |
| OBNOVA DĚTSKÉHO MĚSTEČKA V HODONÍNĚ  |  |   |               |
| STUPĚŇ PROJEKTOVÉ DOKUMENTACE:<br>Dokumentace pro provádění stavby                               |  | DATUM:  | prosinec 2023 |
| OBJEKT<br>SO 3100 PŘÍPOJKA SPLAŠKOVÉ KANALIZACE  |  | ČÍSLO PROJEKTU  | 44923         |
| ČÁST<br>D.1.4.1.3 - ZDRAVOTNĚ TECHNICKÉ INSTALACE  |  | MĚŘÍTKO:  | 1:250         |
| DOKUMENT - VÝKRES:   |  | ČÍSLO VÝKRESU:  | REVIZE:       |
| SITUACE STAVBY   |  | B-01  | 01            |