

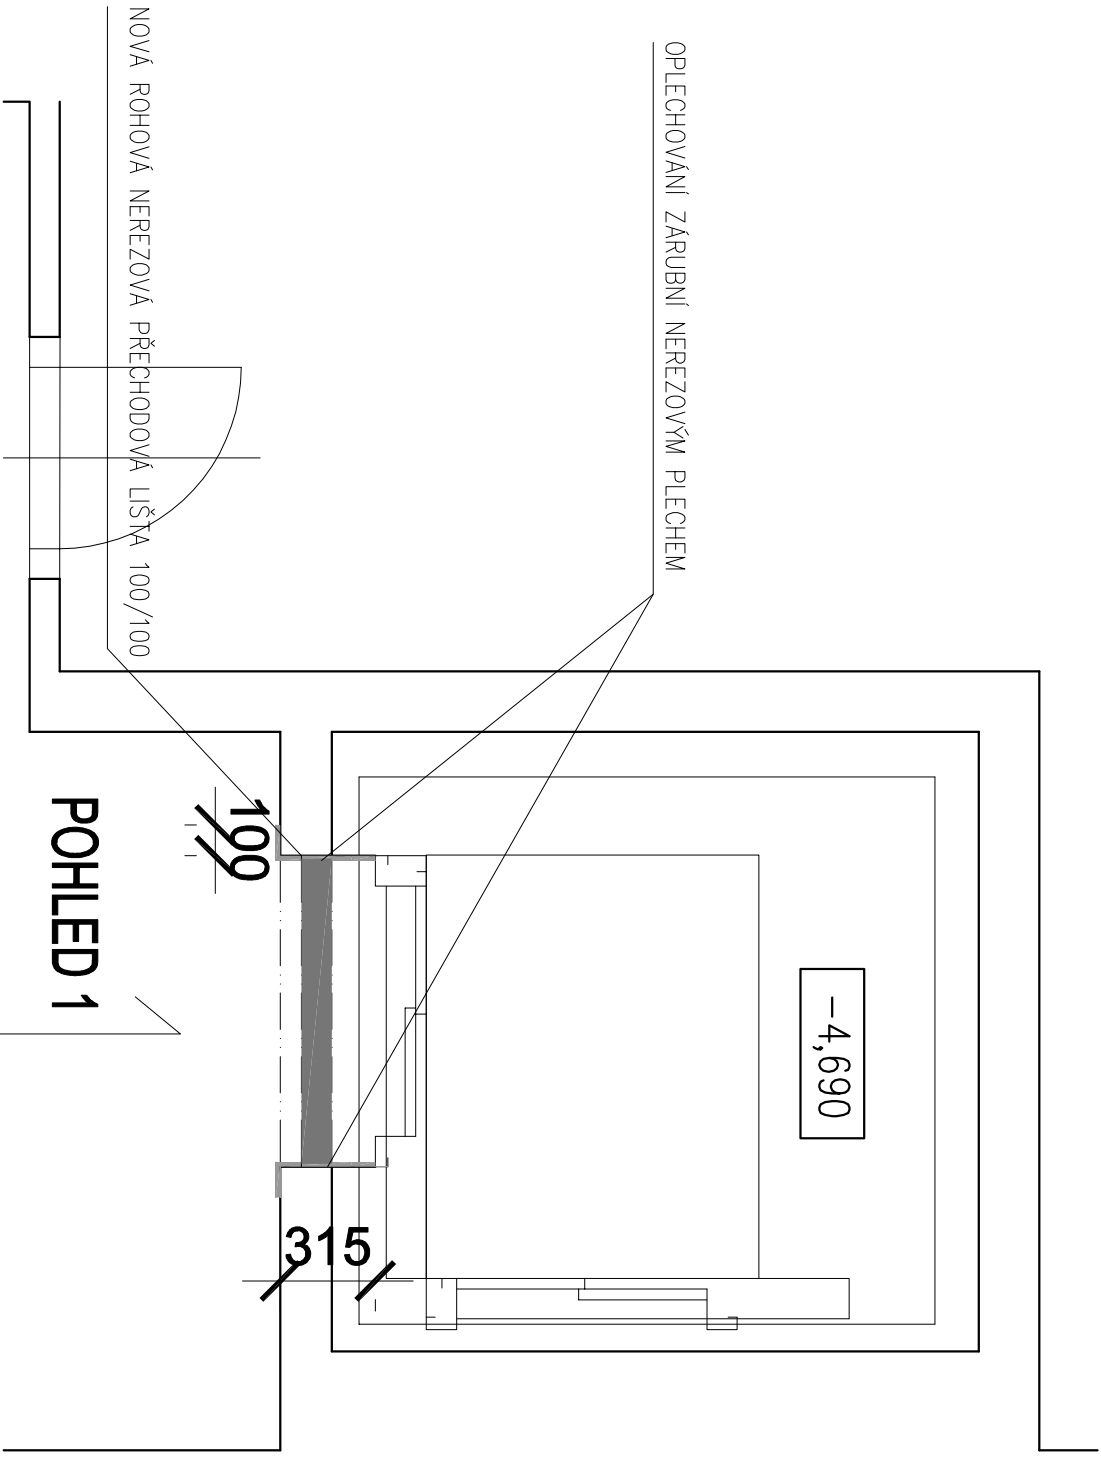


POHLED 1

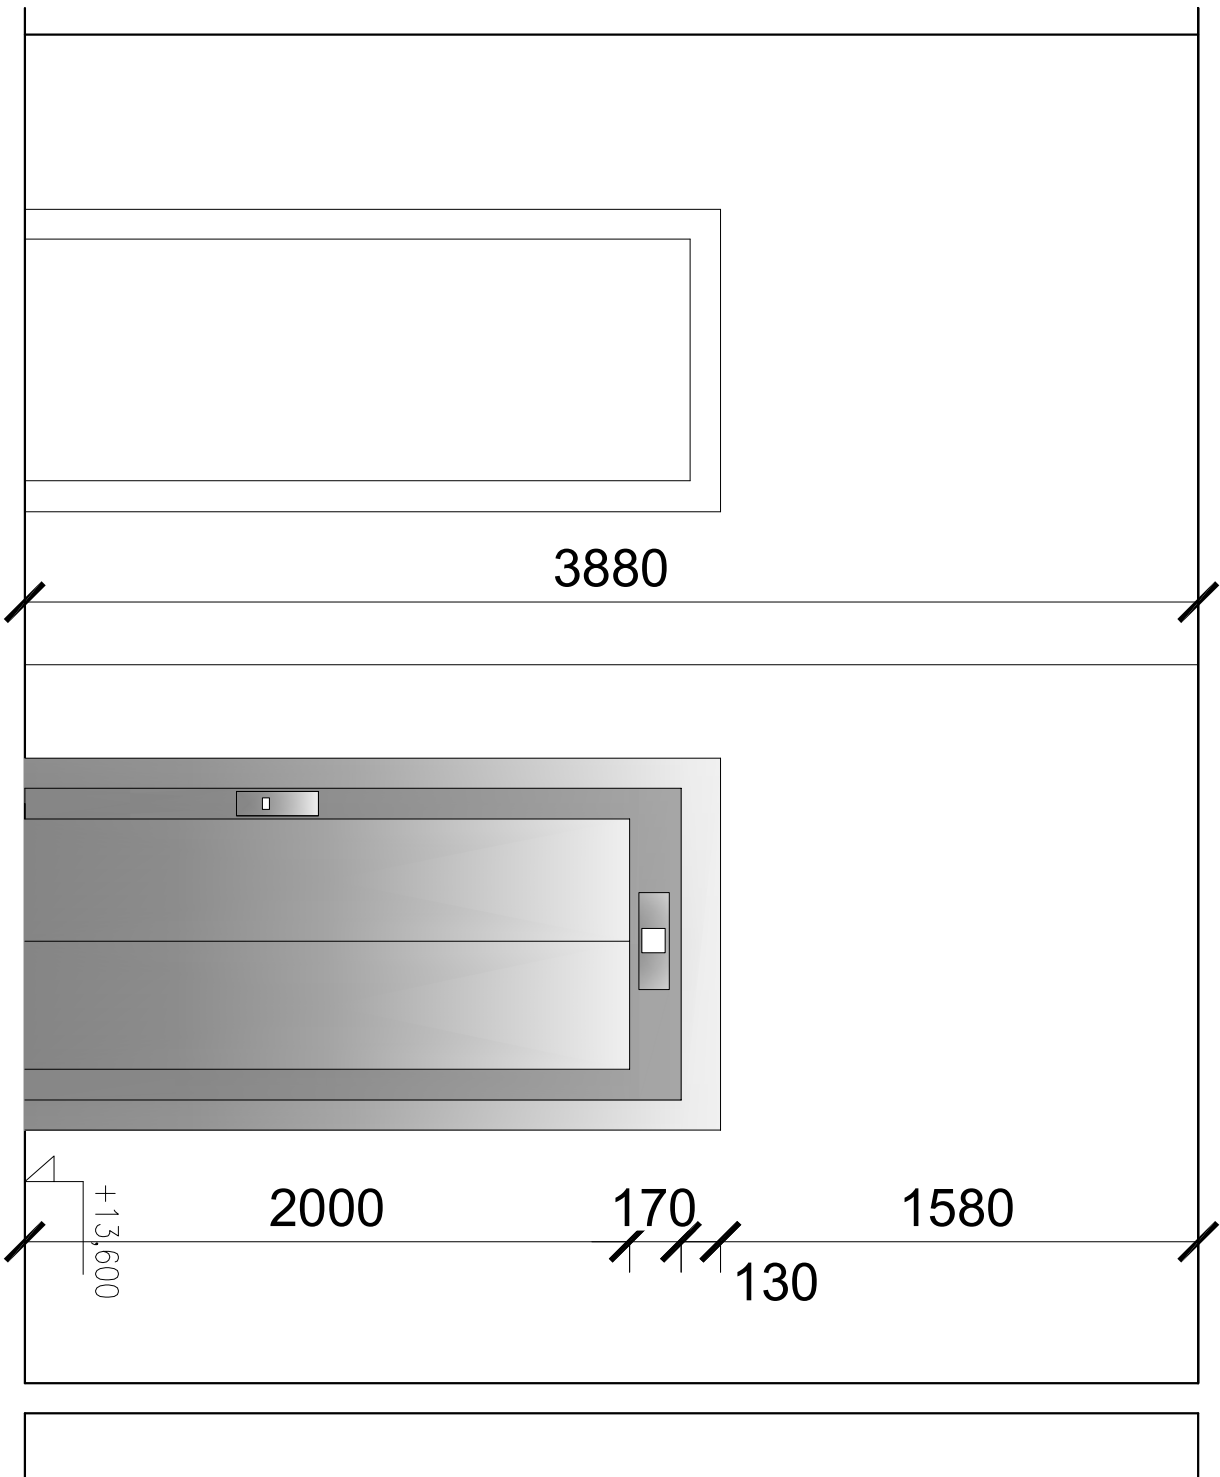

LEGENDA MATERIÁLŮ:

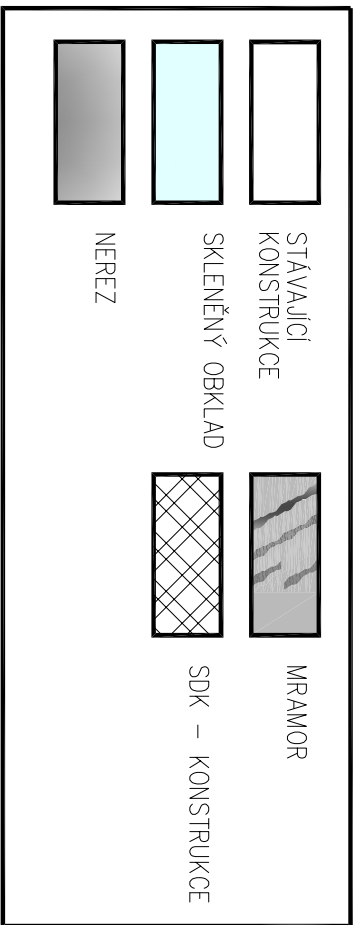

±0,000 =

m.n.m.

VERZE:

a

PARE:



Q PROJEKT  
Bohušova ze Švarberka 8  
Praha 4  
140 00  
Tel./fax: +420-261 216 619  
e-mail: q.projekt@q.projekt.cz

GEN.PROJEKTANT : Ing. Jaroslav Borovička  
VYPRACOVAL : Ing. Jan Macek

INVESTOR : Český rozhlas Vinohradská 1409/12, Praha 2  
MÍSTO : Český rozhlas Vinohradská 1409/12, Praha 2

AKCE : Stavební úprava stávajícího výtahu

obsah výkresu

VÝŘEZ PŮDORYSU 2.PATRA

POHLED - NOVÝ STAV

č. výkresu

D.1.1.38

č. zakázky

formát

A3

datum

02/2024

účel

DPS

.dwg

měřítko

1:25