








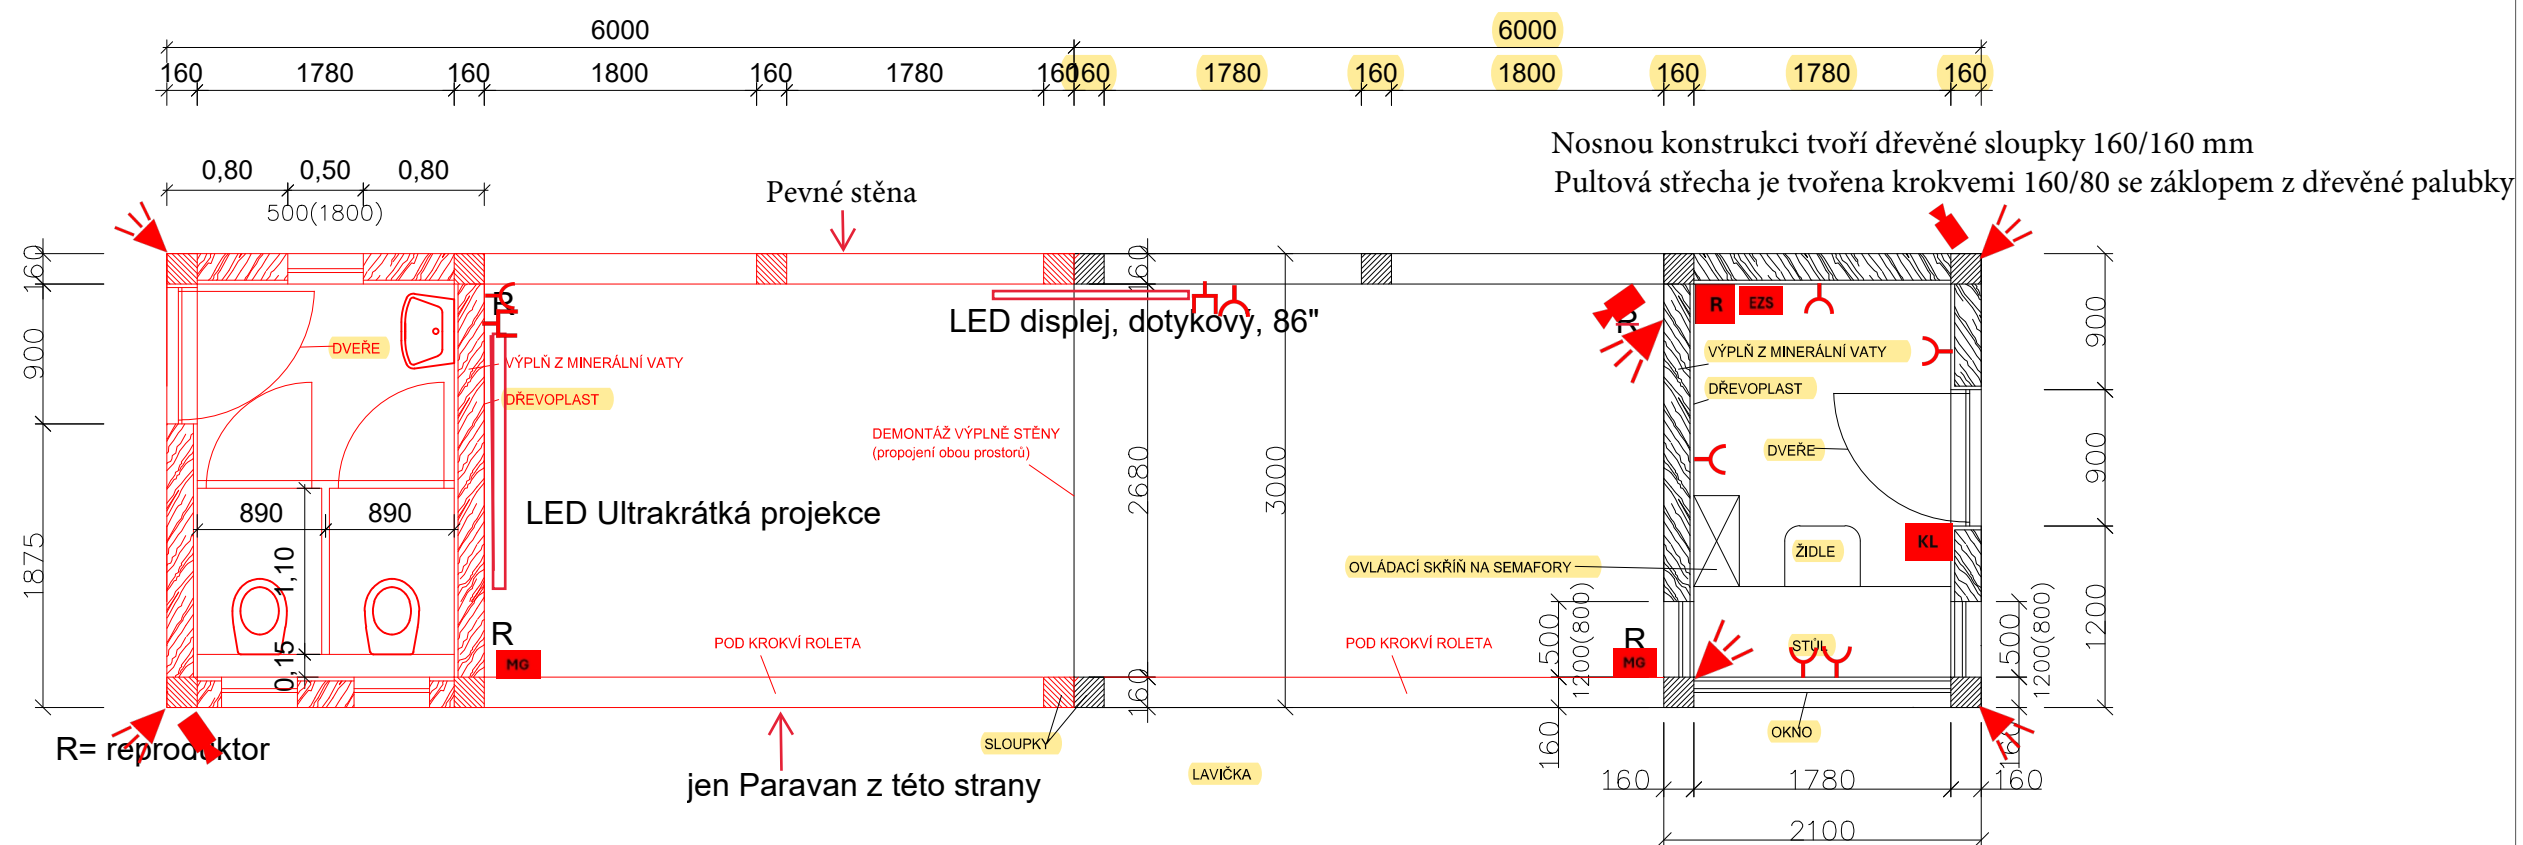

# PŮDORYS PŘÍŠŘEŠKU, M 1:50



-  Kamera
-  Magnet
-  Pohybový detektor
-  Datový rozvaděč
-  Ústředna zabezpečovacího systému
-  Datová zásuvka
-  Zásuvka 230V
-  Klávesnice EZS



VYPRACOVAL A KRESLIL :	<i>Petr Škrobáček</i>	ZODP. PROJEKTANT :	<i>Peter Štefančík</i>	Projekce DS s.r.o. Na Výhoně 3223, 69501 Hodonín IČ : 028 464 71, tel. 724152275 e-mail: projekce.ds@email.cz
Ing. Petr Škrobáček		Ing. Peter Štefančík		
STAVEBNÍ ÚŘAD :	Kyjov	MÍSTO STAVBY :	Kyjov	
INVESTOR :	Město Kyjov, Masarykovo náměstí 30/1, 697 01 Kyjov			
AKCE :	KYJOV - DDH rozšíření pergoly, dlážděná plocha SO.01 - Rozšíření přístřešku			STUPEŇ : DÚR+DSP DATUM : 06/2022 FORMÁT : 2x A4 MĚŘÍTKO : 1:50
PŘÍLOHA :	PŮDORYS PŘÍŠŘEŠKU			PŘÍLOHA č. PARÉ č. <b>D.1.1.2a</b>