



DETAIL POUZDRA - VOLEJBAL

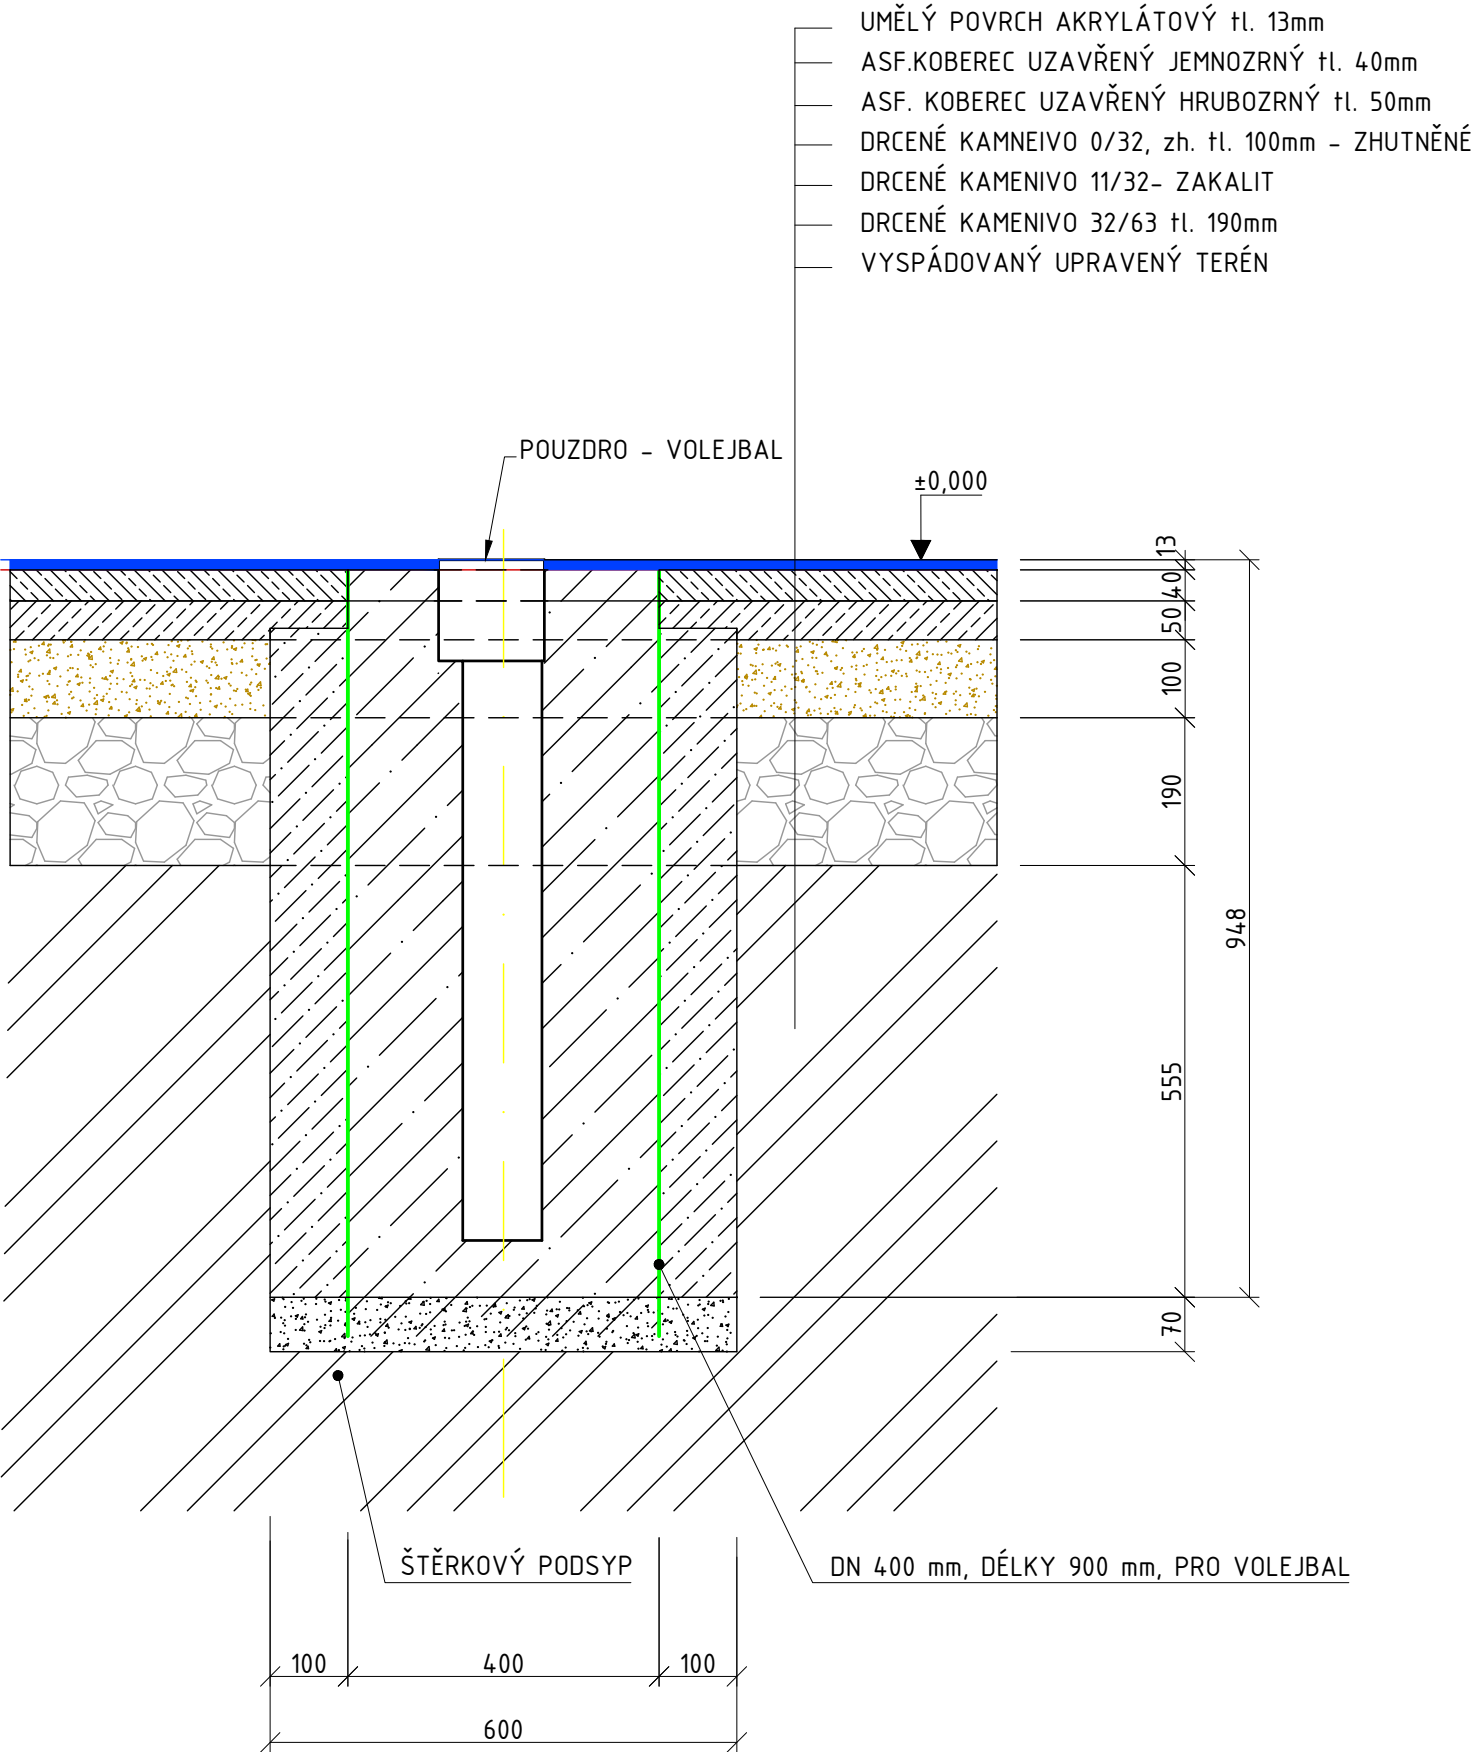

PŮDORYS

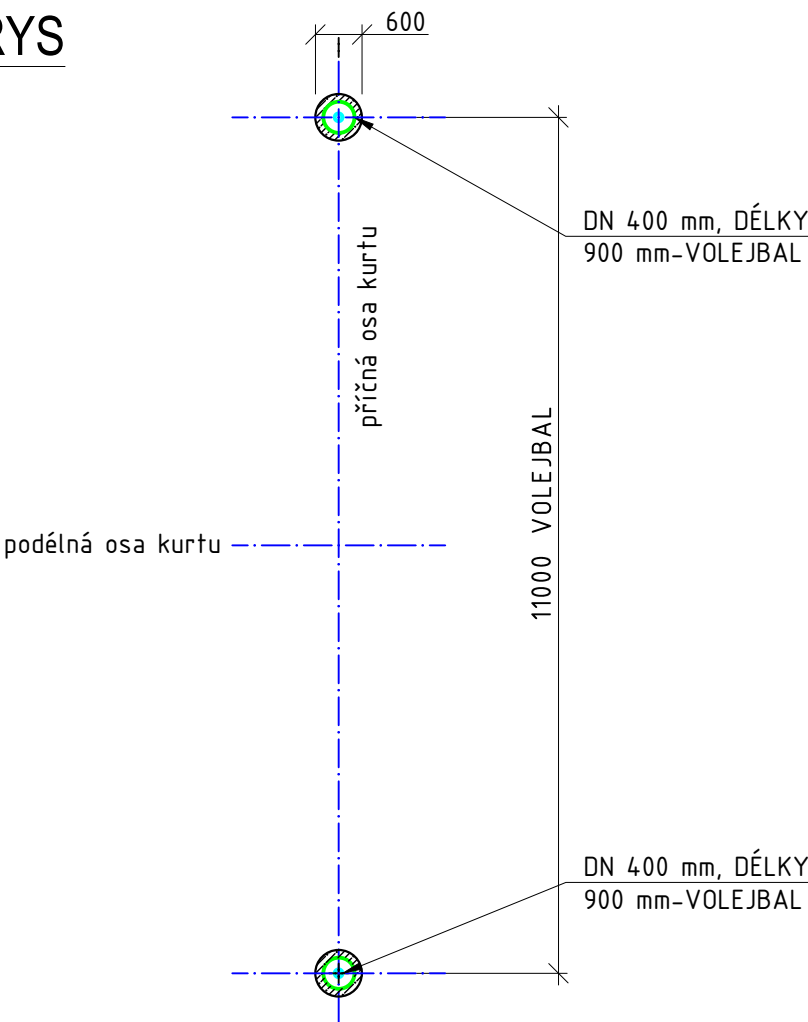

Autorizace:



±0,000 = 293,300 m.n.m. Bpv S-JTSK(výška hor. líce odvod. žlabu)

ODP.PROJEKTANT	VYPRACOVAL	KONTROLOVAL	BESTPROJEKT s.r.o. Komenského 348, 768 11 Chropyně IČ : 17729378 DIČ: CZ17729378		
ING. KAREL SRNĚNSKÝ	ADM LANGER	MARTIN REMEŠ			
MÍSTO : ZÁBŘEH KRAJ : OLOMOUCKÝ			FORMÁT	A3	2 x A4
INVESTOR : MĚSTO ZABŘEH			DATUM	10/2024	
Stavba: SPORTOVNÍ HŘIŠTĚ ZŠ SEVEROVÝCHOD ZÁBŘEH			ÚČEL	DPS	
			ČÍSLO ZAKÁZKY	4224.040	
			ČÍSLO PARÉ		
			Revize: 00	Stav: Uvolněno	
Obsah: DETAIL POUZDRA-VOLEJBAL			Měřítko: 1:10	Číslo výkresu: D.1.1.1-113	