




PŮDORYS 1.NP

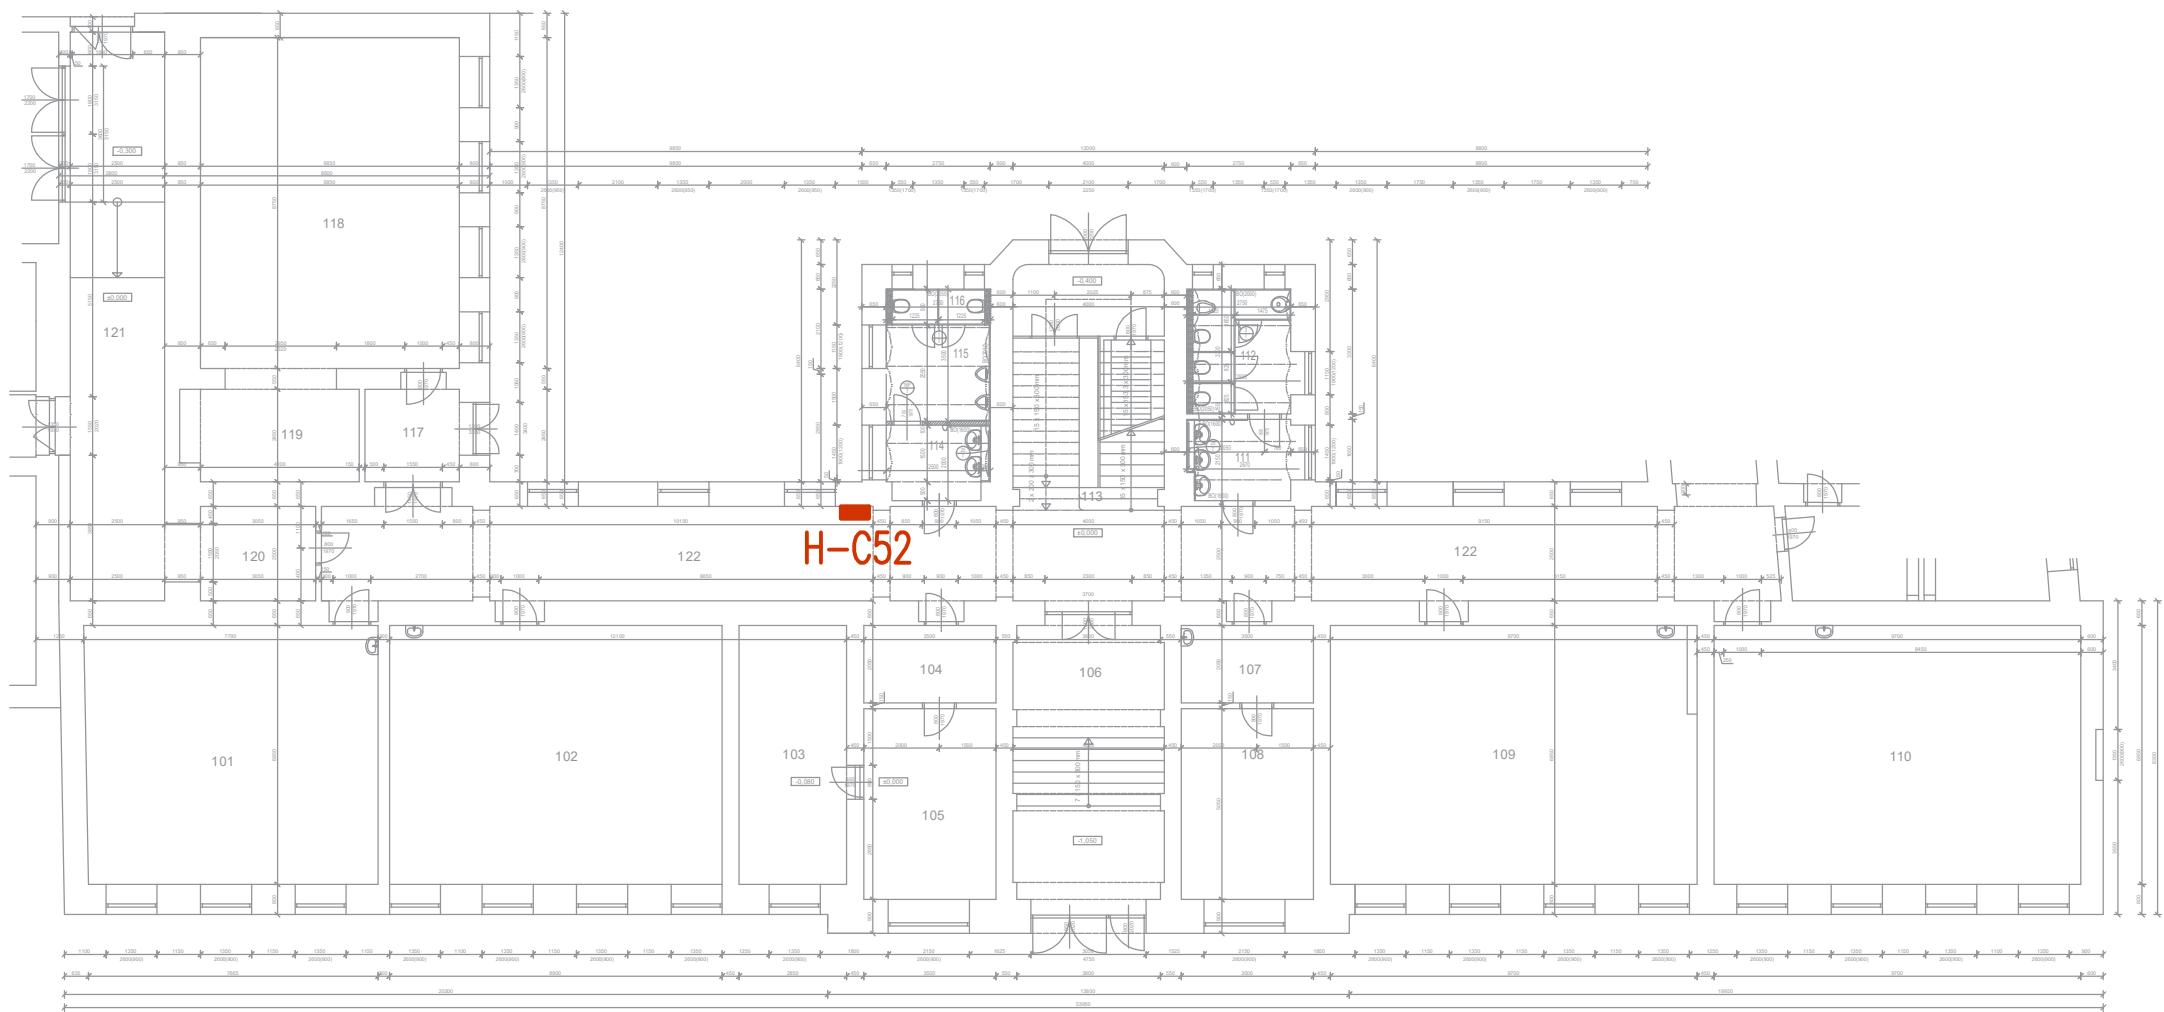

PŮDORYS 2.NP

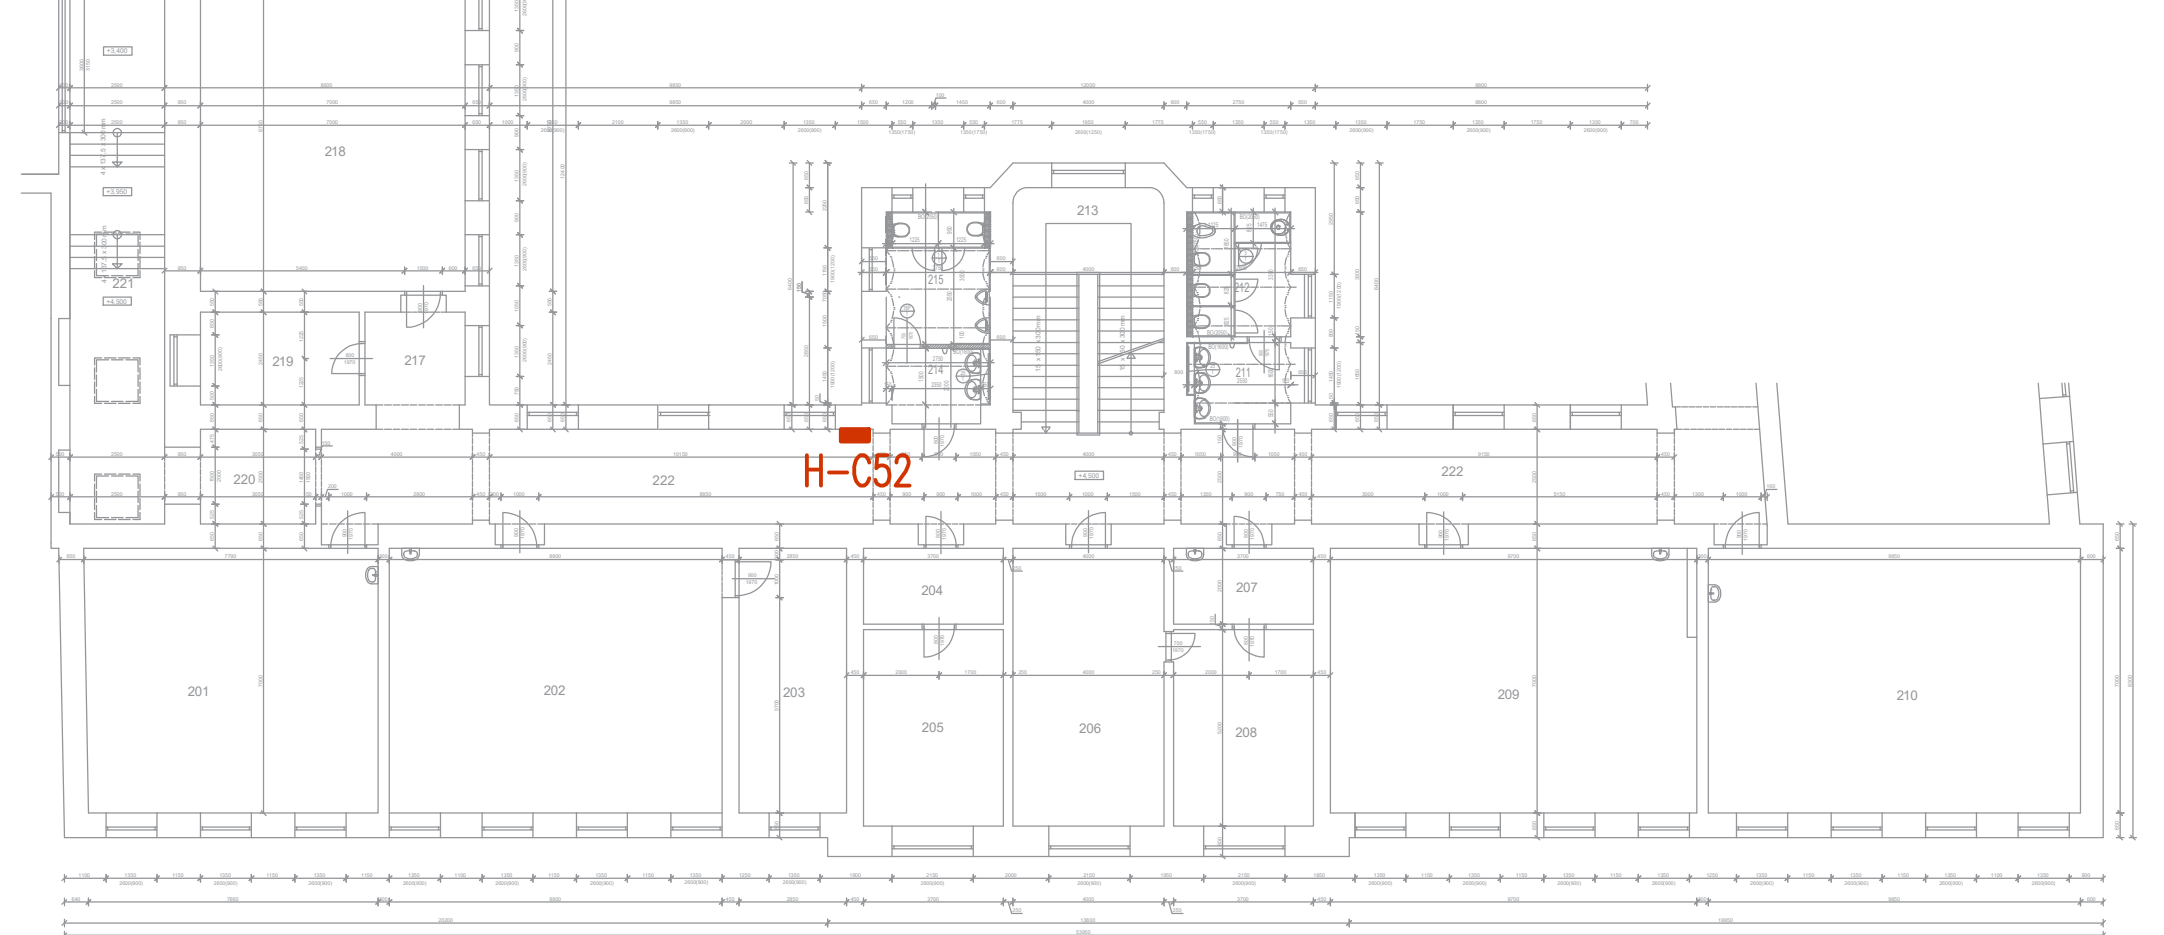

PŮDORYS 3.NP

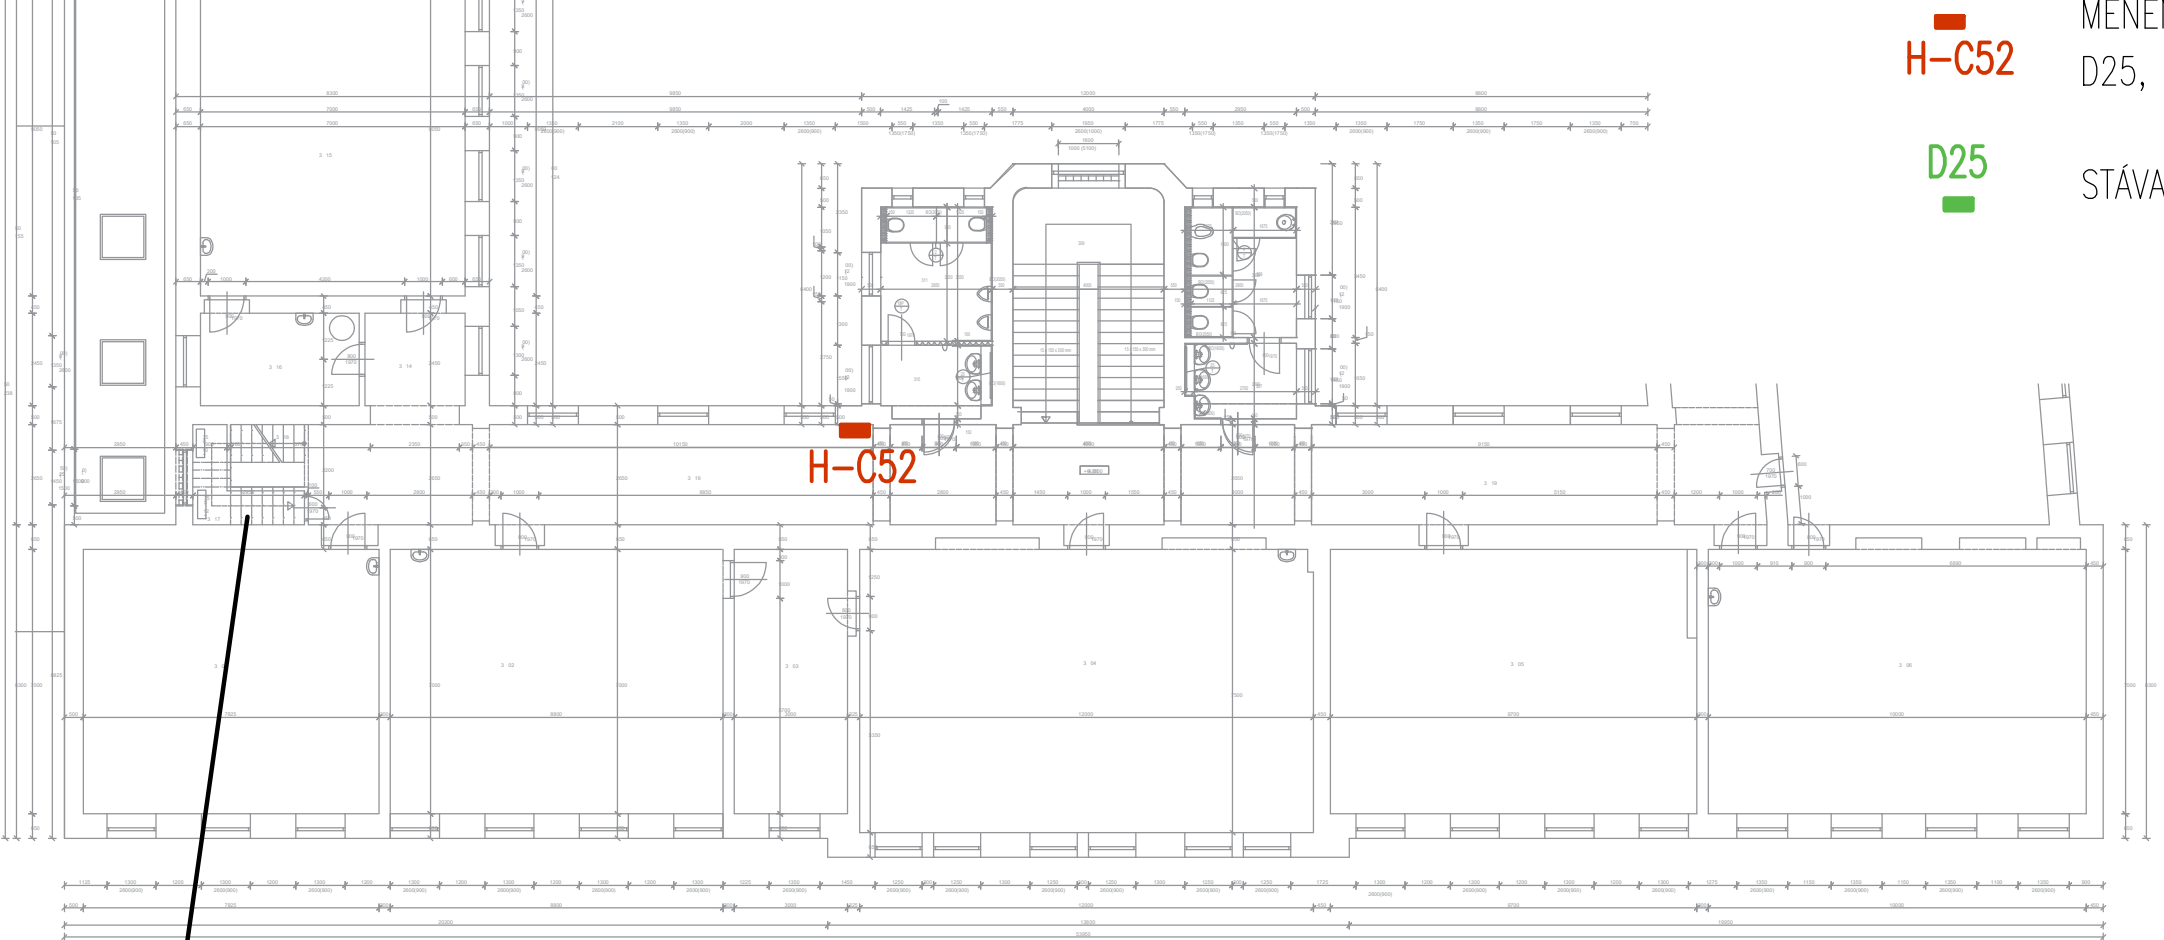

- LEGENDA POTRUBÍ:
- H-C52 MĚNĚNÉ HYDRANTY ZA D25, DÉLKA HADICE 30M
 - D25 STÁVAJÍCÍ HYDRANTY D25

PŮDORYS 4.NP


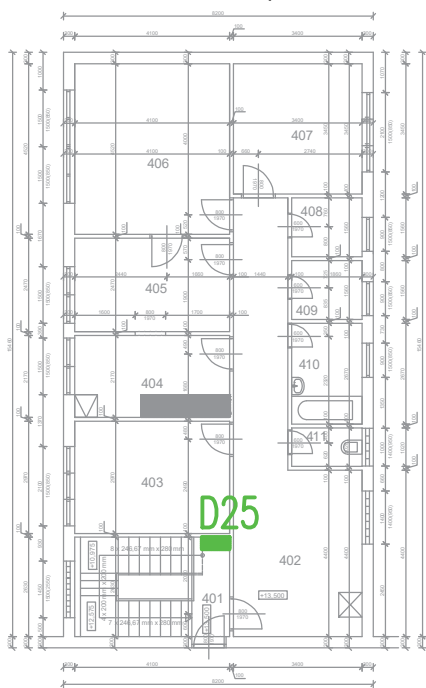



SCHÉMA OBJEKTU

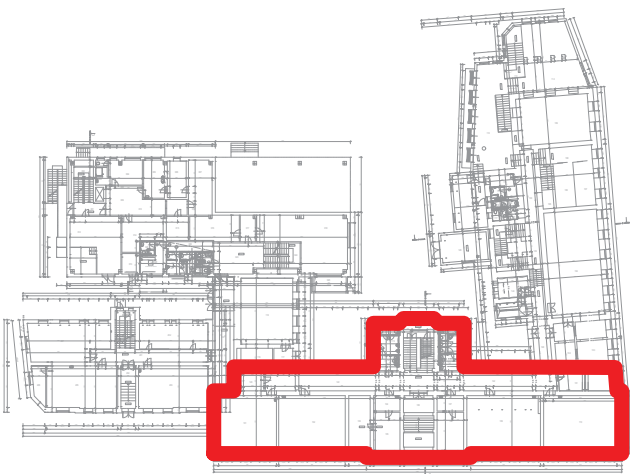

Index: Popis změny:				Datum: Vypracoval:					
Vypracoval: Ing. Martin Běťák		Navrhoval: Ing. Martin Běťák		Zodpovědný projektant: Ing. Martin Běťák		Vedoucí projektu: Ing. Martin Běťák			
Investor: MĚSTO UHERSKÝ BROD Masarykovo nám. 100, Uherský Brod 688 01		Název akce: Mariánské náměstí - pasport rozvodů ZTI		Objekt: ZŠ Mariánské náměstí		Část: Vnitřní vodovod		<div><div></div><div>PASS ARCH</div><div>www.passarch.cz</div></div>	
Název výkresu: HYDRANTY V HLAVNÍ BUDOVĚ				Datum: 02/2025		Počet A4: 4		Číslo výkresu: 01	
				Arch. číslo: 25-030		Měřítko: 1:200			