

STŘECHA
ŽIVIČNÁ KRYTINA NA SPÁDOVANÉM DŘEVĚNÉM BEDNĚNÍ

POTRUBÍ PŘÍVODU VZDUCHU

Rovné potrubí a tvarovky, čtyřhranného průřezu z předizolovaného panelu.
Interiérní panel 20 mm šířky, 80/80 mikronů s hliníkovým povrchem – hladký/vzorkovaný.
Hustota izolační pěny 49kg/m³, tepelná vodivost λ=0,019 W/m*K, třída vzduchotěsnosti „C“.
Spojování potrubí pomocí skrytého spojovacího profilu.

POTRUBÍ ODVODU VZDUCHU

Rovné potrubí a tvarovky, čtyřhranného průřezu z předizolovaného panelu.
Interiérní panel 20 mm šířky, 80/80 mikronů s hliníkovým povrchem – hladký/vzorkovaný.
Hustota izolační pěny 49kg/m³, tepelná vodivost λ=0,019 W/m*K, třída vzduchotěsnosti „C“.
Spojování potrubí pomocí skrytého spojovacího profilu.


POTRUBÍ ODPADNÍHO VZDUCHU

Rovné potrubí a tvarovky, čtyřhranného průřezu z předizolovaného panelu.
Interiérní panel 20 mm šířky, 80/80 mikronů s hliníkovým povrchem – hladký/vzorkovaný.
Hustota izolační pěny 49kg/m³, tepelná vodivost λ=0,019 W/m*K, třída vzduchotěsnosti „C“.
Spojování potrubí pomocí skrytého spojovacího profilu.

POTRUBÍ ČERSTVÉHO VZDUCHU

Exteriérní panel 30 mm šířky, 80/200 mikronů s hliníkovým povrchem – hladký/vzorkovaný.
Hustota izolační pěny 49kg/m³, tepelná vodivost λ=0,019 W/m*K, třída vzduchotěsnosti „C“.
Spojování potrubí pomocí skrytého spojovacího profilu.
Spoje – příruby je nutno v exteriéru přelepit alubutylovou páskou.

3.1
Střešní ventilátor
Pi-230V; 0,055kW; 10A,1f

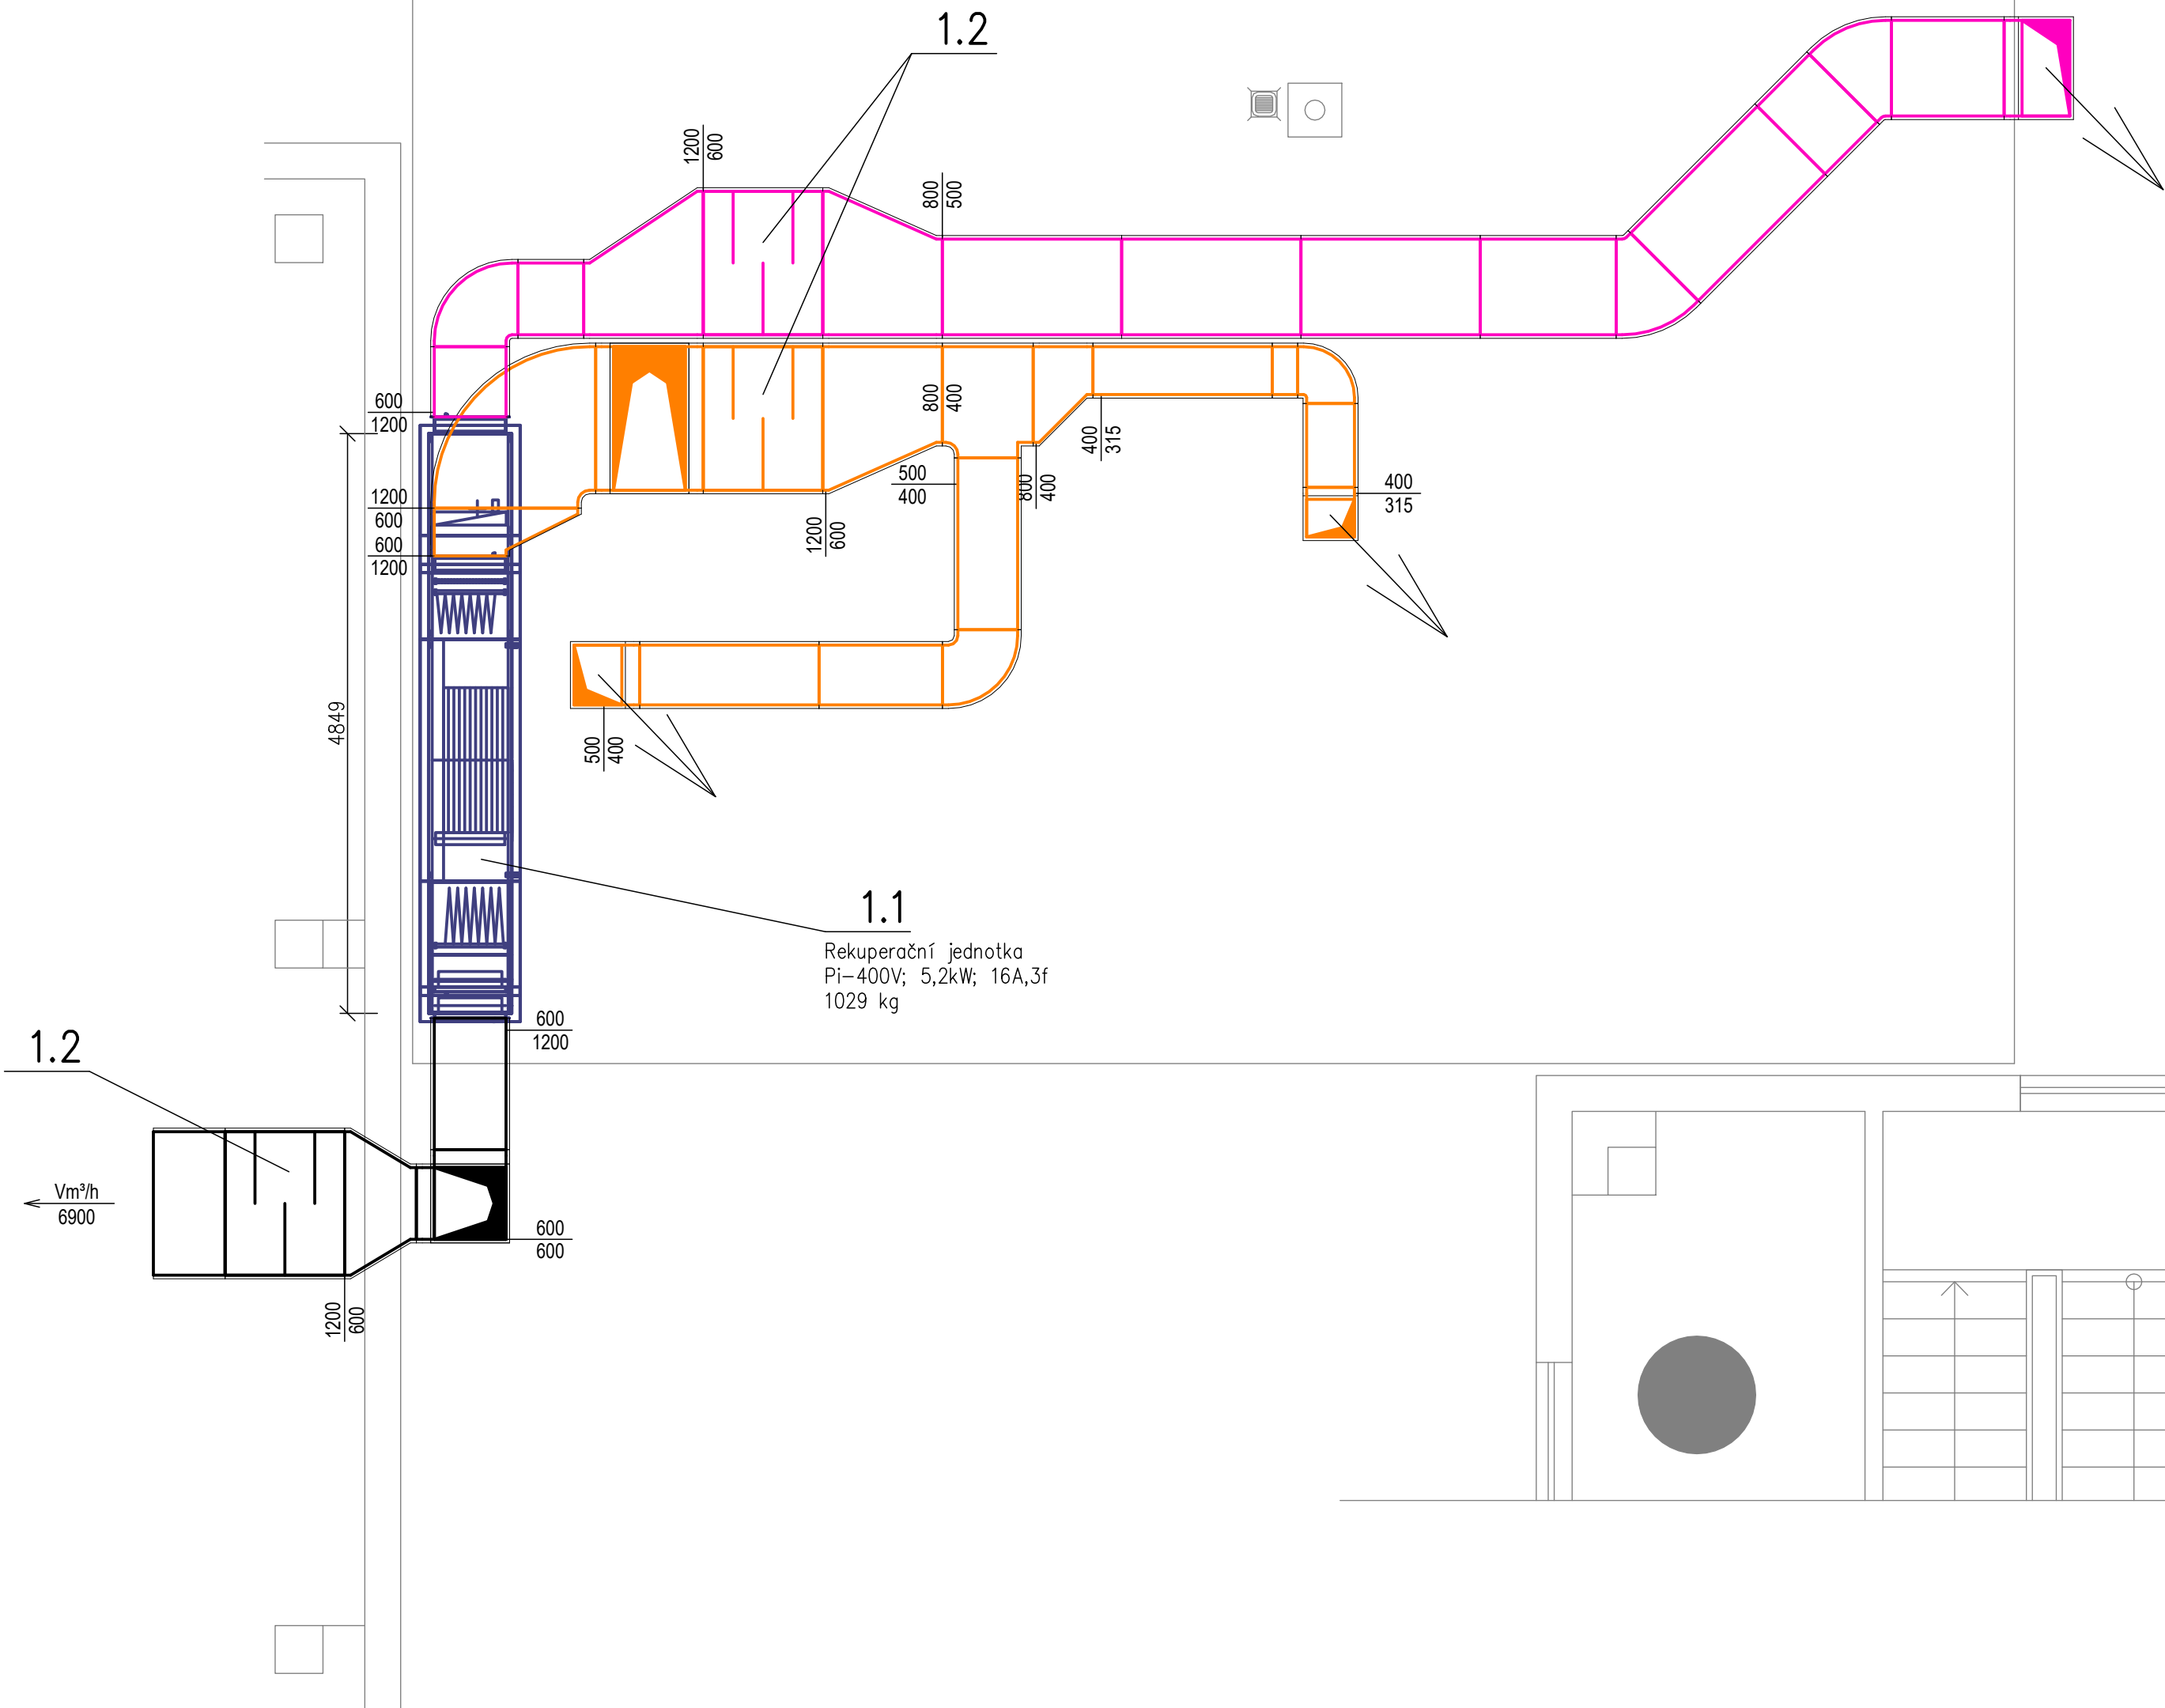

- LEGENDA ZNAČENÍ VZT:
- MNOŽSTVÍ VZDUCHU–PŘÍVOD/ODVOD
 - KONCOVÉ ELEMENTY PŘÍVODU
 - KONCOVÉ ELEMENTY ODVODU
 - DVEŘNÍ MŘÍŽKA
 - UZAVÍRACÍ A REGULAČNÍ Klapky

Potrubí na střeše objektu bude podepřeno na systémových podpěrách z dřevaných profilů uložených do kloubových desek pro zoznesení zatížení a respektující sklon střešní krytiny. Nosné konstrukce musí být navrženy s ohledem na boční posun působením větru.

PROJEKTANT:	ROMAN MAMULA	GASTROSEV, s.r.o. Frýdecká 1237 739 32 Vratimov	
INVESTOR:	Město BRUNTÁL, Nádražní 994/20 792 01 Bruntál	ČÁST: STAVBA DATUM: 09/2024	
NÁZEV AKCE:	MŠ BRUNTÁL U RYBNÍKA 3 - REKONSTRUKCE KUCHYNĚ	FORMÁT: A3 STUPĚN: DPS	MŠ U RYBNÍKA 3, K.Ú. BRUNTÁL
OBSAH VÝKRESU:	VZDUCHOTECHNIKA PŮDORYS STŘECHY	MĚŘÍTKO: 1:50	ČÍSLO: D.1.4.2.b.02