




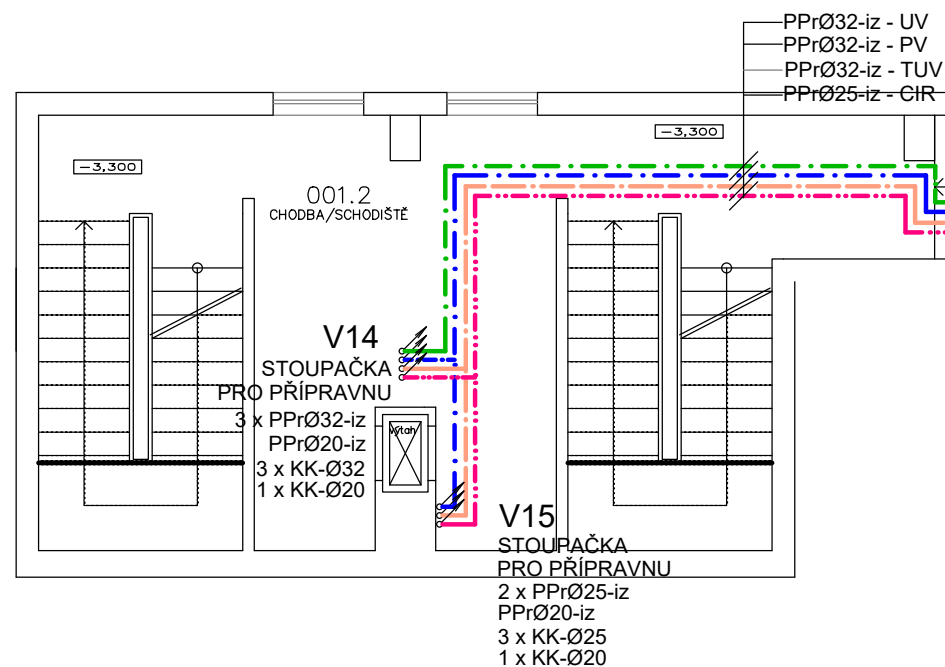

PŮDORYS 1.PP

## LEGENDA PŘÍPOJŮ ZTI

- ① **ÚPRAVNA vody automatická pro gastrozařízení - V 1.PP**  
**Přívod SV** ve výšce 600 mm a ukončen pračkovým ventilem  
**Odvod UP** ve výšce 600 mm a ukončen pračkovým ventilem  
**Odpad d = 40mm** ve výšce 400 mm



## LEGENDA POTRUBÍ



- |   |  |
|---|--|
|  | ROZVOD PITNÉ VODY - NÁVRH - PPr PN 20    |
|  | ROZVOD TUV - NÁVRH - PPr PN 20           |
|  | CIRKULACE - NÁVRH - PPr PN 20            |
|  | ROZVOD UPRAVENÉ VODY - NÁVRH - PPr PN 20 |

**POZNÁMKA:**

UMÍSTĚNÍ STÁVAJÍCÍCH ZAŘÍZENÍ, VPUSTÍ A STOUPAČEK BYLO VIZUÁLNĚ OVEŘENO NA STAVBĚ  
PO VYBOURÁNÍ INSTALAČNÍCH PROSTURŮ A ZDIVA PROVÉST OVĚŘENÍ SKUTEČNÝCH TRAS.

VEŠKERÉ STOUPAČKY DO VYŠŠÍCH PODLAŽÍ MUSÍ ZŮSTAT ZACHOVÁNY

NOVÉ STOUPAČKY PRO NAPOJENÍ VODY  
VÉST V DUTINĚ PANELŮ, MIMO PRŮVLAKY

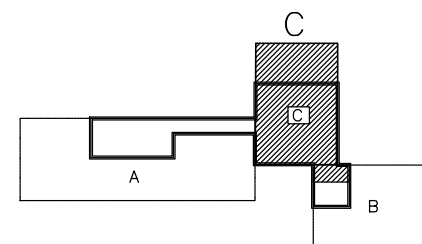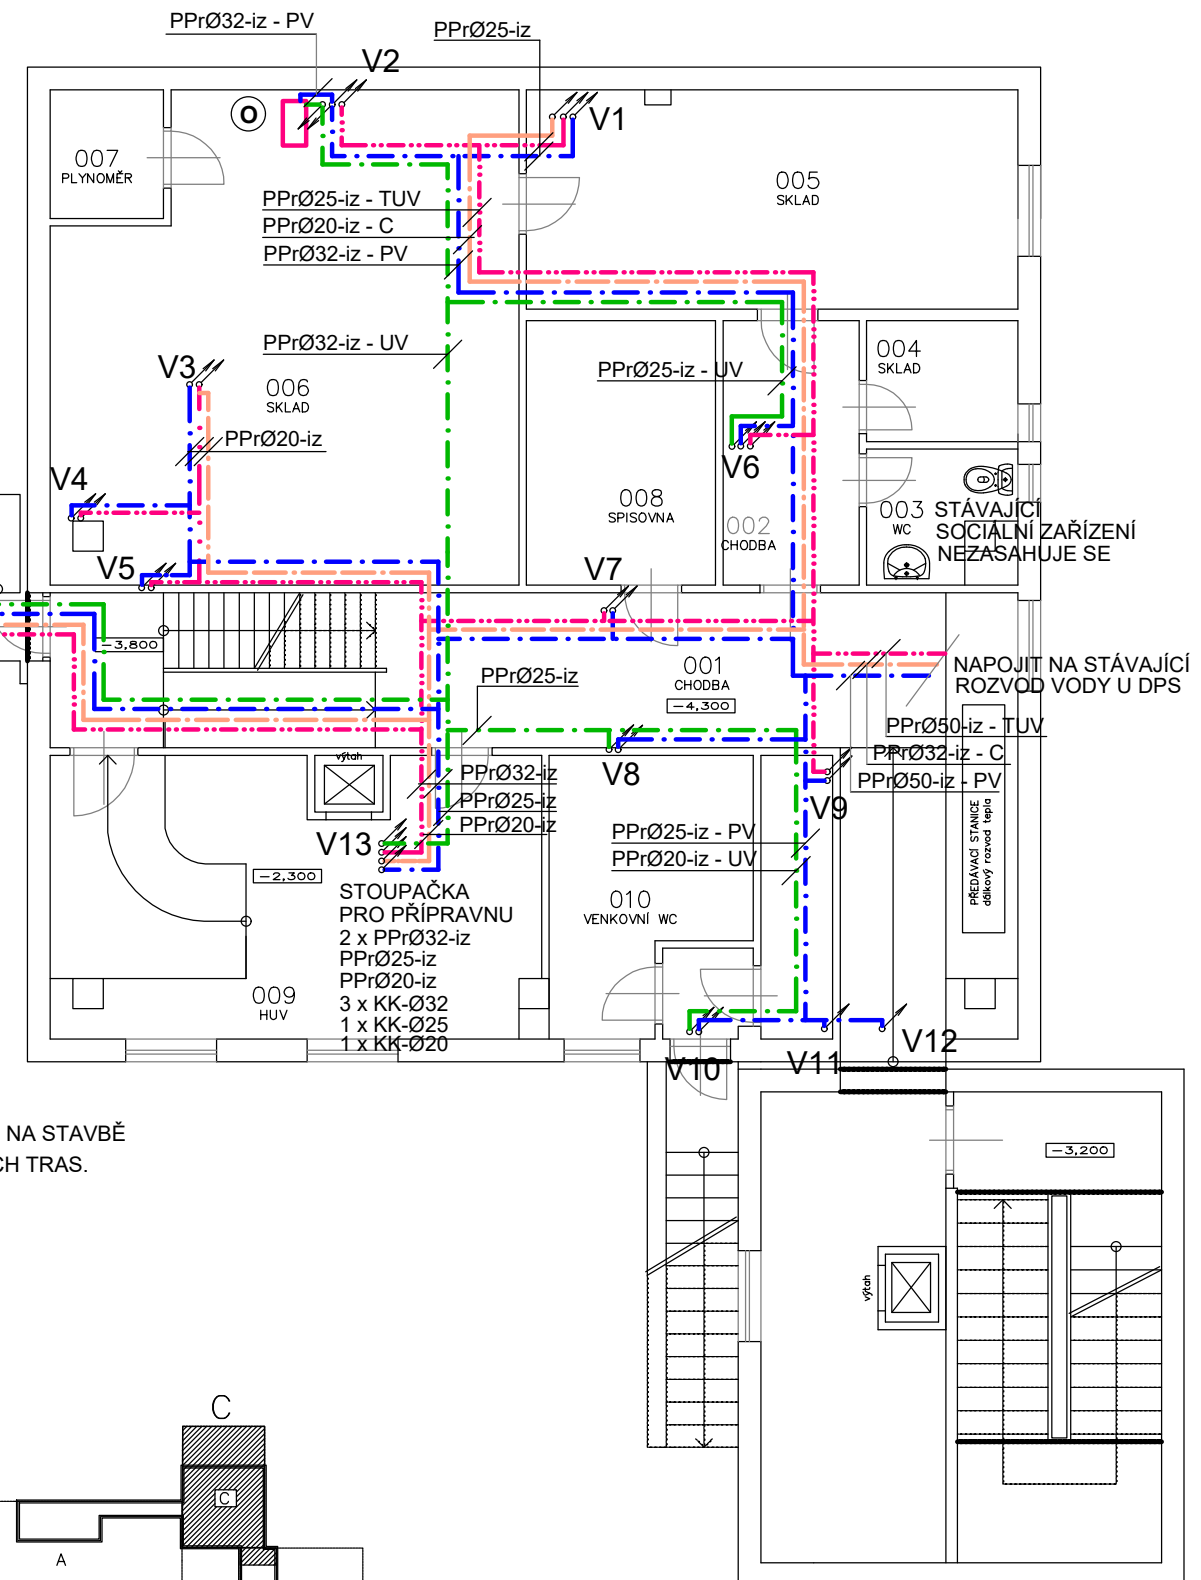

ČÍS.	ÚČEL MÍSTNOSTI	PLOCHA m2	DRUH PODLAHY	ZN.	ÚPR. POVRCHU	POZNÁMKA
001	CHODBA	55.54	PVC	.	ŠTUKOVÁ VÁPENNÁ OMÍTKA	S.V. 2200
001.1	CHODBA	22.34	PVC	.	ŠTUKOVÁ VÁPENNÁ OMÍTKA	S.V. 3000
001.2	CHODBA/SCHODIŠTĚ	56.55	PVC	.	ŠTUKOVÁ VÁPENNÁ OMÍTKA	S.V. 3000
002	CHODBA	6.30	PVC	.	ŠTUKOVÁ VÁPENNÁ OMÍTKA	S.V. 2650
003	WC	3.60	KERAMICKÁ DLAŽBA	.	ŠTUKOVÁ VÁPENNÁ OMÍTKA	S.V. 2650
004	SKLAD	3.20	BETONOVÁ MAZANINA	.	ŠTUKOVÁ VÁPENNÁ OMÍTKA	S.V. 2650
005	SKLAD	18.85	BETONOVÁ MAZANINA	.	ŠTUKOVÁ VÁPENNÁ OMÍTKA	S.V. 2650
006	SKLAD	37.73	BETONOVÁ MAZANINA	.	ŠTUKOVÁ VÁPENNÁ OMÍTKA	S.V. 2650
007	PLYNOMĚŘ	2.55	BETONOVÁ MAZANINA	.	ŠTUKOVÁ VÁPENNÁ OMÍTKA	S.V. 2650
008	SPISOVNA	8.75	BETONOVÁ MAZANINA	.	ŠTUKOVÁ VÁPENNÁ OMÍTKA	S.V. 2650
009	HUV	23.20	BETONOVÁ MAZANINA	.	ŠTUKOVÁ VÁPENNÁ OMÍTKA	S.V. 2650
010	VENKOVNÍ WC	8.43	KERAMICKÁ DLAŽBA	.	ŠTUKOVÁ VÁPENNÁ OMÍTKA	S.V. 2650

PROJEKTANT:	ING. DANA PEIKERTOVÁ	GASTROSEV, s.r.o. Frýdecká 1237 739 32 Vratimov	
INVESTOR:	Město BRUNTÁL, Nádražní 994/20 792 01 Bruntál		
NÁZEV AKCE:  MŠ BRUNTÁL  U RYBNÍKA 3 - REKONSTRUKCE KUCHYNĚ	ČÁST: STAVBA	FORMÁT: A3	
	DATUM: 09/2024	STUPEŇ: DPS	
	MŠ U RYBNÍKA 3, K.Ú. BRUNTÁL		
OBSAH VÝKRESU: ZDRAVOTECHNIKA  PŮDORYS 1. PP - ROZVOD VODY	MĚŘÍTKO:  1:100	ČÍSLO:  D.1.4-04	