



V 1.PP SPOJIT KANALIZAČNÍ STOUPAČKU Č. 11 A 12
A NAPOJIT NA STÁVAJÍCÍ KANALIZACI

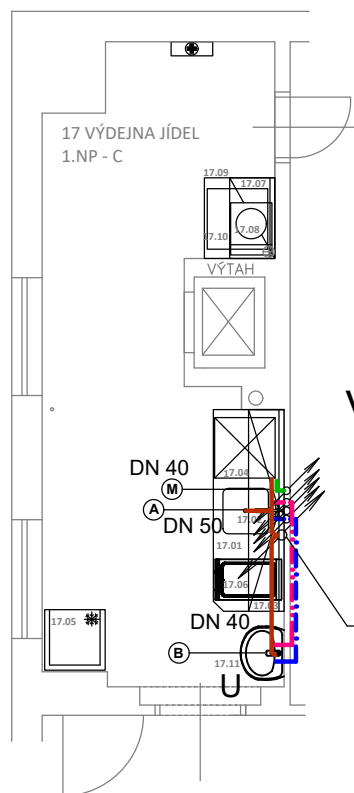

V13


2 x PPrØ32-iz
PPrØ25-iz
PPrØ20-iz
POTRUBÍ KANALIZACE A VODY
VÉST NAD SEBOU V DRÁŽCE ZDIVA

STOUPAČKU KANALIZACE DN 70
VYMĚNIT A VÉST VE STÁVAJÍCÍ TRASE
POD STROPEM NAPOJIT NA VĚTRACÍ POTRUBÍ

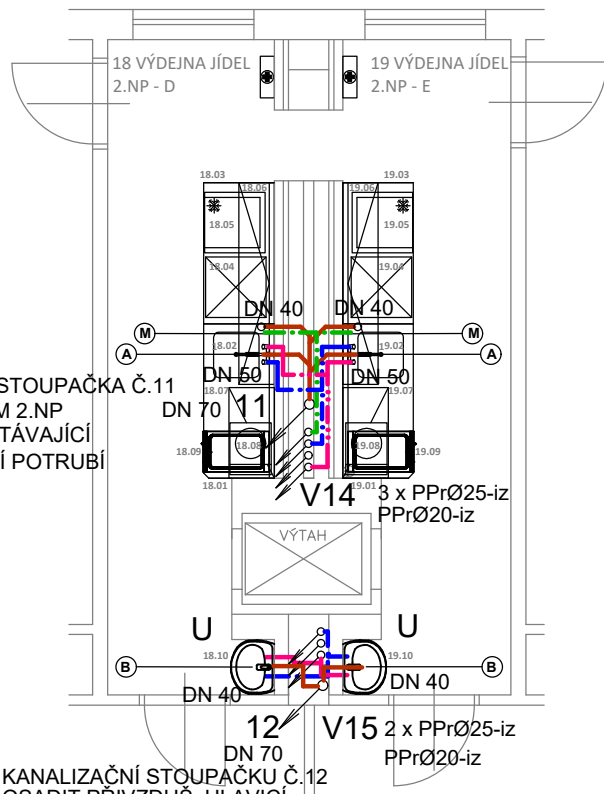

KANALIZAČNÍ STOUPAČKA Č.11
POD STROPEM 2.NP
NAPOJIT NA STÁVAJÍCÍ
ODVĚTRÁVACÍ POTRUBÍ

KANALIZAČNÍ STOUPAČKU Č.12
OSADIT PŘIVZDUŠ. HLAVICI

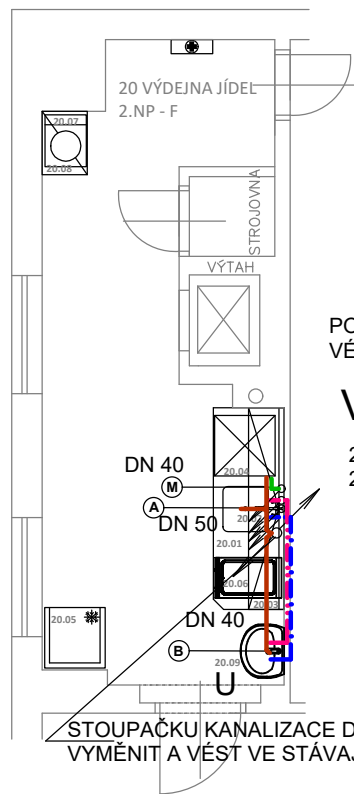

POTRUBÍ KANALIZACE A VODY
VÉST NAD SEBOU V DRÁŽCE ZDIVA

V13

2 x PPrØ25-iz
2 x PPrØ20-iz

STOUPAČKU KANALIZACE DN 70
VYMĚNIT A VÉST VE STÁVAJÍCÍ TRASE DO 1.PP

LEGENDA PŘÍPOJŮ ZTI

- A** DŘEZ, MYCÍ STŮL
Přívod SV + TUV ve výšce 550 mm a ukončen rohovým ventilem
Odpad d = 50mm ve výšce cca 400 mm nad podlahou
- B** UMYVADLO
Přívod SV + TUV ve výšce 550 mm a ukončen rohovým ventilem
Odpad d = 50mm ve výšce cca 400 mm nad podlahou
- M** MYČKA stolního nádobí (výdejny v 1. a 2.NP) - 3,5kW/230 V
Přívod UP ve výšce 300 mm a ukončen pračkovým ventilem
Odpad d = 50mm v podlaze

LEGENDA POTRUBÍ

- SPLAŠKOVÁ KANALIZACE STOUPAČKY A PŘIPOJOVACÍ - HT SYSTÉM NÁVRH
- TUKOVÁ KANALIZACE STOUPAČKY A PŘIPOJOVACÍ - HT SYSTÉM NÁVRH
- SPLAŠKOVÁ KANALIZACE STOUPAČKY A PŘIPOJOVACÍ - STÁVAJÍCÍ
- - - ROZVOD PITNÉ VODY - NÁVRH - PPr PN 20
- . - . ROZVOD TUV - NÁVRH - PPr PN 20
- - - CÍRKULACE - NÁVRH - PPr PN 20
- . - . ROZVOD UPRAVENÉ VODY - NÁVRH - PPr PN 20

POZNÁMKA:

UMÍSTĚNÍ STÁVAJÍCÍCH ZAŘÍZENÍ, VPUSTÍ A STOUPAČEK BYLO VIZUÁLNĚ OVEŘENO NA STAVBĚ
PO VYBOURÁNÍ INSTALAČNÍCH PROSTURŮ A ZDIVA PROVÉST OVĚŘENÍ SKUTEČNÝCH TRAS.

VEŠKERÉ STOUPAČKY DO VYŠŠÍCH PODLAŽÍ MUSÍ ZŮSTAT ZACHOVÁNY
NOVÉ STOUPAČKY PRO NAPOJENÍ VODY
VÉST V DUTINĚ PANELŮ, MIMO PRŮVLAKY

PROJEKTANT:	ING. DANA PEIKERTOVÁ	GASTROSEV, s.r.o. Frydecká 1237 739 32 Vratimov	
INVESTOR:	Město BRUNTÁL, Nádražní 994/20 792 01 Bruntál		
NÁZEV AKCE: MŠ BRUNTÁL U RYBNÍKA 3 - REKONSTRUKCE KUCHYNĚ		ČÁST: STAVBA	FORMÁT: A3
		DATUM: 09/2024	STUPEŇ: DPS
OBSAH VÝKRESU: ZDRAVOTECHNIKA PŮDORYSY PŘIPRAVEN		MŠ U RYBNÍKA 3, K.Ú. BRUNTÁL	
		MĚŘÍTKO: 1: 75	ČÍSLO: D.1.4-06