


PŮDORYS 1.NP – POŽÁRNÍ VODOVOD

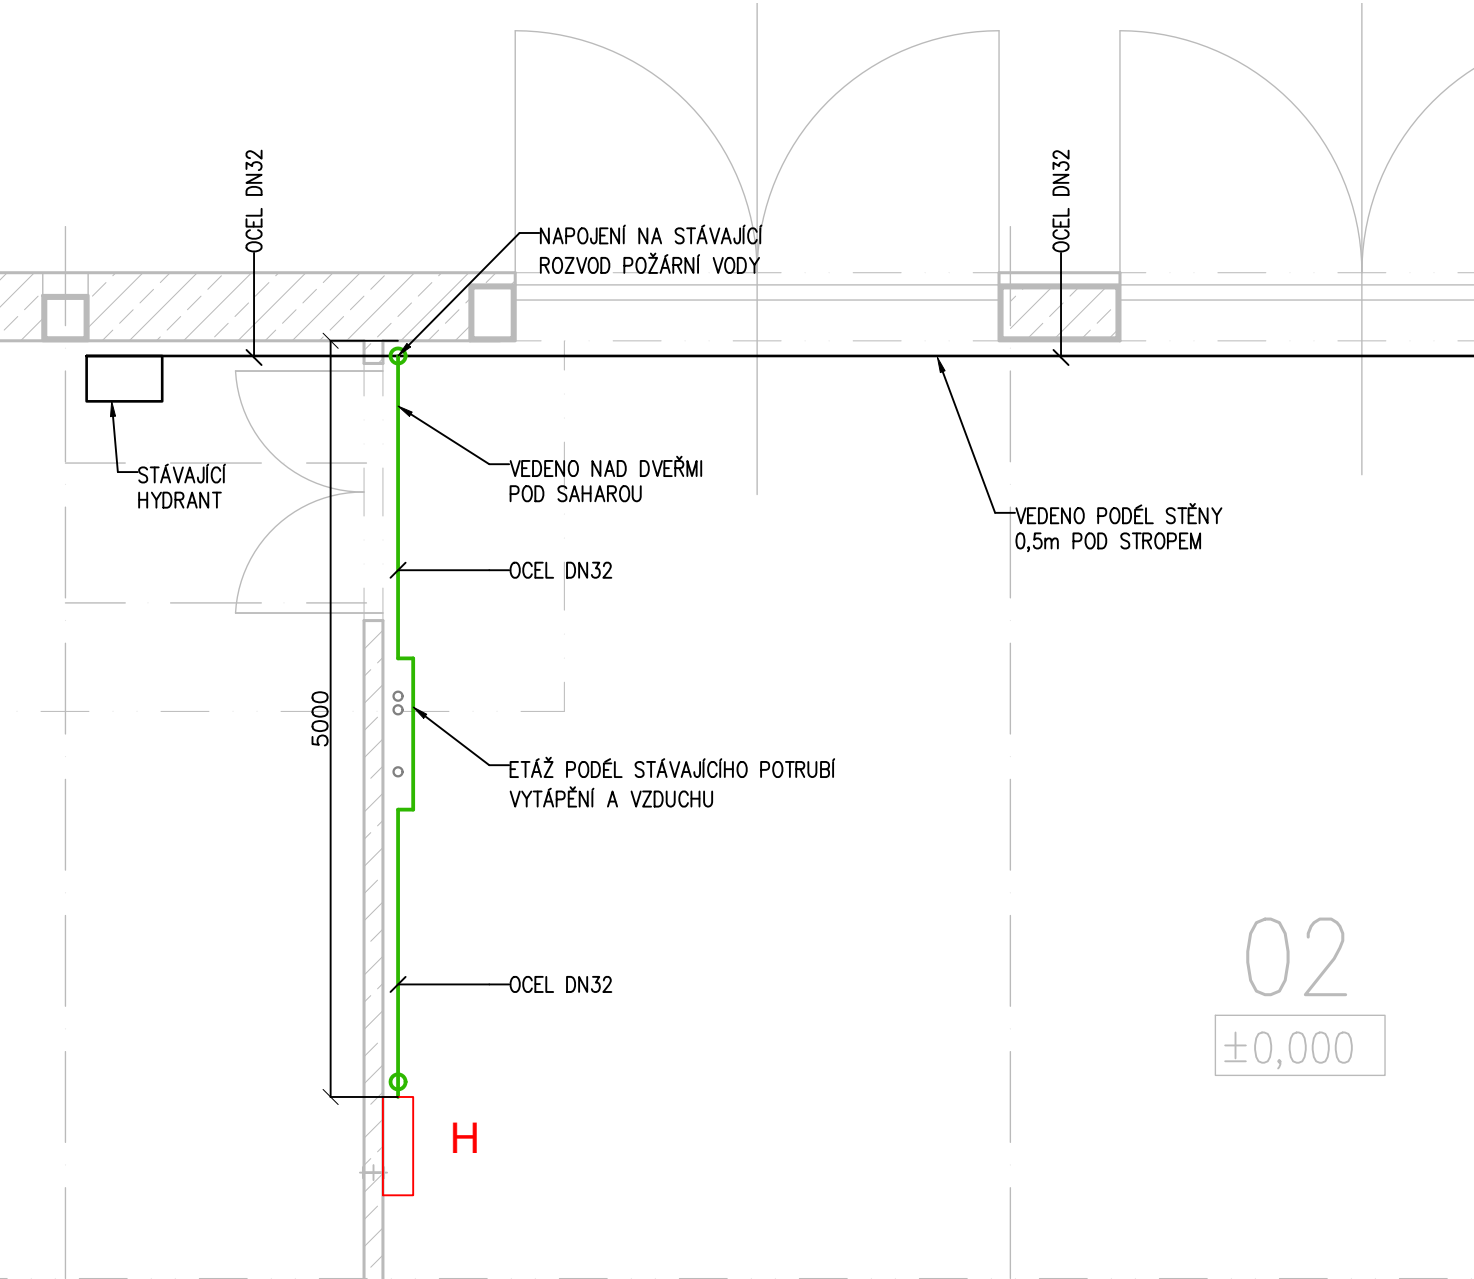

LEGENDA ZNAČENÍ


- STÁVAJÍCÍ POTRUBÍ POŽÁRNÍ VODY – OCEĽ
- NAVRŽENÉ POTRUBÍ POŽÁRNÍ VODY – OCEĽ
- ○ SVISLÉ POTRUBÍ STOUPACÍ V DANÉM PODLAŽÍ

LEGENDA

- H HYDRANTOVÝ SYSTÉM NA ZEĎ  
S TVAROVĚ STÁLOU HADICÍ DN25, DÉLKY 30 bm  
ROZMĚRY 650x650x210 (800)

POZNÁMKA PROFESE

POTRUBÍ POŽÁRNÍHO VODOVODU BUDE PROVEDENO Z POZINKOVANÉ OCEĽI. NA STÁVAJÍCÍ POTRUBÍ POŽÁRNÍHO VODOVODU SE NAPOJÍ V NEJBĚLIŽŠÍM MOŽNÉM MÍSTĚ. NOVÉ POTRUBÍ BUDE VEDENO CELOU TRASOU PODÉL ZDI. KOMPENZÁTORY POTRUBÍ MUSÍ BÝT ADEKVÁTNÍ CHARAKTERU MATERIÁLU Z KTERÉHO JSOU ROZVODY PROVEDENY, ABY NEDOŠLO K POŠKOZENÍ NEBO SNÍŽENÉ ŽIVOTNOSTI SYSTÉMU. DĚLENÍ, MONTÁŽ, UCHYCENÍ APOD. POTRUBÍ DLE POKYNŮ A POŽADAVKŮ VÝROBCE. STÁVAJÍCÍ ROZVODY JSOU ZAKRESLENY DLE POCHŮZEK NA MÍSTĚ. V BUDOVĚ JSOU JIŽ DVA STÁVAJÍCÍ HYDRANTY.

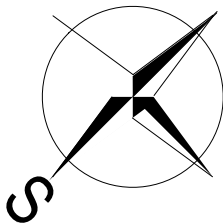

LEGENDA MÍSTNOSTÍ 1.NP

OZN.	NÁZEV MÍSTNOSTI	PLOCHA m <sup>2</sup>
01	NOVÁ KAROSÁRNA	315,70
02	OPRAVNA AUTOBUSŮ	260,30
03	KANCELÁŘ MISTRA	13,00

MÍSTO STAVBY:	OSTRAVA	
KRAJ:	MORAVSKOSLEZSKÝ	
VYPRACOVAL:	ODPOVĚDNÝ PROJEKTANT:	MANAŽER PROJEKTU:
Ing. A. Kakalejčíková	Ing. L.Kolder	Ing. S.Kapec
STAVEBNÍK:	Dopravní podpis Ostrava a.s.	
STAVBA:	Rozvoj vodíkové mobility v Ostravě, 1. etapa SO 09 - Úpravy stávajících hal určené pro servis vodíkových vozidel	
VÝKRES:	D.1.4.3 ZDRAVOTNĚ TECHNICKÉ INSTALACE PŮDORYS 1.NP - POŽÁRNÍ VODOVOD	
STUPEŇ:	OS+DPS	MĚŘÍTKO: 1:50
POČET A4:	2	VÝKRES Č.: D.1.4.3-02
DATUM:	12/2021	
ARCH.Č.:	1139	

