



Půdorys 1.np - jednopodlažní část objektu

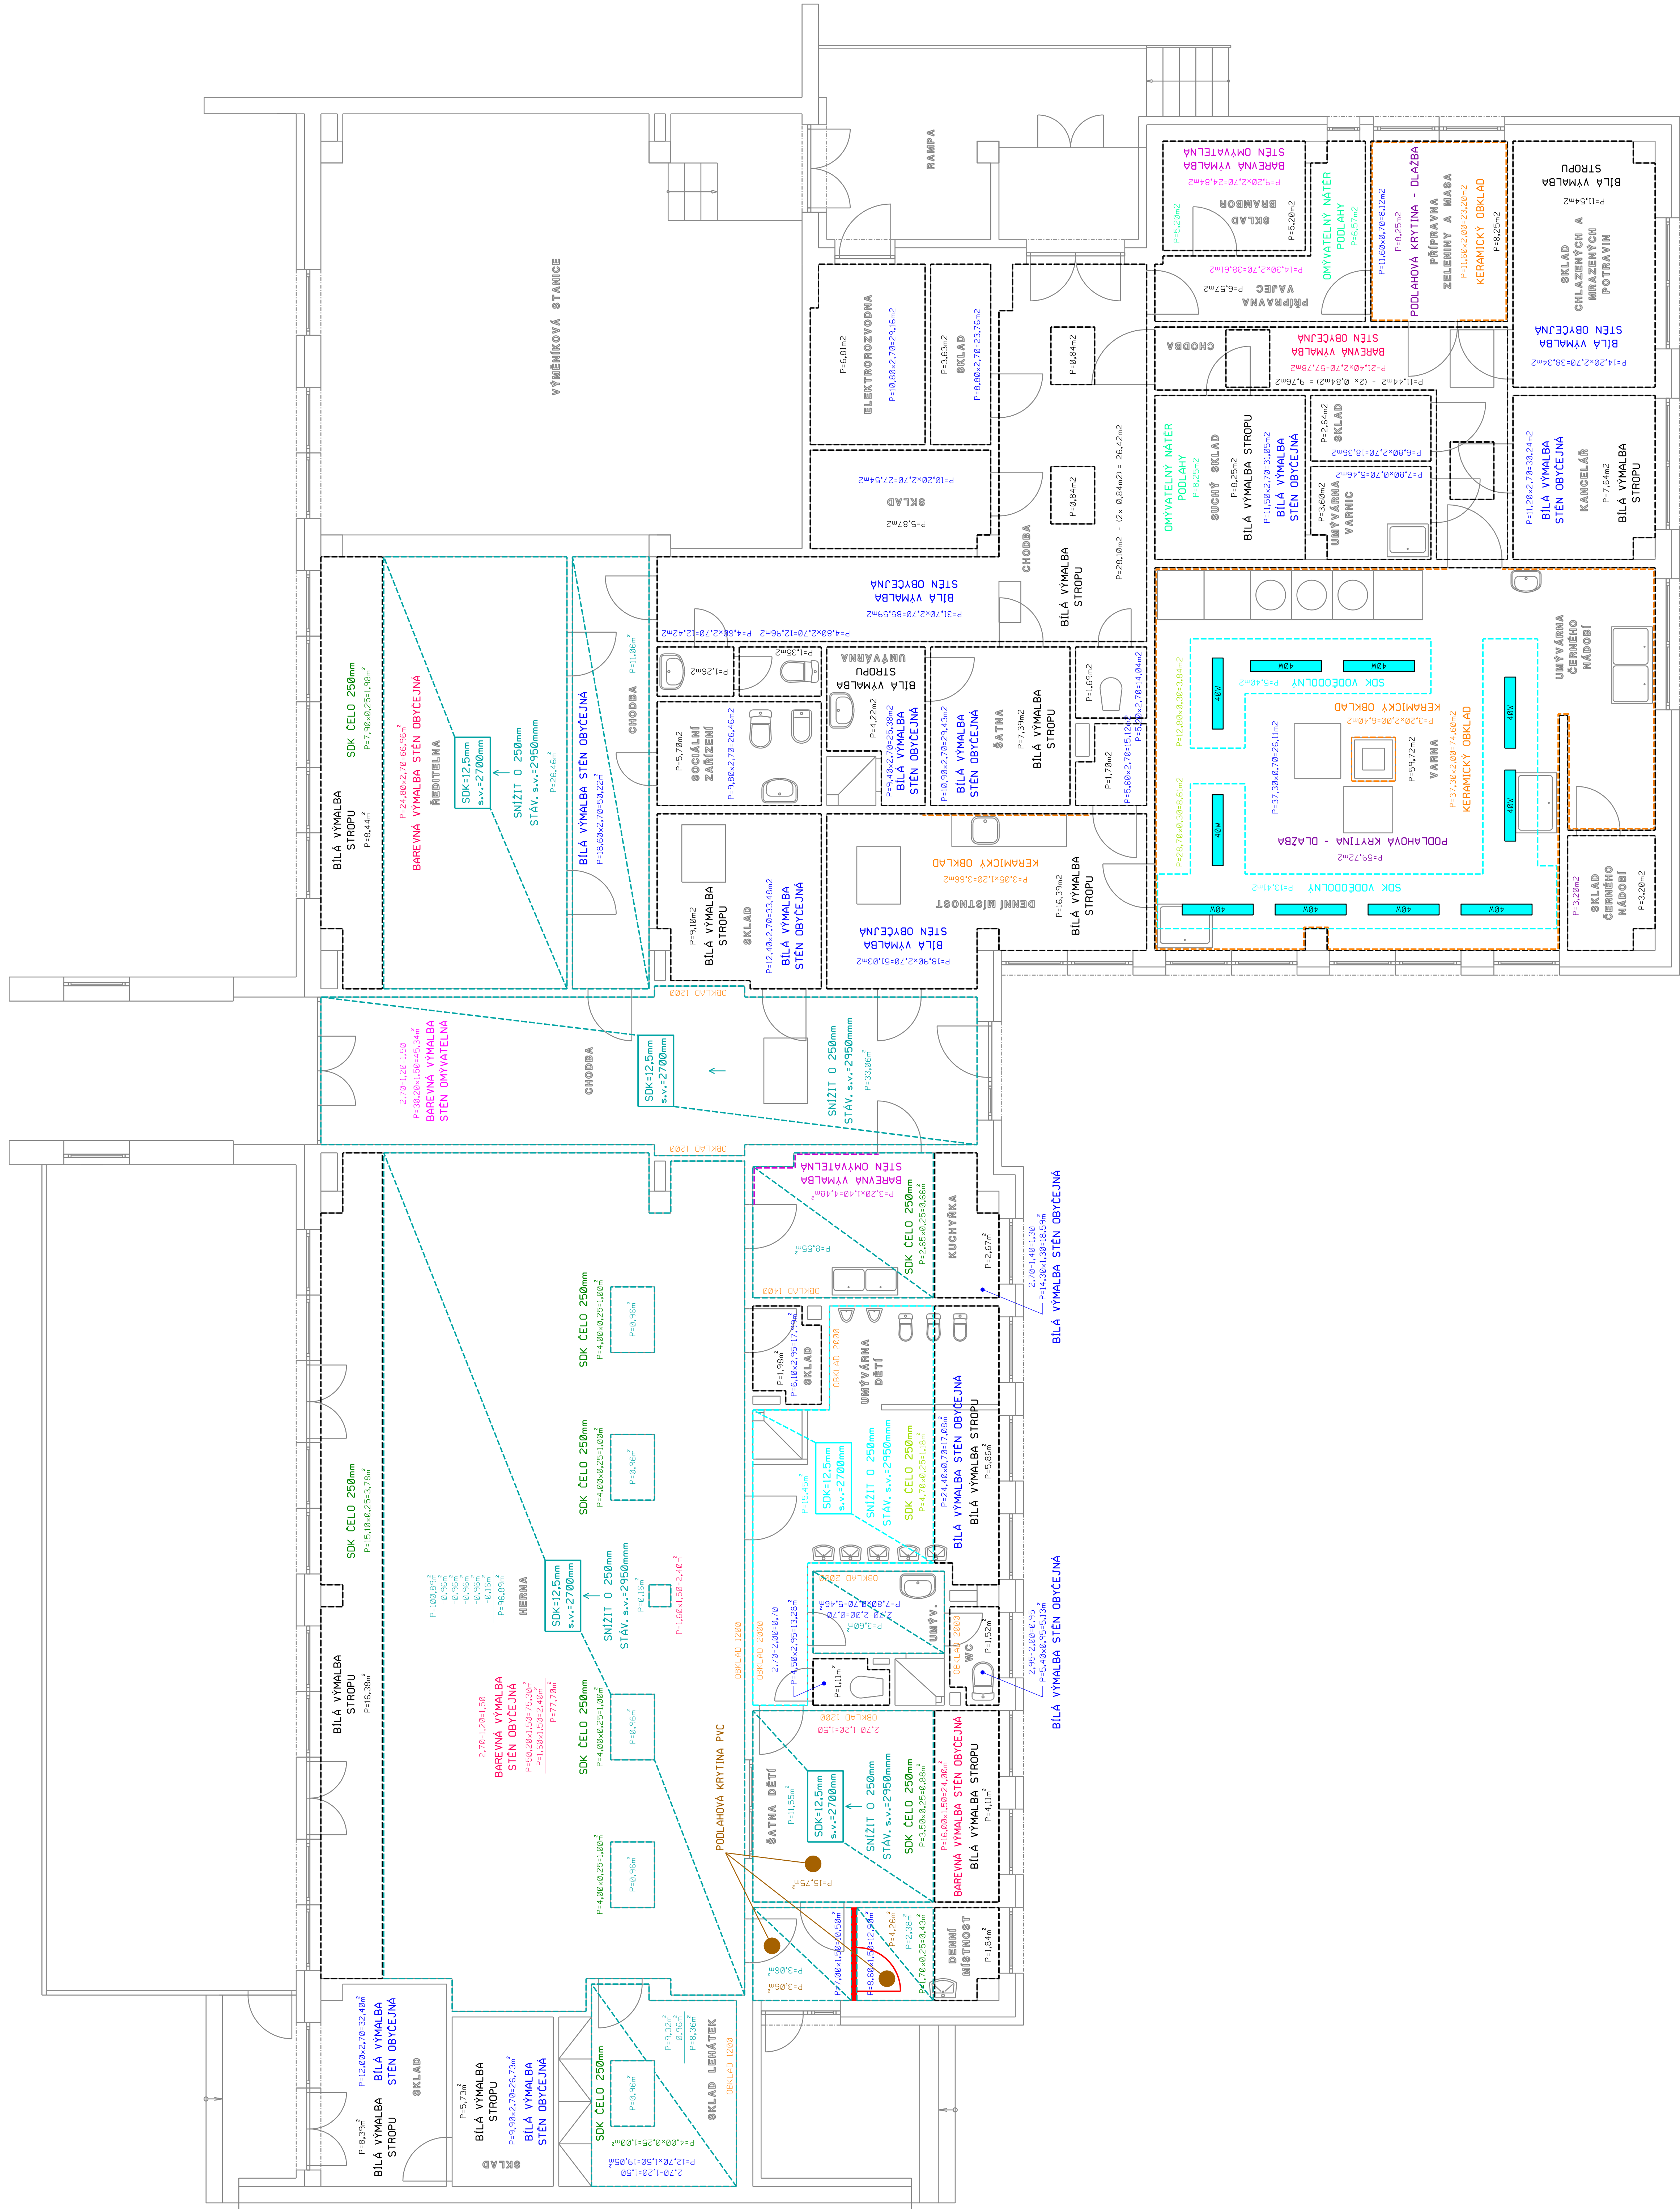

projektant : Hrbáčický Marek	datum : prosinec 2024	
spoluředitel PD : DPŠ	zakázka : 39-2024	
investor : Město Hodonín, Masarykovo nám. 1, 695 35 Hodonín		
sazba : MŠ Sídliště 4, Hodonín - - Rekonstrukce elektroinstalace, 2. etapa		
obsah : D.1.2 Sazebné konstrukční řešení D.1.2.2 Půdorys 1. np		formát : A4 měřítko : 1 : 50 číslo : D.1.2.2