



Ostravské vodárny a kanalizace a.s.

Váš dopis zn.:

Ze dne: 21. 11. 2022
Naše zn.: 8.3/8025/14062/22/Va

Vyřizuje: Ing. Dana Vašíčková
Tel.: 597 475 218
E-mail: vasickova.dana@ovak.cz

PUDIS a.s.
Podbabská 1014/20
160 00 PRAHA

Datum: 14. 12. 2022

Vyjádření k dokumentaci pro územní a stavební řízení

Stavba : PD - Rekonstrukce tram. nástupiště Provaznická (oba směry)
Katastr : Hrabůvka
Ulice : U Haldy
Parcela : 119/8, 798/2, 937, 939/2, 939/39 aj.
Stavebník : Dopravní podnik Ostrava, a.s.

Jedná se o rekonstrukci stávajících nástupních ostrůvků včetně přilehlých ploch.

Informativní umístění vodovodních řadů DN 150, DN 300 a kanalizací DN 300 – DN 2200 v provozování společnosti Ostravské vodárny a kanalizace a.s. je patrné z příložené situace.

S dokumentací souhlasíme za těchto podmínek:

1. V souladu s ustanovením §153, odst.1 zákona č.183/2006 Sb., v platném znění bude před zahájením prací provedeno přesné vytýčení našich zařízení v dotčeném území. Vytýčení je možno objednat na našem oddělení dokumentace, ☎ - 597 475 103.
2. Zařízení v provozování společnosti Ostravské vodárny a kanalizace a.s. budou respektována dle příslušných ČSN a zákona č. 274/2001 Sb, ve znění pozdějších předpisů. Ochranné pásmo pro vodovody a kanalizace do DN 500 mm (včetně) je 1,5 m, nad DN 500 mm je 2,5 m od vnějšího líce stěny potrubí na každou stranu. U vodovodních řadů nebo kanalizačních stok o průměru nad 200 mm, jejichž dno je uloženo v hloubce větší než 2,5 m pod upraveným povrchem, se vzdálenosti od vnějšího líce zvyšují o 1,0 m. V ochranném pásmu nelze provádět výsadbu dřevin, umisťovat zařízení staveniště (včetně skládek materiálu), budovat stavby a konstrukce trvalého nebo dočasného charakteru.
3. Stavba bude prováděna tak, aby nedošlo k porušení zařízení v provozování naší společnosti. Ve vzdálenosti 1,5 m na každou stranu od trubního řadu musí být zemní práce prováděny ručně.
4. Poklopy vodovodních armatur a kanalizačních šachet musí zůstat trvale volně přístupné. Po ukončení stavby budou dotčené poklopy řádně osazeny do nivelety navrhovaných úprav.
5. Zahájení stavby nám bude písemně oznámeno 14 dnů předem. Zástupci našich provozů budou přizváni k zahájení stavby a k závěrečné kontrolní prohlídce.

☎ - provoz vodovodní sítě: 597 475 501 ☎ - provoz kanalizační sítě: 597 475 411

Platnost vyjádření je 2 roky.


Ostravské vodárny a kanalizace a.s.

Nádražní 28/3114



Ing. Dana Vašíčková
729 71 Ostrava – Moravská Ostrava
technický pracovník oddělení dokumentace

Přílohy: situace, dokumentace

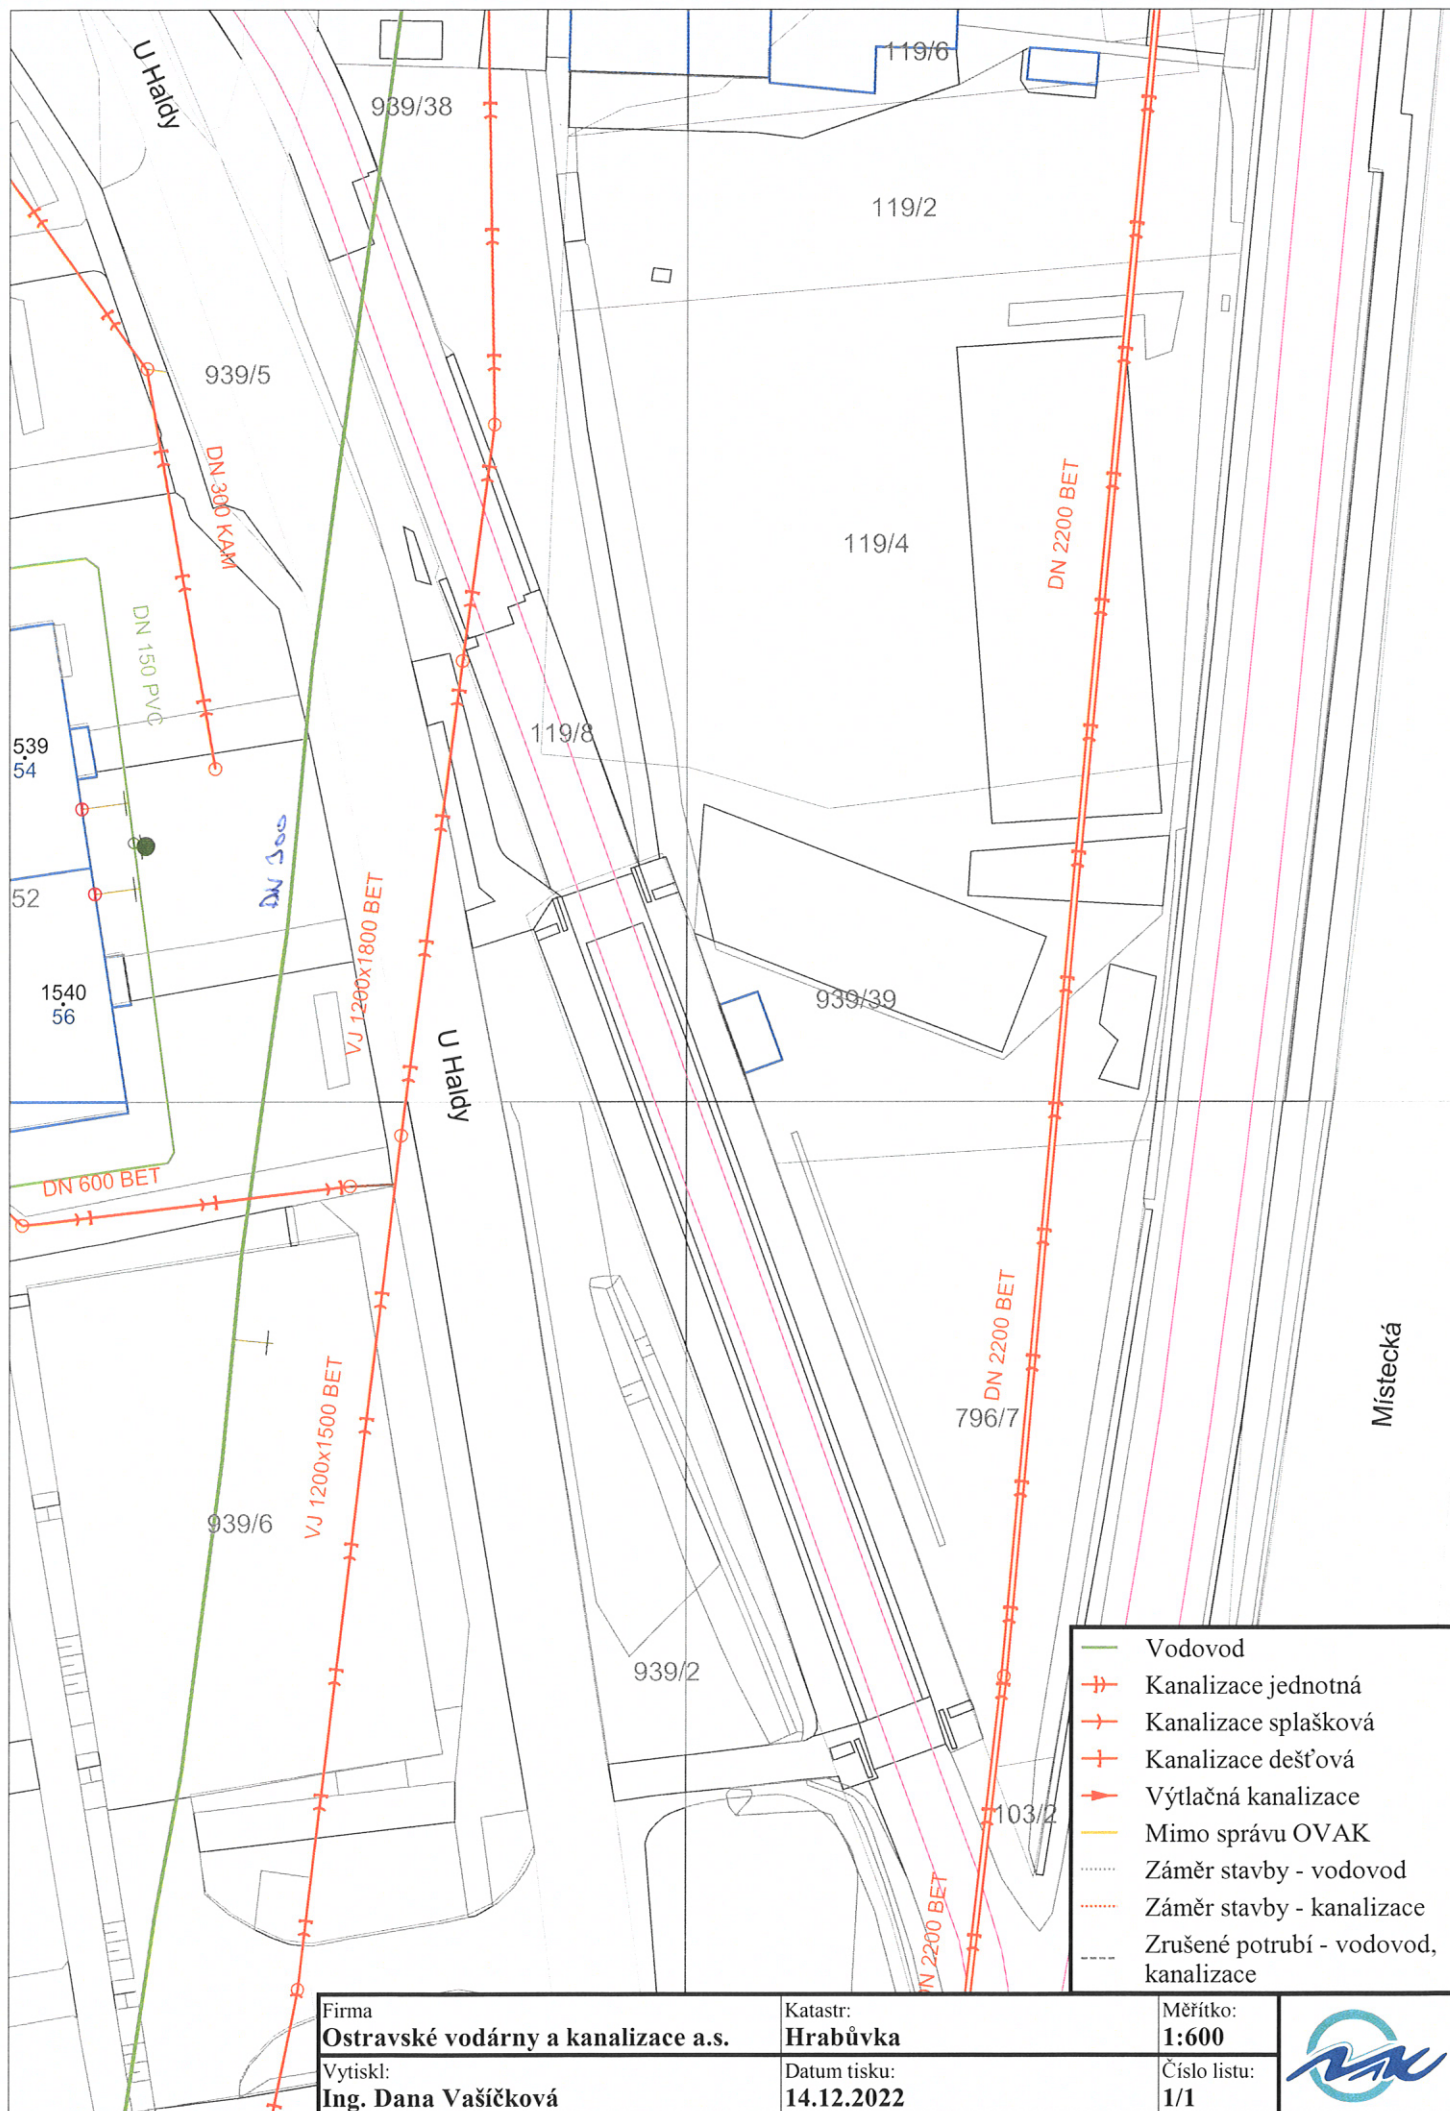

Firma
Ostravské vodárny a kanalizace a.s.

Vytiskl:
Ing. Dana Vašíčková

Katastr:
Hrabůvka

Datum tisku:
14.12.2022

Měřítko:
1:600

Číslo listu:
1/1

