



LEGENDA MÍSTNOSTÍ

| OZN | MÍSTNOST | m² |
|------|----------------------------------|--------|
| 0.01 | INSTALAČNÍ PROSTOR | 107,65 |
| 0.02 | PROSTOR PODELNÉ ŠACHTY | 25,85 |
| 0.03 | INSTALAČNÍ PROSTOR SE SCHODIŠTĚM | 18,25 |
| 0.04 | INSTALAČNÍ PROSTOR EON | 4,85 |

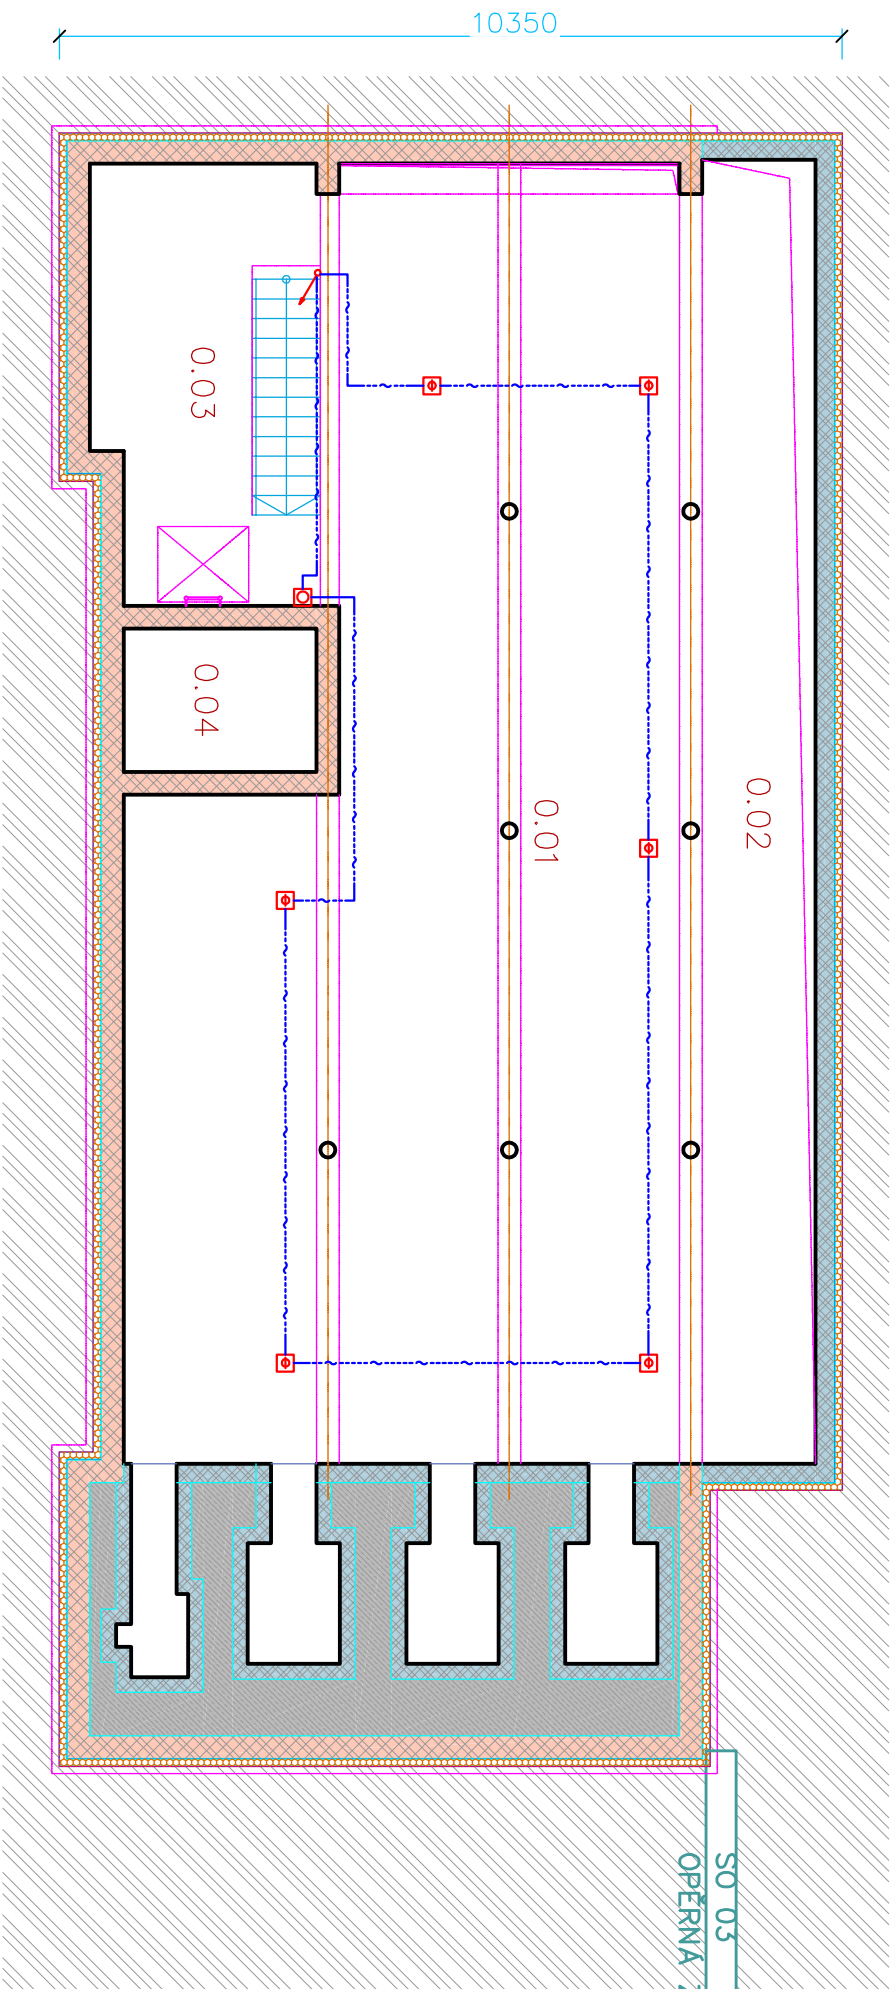

LEGENDA

- AUTOMATICKÝ POŽÁRNÍ HLÁŠIČ OPTOKOUŘOVÝ
- TLAČÍTKOVÝ POŽÁRNÍ HLÁŠIČ
- KABEL JY(ST)Y 2x0,8
- KABELOVÁ STUPAČKA

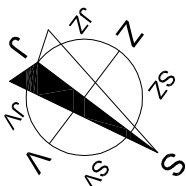

| | | |
|-----------------|---|-------------------------|
| NÁZEV AKCE | DPMB, a.s., MĚNÍRNA BĚLOHORSKÁ, BRNO | Č. STAVBY: 22-018 |
| STAVEBNÍK | DOPRAVNÍ PODNIK MĚSTA BRNA, a.s., HLINKY 64/151,603 00 BRNO | Č. OBJ.: 21/283/5071 |
| STATUS/STUPEŇ | DOKUMENTACE PRO STAVEBNÍ POVOLENÍ (DSP) | |
| ČÁST | D.2 DOKUMENTACE TECHNICKÝCH A TECHNOLOGICKÝCH ZAŘÍZENÍ | |
| GEN. DODAVATEL | SPECIALIZED ENERGETIC COMPANY, s.r.o. Jižní nám.32/15, BRNO | |
| KONTAKTNÍ OSOBA | ING. DAVID KOPEČNÝ, kopecny@jetpro.cz, tel.: 777 965 929 | |
| ARCHIVNÍ ČÍSLO | E4-A1041 | |
| HL. PROJEKTANT | ING. DAVID KOPEČNÝ, kopecny@jetpro.cz, tel.: 777 965 929 | DATUM: 05-2023 |
| KONTROLOVAL | ING. ZDENĚK RECH, rech@jetpro.cz | ČÍSLO VÝK/DOK: D2-04-03 |
| REVIZE | | |
| KOORDINACE PD | JETPRO s.r.o. | |
| KONTAKTNÍ OSOBA | ING. DAVID KOPEČNÝ | |
| SUBDODAVATEL | ENELOGY S.R.O. | |
| PROJEKTANT | ING. JAKUB MAŠEK | |
| MÍSTO STAVBY | BRNO, KAT. ÚZEMÍ SLATINA [612286] A ŽIDENICE [611115] | KÓD LOKALITY: BELO |
| SO/PS | PS 04 - ZAŘÍZENÍ PRO DETEKCI POŽÁRU | MĚŘÍTKO: M 1:100 |
| MAJETKOVÁ TŘÍDA | ----- | FORMÁT: A3 |
| DRUH DOKUMENTU | VÝKRĚS | LIST/CELKEM: 1/1 |
| NÁZEV DOKUMENTU | PŮDORYS 1.PP | ARCHIVNÍ ČÍSLO: ----- |

UPOZORNĚNÍ

VŠEČERÉ ZMĚNY V PROJEKTOVÉ DOKUMENTACI JE NUTNÉ PÍSEMNĚ ODSOUHLASIT PROJEKTANTEM, ZHOTOVITELEM DO DOKUMENTACE POUKÁZAT, TUŽKOU, VŠECHNY ZMĚNY OPROTÍ NAVRŽENÉMU ŘEŠENÍ. BĚHEM REALIZACE STAVBY BUDOU DOORŽENY NORMY ČSN, PŘÍSLUŠNÉ ZÁKONY A VYHLÁŠKY VČETNĚ JEJICH ZMĚN. POŽADAVKY ZE STAVEBNÍHO POVOLENÍ, POŽADAVKY DOTČENÝCH ORGÁNŮ, TECHNOLOGICKÉ PŘEDPISY VÝROBCŮ POUŽITÝCH PRVKŮ A BEZPEČNOST PRÁCE BĚHEM PROVÁDĚNÍ STAVBY.