


2.NP

1.NP

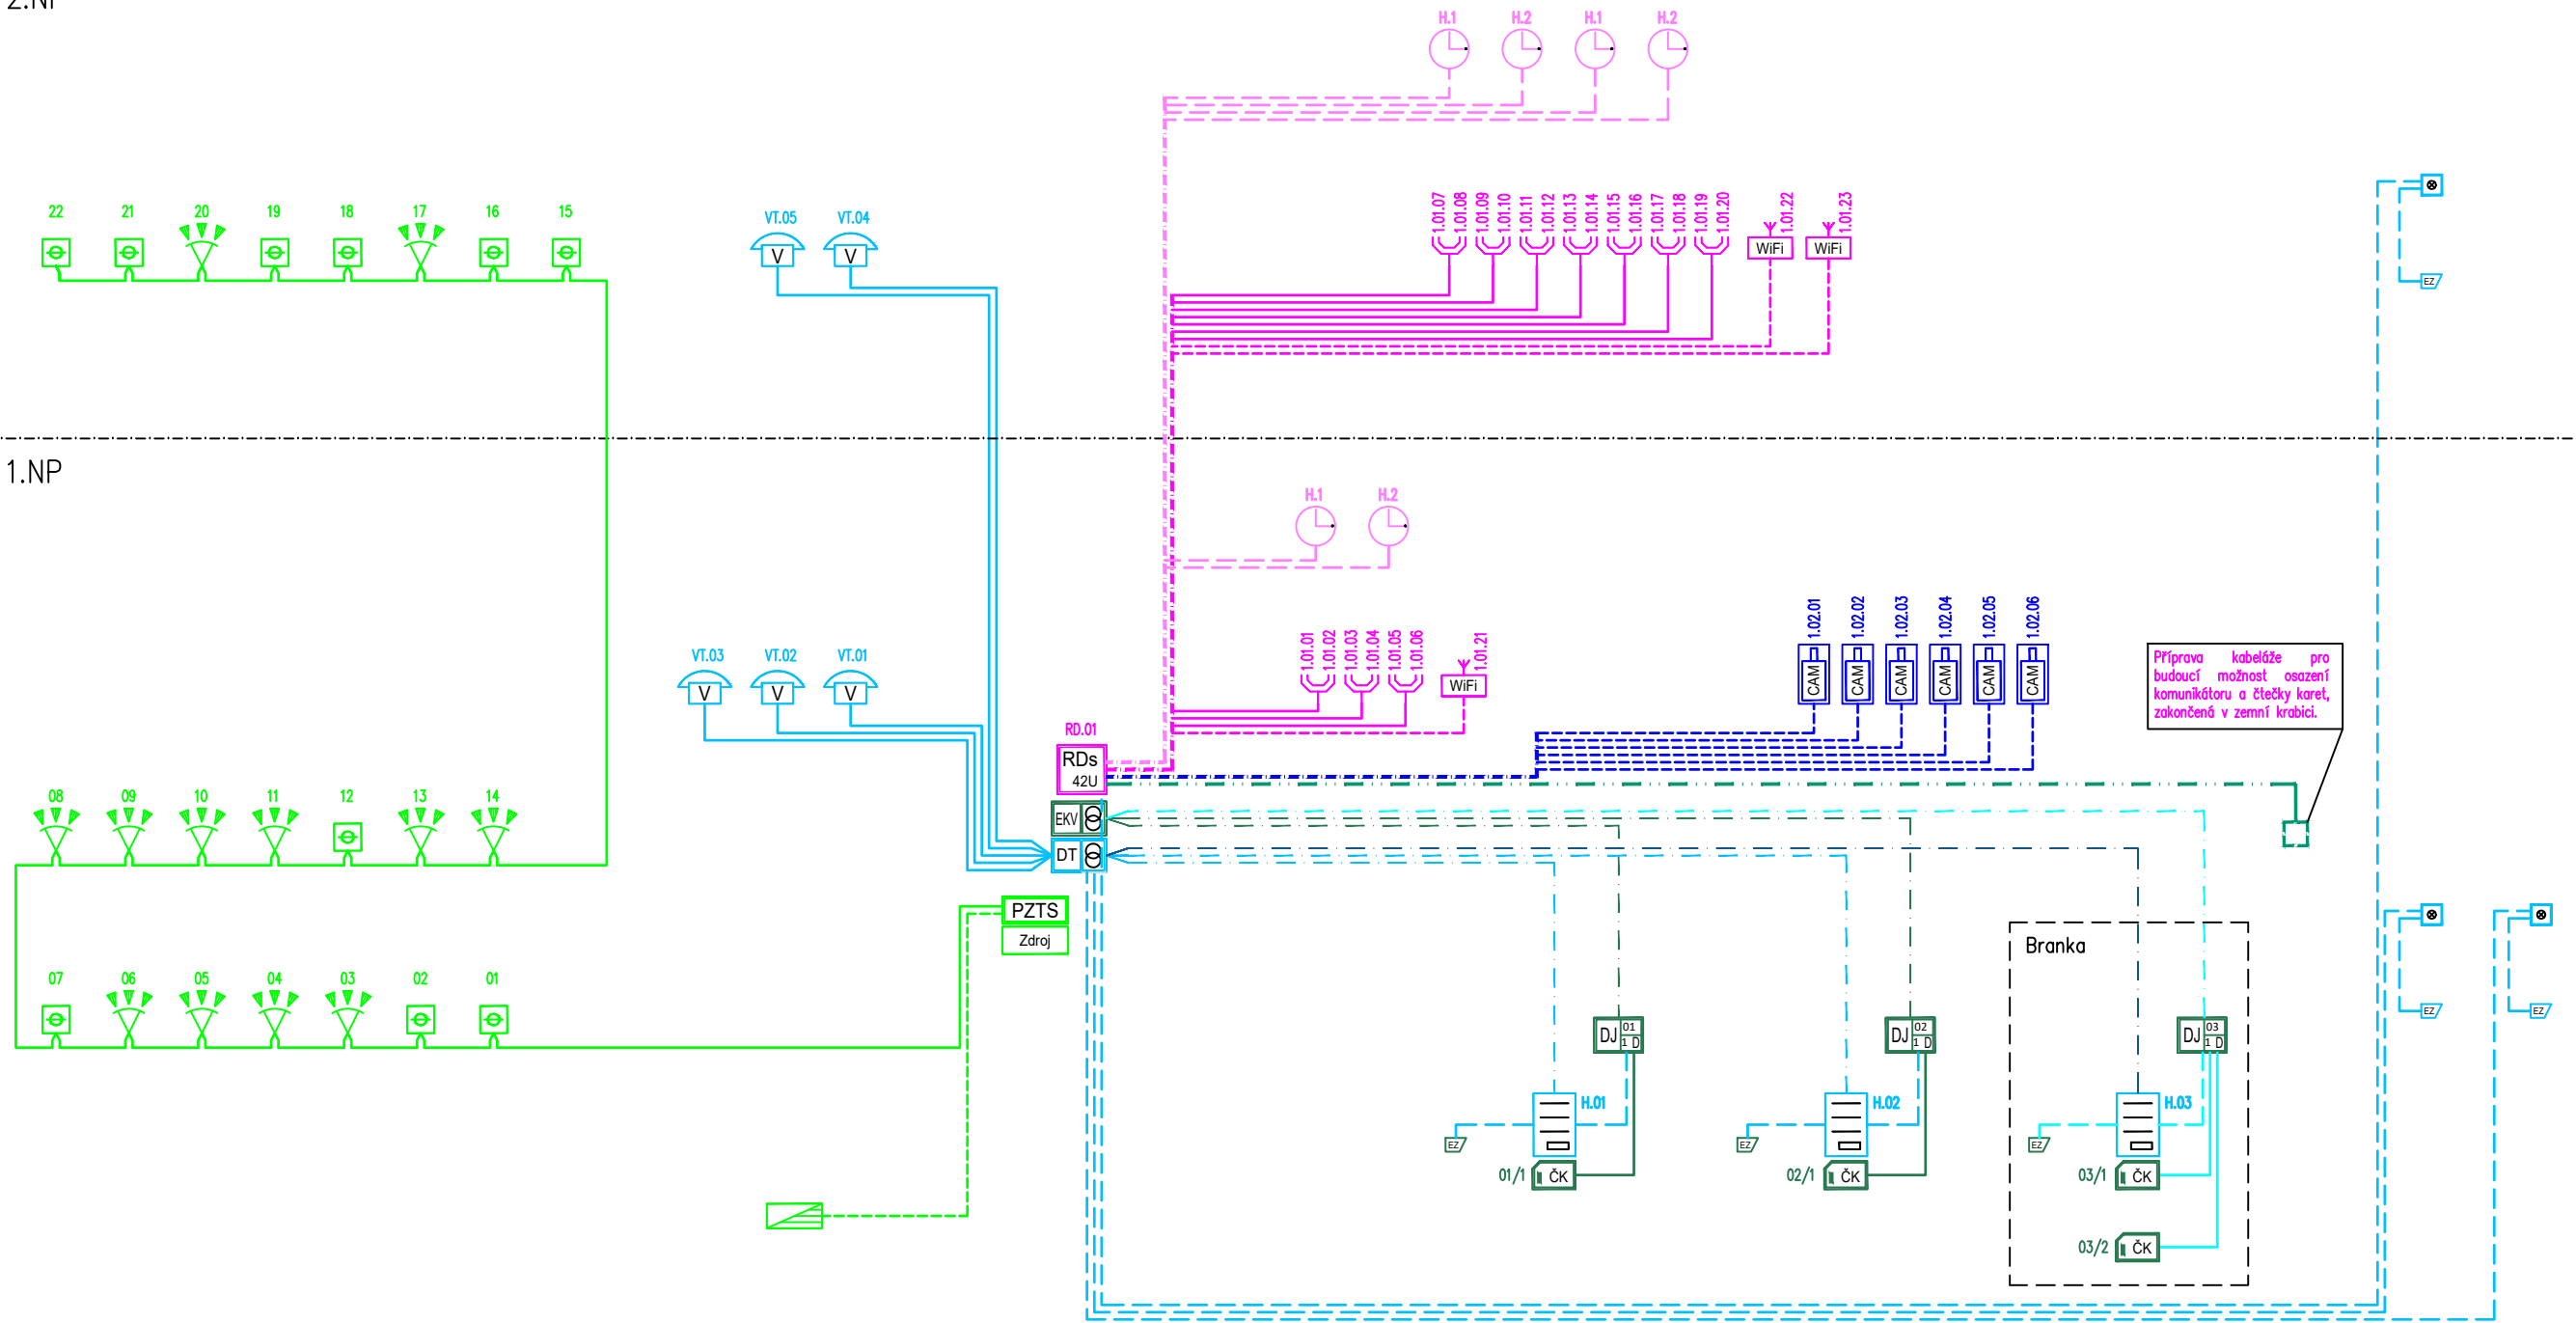

LEGENDA KABELÁŽE

- SK 2x STP Cat.6A LSOH
- SK 1x STP Cat.6A LSOH
- SK 1x FTP Cat.5e LSOH
- SK 2x FTP Cat.5e, venkovní provedení + 2x CYKY-0 2x1,5
- EKV 1x FTP Cat.5e LSOH, propojení čtečka/dveřní kontrolér
- EKV 1x FTP Cat.5e LSOH + 1x CYSY 2x1,5, sběrnice systému pro EKV
- EKV 1x Cat.5e, venkovní provedení + 1x CYKY-0 2x1,5, sběrnice systému pro EKV ve venkovní trase
- EKV 1x CYKY-0 2x1,5; propojení HLÁSKA/DJ, HLÁSKA/EZ u venkovních branek
- EKV 1x FTP Cat.5e, venkovní provedení, propojení čtečka/dveřní kontrolér u venkovních branek
- VT 1x FTP Cat.5e LSOH + 1x CYSY 2x1,5, sběrnice systému pro VT
- VT 1x CYSY 2x1,5; propojení HLÁSKA/DJ, HLÁSKA/EZ, propojení zdroje / EZ přes tlačítka v šatnách
- VT 1x FTP Cat.5e, venkovní provedení + 1x CYKY-0 2x1,5, sběrnice systému pro VT
- JČ 1x FTP Cat.5e
- PZTS 1x FTP Cat.5e LSOH
- PZTS 1x FTP Cat.5e LSOH
- PZTS 1x FTP Cat.5e LSOH


LEGENDA ZNAČEK

- RDs 42U DATOVÝ RACK ROZVADĚČ, 18U, 600x600, NÁSTĚNNÝ
- DATOVÝ ZÁSUVKA 2xRJ45 Cat.6A
- WIFI WIFI ACCESS POINT
- PZTS ÚSTŘEDNA SYSTÉMU PZTS
- Zdroj POMOCNÝ NAPÁJECÍ ZDROJ SBĚRNICE
- EXP 01 SBĚNICOVÝ MODUL, KONCENTRÁTOR
- OVLAĐACÍ LCD KLÁVESNICE
- AUTOMATICKÝ KOUŘOVÝ HLÁSIČ POŽÁRU
- PIR DETEKTOR POHYBU
- DT SYSTEMOVÝ NAPÁJECÍ ZDROJ VIDEOTELEFONU

- ZVONKOVÉ VIDEO TABLO
- ÚČASTNICKÝ VIDEOTELEFON
- MANUÁLNÍ TLAČÍTKO PRO ODBLOKOVÁNÍ DVEŘNÍHO OTVÍRAČE
- ELEKTROMAGNETICKÝ DVEŘNÍ OTVÍRAČ
- SYSTEMOVÝ NAPÁJECÍ ZDROJ SYSTÉMU EKV
- ŘÍDICÍ DVEŘNÍ JEDNOTKA
- MULTI FORMÁTOVÁ ČTEČKA ID KARET/ČIPŮ (125 kHz, 13,56 MHz)
- ELEKTROMECHANICKÝ ZÁMEK S PANIKOVOU FUNKCÍ, SAMOZAMYKACÍ
- SÍŤOVÉ ZÁZNAMOVÉ ZAŘÍZENÍ VDS
- IP KAMERA, 4 Mpix, 3-OSÉ NASTAVENÍ OBJEKTIVU

- HH PoE SWICH PRO PŘIPOJENÍ HODIN
- KONCOVÉ HODINY, DIGITÁLNÍ VE FORMÁTU HH:MM

Tato dokumentace je ve smyslu autorakého zákona považována za duševní vlastnictví firmy POLSON SECURITY s.r.o. Jakékoliv kopírování, poskytování této dokumentace třetí osobě či její využití k jiným účelům než je uvedeno ve smlouvě o dílo k této dokumentaci lze provádět pouze s předchozím souhlasem firmy POLSON SECURITY s.r.o.

ČÍSLO	POPIS ZMĚNY	PROVEDL	DATUM
<div><div><div>POLSON</div><div>SECURITY</div><div>POLSON SECURITY s.r.o.</div><div>Březnice 366</div><div>760 01 Březnice</div><div>IČO: 02697157</div><div>info@polsonsecurity.cz</div></div><div><div>NÁZEV ZAKÁZKY</div><div>MŠ Jánošíkova, Hodonín - rekonstrukce elektroinstalace, budova A</div></div></div>		Autorizace	
<div><div>INVESTOR</div><div>Město Hodonín, Masarykovo nam. 1, 695 35 Hodonín</div></div>			
<div><div>MÍSTO STAVBY</div><div>MŠ Jánošíkova, Hodonín</div></div>			
PS: S0: Budova A			
PROFESE D.1.4.2 Elektronické komunikace		STUPEŇ DPS	ZAKÁZKA Č. PS 430/2025
NÁZEV VÝKRESU <div>SLP - BLOKOVÉ SCHÉMA</div>		MĚŘÍTKO 1:100	FORMÁT 594x400
		ČÍSLO VÝKRESU D.1.4.2-04	
KRESLIL Ing. Petr Míka	SCHVÁLIL Ing. Petr Míka 	DATUM 03/2025	