



# Pūdorys 1.np

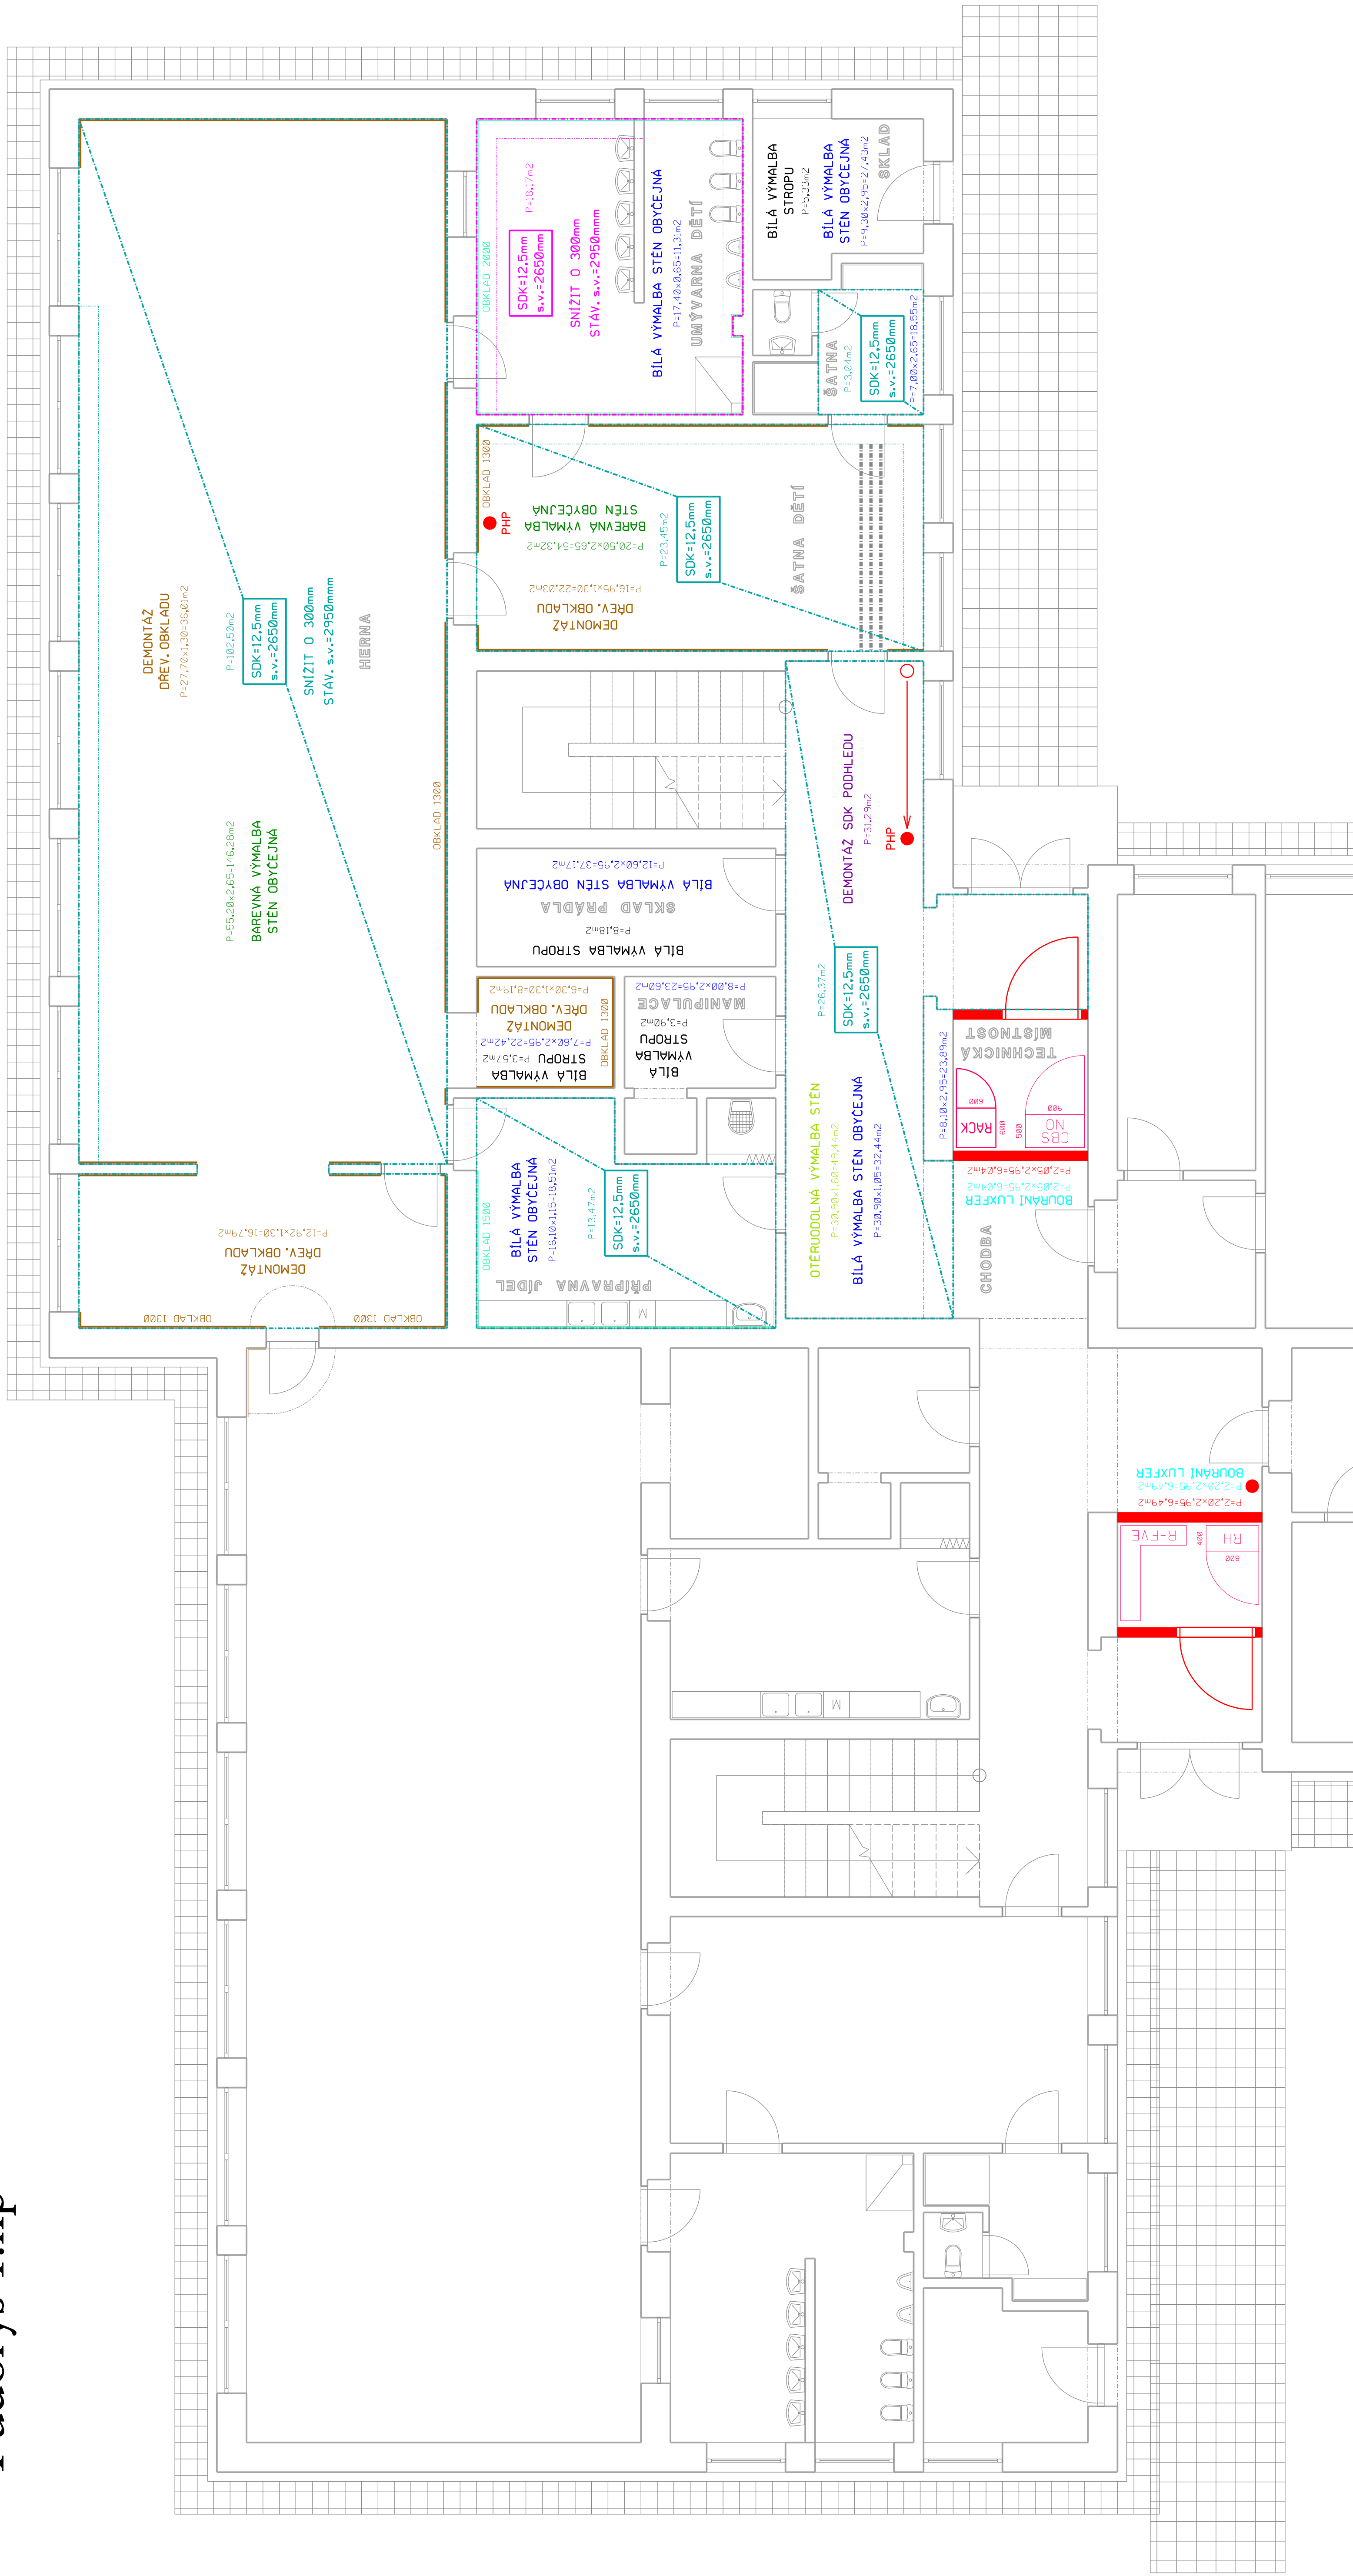

projektant : Hrbotický Marek	datum : březen 2025	
stupeň PD : DPS	zakázka : 14-2025	
investor : Město Hodonín, Masarykovo nám. 1, 695 35 Hodonín		
stavba : MŠ Jánošíkova, Hodonín - rekonstrukce elektroinstalace, budova A		formát : 84x44
obsah : D.1 Dokumentace stavebního objektu		měřítko : 1 : 50
D.1.2 Stavebně konstrukční řešení - 1. np		výšes k. : D.1.2.2