



Púdorys 2.np

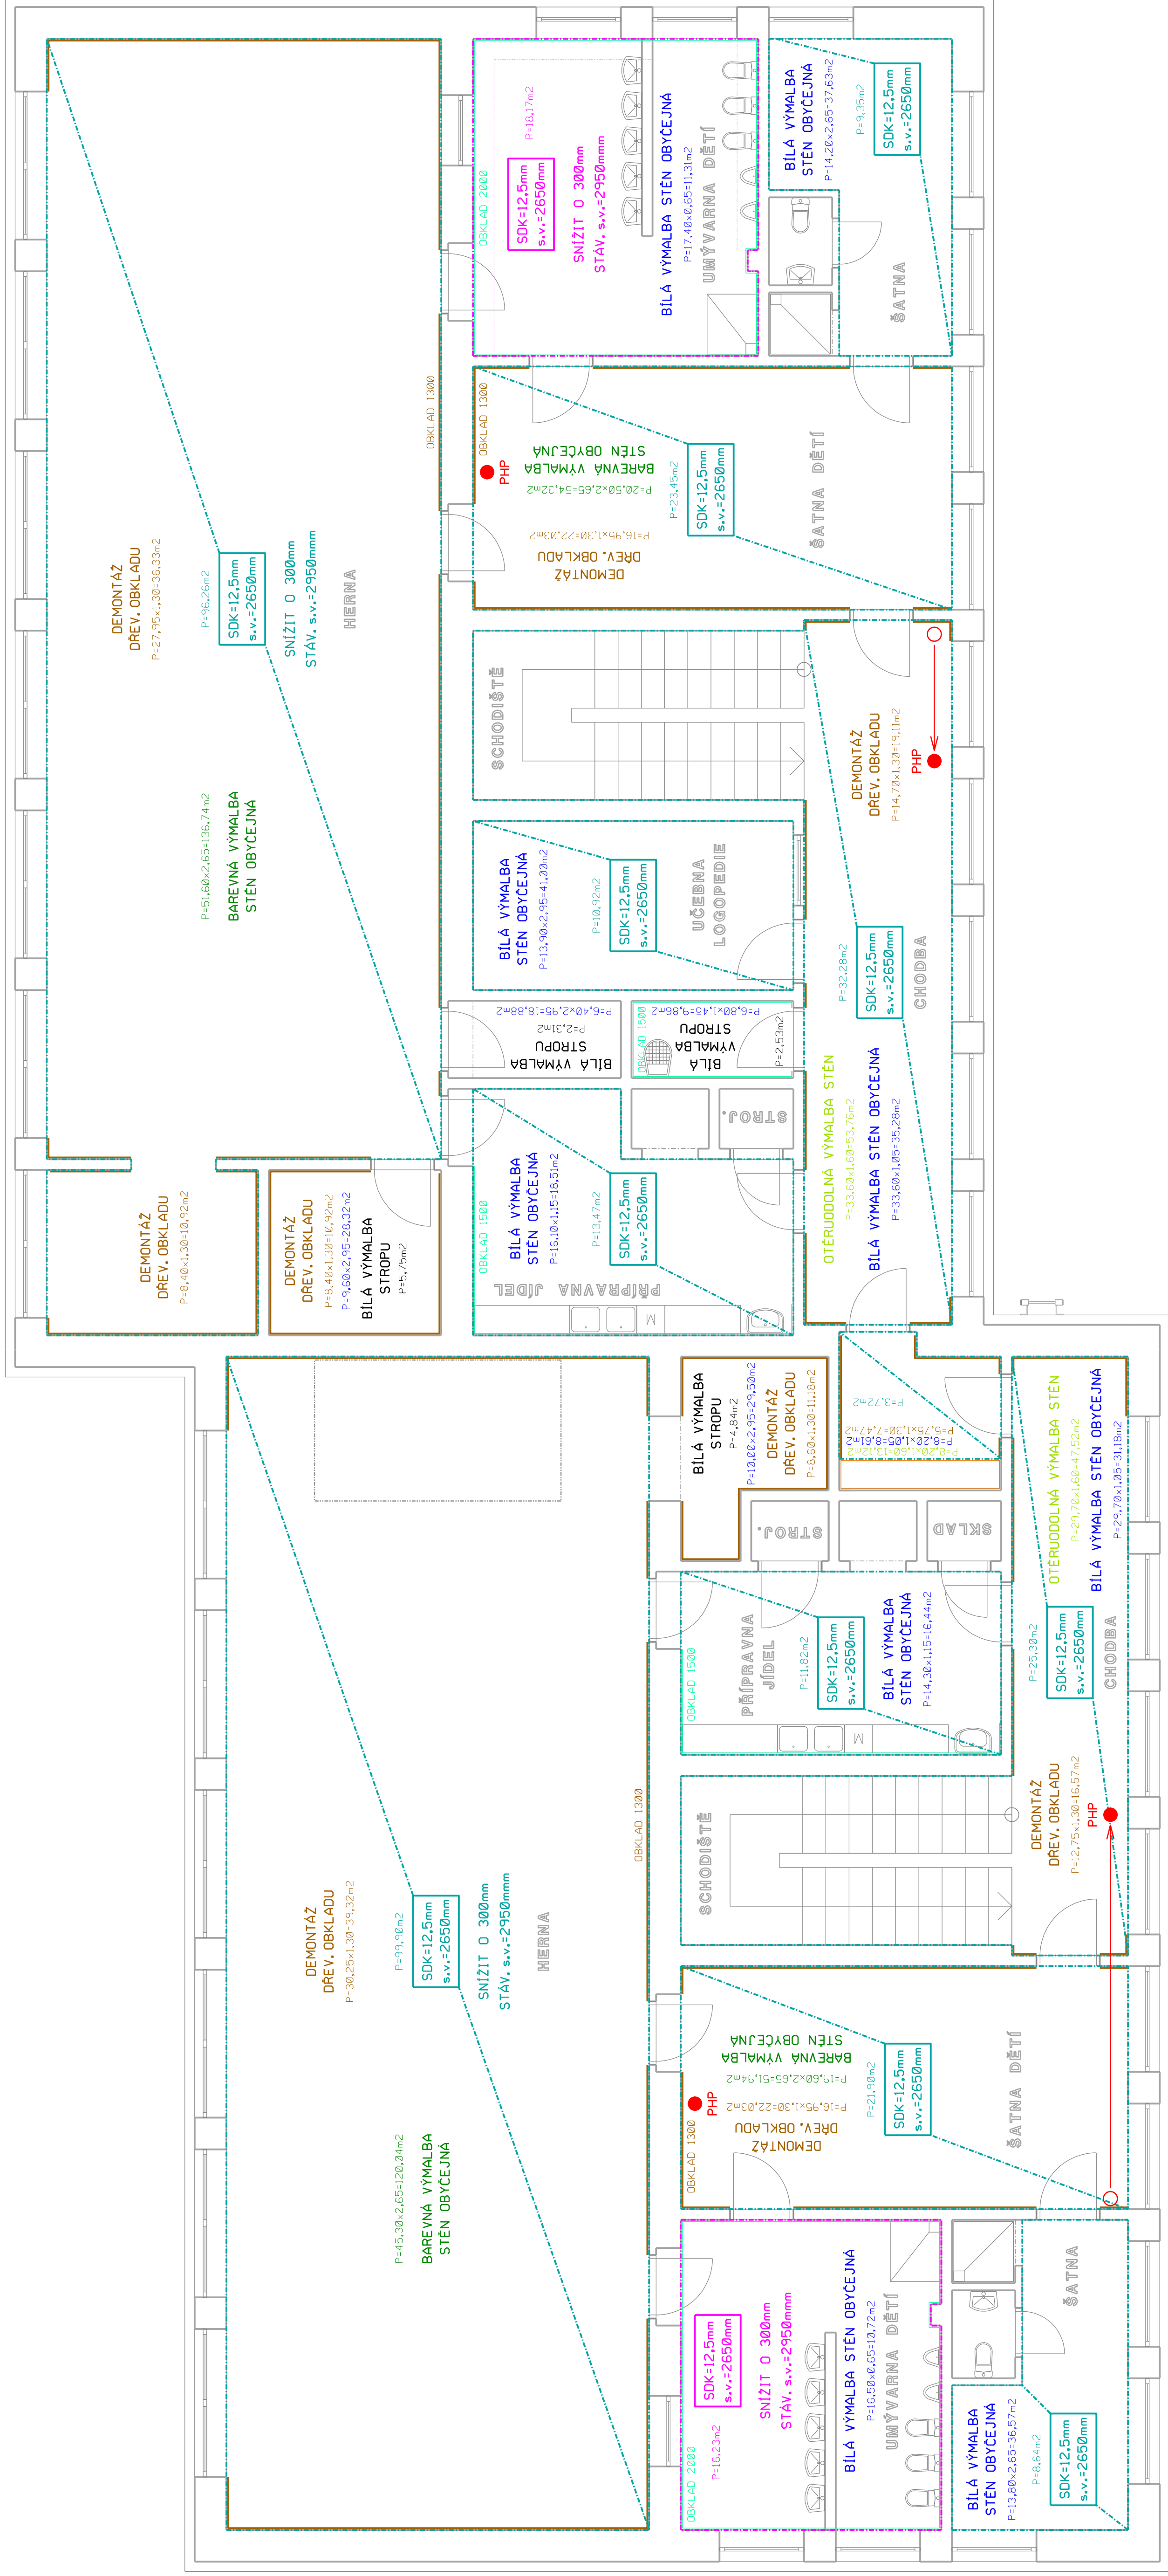

projektant: Hrbotický Marek	datum: březen 2025	
stupeň PD: DPS	zakázka: 14-2025	
investor: Město Hodonín, Masarykovo nám. 1, 695 35 Hodonín		
stavba: MŠ Jánošíkova, Hodonín - rekonstrukce elektroinstalace, budova A		
obsah: D.1 Dokumentace stavebního objektu		formát: 84x4 měřítko: 1 : 50 výkres č.: D.1.2.3