



NENÍ PŘEDMĚTEM PBŘ

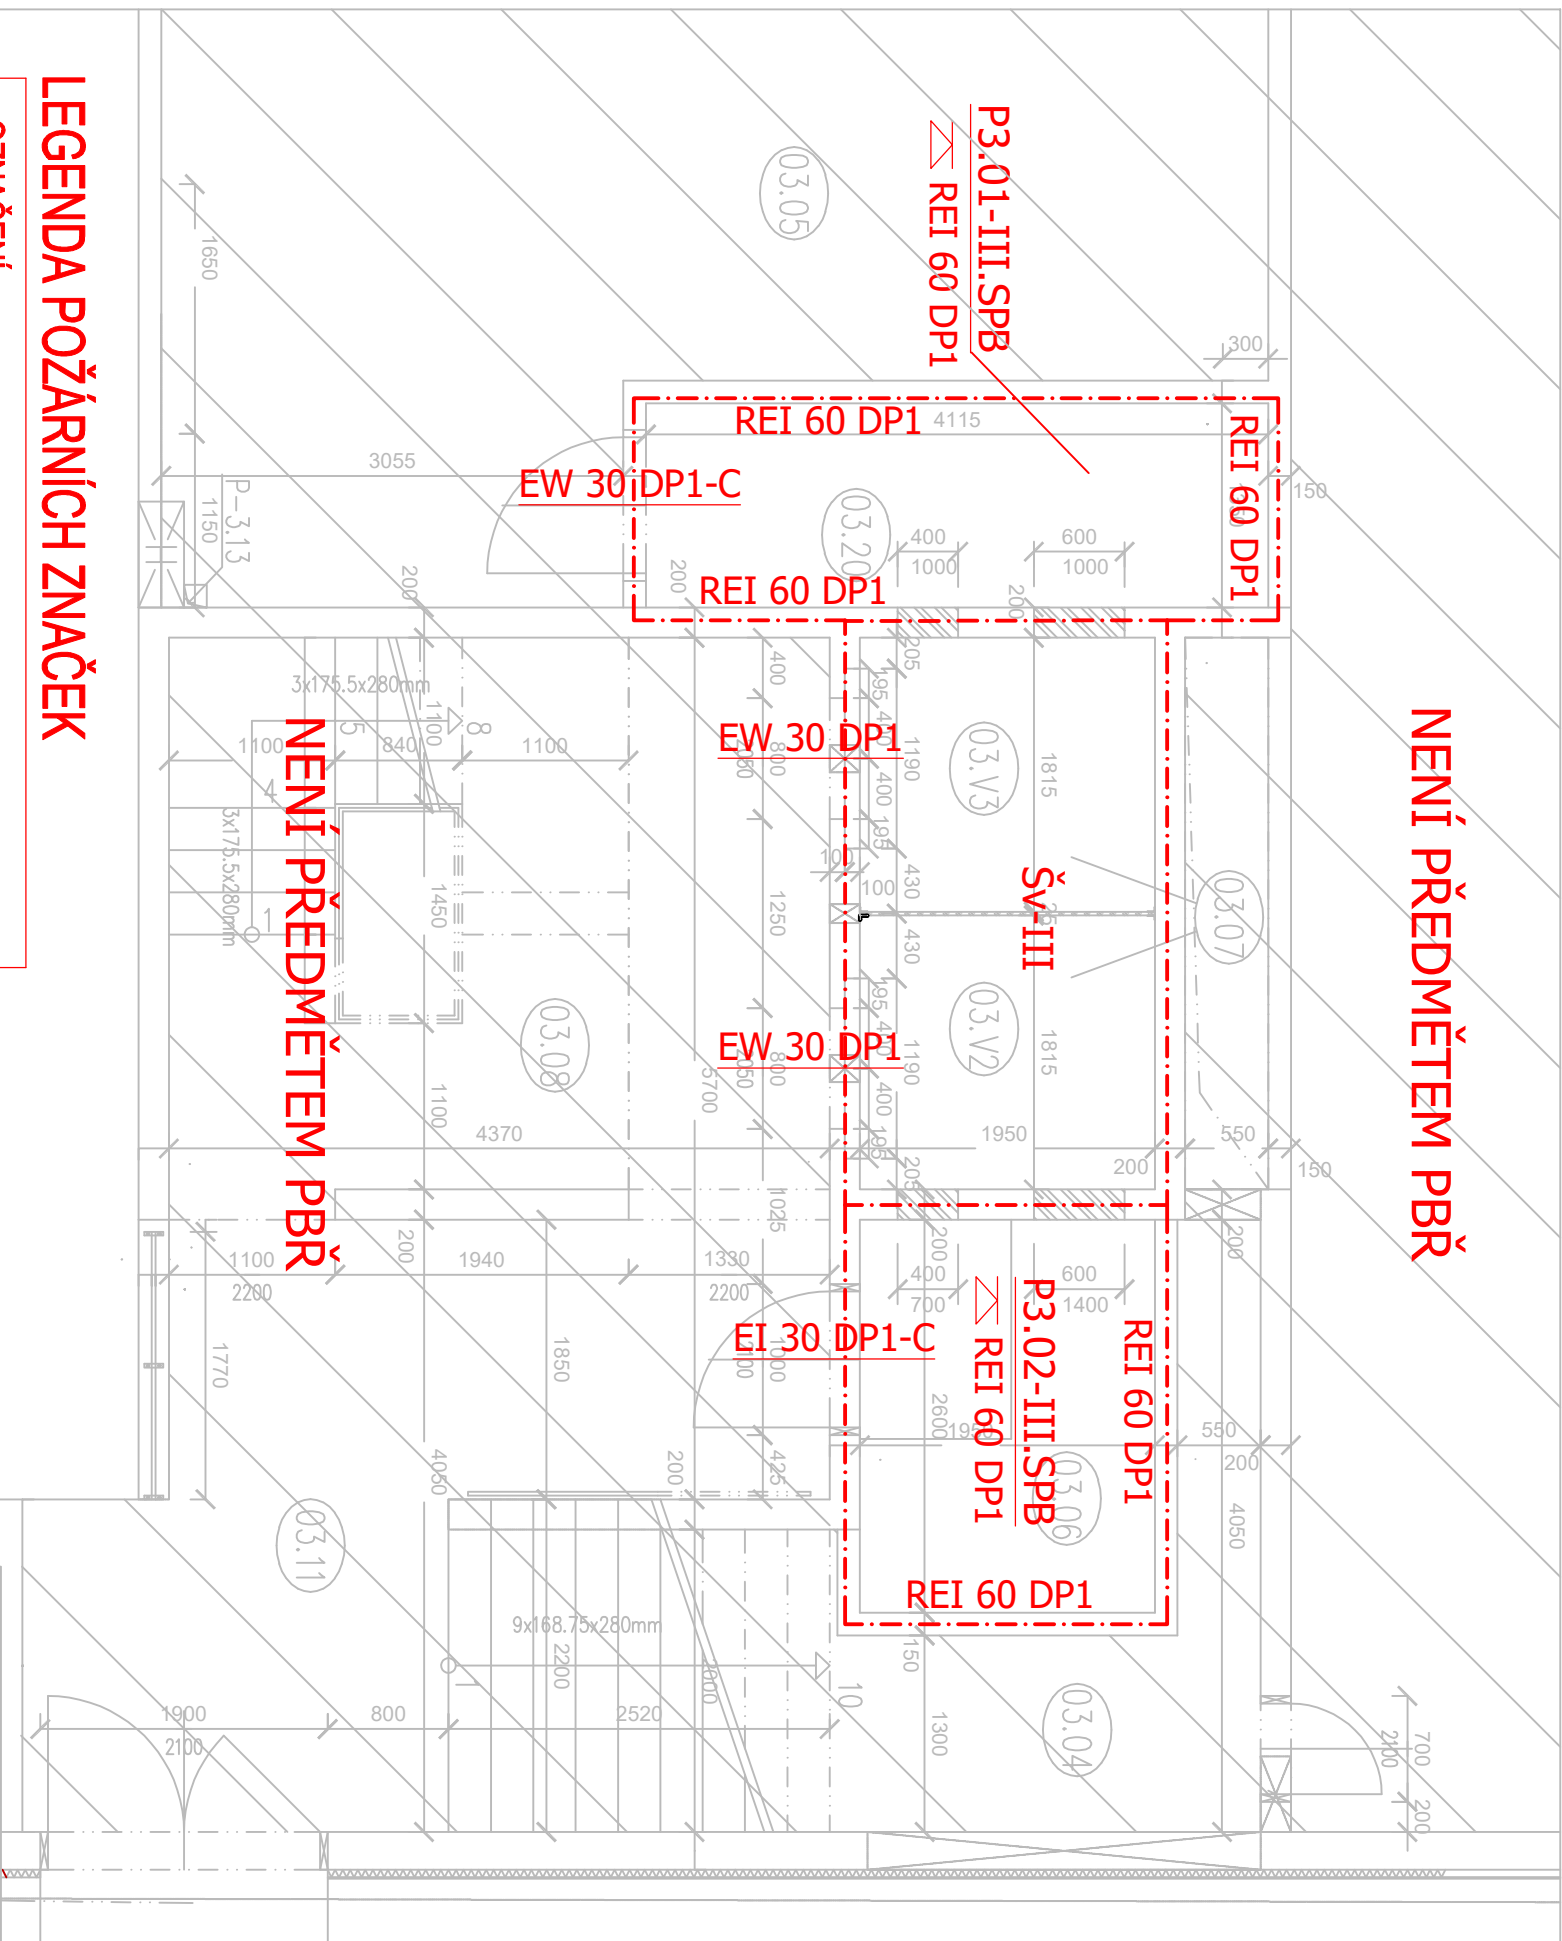

| TABULKA MÍSTNOSTÍ | | | | | |
|-------------------|-----------------------|----------------|---------|-------|-------|
| Č.M. | NÁZEV MÍSTNOSTI | m ² | PODLAHA | STĚNY | STROP |
| 03.06 | SKLAD ÚDRŽBY | 5,06 | BETON | BETON | BETON |
| 03.V2 | VÝTAHOVÁ ŠACHTA V2 | 3,53 | BETON | BETON | BETON |
| 03.V3 | VÝTAHOVÁ ŠACHTA V3 | 3,53 | BETON | BETON | BETON |
| 03.20 | SKLAD VZDUCHOTECHNIKY | 5,54 | BETON | BETON | BETON |
| CELKEM MÍSTNOSTI | | 17,66 | | | |

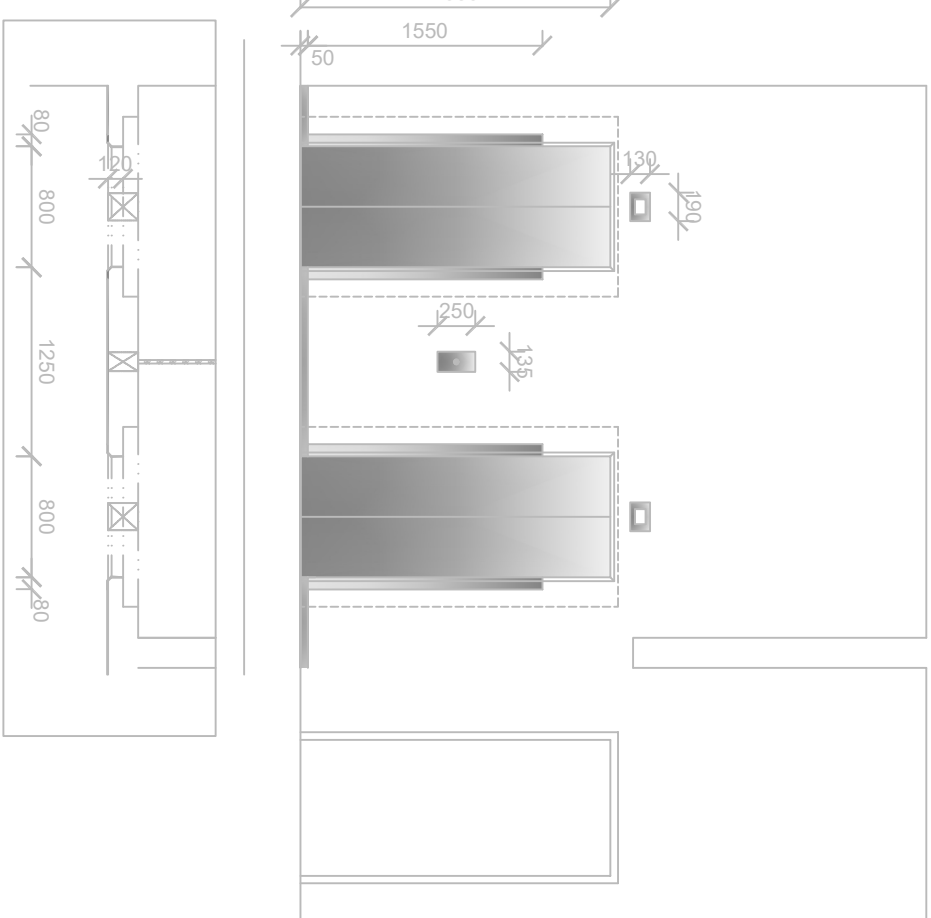

LEGENDA POŽÁRNÍCH ZNAČEK

| OZNAČENÍ | |
|--------------|---------------------------------------|
| EW 30 DP1 | Požární odolnost dveří |
| (R)EI 45 DP1 | Požární odolnost stěn (trámů, sloupů) |
| REI 45 DP1 | Požární odolnost stropu |
| --- | Hranice požárních úseků |

LEGENDA MATERIÁLŮ:

| | |
|--|----------------------|
| | STÁVAJÍCÍ KONSTRUKCE |
| | NEREZ |
| | ZDÍVO |

±0,000 = 231,95 m.n.m.

IGNIS PROJEKT
IGNIS PROJEKT
Kolmá 675/3
Praha 9
198 00
IČO: 08628408
email: ignisprojekt@ignisprojekt.cz

ZODP.PROJEKTANT: Jan Drahoš
VYPRACOVALA: Adéla Kohoutová
INVESTOR: Český rozhlas Vinohradská 1409/12, Praha 2
MÍSTO: Český rozhlas Římská 385/13, Praha 2
AKCE: Výměna výtahů V2 a V3

obecný výřez

VÝŘEZ PŮDORYSU 3.PP-3.SUTERÉN

č. výřezu

D.1.3

č. zakázky

formát

A3

datum

08/2024

účel

DSP

měřítko

1:50

VERZE:

a

PARE: