


KOORDINAČNÍ SITUACE

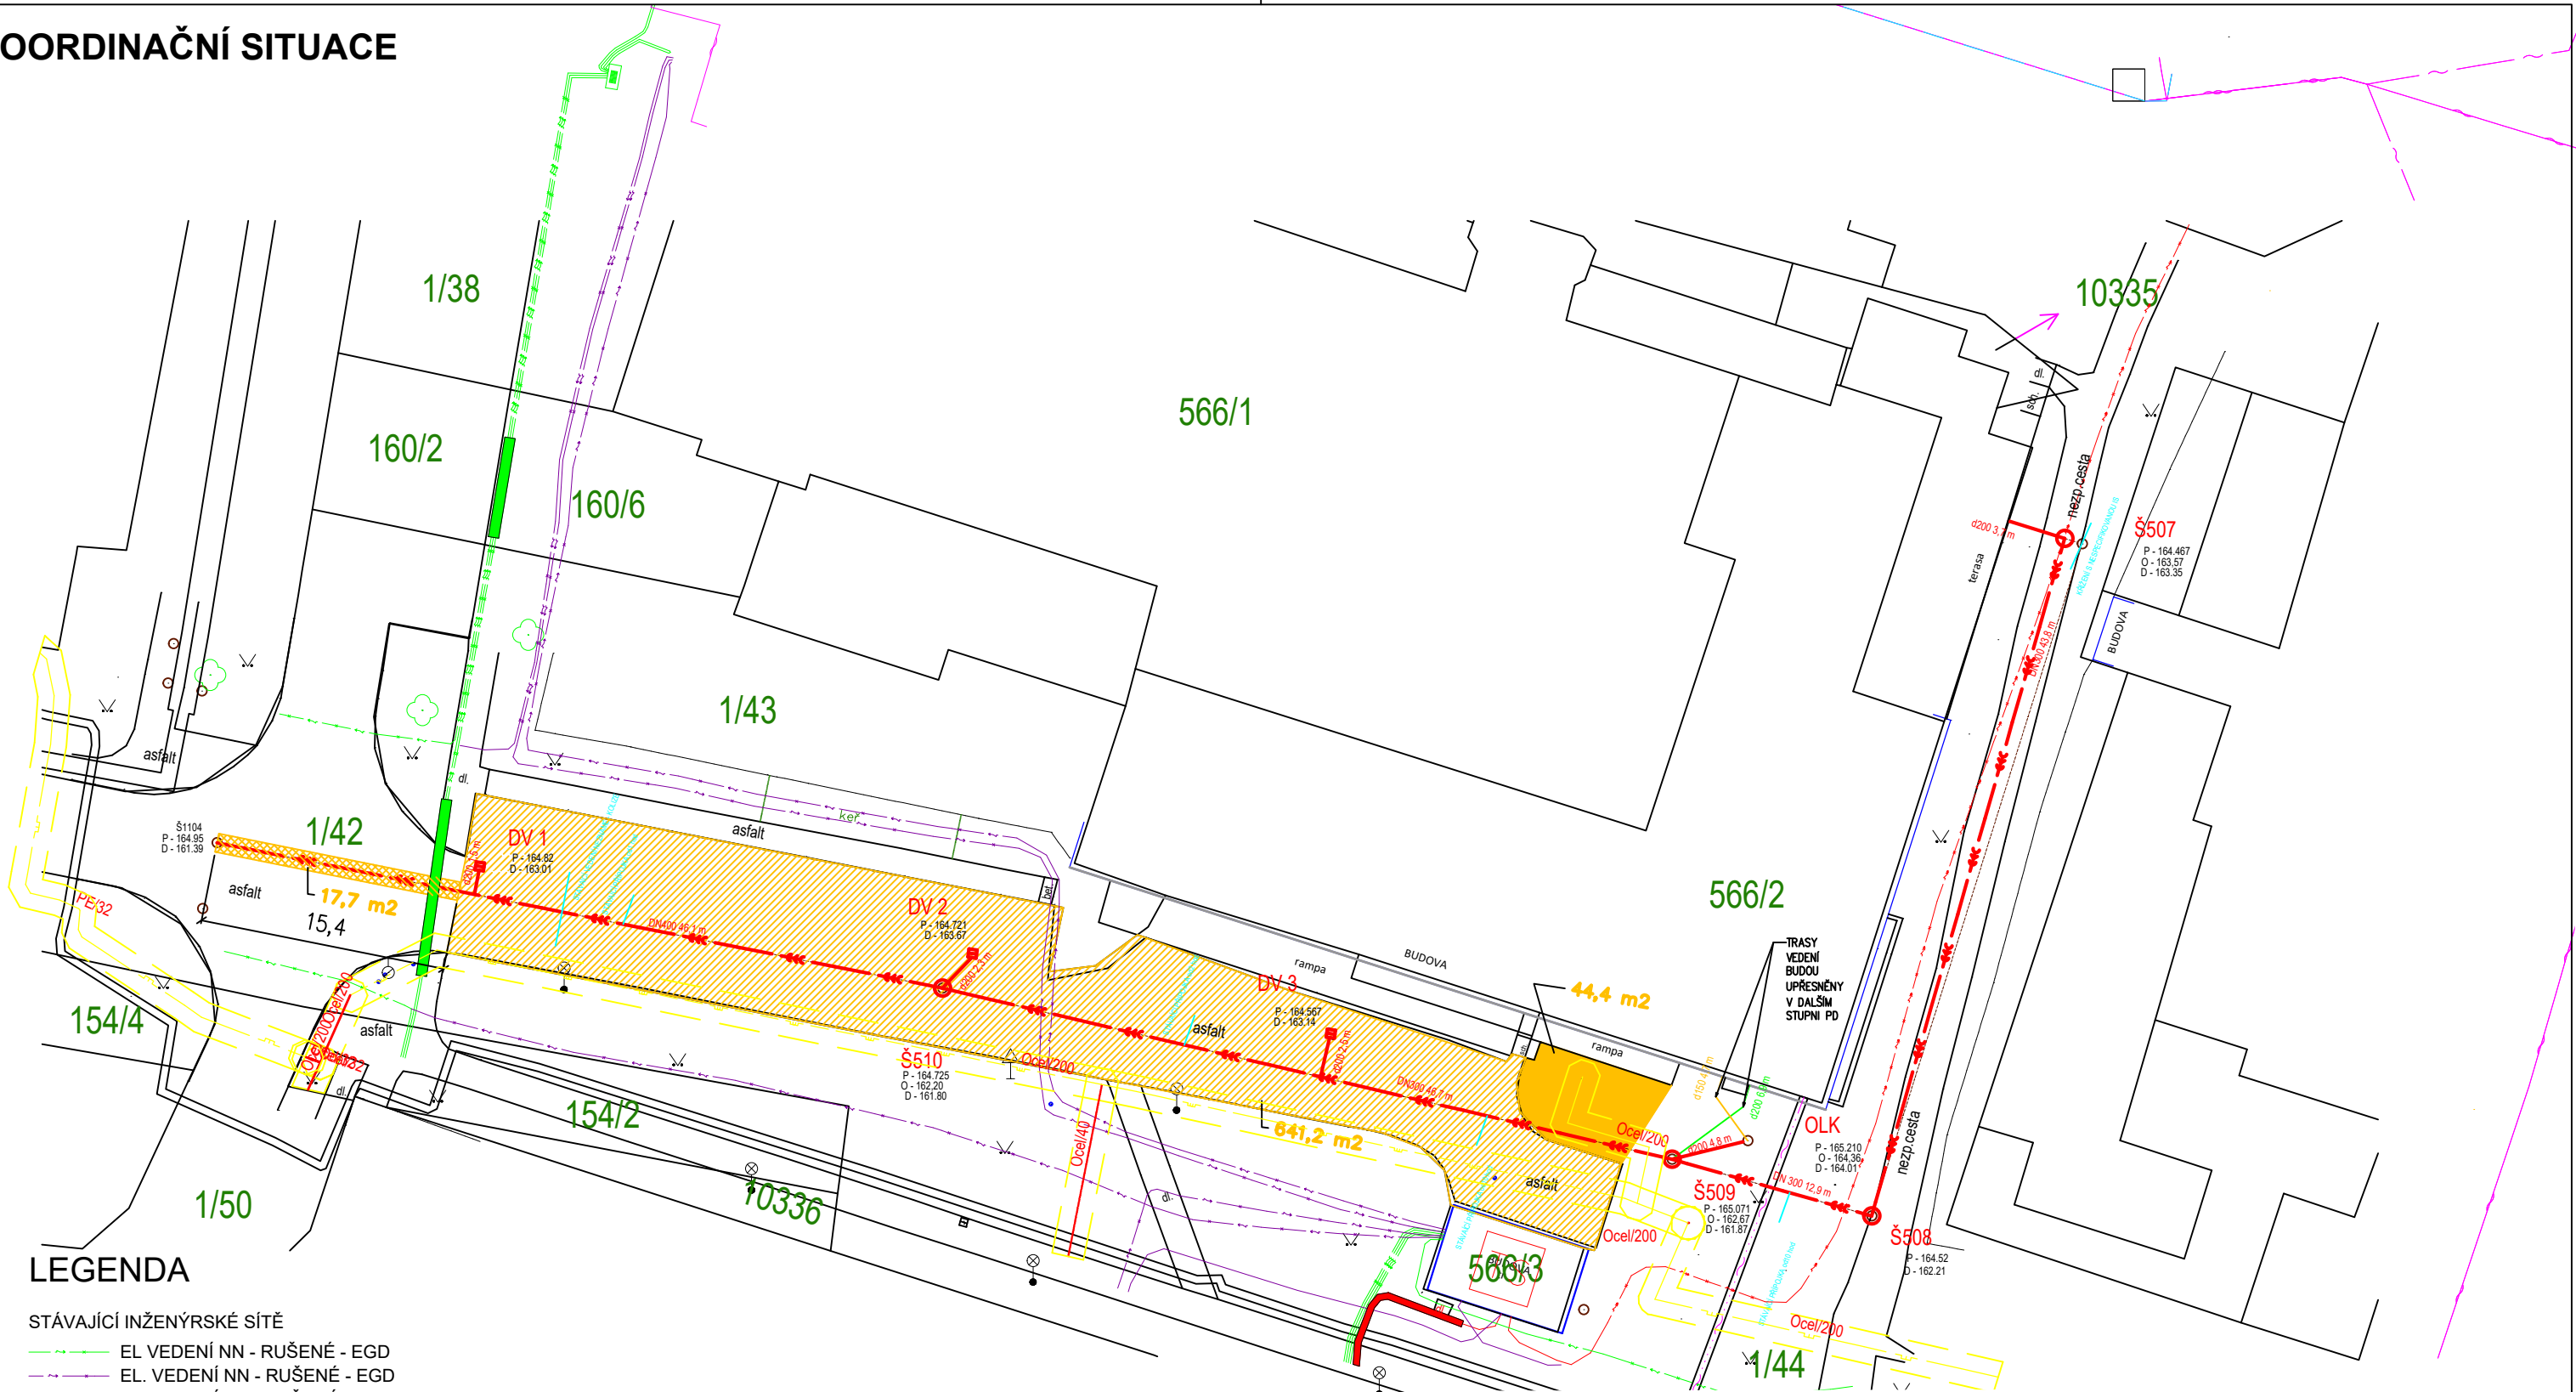

LEGENDA

STÁVAJÍCÍ INŽENÝRSKÉ SÍTĚ

- EL. VEDENÍ NN - RUŠENÉ - EGD
- EL. VEDENÍ NN - RUŠENÉ - EGD
- EL. VEDENÍ VN - RUŠENÉ - EGD
- SDĚLOVACÍ VEDENÍ - CETIN
- SDĚLOVACÍ VEDENÍ - NETCONNECT
- KANALIZACE - AREÁLOVÁ
- PLYNOVOD STL - GASNET
- KANALIZAČNÍ ŠACHTA
- ULIČNÍ VPUSTĚ

NAVRHOVANÉ INŽENÝRSKÉ SÍTĚ A KONSTRUKCE

- JEDNOTNÁ KANALIZACE AREÁLOVÁ
- VNITŘNÍ KANALIZACE DEŠŤOVÁ
- VNITŘNÍ KANALIZACE SPLAŠKOVÁ
- NOVÁ DEŠŤOVÁ VPUSTĚ
- NOVÁ ŠACHTA JEDNOTNÉ AREÁLOVÉ KANALIZACE
- OBNOVA ASFALTOVÉHO POVRCHU
- OBNOVA PORCHU PO VÝKOPU KANALIZACE
- NOVÁ ZPEVNĚNÁ PLOCHA

PROJEKČNÍ ATELIÉR PLUS s.r.o.
 Měst'anská 3992/109
 695 01 Hodonín

VYPRACOVAL: Ing. Pavel Dvořák

OVĚŘIL:

INVESTOR: Město Hodonín, Masarykovo nám. 53/1; 695 01 Hodonín

AKCE:

KULTURNÍ DŮM HODONÍN

OBSAH:

KOORDINAČNÍ SITUACE

PROJEKČNÍ
 ATELIÉR
 PLUS

STUPEŇ : STUDIE

DATUM: 06/2024

MĚŘÍTKO: 1:400

ZMĚNA:

Č.ZAK.:
 AM-24-016

PŘÍLOHA Č.:
 2