


ST1

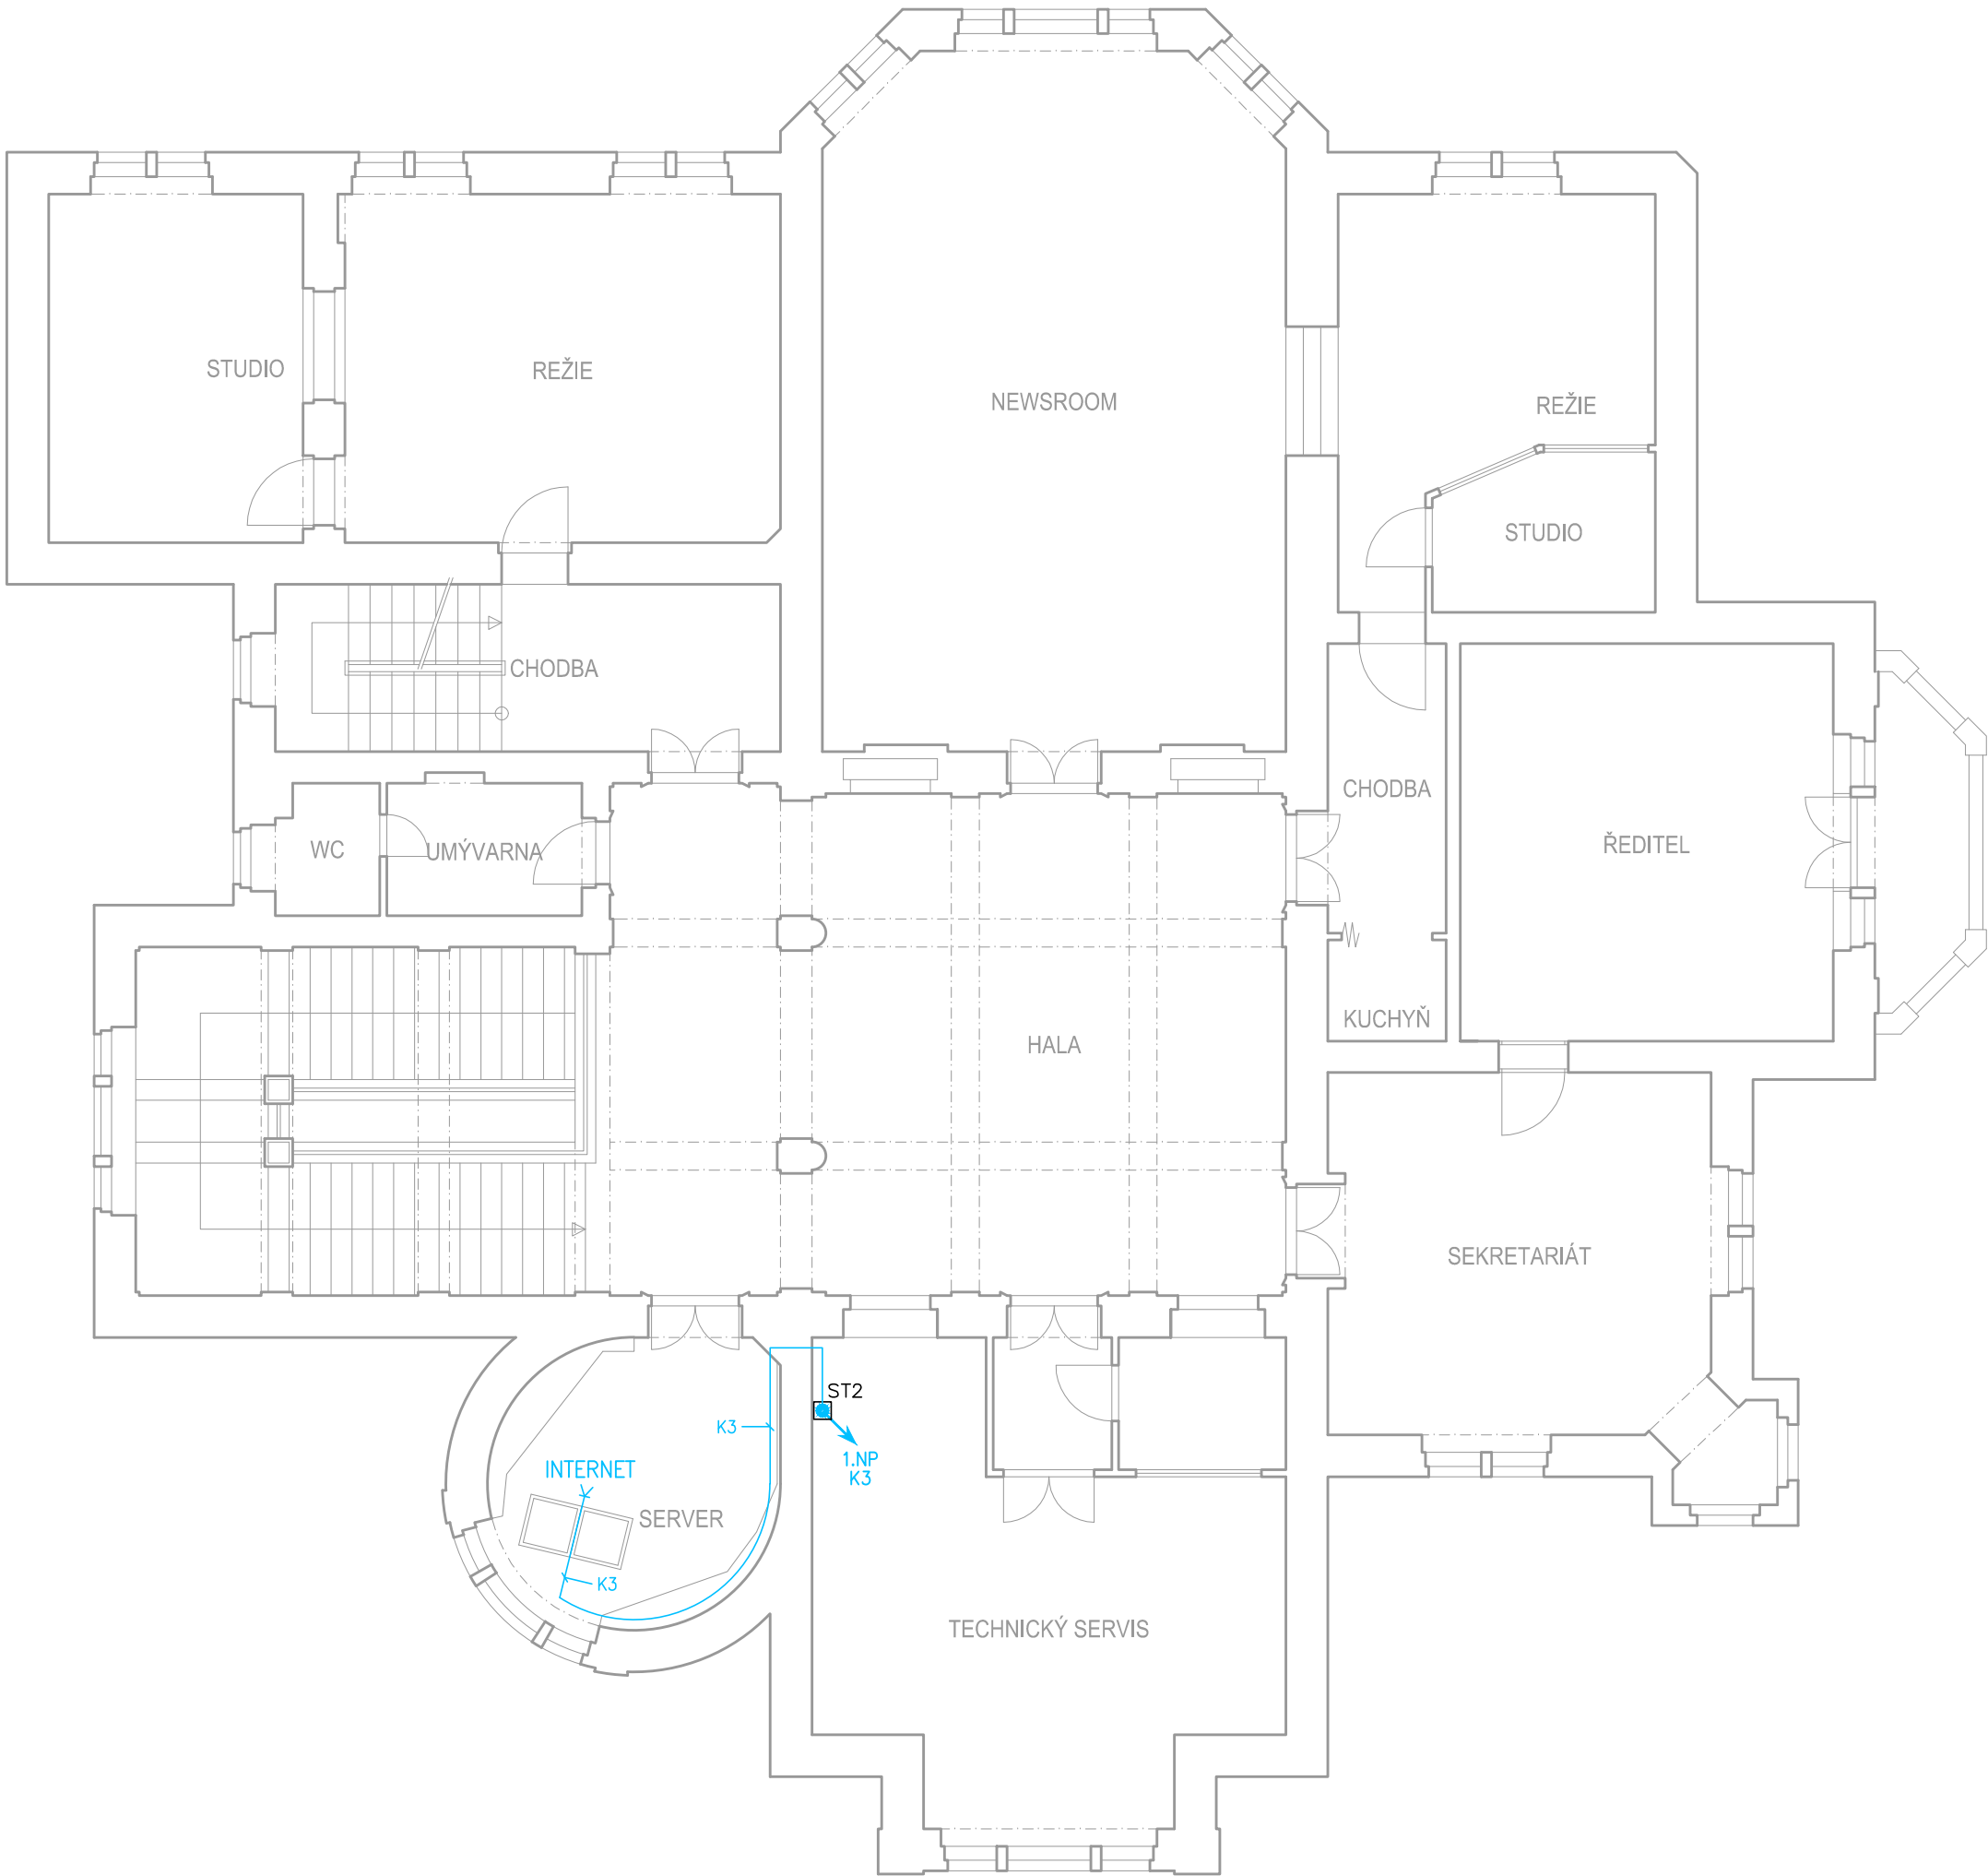

K1	Fi-HT 06
K2	FTP kat.5e
K3	UTP kat.5e
K4	CYKY J-3x1,5
K5	CYKY J-3x2,5
K6	-

LEGENDA:

- PRO přístupový kontrolér
- akumulátor 12V
- LITE čtečka Indala Lite
- elektr.mech. otvírač
- DoT napájec dom. telef.
- VT vstupní tablo
- VT vnitřní jednotka
- L kování klika/koule
- RK propojovací krabice
- zósuvka 230VAC
- rozvaděč 230VAC

LEGENDA ZNAČEK PZTS:

- PZTS ÚSTŘEDNA
- EXP EXPANDER ZÓNOVÝ
- TAB SIGNALIZAČNÍ TABLO
- GSM PŘENOSOVÉ ZAŘÍZENÍ GSM
- Z POMOCNÝ ZDROJ 12VDC
- OVĽADACÍ KLÁVESNICE
- INFRAPASIVNÍ DETEKTOR
- D DUALNÍ DETEKTOR PIR+MW
- DETEKTOR TŘÍŠTĚNÍ SKLA
- MAGNETICKÝ KONTAKT VRATOVÝ
- MAGNETICKÝ KONTAKT
- TISŇOVÉ TLAČÍTKO
- PŘÍJÍMAČ BEZDRÁTOVÝCH PRVKŮ
- SIRÉNA VNITŘNÍ
- ROZBOČOVACÍ KRABICE
- ROZVADĚČ 230VAC/50Hz
- STOUPAČKA KABELOVÁ
- INSTALAČNÍ KRABICE

02	12/2024	Dokumentace pro provedení stavby	Pavel Ducheček		SLB	3024-160
01	10/2018	Dokumentace skutečného provedení stavby	Dušan Daniš		SLB	3018-092
00	12/2013	Dokumentace pro provedení stavby	SKS Blansko		SLB	-
Revize	Datum	Stupeň projektu - předmět revize	Vypracoval	Podpis	Zařízení	Eviden. číslo

Akce: Český rozhlas Ústí nad Labem				Revize: 02	
Objednatel: Český rozhlas, Vinohradská 12, Praha 2 120 99				Evidenční číslo: 3024-160	
Investor: Český rozhlas, Vinohradská 12, Praha 2 120 99				Číslo výkresu: 4	
Obsah: Půdorys 2.NP / 1.PATRO					
Část: PZTS; EKV; DoT					
V Holešovičkách 10/1448 180 00 Praha 8 tel: 242 490 222 fax: 242 490 507 e-mail: alkom@alkom.cz www.alkom.cz		Projektant: Pavel Ducheček	Měřítko: 1:100		
		Kreslil: Pavel Ducheček	Formát: 3x A4		
		Kategorie: "Citlivé"			