


Půdorys 1. np

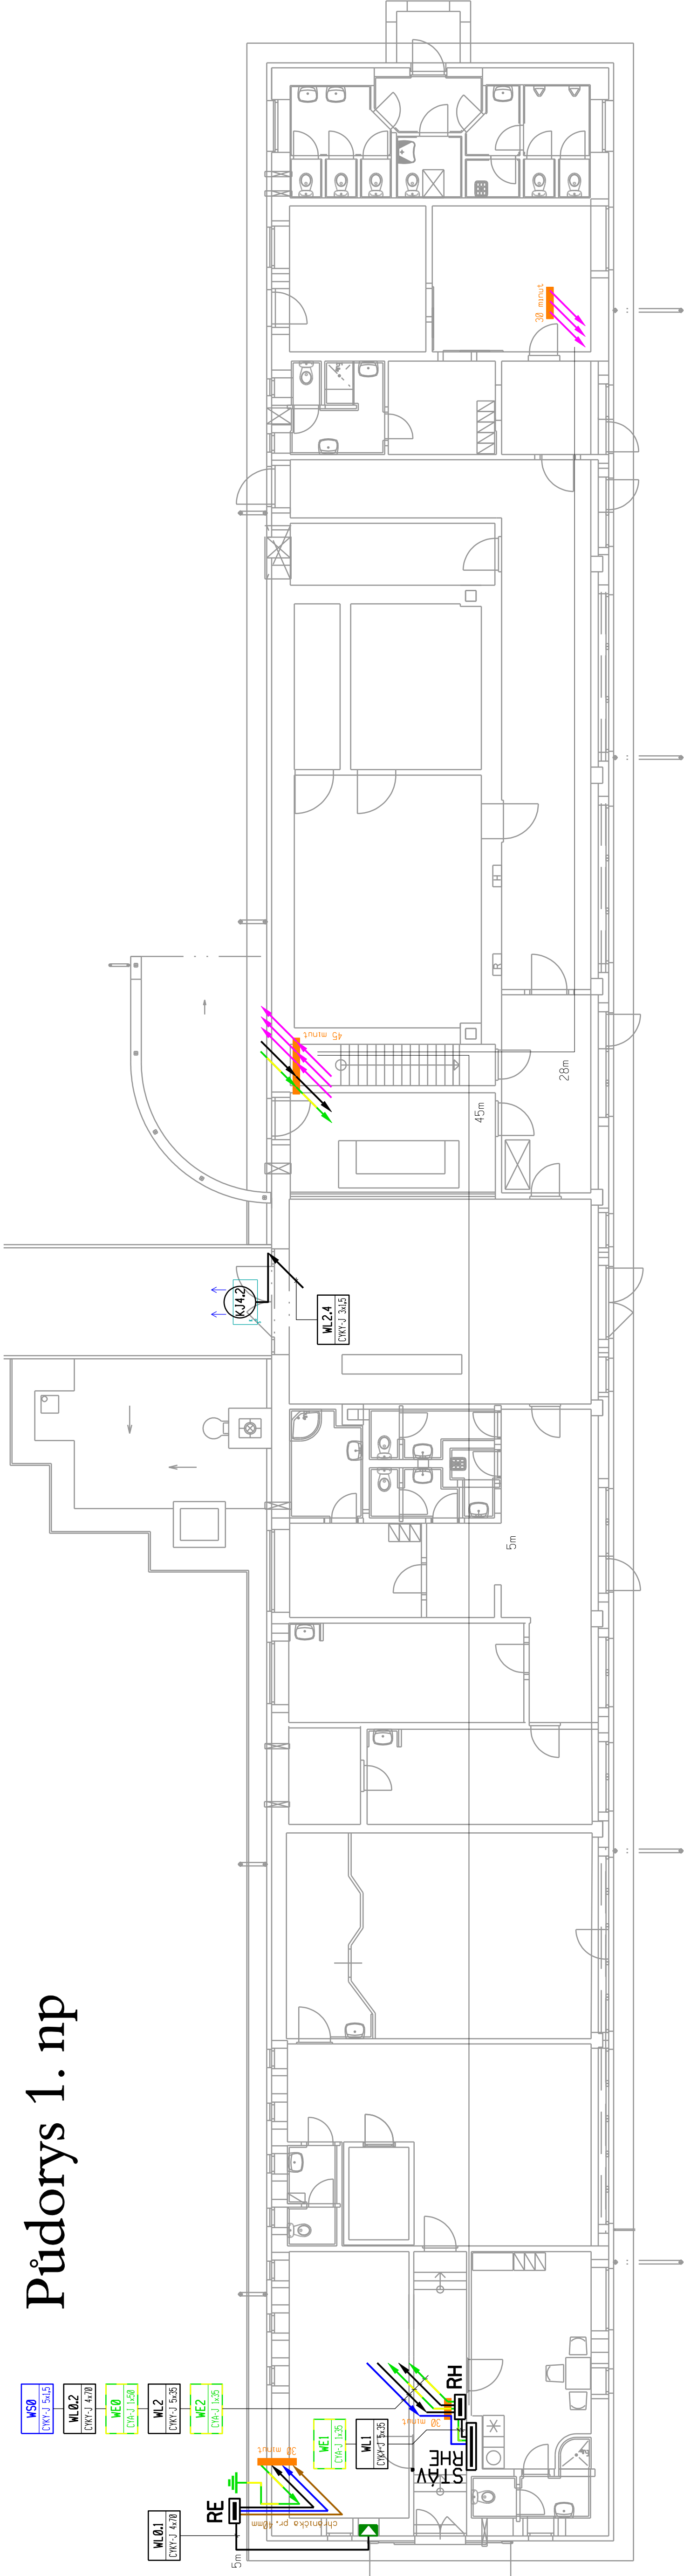

projektant : Hrbotický Marek		datum : říjen 2024	Marek Hrbotický projektování elektrických zařízení Kasárenská 4, 695 01 Hodonín IČ: 680 22 999
stupeň PD : DPS		zakázka : 37-2024	
investor : Město Hodonín, Masarykovo nám. 1, 695 35 Hodonín			
stavba : Smuteční síň na Městském hřbitově v Hodoníně - větrání, vytápění a chlazení			formát : 4xA4
obsah : D.1.4.2 Elektroinstalace Správní budova - půdorys 1. np			měřítko : 1 : 100
			výkres č. : D.1.4.2.3

Technické údaje

- ROZVODNÁ SOUSTAVA :
3 PE+N ~ 50Hz 400V/TN-C-S
- OCHRANA PŘED ÚRAZEM EL.PROUDEM :
- automatickým odpojením od zdroje ČSN 33 2000-4-41 ed.3, oddíl 411, čl. 411.4
- doplňková - proudovým chráničem ČSN 33 2000-4-41 ed.3, oddíl 415, čl. 415.1
- doplňujícím ochranným pospojováním ČSN 33 2000-4-41 ed.3, oddíl 415, čl. 415.2
- INSTALOVANÝ PŘÍKON :
Pi = 43,5kW
Pb = 34,8kW