



## Technické údaje

INSTALOVANÝ PŘÍKON :  $P_i = 43,5\text{kW}$   
 $P_b = 34,8\text{kW}$

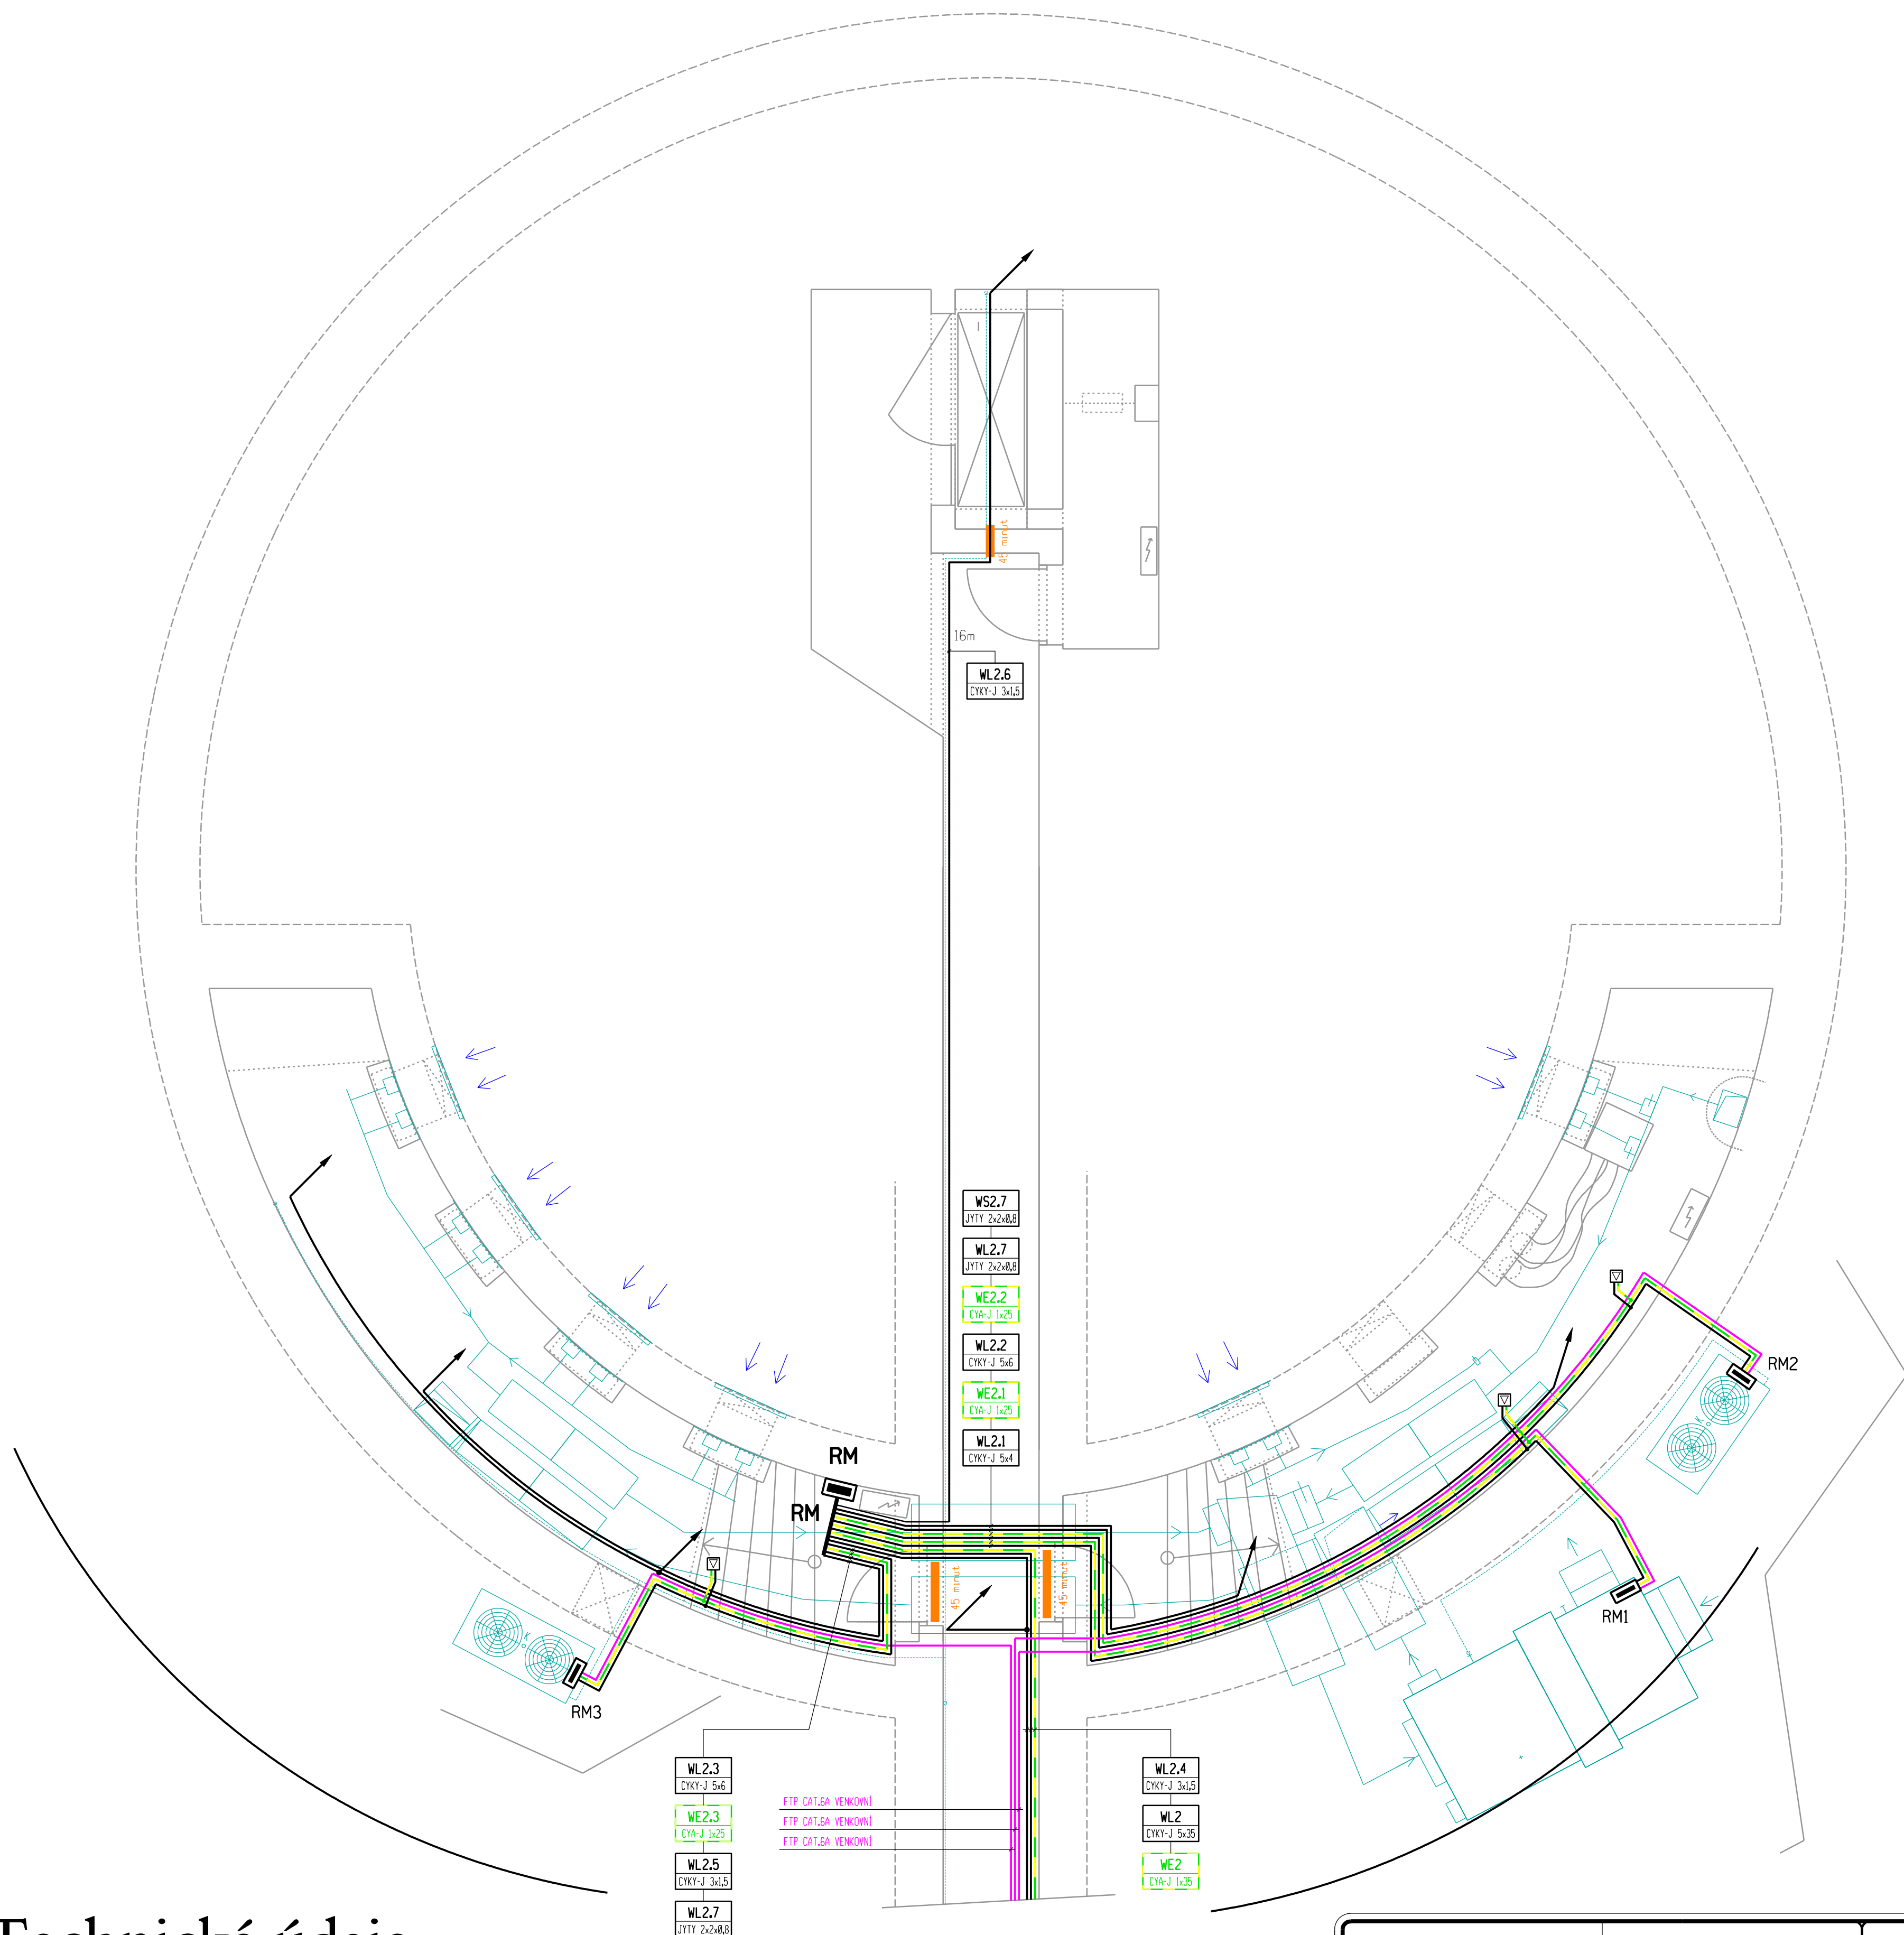

projektant : Hrbotický Marek	datum : říjen 2024	 projektování elektrických zařízení Kasárenská 4, 695 01 Hodonín IČ: 680 22 999
stupeň PD : DPS	zakázka : 37-2024	
investor : Město Hodonín, Masarykovo nám. 1, 695 35 Hodonín		
stavba : Smuteční síň na Městském hřbitově v Hodoníně - větrání, vytápění a chlazení		formát : 6x A4
obsah : D.1.4.2 Elektroinstalace Smuteční síň - půdorys 1. pp		měřítko : 1 : 50
		výkres č. : D.1.4.2.4