


LEGENDA MÍSTNOSTI

Č.M	ÚČEL	MÍSTNOSTI	PL. (M2)
201	CHODBA		2,55
202	POKOJ+KUCH.KOUT		20,92
203	KOUPELNA+WC		3,21
204	CHODBA		5,52
205	KUCHYŇ		7,00
206	POKOJ		23,48
207	POKOJ		23,48
208	KOUPELNA+WC		4,20
209	CHODBA		5,52
210	KUCHYŇ		7,00
211	POKOJ		23,48
212	POKOJ		23,48
213	KOUPELNA+WC		4,20
214	CHODBA		2,55
215	POKOJ+KUCH.KOUT		20,92
216	KOUPELNA+WC		3,21
217	PODESTA		3,71
218	SCHODIŠTĚ		5,90
219	PAVLAČ		12,41
SPOL. PROST.			
22,02M2			
BYT Č.1			
26,68M2			
BYT Č.2			
63,68M2			
BYT Č.3			
63,68M2			
BYT Č.4			
26,68M2			

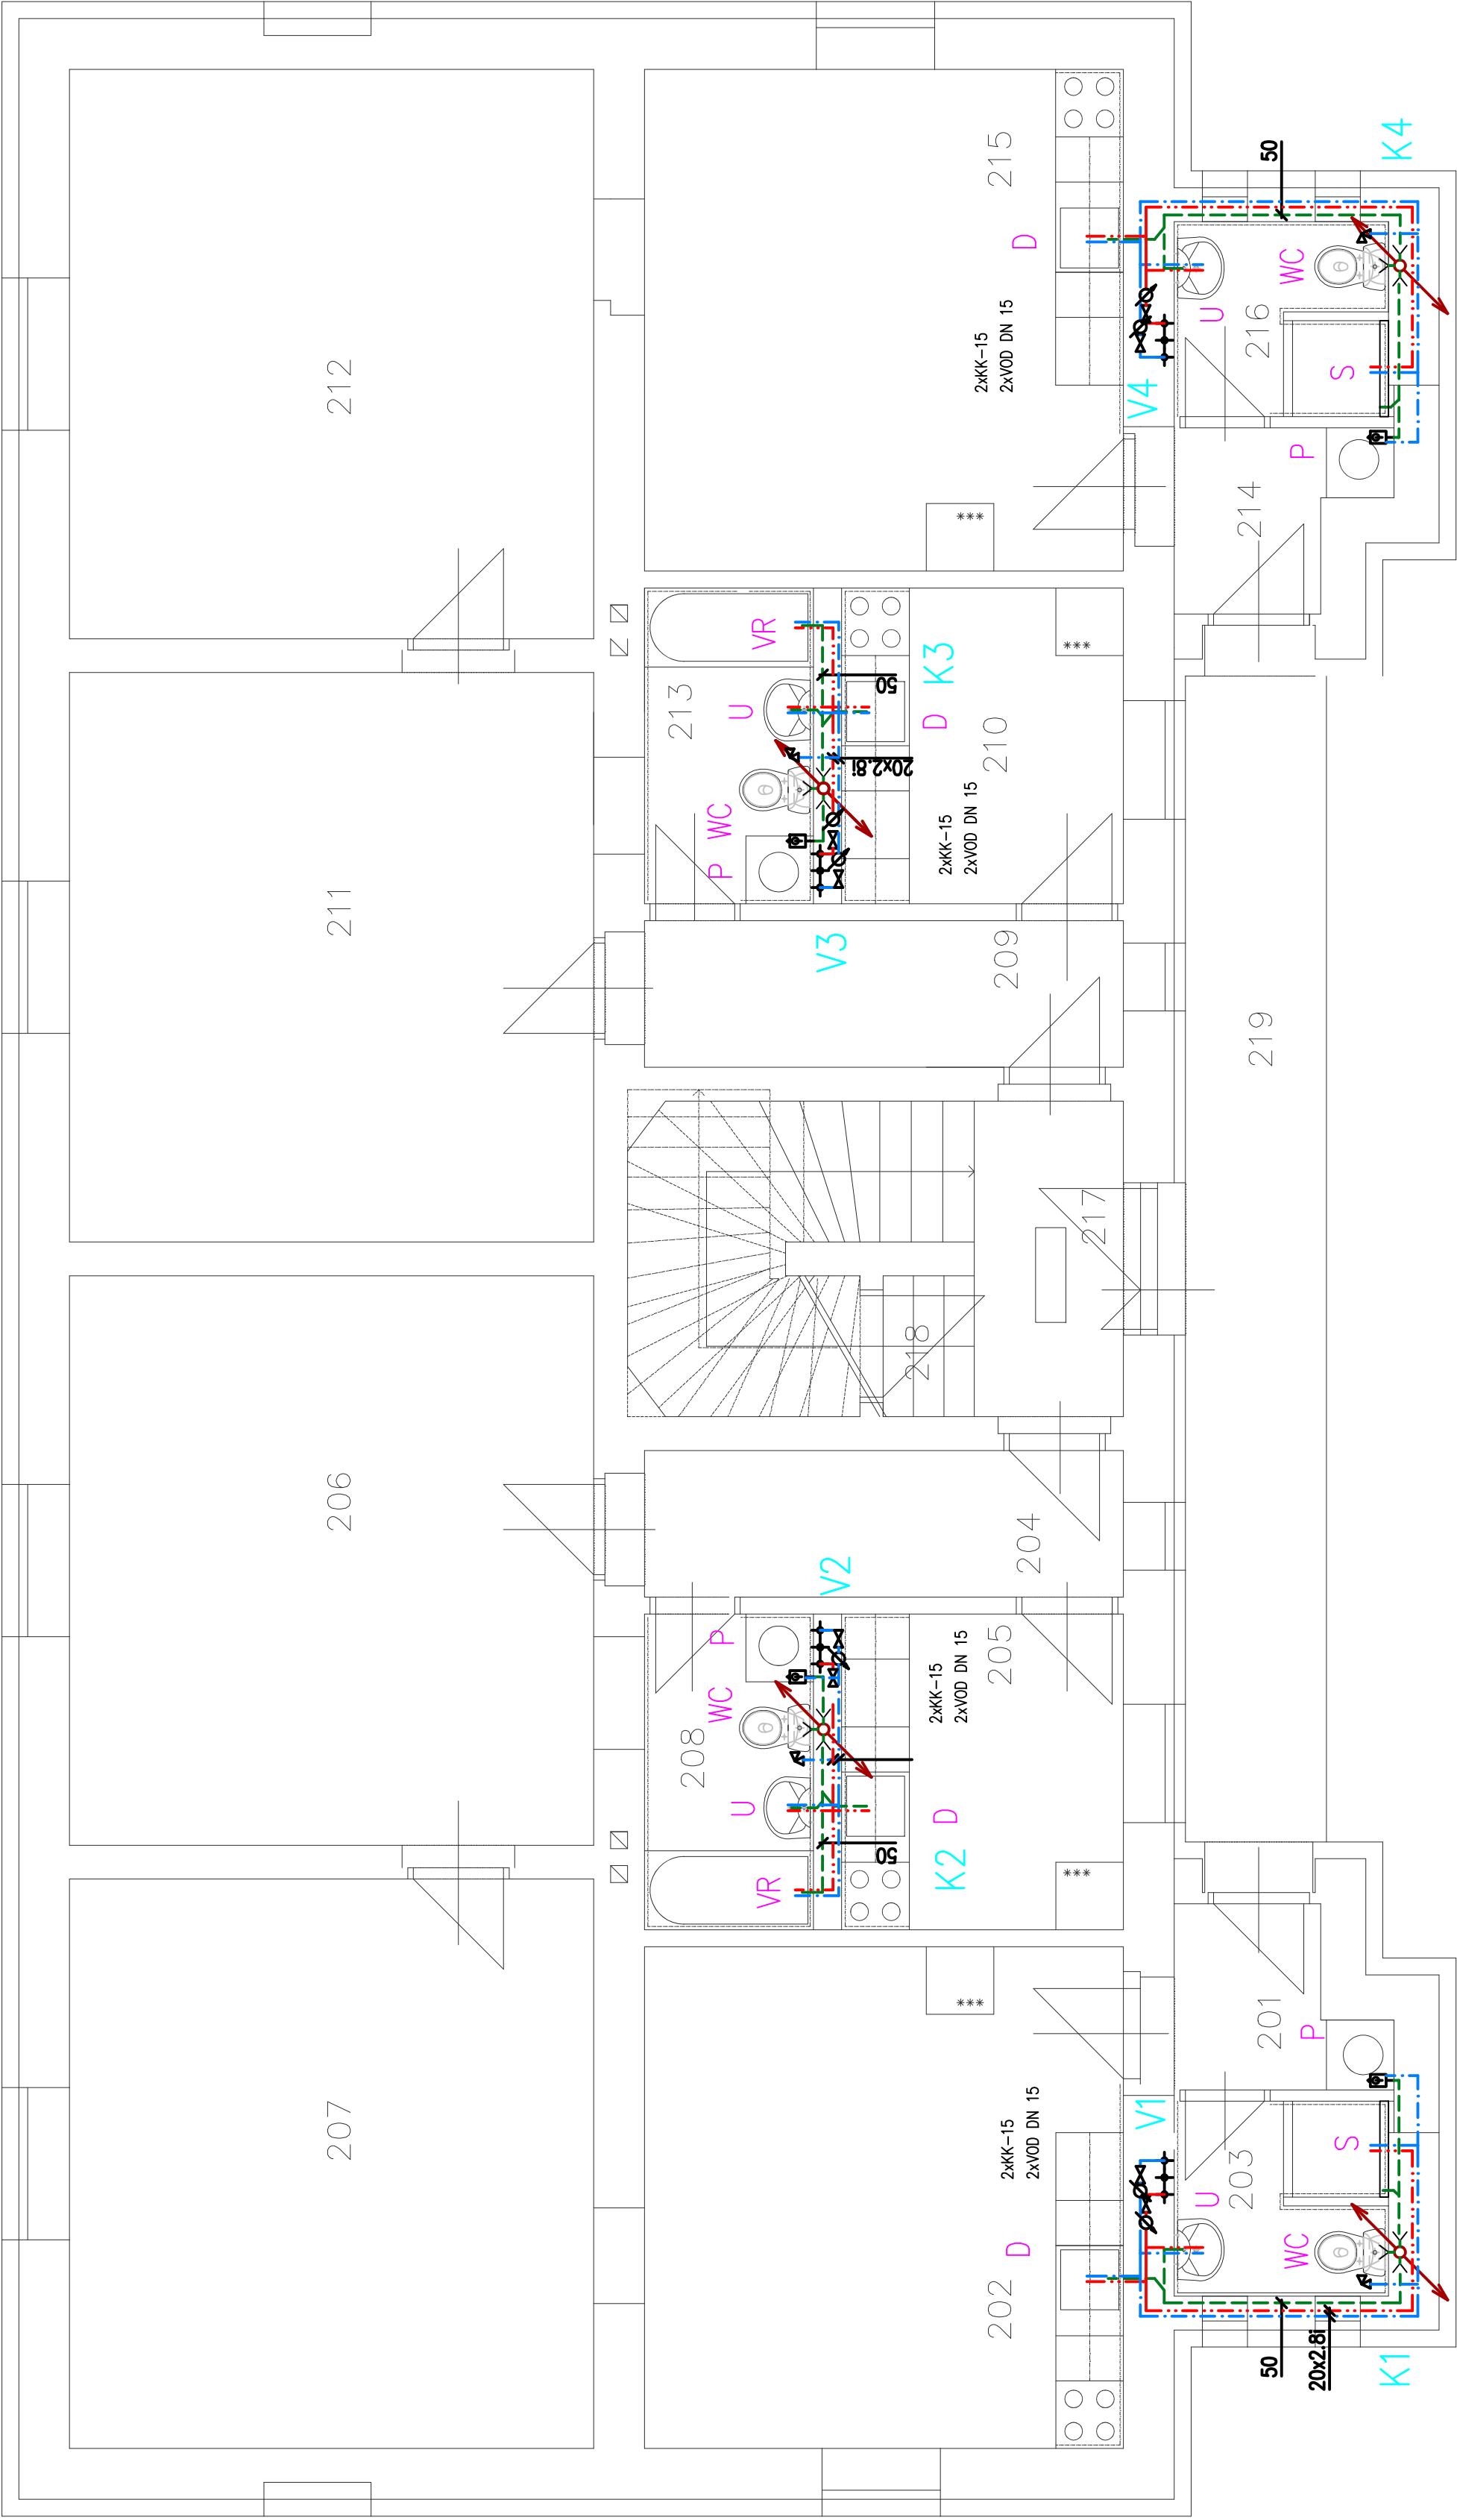


LEGENDA ZAŘÍZOVACÍCH PŘEDMĚTŮ

- WC KLOZET KOMBI KERAMICKÝ SE ZADNÍM ODPADEM VODOROVNÝM S KLOZETOVÝM SEDÁTKEM A ROHOVÝM VENTILEM
- U UMÝVADLO KERAMICKÉ, ZÁPACHOVÁ UZÁVĚRKA UMÝVADLOVÁ, BATERIE UMÝVADLOVÁ STOJÁNKOVÁ
- VR VANA AKRYLÁTOVÁ dl: 1500mm, SE ZÁPACHOVOU UZÁVĚRKOU VANOVOU A BATERIÍ VANOVOU NÁSTĚNNOU + SPRCHOVÝ SET
- D DŘEZ NEREZOVÝ (SOUČÁST KUCHYŇSKÉ LINKY), ZÁPACHOVÁ UZÁVĚRKA DŘEZOVÁ, BATERIE DŘEZOVÁ STOJÁNKOVÁ
- S SPRCHOVÝ ŽLAB 800mm S BATERIÍ VANOVOU NÁSTĚNNOU + SPRCHOVÝ SET
- P ZÁPACHOVÁ UZÁVĚRKA PODOMÍTKOVÁ PRO PRAČKU + PRAČKOVÝ VENTIL

LEGENDA POTRUBÍ

- LEŽATÉ KANALIZAČNÍ POTRUBÍ PVC
- STOUPACÍ KANALIZAČNÍ POTRUBÍ PP
- KANALIZAČNÍ POTRUBÍ PŘÍPOJOVACÍ PP
- POTRUBÍ STUDENÉ VODY PPR PN 16
- POTRUBÍ TEPLÉ VODY PPR PN 16
- POTRUBÍ CÍRKULACE TEPLÉ VODY PPR PN 16
- POTRUBÍ NTL ROZVODU PLYNU –OCEL

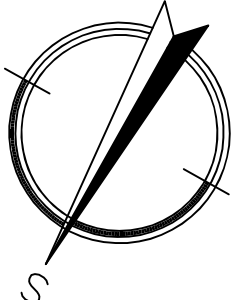

ZDRAVOTECHNICKÉ INSTALACE

VED.PROJEKTU ING.I.HOLINKA	ZODP.PROJEKTANT SPOU/AUTOR	MÍSTO STAVBY ŠENOVSKÁ 65,67,69 SLEZSKÁ OSTRAVA	idea atelier SPOL.S R.O.	
ZODP.PROJ.SPEC. L.JERAKASOVÁ	PROJEKTANT KONTROLOVAL ING.I.HOLINKA	INVESTOR SM OSTRAVA MO SLEZSKÁ OSTRAVA	INVESTICE DESIGN ARCHITEKTURA UL.STRMÁ 12	709 00 OSTRAVA
STAVEBNÍ ÚPRAVY BYTOVÝCH DOMŮ UL. ŠENOVSKÁ 65,67,69			FORMÁT 6A4	
PŮDORYS 2.NP			DATUM KVĚTEN 2020	
			STUPEŇ P.D. DPS	
			Z.ČÍSLO 24--5/17	
			MĚŘÍTKO 1:50	404