


Legenda místností

Číslo	Název	Plocha [m²]
0.01	CHODBA + SCHODIŠTĚ	14,30
0.02	SKLEP	11,12
0.03	TĚLOCVIČNA	21,47
0.04	TĚLOCVIČNA	25,71
0.05	TĚLOCVIČNA	26,74
0.06	CHODBA	2,00
0.07	ÚKLID	1,35
0.08	HYG. ZÁZEMÍ	4,12
0.09	ŠATNA	7,99
0.10	KOTELNA	19,60
0.11	SKLAD PALIVA	8,09

Celková plocha [m²]: 142,49

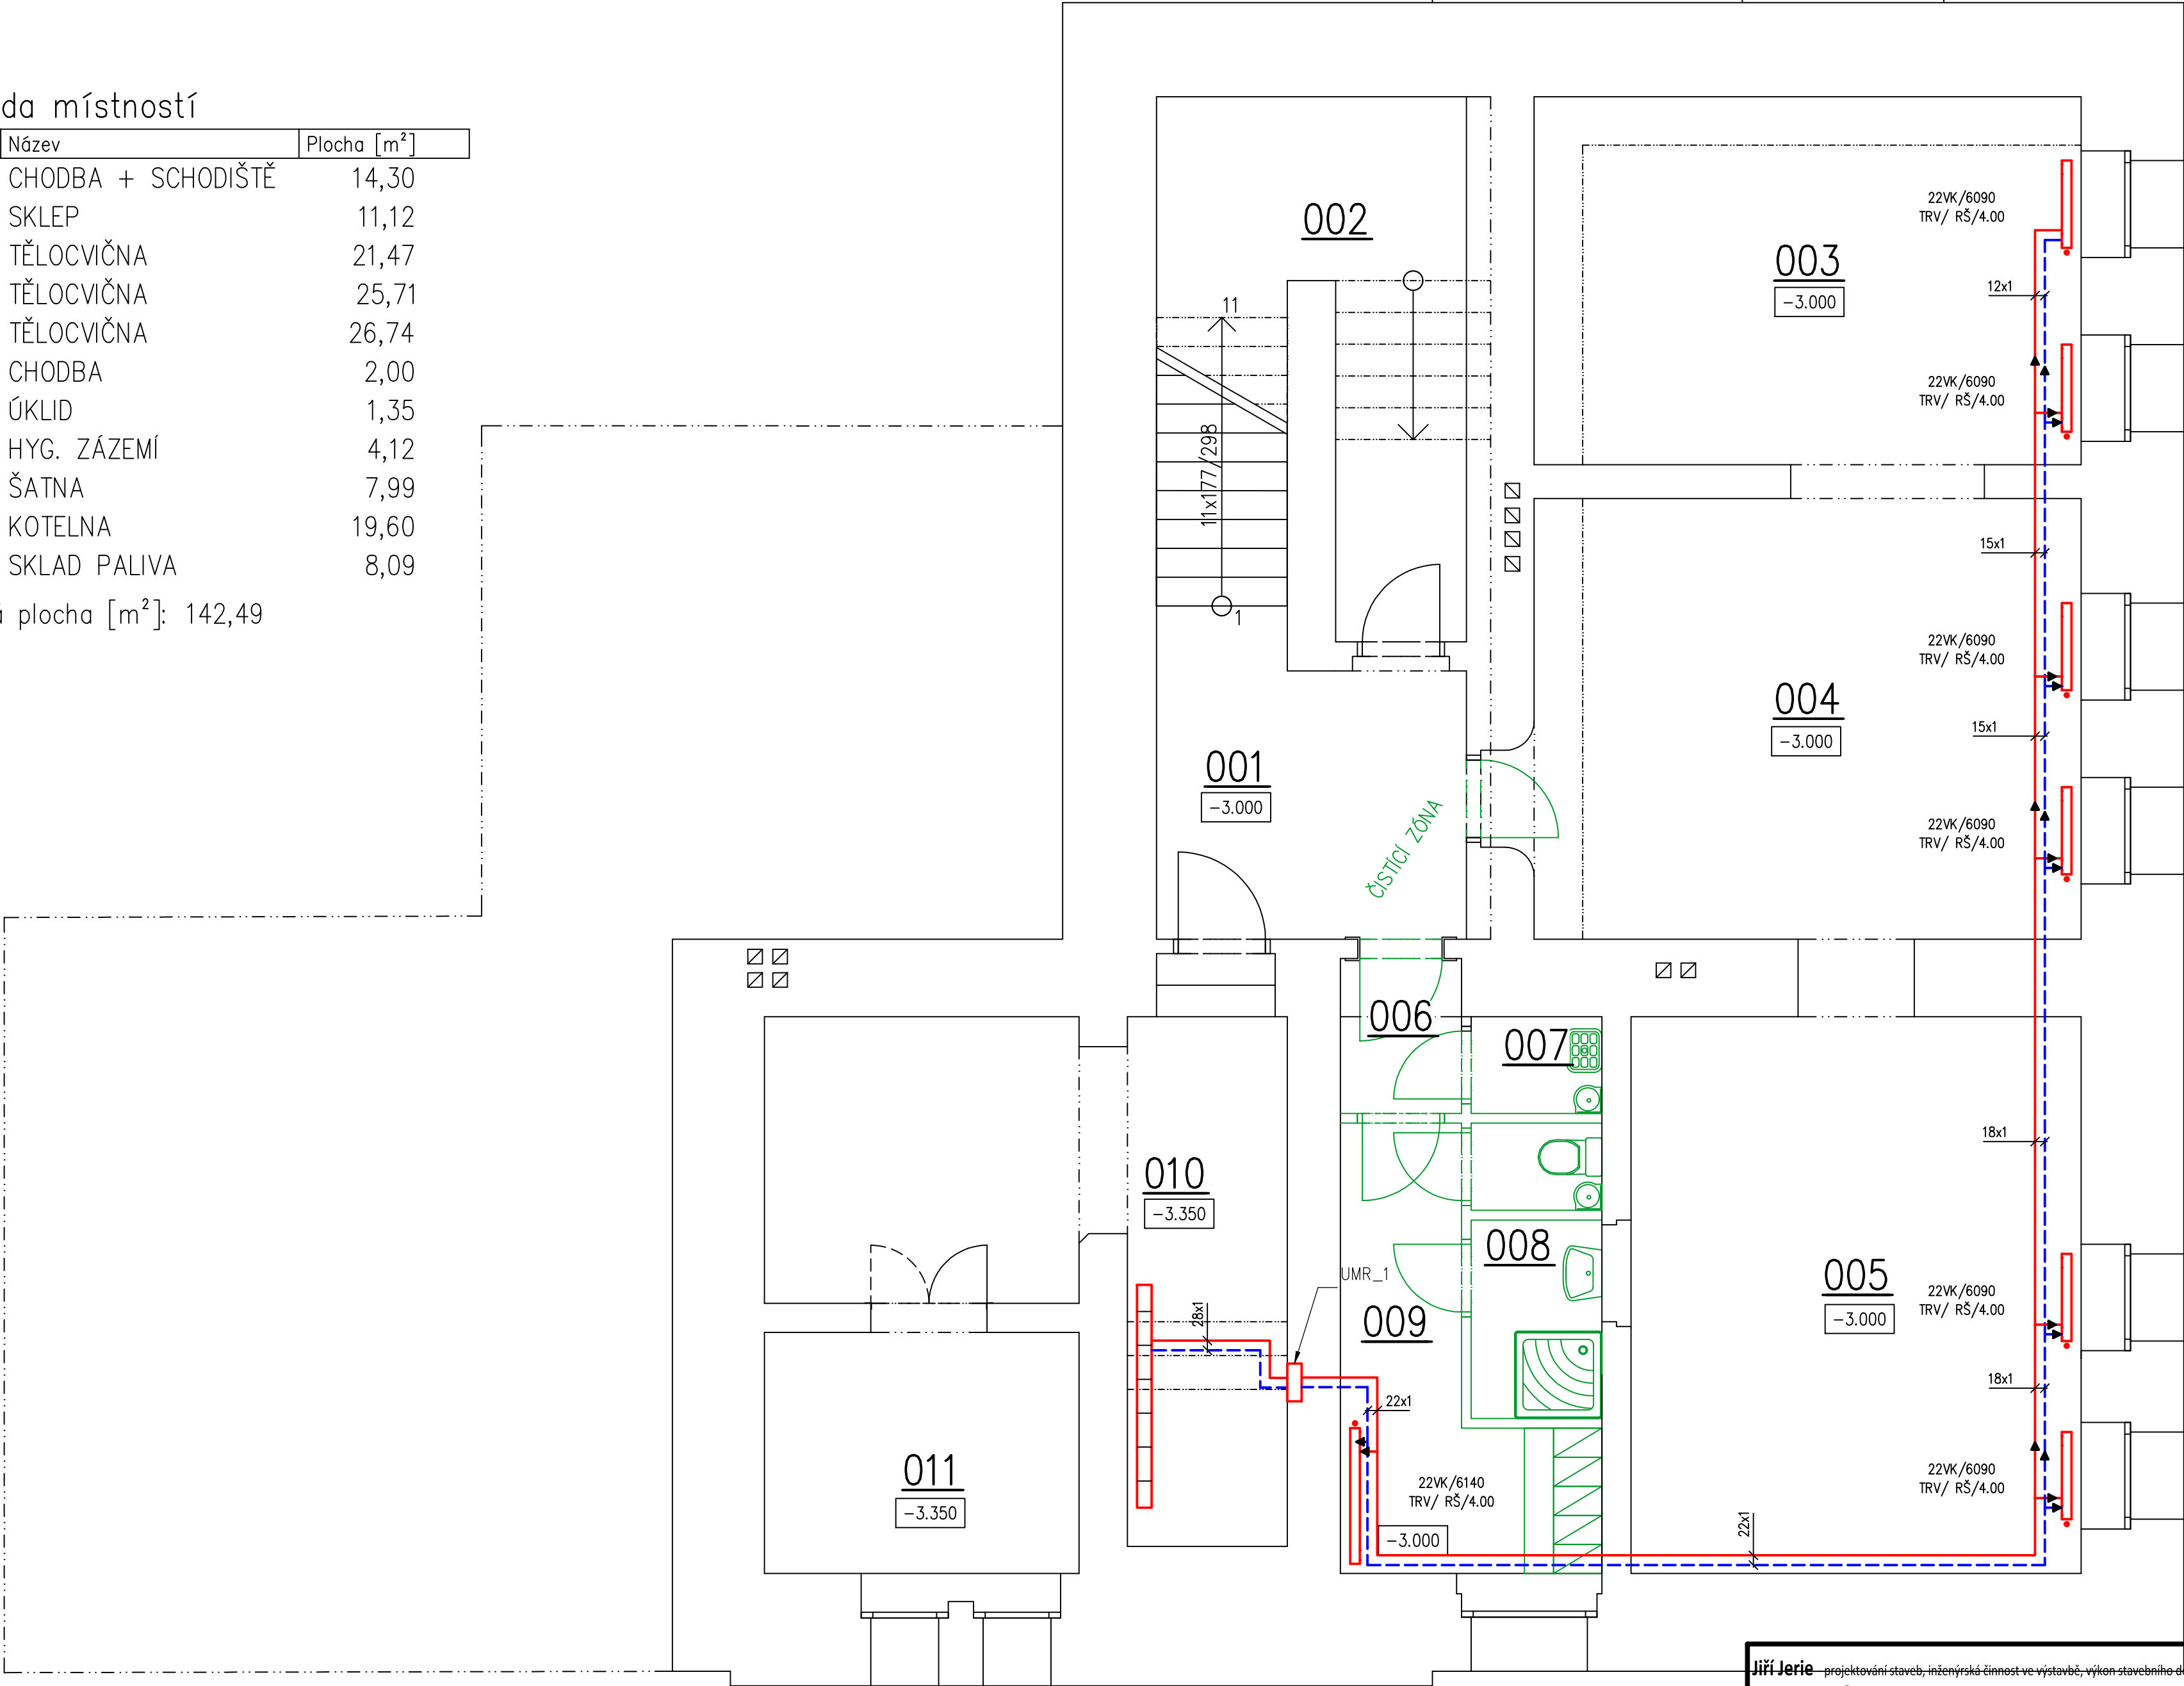

UMR_1 Uzel pro měření a regulaci ÚT – Typ 1, ve skříni do zdi 350 × 350 × 120 mm, DN20, regulační ventil NexusValve Brevis, Ultrazvukový měřič tepla s dálkovým odečtem

LEGENDA:

- PŘÍVODNÍ POTRUBÍ
- ZPĚTNÉ POTRUBÍ

Jiří Jerie – projektování staveb, inženýrská činnost ve výstavbě, výkon stavebního dozoru
AT pro pozemní stavby - ČKAIT 0401475; Kpt. Jaroše 593, 432 01 Kadaň; tel.: +420 774 639 379; e-mail: jiri.jerie@email.cz; IČO: 726 70 118

MÍSTO STAVBY: Výsluní č.p. 100, Výsluní; p.p.č. 34 - k.ú. Výsluní [787817]					MĚŘÍTKO 1:50
STAVEBNÍK: Město Výsluní, Výsluní 14; 431 83 Výsluní					
AKCE Přestavba části objektu č.p. 100 ve Výsluní - zřízení bytových jednotek					ČÍSLO VÝKRESU D1.2.4.2/1
VÝKRES Půdorys 1.PP - nový stav; Vytápění					
ZODP. PROJ.: Jiří Jerie	STUPEŇ	Č. ZAKÁZKY	DATUM	FORMÁT	
VYPRACOVAL: Jiří Jerie	DSP		01/2025	6x A4	