


Legenda místností

| Číslo | Název              | Plocha [m²] |
|-------|--------------------|-------------|
| 1.01  | VSTUPNÍ CHODBA     | 12,00       |
| 1.02  | CHODBA + SCHODIŠTĚ | 32,04       |
| 1.03  | CHODBA             | 6,47        |
| 1.04  | SKLEPY             | 14,15       |
| 1.05  | ZÁDVEŘÍ            | 2,17        |
| 1.06  | KOMORA             | 1,50        |
| 1.07  | CHODBA             | 4,11        |
| 1.08  | KUCHYŇ             | 15,00       |
| 1.09  | OBÝVACÍ POKOJ      | 26,84       |
| 1.10  | SPIŽ               | 2,62        |
| 1.11  | CHODBA             | 5,40        |
| 1.12  | OBÝVACÍ POKOJ + KK | 15,92       |
| 1.13  | LOŽNICE            | 17,40       |
| 1.14  | KOUPELNA + WC      | 5,28        |
| 1.15  | CHODBA             | 8,76        |
| 1.16  | OBÝVACÍ POKOJ + KK | 25,55       |
| 1.17  | LOŽNICE            | 16,80       |
| 1.18  | KOUPELNA + WC      | 8,52        |

Celková plocha [m²]: 220,55

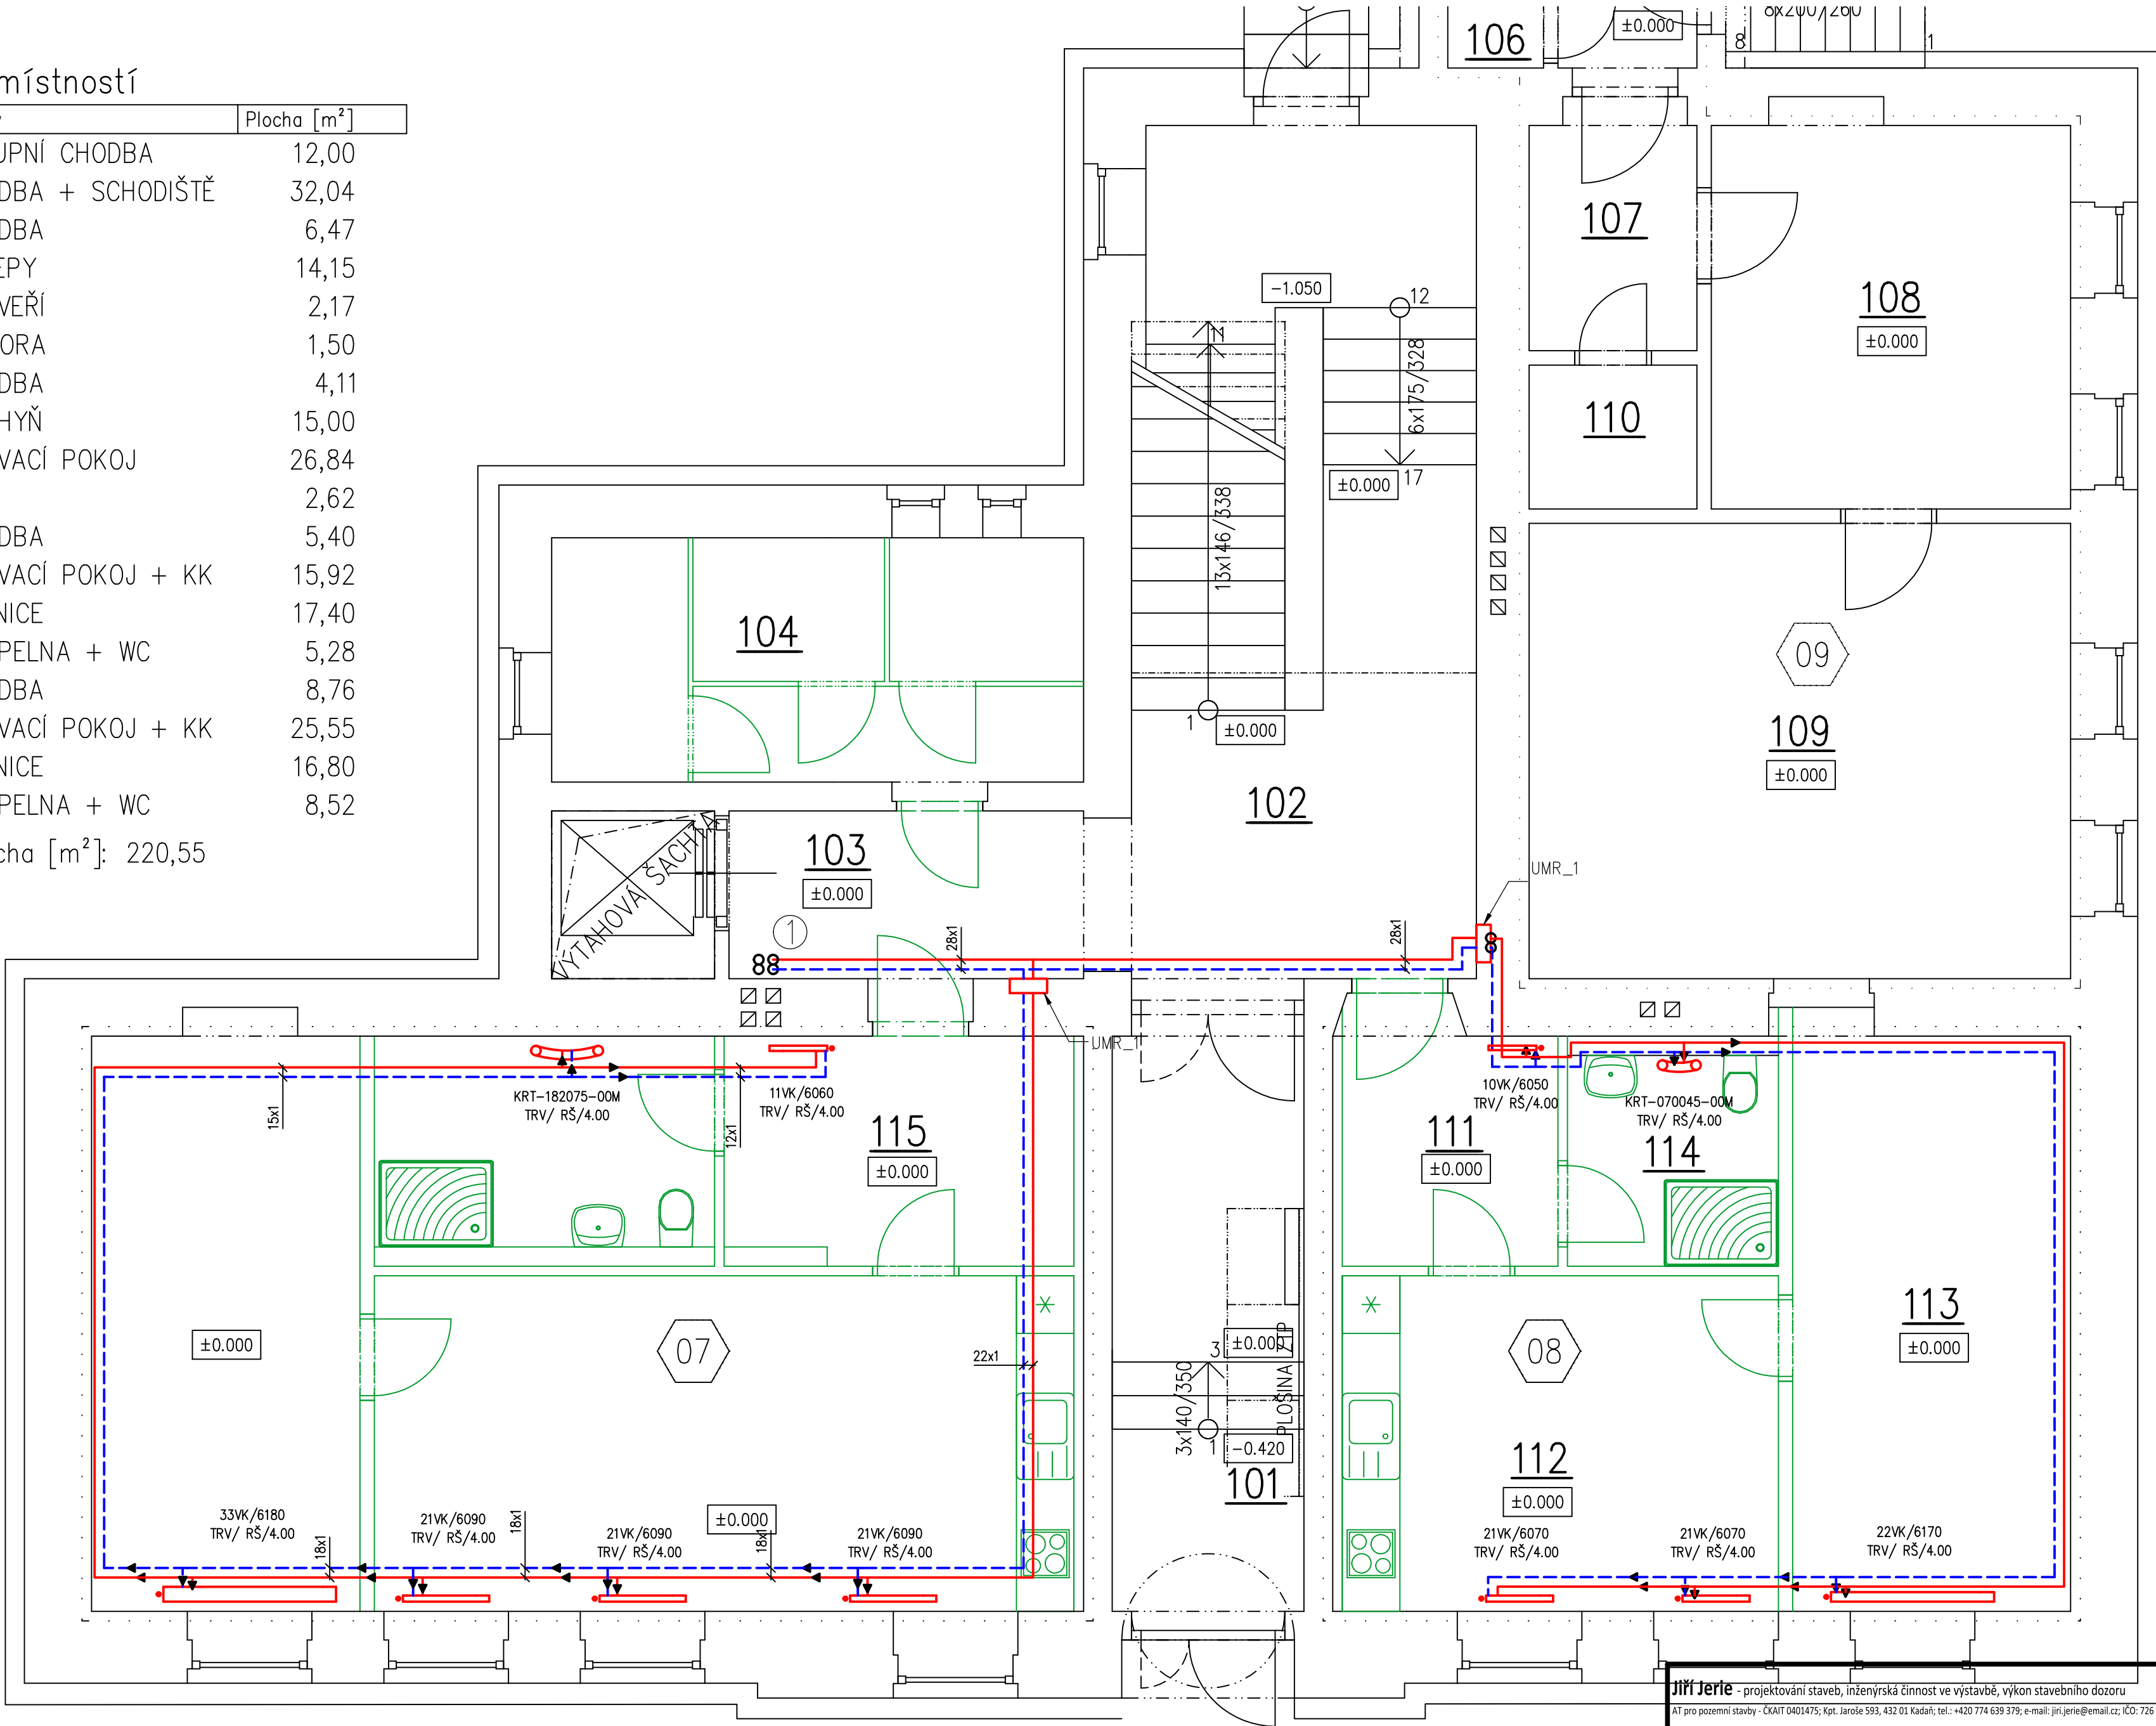

UMR\_1 Uzel pro měření a regulaci ÚT – Typ 1, ve skříni do zdi 350 x 350 x 120 mm, DN20, regulační ventil NexusValve Brevis, Ultrazvukový měřič tepla s dálkovým odečtem

LEGENDA:  
— PŘÍVODNÍ POTRUBÍ  
- - - ZPĚTNÉ POTRUBÍ

Jiří Jerie - projektování staveb, inženýrská činnost ve výstavbě, výkon stavebního dozoru  
AT pro pozemní stavby - ČKAIT 0403475; Kpt. Jaroš 593, 432 01 Kadaň; tel.: +420 774 639 379; e-mail: jiri.jerie@email.cz; IČO: 726 70 118

|                                                                                    |               |            |                  |                 |
|------------------------------------------------------------------------------------|---------------|------------|------------------|-----------------|
| MÍSTO STAVBY: Výsluní č.p. 100, Výsluní; p.p.č. 34 - k.ú. Výsluní [787817]         |               |            |                  |                 |
| STAVEBNÍK: Město Výsluní, Výsluní 14; 431 83 Výsluní                               |               |            |                  |                 |
| AKCE<br>Přestavba části objektu č.p. 100 ve Výsluní<br>- zřízení bytových jednotek |               |            |                  |                 |
| VÝKRES<br>Půdorys 1.NP - nový stav; Vytápění                                       |               |            |                  |                 |
| ZODP. PROJ.: Jiří Jerie                                                            | STUPEŇ<br>DSP | Č. ZAKÁZKY | DATUM<br>01/2025 | FORMÁT<br>6x A4 |
| VYPRACOVAL: Jiří Jerie                                                             |               |            |                  |                 |

MĚŘÍTKO  
1:50  
ČÍSLO VÝKRESU  
D1.2.4.2/2