


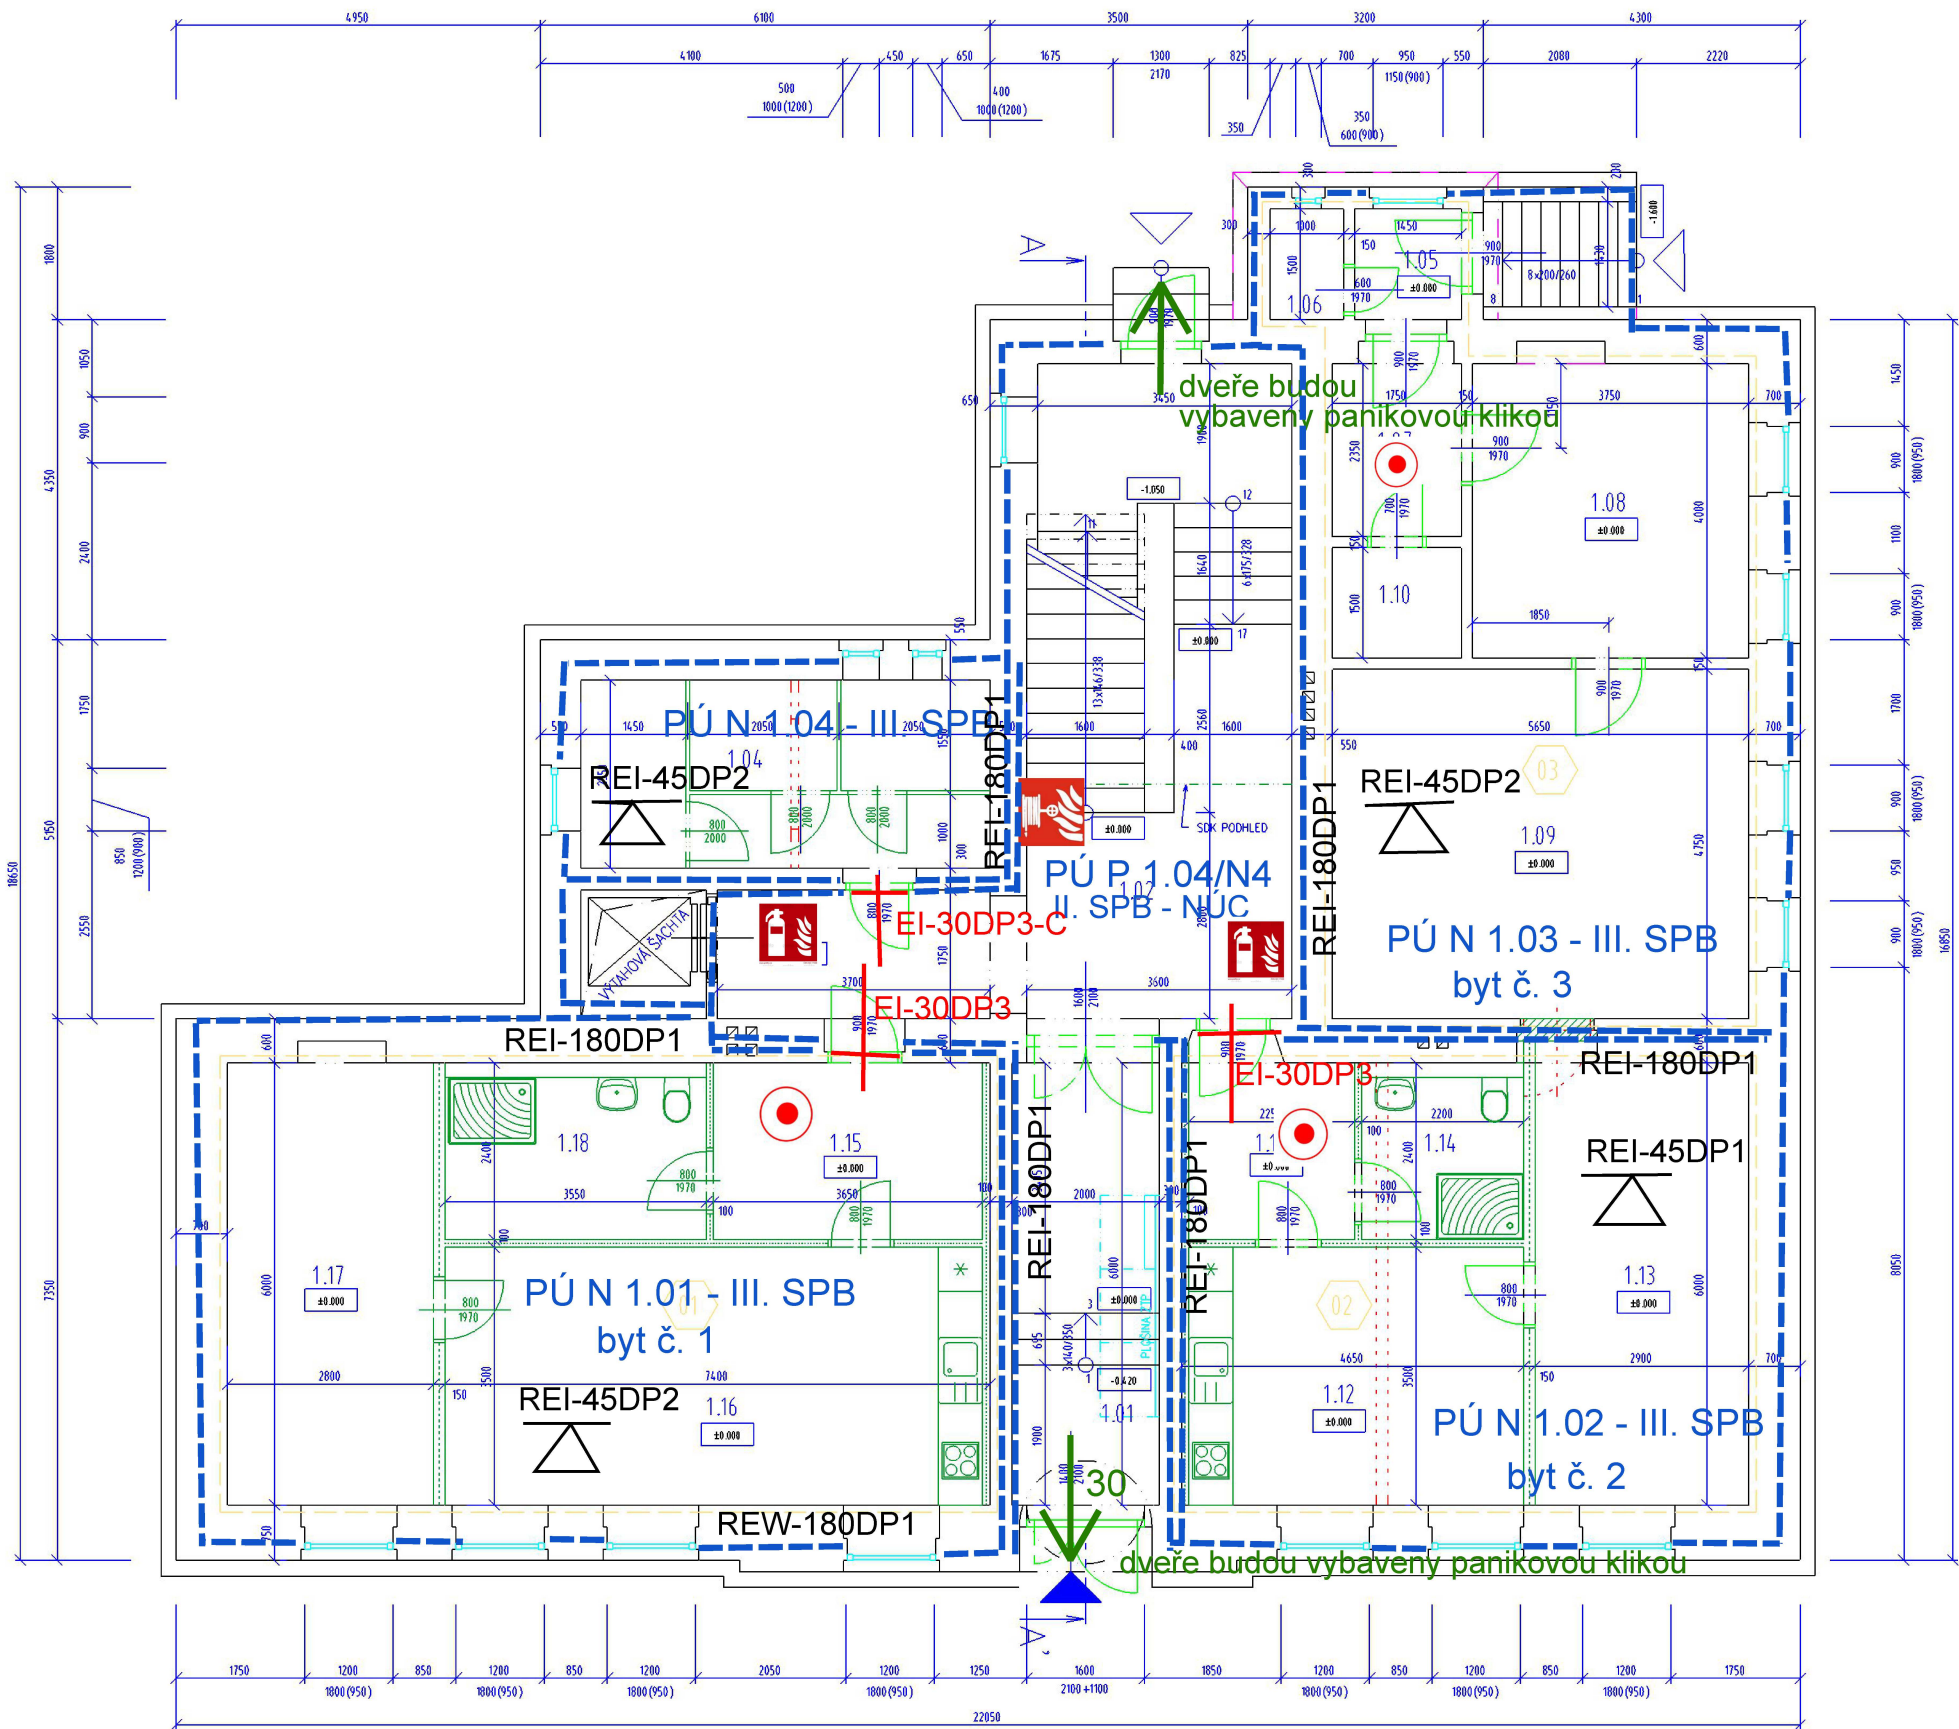

#### Legenda místností

| Číslo | Název              | Plocha [m²] |
|-------|--------------------|-------------|
| 1.01  | VSTUPNÍ CHODBA     | 12,00       |
| 1.02  | CHODBA + SCHODIŠTĚ | 32,04       |
| 1.03  | CHODBA             | 6,47        |
| 1.04  | SKLEPY             | 14,15       |
| 1.05  | ZADVEŘI            | 2,17        |
| 1.06  | KOMORA             | 1,50        |
| 1.07  | CHODBA             | 4,11        |
| 1.08  | KUCHYŇ             | 15,00       |
| 1.09  | OBÝVACÍ POKOJ      | 26,84       |
| 1.10  | SPIŽ               | 2,62        |
| 1.11  | CHODBA             | 5,40        |
| 1.12  | OBÝVACÍ POKOJ + KK | 15,92       |
| 1.13  | LOŽNICE            | 17,40       |
| 1.14  | KOUPELNA + WC      | 5,28        |
| 1.15  | CHODBA             | 8,76        |
| 1.16  | OBÝVACÍ POKOJ + KK | 25,55       |
| 1.17  | LOŽNICE            | 16,80       |
| 1.18  | KOUPELNA + WC      | 8,52        |

Celková plocha [m²]: 220,55

#### Legenda

|  |                          |
|--|--------------------------|
|  | BYT - PŮVODNÍ            |
|  | BYT - NOVÝ               |
|  | BOURANÉ KONSTRUKCE       |
|  | NOVÉ STĚNY - SÁDROKARTON |
|  | ZAŠTĚVKA - CIHELNÉ ZDIVO |




hadicový systém  
podle ČSN EN 671-1



přenosný hasicí přístroj  
(typ a hasicí schopnost  
podle PBR)



čidlo autonomní detekce  
a signalizace požáru

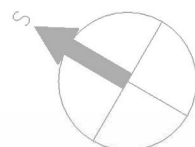

Jiří Jerie - projektování staveb, inženýrská činnost ve výstavbě, výkon stavebního dozoru  
AT pro pozemní stavby - ČKAIT 0401475; Kpt. Jaroše 593, 432 01 Kadaň; tel.: 4420 774 639 379; e-mail: jiri.jerie@email.cz; IČO: 726 70 118

MÍSTO STAVBY: Výsluní č.p. 100, Výsluní; p.p.č. 34 - k.ú. Výsluní [787817]

STAVEBNÍK: Město Výsluní, Výsluní 14; 431 83 Výsluní

AKCE

Přestavba části objektu č.p. 100 ve Výsluní  
- zřízení bytových jednotek

VÝKRES

PŮDORYS 1. NP - VÝKRES POŽÁRNÍ OCHRANY

ZODP. PROJ.: Jiří Jerie

STUPEŇ

Č. ZAKÁZKY

DATUM

FORMÁT

ČÍSLO VÝKRESU

VYPRACOVAL: Eva Pincová

DSP

3/2025

2 x A4

D.3.2)

Eva Pincová -  
autorizovaný technik PBS,  
ČKAIT: 0301078  
IČ: 183 78 846

MĚŘÍTKO  
1:100