


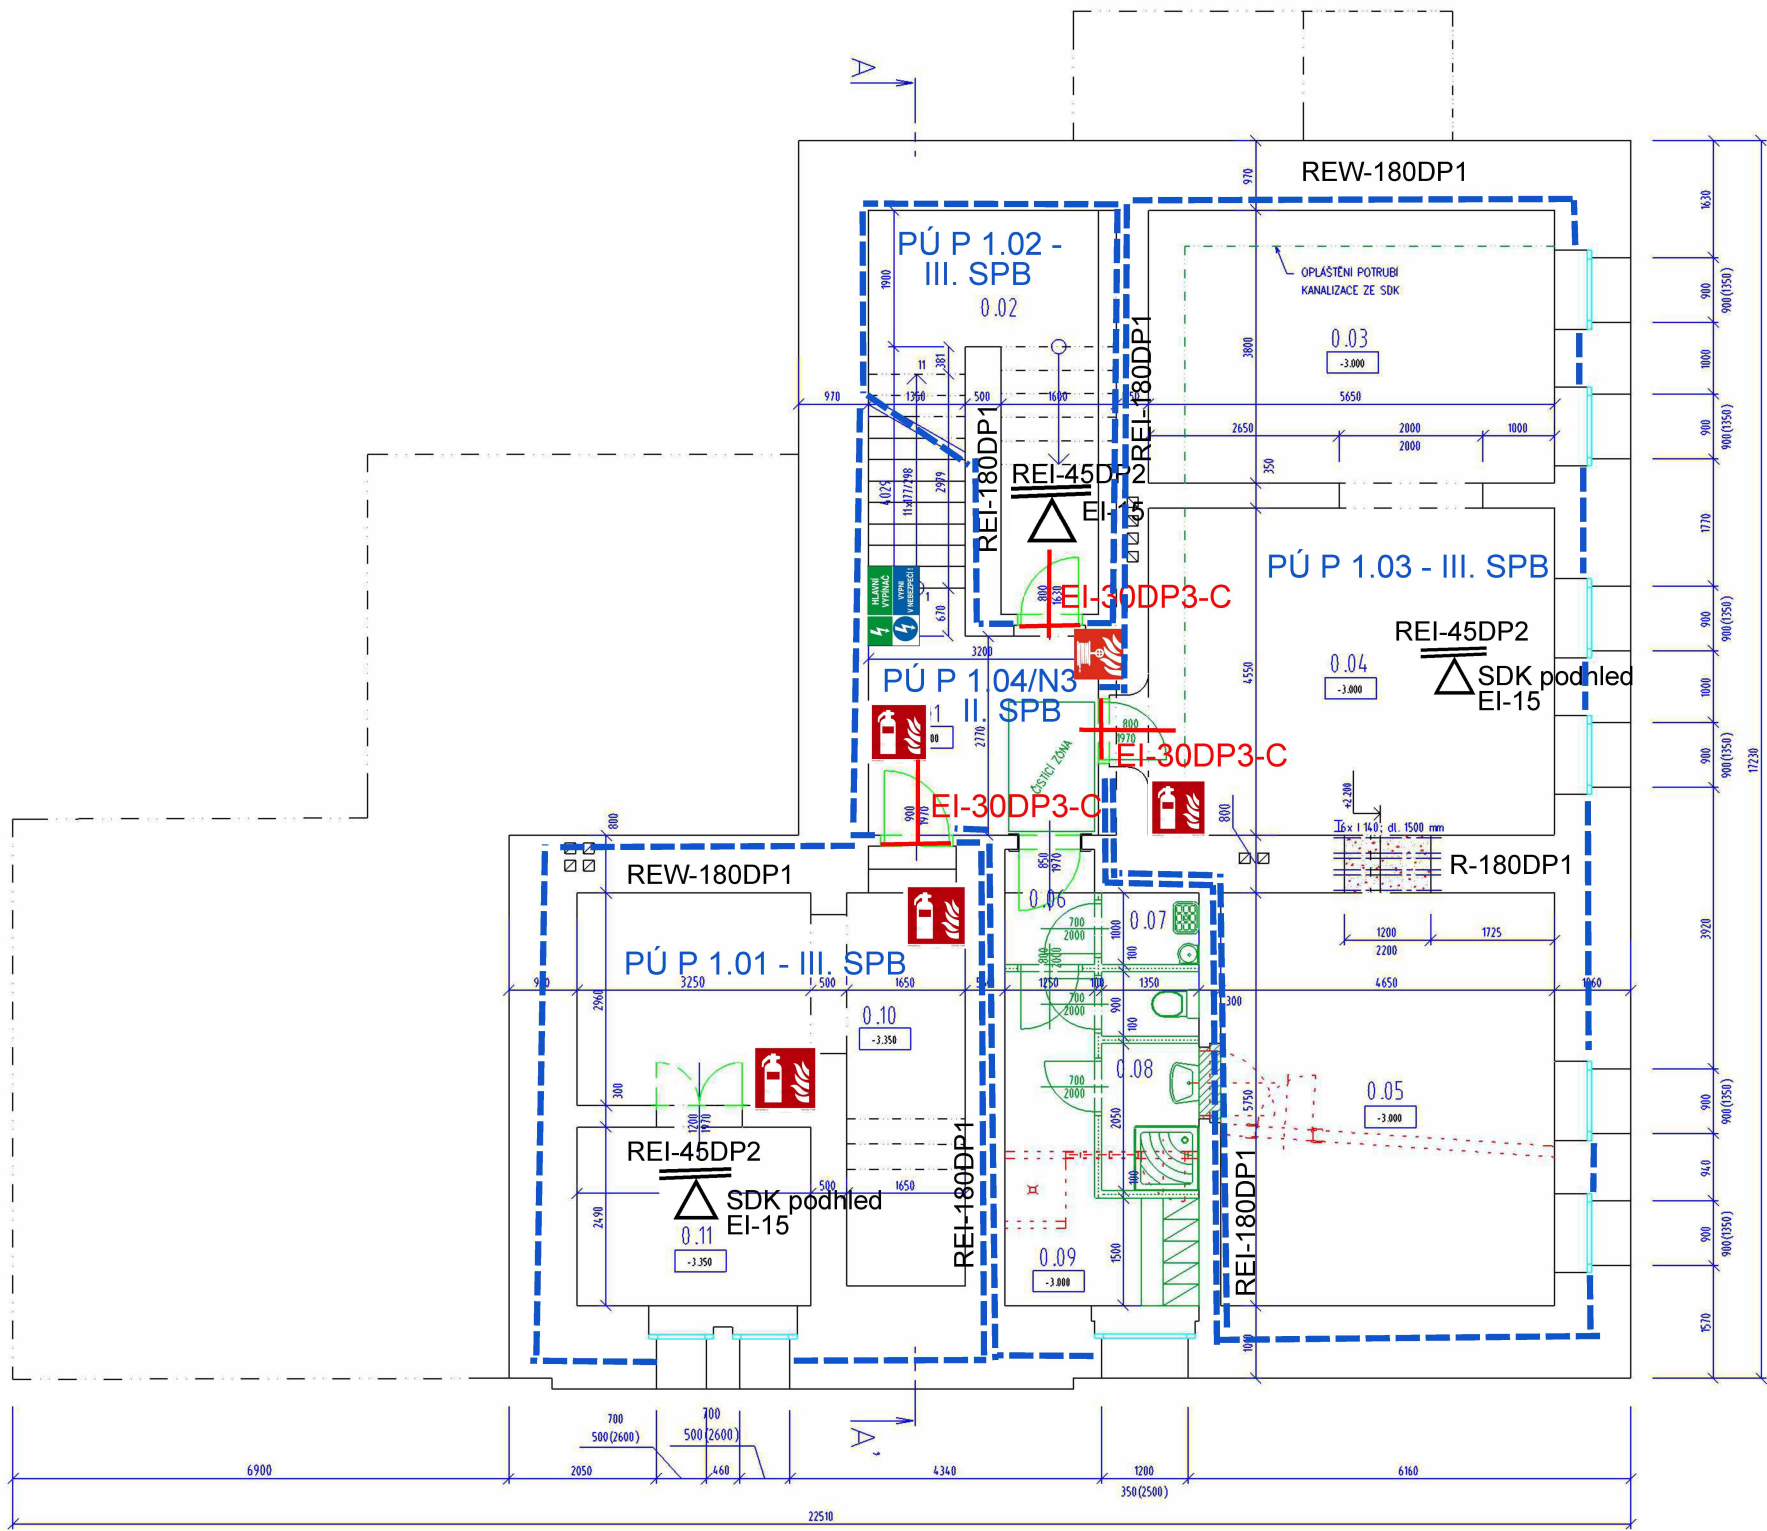

Legenda místností

Číslo	Název	Plocha [m²]
0.01	CHODBA + SCHODIŠTĚ	14,30
0.02	SKLEP	11,12
0.03	TĚLOCVIČNA	21,47
0.04	TĚLOCVIČNA	25,71
0.05	TĚLOCVIČNA	26,74
0.06	CHODBA	2,00
0.07	ÚKLID	1,35
0.08	HYG. ZÁZEMÍ	4,12
0.09	ŠATNA	7,99
0.10	KOTELNA	19,60
0.11	SKLAD PALIVA	8,09

Celková plocha [m²]: 142,49

Legenda

- BYT - PŮVODNÍ
- BYT - NOVÝ
- BOURANÉ KONSTRUKCE
- NOVÉ STĚNY - SÁDROKARTON
- ZAŽDÍVKY - CIHELNÉ ZDIVO
- STÁVAJÍCÍ STROPNÍ KONSTRUKCE SE SÁDROKARTONOVÝM PODHLEDEM S POŽÁRNÍ ODOLNOSTÍ EI-15




označení hlavního vypínače EE



přenosný hasicí přístroj (typ a hasicí schopnost podle PBR)



hadicový systém podle ČSN EN 671-1

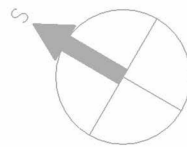

Jiří Jerie - projektování staveb, inženýrská činnost ve výstavbě, výkon stavebního dozoru
AT pro pozemní stavby - ČKAIT 0401475; Kpl. Jaroše 593, 432 01 Kodaň; tel.: +420 774 639 379; e-mail: jiri.jerie@email.cz; IČO: 726 70 118

MÍSTO STAVBY: Výsluní č.p. 100, Výsluní; p.p.č. 34 - k.ú. Výsluní [787817]

STAVEBNÍK: Město Výsluní, Výsluní 14; 431 83 Výsluní

AKCE

Přestavba části objektu č.p. 100 ve Výsluní
- zřízení bytových jednotek

Eva Pincová - autorizovaný
technik pro PBS,
ČKAIT: 0301078
IČ: 183 78 846

VÝKRES

PŮDORYS 1. PP - VÝKRES POŽÁRNÍ OCHRANY

MĚŘÍTKO

1:100

ZODP. PROJ.:

Jiří Jerie

STUPEŇ

Č. ZAKÁZKY

DATUM

FORMÁT

ČÍSLO VÝKRESU

VYPRACOVAL:

Eva Pincová

DSP

3/2025

2 x A4

D.3.1)