


SITUACE BOURACÍCH PRACÍ

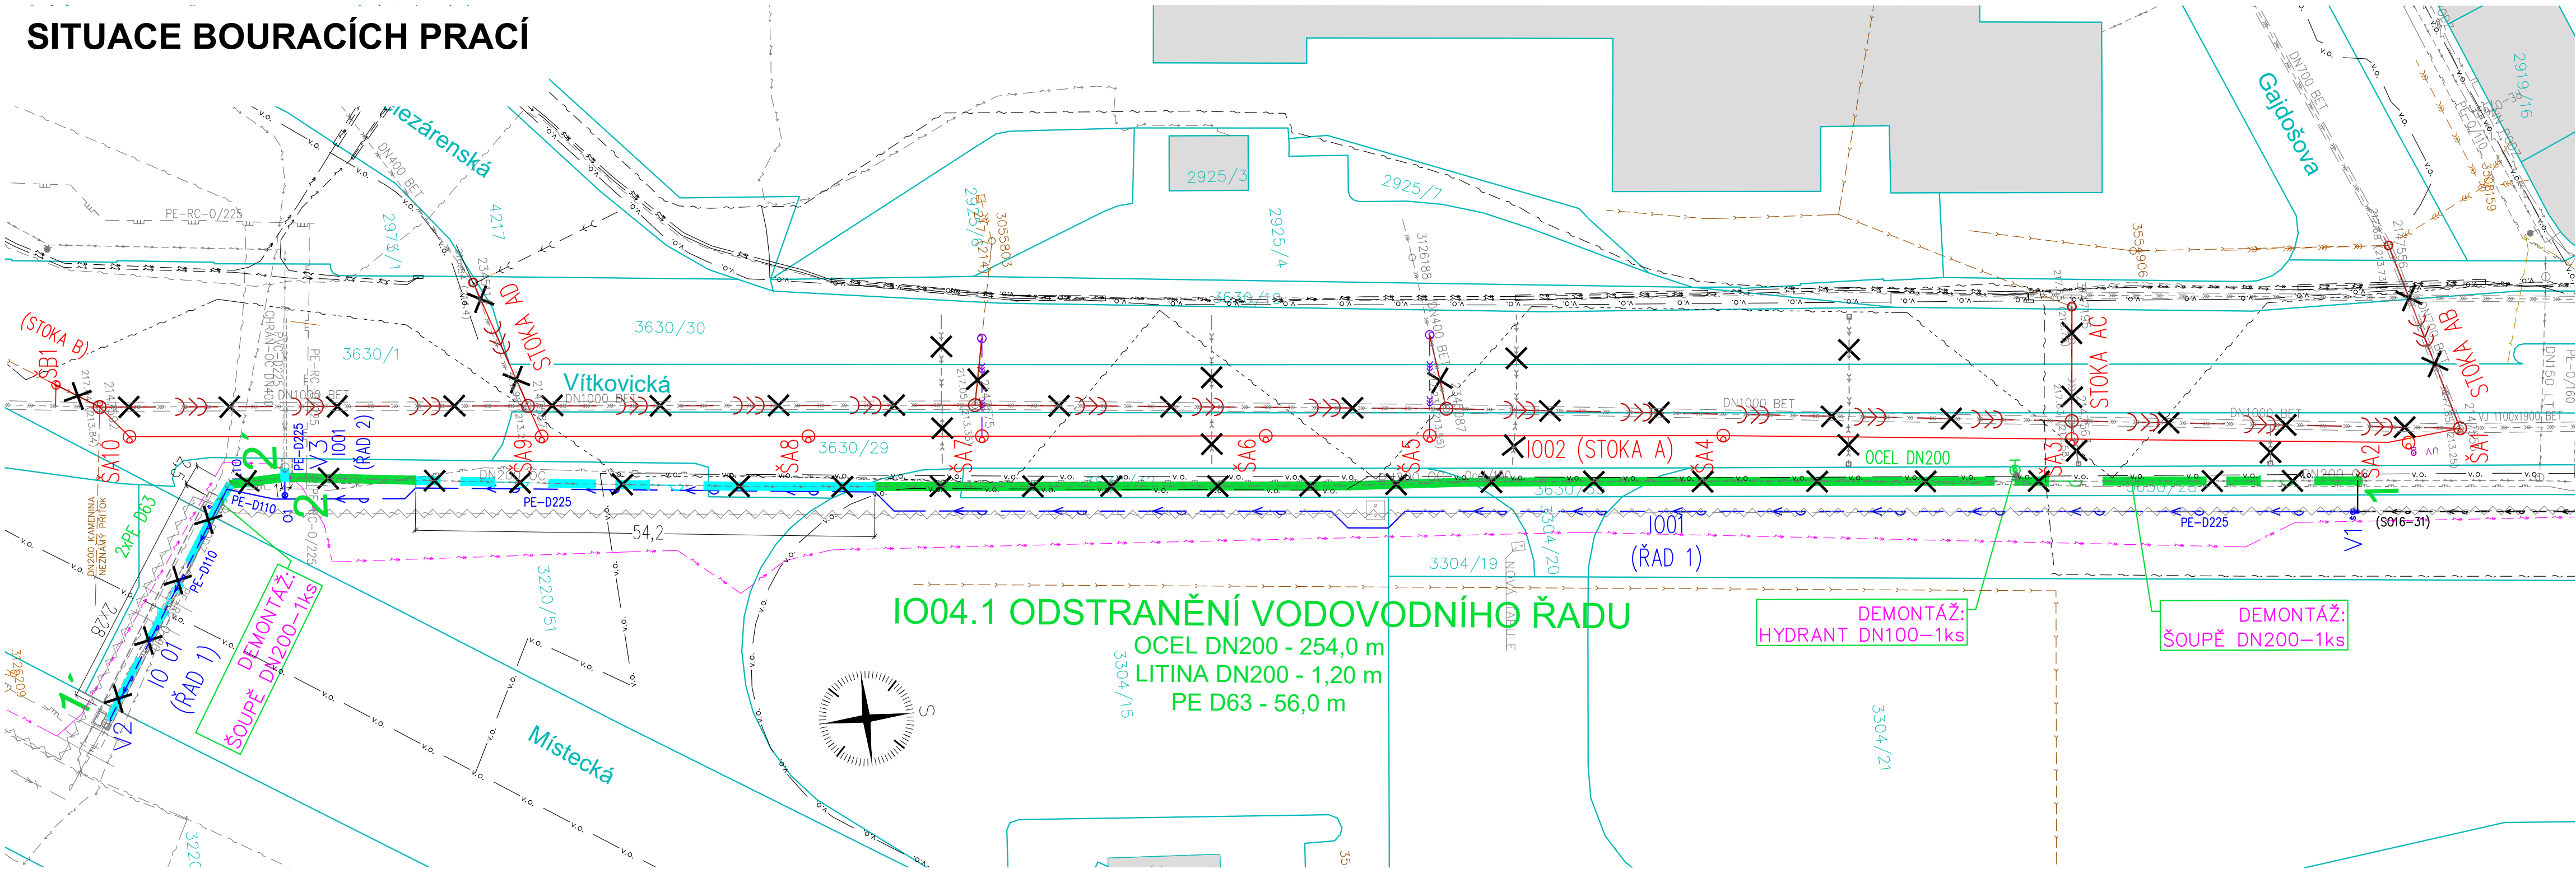

ODSTRANĚNÝ VODOVOD CELKEM:  
DN200 – 255,20m  
PE D63 – 56,00m

Z TOHO DEMOLICE:  
DN200 – 58,9m  
PE D63 – 56,00m

ZAPLNĚNÍ:  
DN200 – 196,30m

IO04.1 ODSTRANĚNÍ VODOVODNÍHO ŘADU

OCEL DN200 - 254,0 m  
LITINA DN200 - 1,20 m  
PE D63 - 56,0 m

DEMONTÁŽ:  
HYDRANT DN100-1ks

DEMONTÁŽ:  
ŠOUPĚ DN200-1ks

LEGENDA

IO04 BOURACÍ PRÁCE

- IO04.1 ODSTRANĚNÍ VODOVODNÍHO ŘADU (ZAPLNĚNÍ)
- IO04.1 ODSTRANĚNÍ VODOVODNÍHO ŘADU (DEMOLICE)

IO04.2 ODSTRANĚNÍ KANALIZACE

IO01 REKONSTRUKCE VODOVODU UL. VÍTKOVICKÁ  
VODOVODNÍ ŘAD (PITNÁ VODA)

IO02 PŘELOŽKA KANALIZACE V UL. VÍTKOVICKÁ  
JEDNOTNÁ GRAVITAČNÍ KANALIZACE


STÁVAJÍCÍ INFRASTRUKTURA

- SEK PODZEMNÍ (ČETIN)
- PLYNOVOD NTL PODZ (GASNET)
- PLYNOVOD STL PODZ (GASNET)
- KABEL KATODOVÉ OCHRANY PODZ (GASNET)
- SILOVÉ VEDENÍ NN PODZEMNÍ (ČEZ)
- SILOVÉ VEDENÍ VN PODZEMNÍ (ČEZ)
- SILOVÉ VEDENÍ VN PODZEMNÍ (VEOLIA ENERGIE ČR)
- SEK PODZEMNÍ, ZRUŠENO (DIAMO)
- SILOVÉ VEDENÍ NN PODZEMNÍ (DPO)
- SILOVÉ VEDENÍ VN PODZEMNÍ (DPO)
- KANALIZACE GRAVITAČNÍ
- KANALIZAČNÍ PŘÍPOJKY
- DEŠŤOVÁ KANALIZACE (OKAS)
- SILOVÉ VEDENÍ VEŘEJNÉHO OSVĚTLENÍ PODZEMNÍ (OKAS)
- SEK NADZEMNÍ (OVANET)
- SEK NADZEMNÍ (OVANET)
- KANALIZACE GRAVITAČNÍ JEDNOTNÁ PODZEMNÍ (OVAK)
- KANALIZACE PODZEMNÍ ZRUŠENA (OVAK)
- VODOVODNÍ ŘAD PODZEMNÍ, PITNÁ VODA (OVAK)
- SEK PODZEMNÍ (VODAFONE)

LEGENDA KATASTRÁLNÍ MAPY

- HRANICE PARCELY
- VNITŘNÍ KRESBA
- ČÍSLO PARCELY
- PARCELY URČENÉ K UMÍSTĚNÍ STAVBY

ZMĚNA:	C.		PROVEDL:		DATUM:		PODPIS:	
	B.							
	A.							

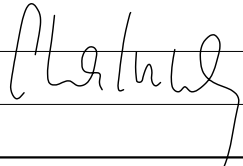BAŇSKÉ PROJEKTY OSTRAVA s.r.o. VÍTKOVICKÁ 3108/11, 702 00 OSTRAVA IČ: 60792841	HIP:	ING.J.CHALUPA		HOP C.AUT.	ING.NAVRÁTILOVÁ 1104254
	PROJEKTANT:	ING.J.CHALUPA			
	KRESLIL:	ING.D.NAVRÁTILOVÁ			
STAVEBNÍK:	STATUTÁRNÍ MĚSTO OSTRAVA PROKEŠOVO NÁM. 8, PSČ 729 30				
NÁZEV STAVBY:	REKONSTRUKCE VODOVODU A KANALIZACE UL. VÍTKOVICKÁ			FORMÁT: 4x4	
ČÁST DOKUMENTACE:	C.SITUAČNÍ VÝKRESY			MĚŘÍTKO: 1:500	
STAVEBNÍ OBJEKT:	IO04 BOURACÍ PRÁCE IO04.1 ODSTRANĚNÍ VODOVODNÍHO ŘADU			DRUH: DBP	
				DATUM: 06/2024	
				ČÁST: D.	
OBSAH:	SITUACE BOURACÍCH PRACÍ			4.1.02	