




STÁVAJÍCÍ ŠACHTA V MÍSTĚ V3  
PŮDORYS

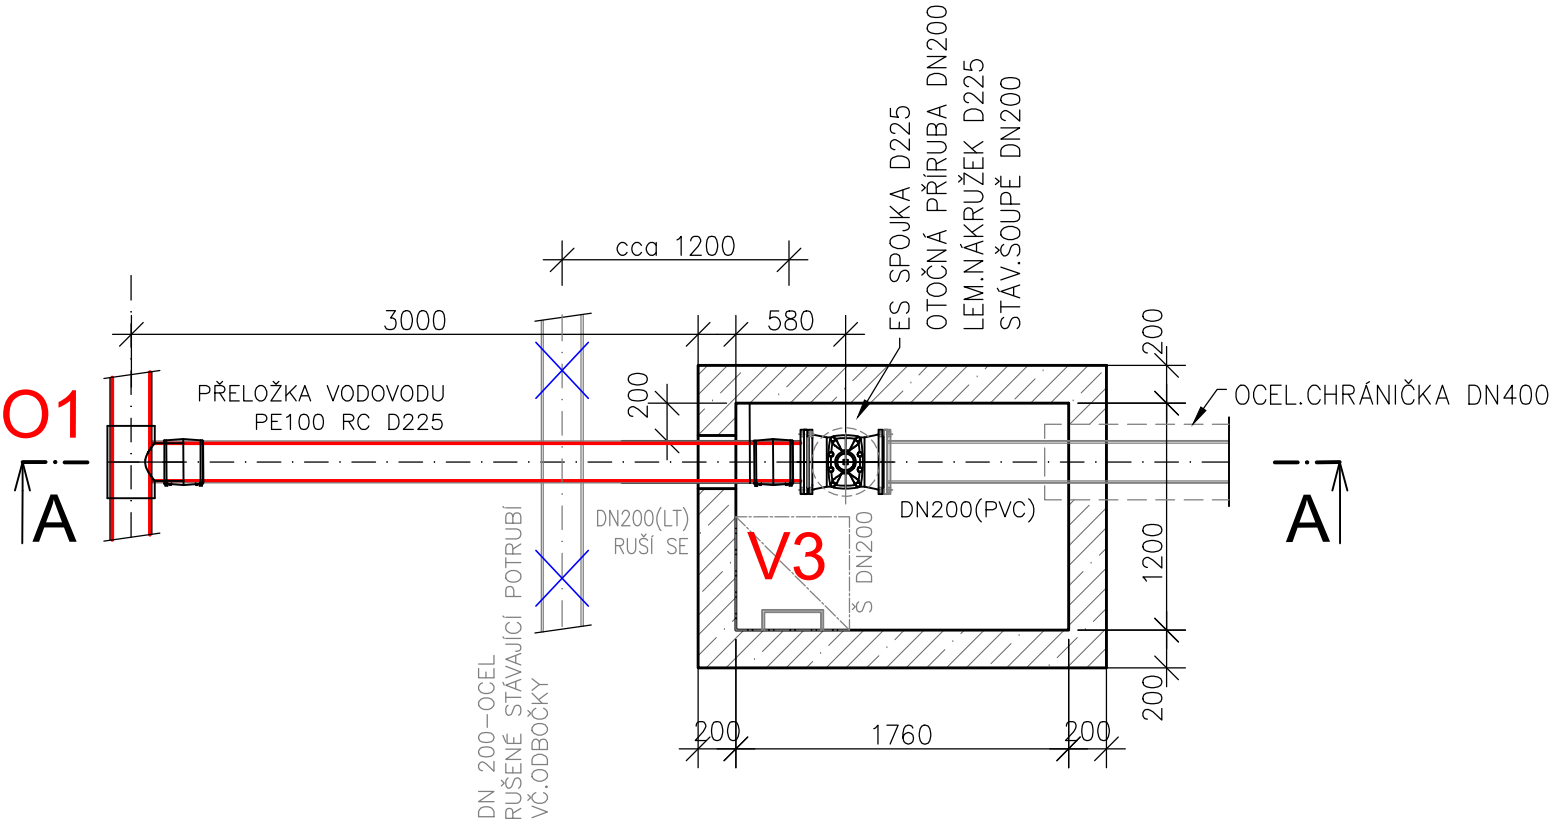

ŘEZ A-A

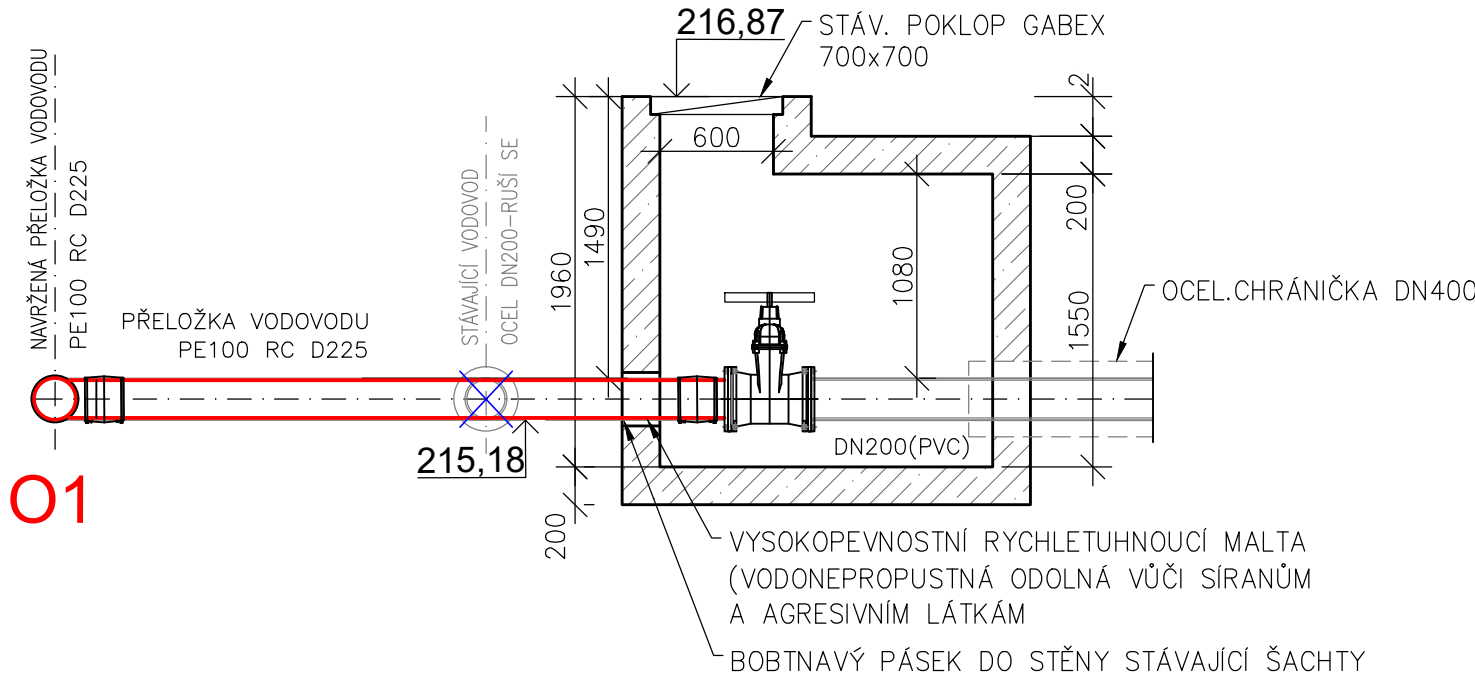

PARÉ Č.

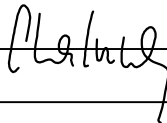ZMĚNA:	C.		PROVEDL:		DATUM:		PODPIS:	
	B.							
	A.							
BAŇSKÉ PROJEKTY OSTRAVA s.r.o. <small>VÍTKOVICKÁ 3108/11, 702 00 OSTRAVA IČ: 60792841</small>		HIP:	ING.J.CHALUPA		HOP Č.AUT.	ING.NAVRÁTILOVÁ 1104254		
		PROJEKTANT:	ING.J.CHALUPA					
		KRESLIL:	ING.D.NAVRÁTILOVÁ					
STAVEBNÍK:		STATUTÁRNÍ MĚSTO OSTRAVA PROKEŠOVO NÁM. 8, PSČ 729 30						
NÁZEV STAVBY: REKONSTRUKCE VODOVODU A KANALIZACE UL. VÍTKOVICKÁ  ČÁST DOKUMENTACE: D. DOKUMENTACE OBJEKTŮ A TECHNICKÝCH A TECHNOLOGICKÝCH ZAŘÍZENÍ  STAVEBNÍ OBJEKT: I001 PŘELOŽENÍ VODOVODU UL.VÍTKOVICKÁ   OBSAH: STÁVAJÍCÍ ŠACHTA V MÍSTĚ 03						FORMÁT: 2xA4		
						MĚŘÍTKO: 1:25		
						DRUH: DPS		
						DATUM: 09/2025		
						ČÁST: D.		
						141—06		