


SITUACE BOURACÍCH PRACÍ

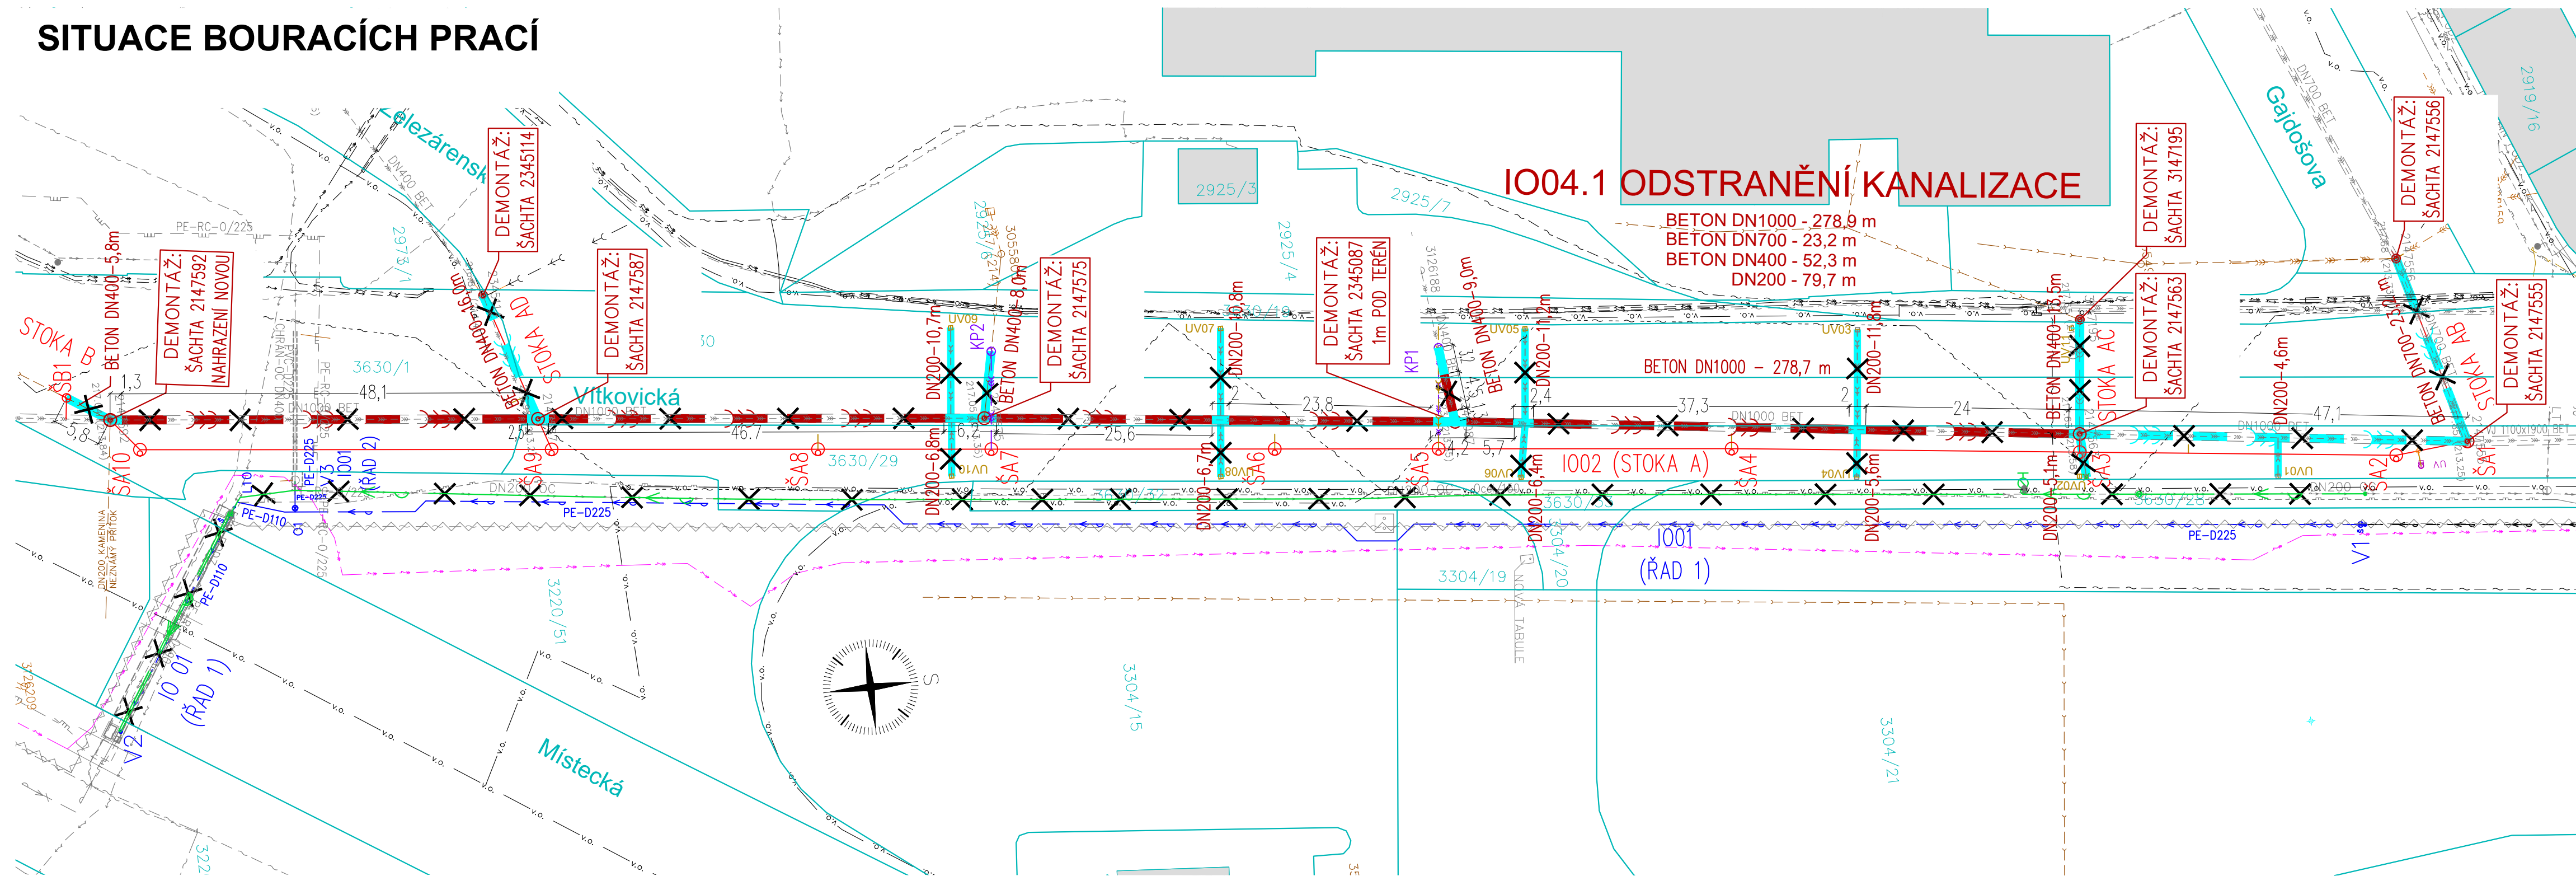

ODSTRANĚNÁ KANALIZACE CELKEM:

DN200	–	79,7m
DN400	–	52,3m
DN700	–	23,2m
DN1000	–	278,9m

Z TOHO DEMOLICE:

DN200	–	79,7m
DN400	–	47,8m
DN700	–	23,2m
DN1000	–	67,7m

ZAPLNĚNÍ:

DN400 – 4,5m
DN1000 – 211,2m

LEGENDA

1004 BOURACÍ PRÁCE

 1004.1 ODSTRANĚNÍ VODOVODNÍHO ŘADU

~~1004.1~~ ~~1004.2~~ ~~1004.3~~ 1004.2 ODSTRANĚNÍ KANALIZACE (ZAPLNĚNÍ)

 1004.2 ODSTRANĚNÍ KANALIZACE (DEMOLICE)

1001 REKONSTRUKCE VODOVODU UL. VÍTKOVICKÁ

— ← — ← — VODOVODNÍ ŘAD (PITNÍ VODA)

1002 PŘELOŽKA KANALIZACE V UL. VÍTKOVICKÁ

— JEDNOTNÁ GRAVITAČNÍ KANALIZACE

STÁVAJÍCÍ INFRASTRUKTURA

	SEK PODZEMNÍ (CETIN)
	PLYNOVOD NTL PODZ (GASNET)
	PLYNOVOD STL PODZ (GASNET)
	KABEL KATODOVÉ OCHRANY PODZ (GASNET)
	SILOVÉ VEDENÍ NN PODZEMNÍ (ČEZ)
	SILOVÉ VEDENÍ VN PODZEMNÍ (ČEZ)
	SILOVÉ VEDENÍ VN PODZEMNÍ (VEOLIA ENERGIE ČR)
	SEK PODZEMNÍ, ZRUŠENO (DIAMO)
	SILOVÉ VEDENÍ NN PODZEMNÍ (DPO)
	SILOVÉ VEDENÍ VN PODZEMNÍ (DPO)
	KANALIZACE GRAVITAČNÍ
	KANALIZAČNÍ PŘÍPOJKY
	DEŠŤOVÁ KANALIZACE (OKAS)
	SILOVÉ VEDENÍ VEŘEJNÉHO OSVĚTLENÍ PODZEMNÍ (OKAS)
	SEK NADZEMNÍ (OVANET)
	SEK NADZEMNÍ (OVANET)
	KANALIZACE GRAVITAČNÍ JEDNOTNÁ PODZEMNÍ (OVAK)
	KANALIZACE PODZEMNÍ ZRUŠENA (OVAK)
	VODOVODNÍ ŘAD PODZEMNÍ, PITNÁ VODA (OVAK)
	SEK PODZEMNÍ (VODAFONE)

LEGENDA KATASTRÁLNÍ MAPY

____HRANICE PARCELY
____VNITŘNÍ KRESBA
xxxxČÍSLO PARCELY
xxxx/xxPARCELY URČENÉ K UMÍSTĚNÍ STAVBY

ZMENA:	C.		PROVEDIL:		DATUM:		PODPIS:	
	B.							
	A.							

BAŇSKÉ PROJEKTY OSTRAVA s.r.o. <small>VITKOVICKÁ 3108/11, 702 00 OSTRAVA IČ: 60792841</small>		HIP: PROJEKTANT: KRESLIL:	ING.J.CHALUPA ING.J.CHALUPA ING.D.NAVRÁTILOVÁ	HOP C.AUT.	ING.NAVRÁTILOVÁ 1104254
STAVEBNÍK:		STATUTÁRNÍ MĚSTO OSTRAVA PROKEŠOVO NÁM. 8, PSČ 729 30			
NÁZEV STAVBY:		REKONSTRUKCE VODOVODU A KANALIZACE			FORMÁT: 4xA4
ČÁST DOKUMENTACE:		UL. VITKOVICKÁ			MĚŘÍTKO: 1: 500
STAVEBNÍ OBJEKT:		C.SITUAČNÍ VÝKRESY			DRUH: DBP
		1004 BOURACÍ PRÁCE			DATUM: 06/2024
		1004.2 ODSTRANĚNÍ KANALIZACE			ČÁST: D.
OBSAH:		SITUACE BOURACÍCH PRACÍ			4.2.02