



KOLEKTOR POD ULICÍ MÍSTECKÁ

STÁVAJÍCÍ STAV
ŘEZ

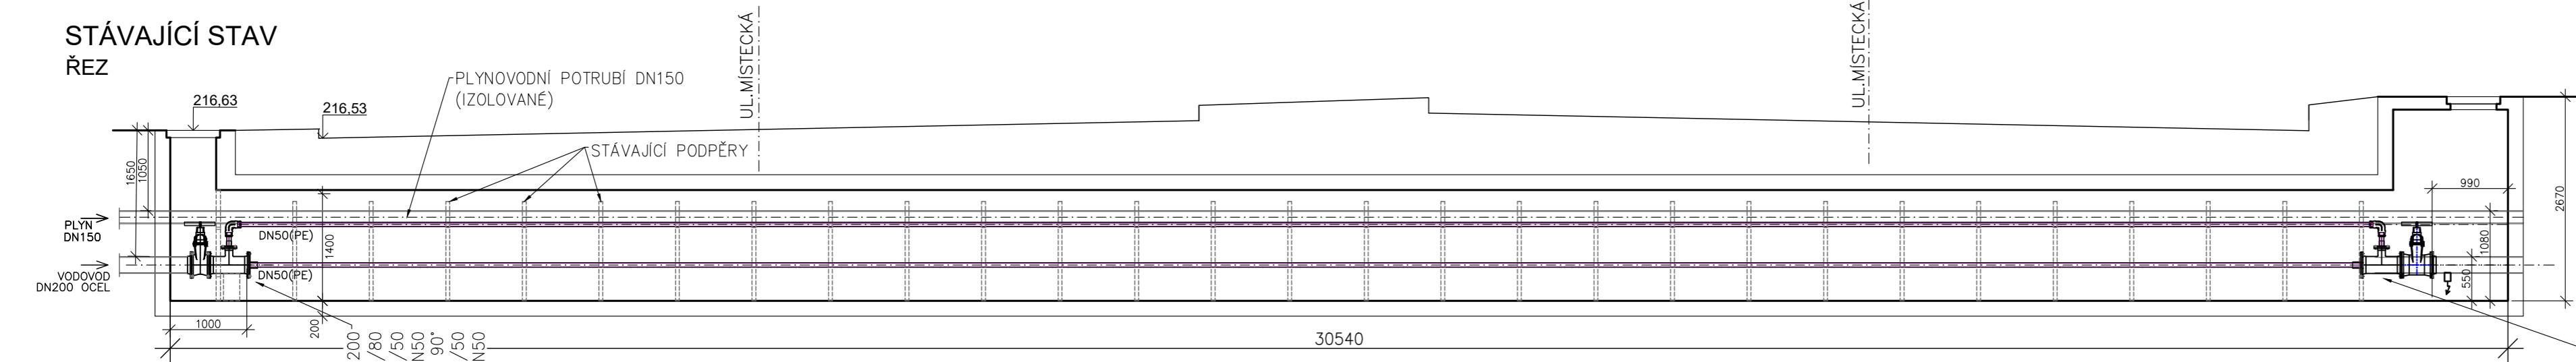


NOVÝ NÁVRH
ŘEZ A-A

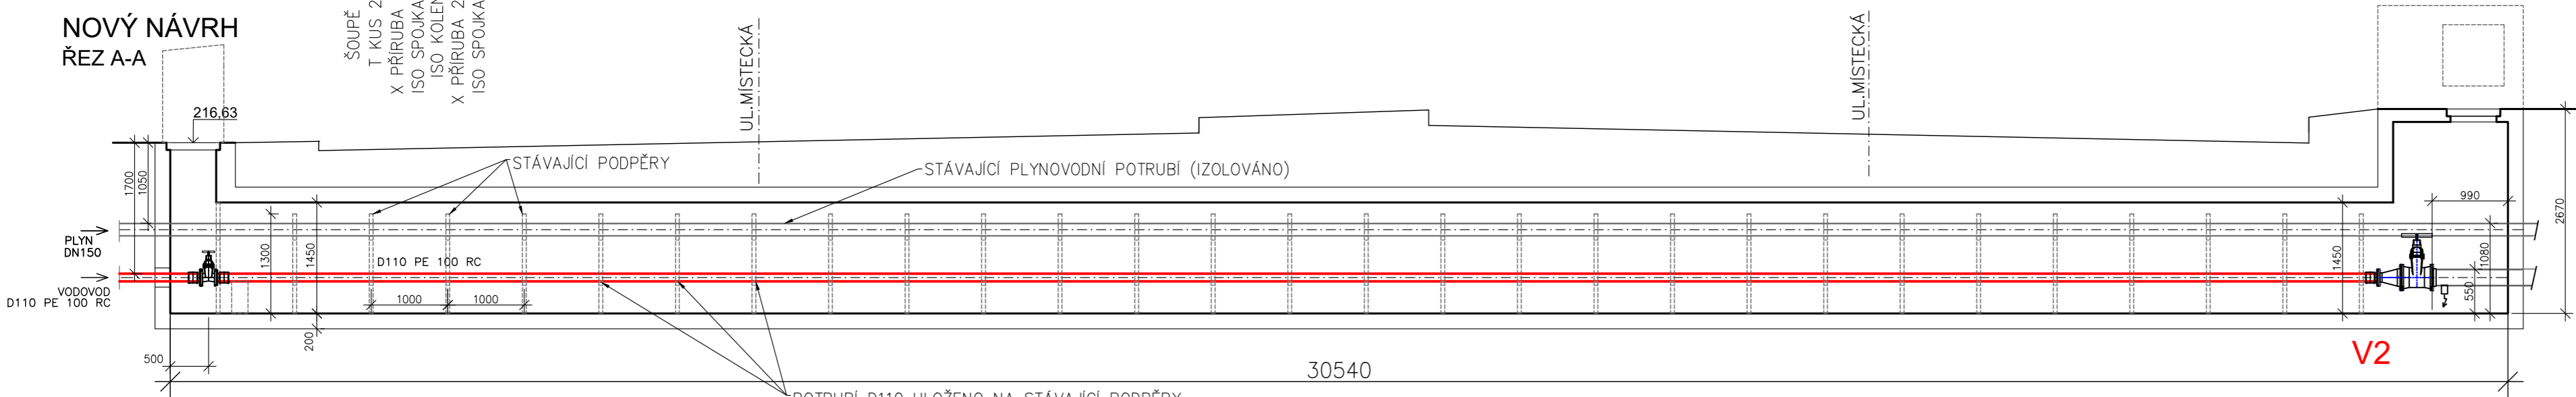

POTRUBÍ D110 ULOŽENO NA STÁVAJÍCÍ PODPĚRY
DOPLŇNĚNÉ O TŘMENY Z PLOCHÉ OCELI SE SEDLEM
PRO POTRUBÍ D110

ISO SPOJKA DN50
X PŘÍRUBA 200/50
T KUS 200/80
X PŘÍRUBA 80/50
ISO SPOJKA DN50
ISO KOLENO DN50-90°
STÁVAJÍCÍ ŠOUPĚ DN200
STÁV. VYPOUŠTĚNÍ NA OC. POTRUBÍ

PŮDORYS

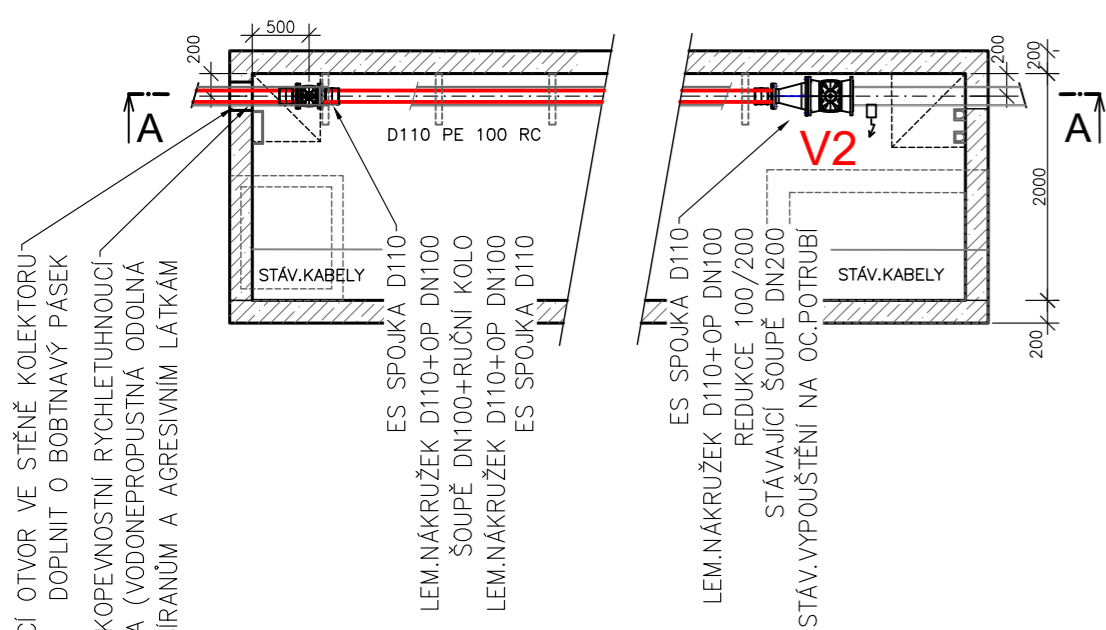

STÁVAJÍCÍ OTVOR VE STĚNĚ KOLEKTORU
DOPLNIT O BOBTNÁVÝ PÁSEK

VYSOKOPEVNOSTNÍ RYCHLEUTUHNOUČÍ
MALTA (VODONEPROPUSTNÁ ODOLNÁ
VŮČÍ SÍRANŮM A AGRESIVNÍM LÁTKÁM

LEM. NÁKRUŽEK D110+OP DN100
ŠOUPĚ DN100+RUČNÍ KOLO
LEM. NÁKRUŽEK D110+OP DN100
ES SPOJKA D110

LEM. NÁKRUŽEK D110+OP DN100
REDUKCE 100/200
STÁVAJÍCÍ ŠOUPĚ DN200
STÁV. VYPOUŠTĚNÍ NA OC. POTRUBÍ

ZMĚNA:	C.		PROVEDL:		DATUM:		PODPIS:	
	B.							
	A.							
BÁŇSKÉ PROJEKTY OSTRAVA s.r.o. <small>VÍTKOVICKÁ 3108/11, 702 00 OSTRAVA IČ: 60792841</small>		HIP:	ING.J.CHALUPA		HOP Č.AUT.	ING.NAVRÁTILOVÁ 1104254		
		PROJEKTANT:	ING.J.CHALUPA					
		KRESLIL:	ING.D.NAVRÁTILOVÁ					
STAVEBNÍK:		STATUTÁRNÍ MĚSTO OSTRAVA PROKEŠOVO NÁM. 8, PSČ 729 30						
NÁZEV STAVBY: REKONSTRUKCE VODOVODU A KANALIZACE UL. VÍTKOVICKÁ ČÁST DOKUMENTACE: D. DOKUMENTACE OBJEKTŮ A TECHNICKÝCH A TECHNOLOGICKÝCH ZAŘÍZENÍ STAVEBNÍ OBJEKT: 1001 PŘELOŽENÍ VODOVODU UL.VÍTKOVICKÁ					FORMÁT: 3x A4			
					MĚŘÍTKO: 1: 75			
					DRUH: DPS			
					DATUM: 09/2025			
					ČÁST: D.			
OBSAH:		STÁVAJÍCÍ KOLEKTOR POD UL. MÍSTECKÁ			141-07			

PARÉ Č.