


SITUACE OBJEKTU

POZNÁMKY:

- STAVAJÍCÍ PODZEMNÍ SÍŤ BYLY PŘEKRESLENY PODLE PODKLADŮ JEDNOTLIVÝCH SPRÁVCŮ A NEBO NA ZÁKLADĚ JEJICH VYTÝČENÍ V TERÉNU, A TO S ODPOVÍDAJÍCÍ PŘESNOSTÍ VYTÝČENÍ A NA ZÁKLADĚ PROVEDENÝCH PRŮZKUMŮ.
- UVEDENÉ TRASY STAVAJÍCÍCH SÍŤÍ ODPOVÍDAJÍ STAVU K 09/2023
- PODKLAD Z KATASTRÁLNÍ MAPY JE K AKTUÁLNÍMU DATU 09/2023
- SOUŘADNICOVÝ SYSTÉM: S-JTSK
- VÝŠKOVÝ SYSTÉM: BpV

* ROZSAH A OBSAH DOKUMENTACE PRO PROVÁDĚNÍ STAVBY STANOVEN V PŘÍLOZE Č. 13 VYHLÁŠKY 499/2006 SB.

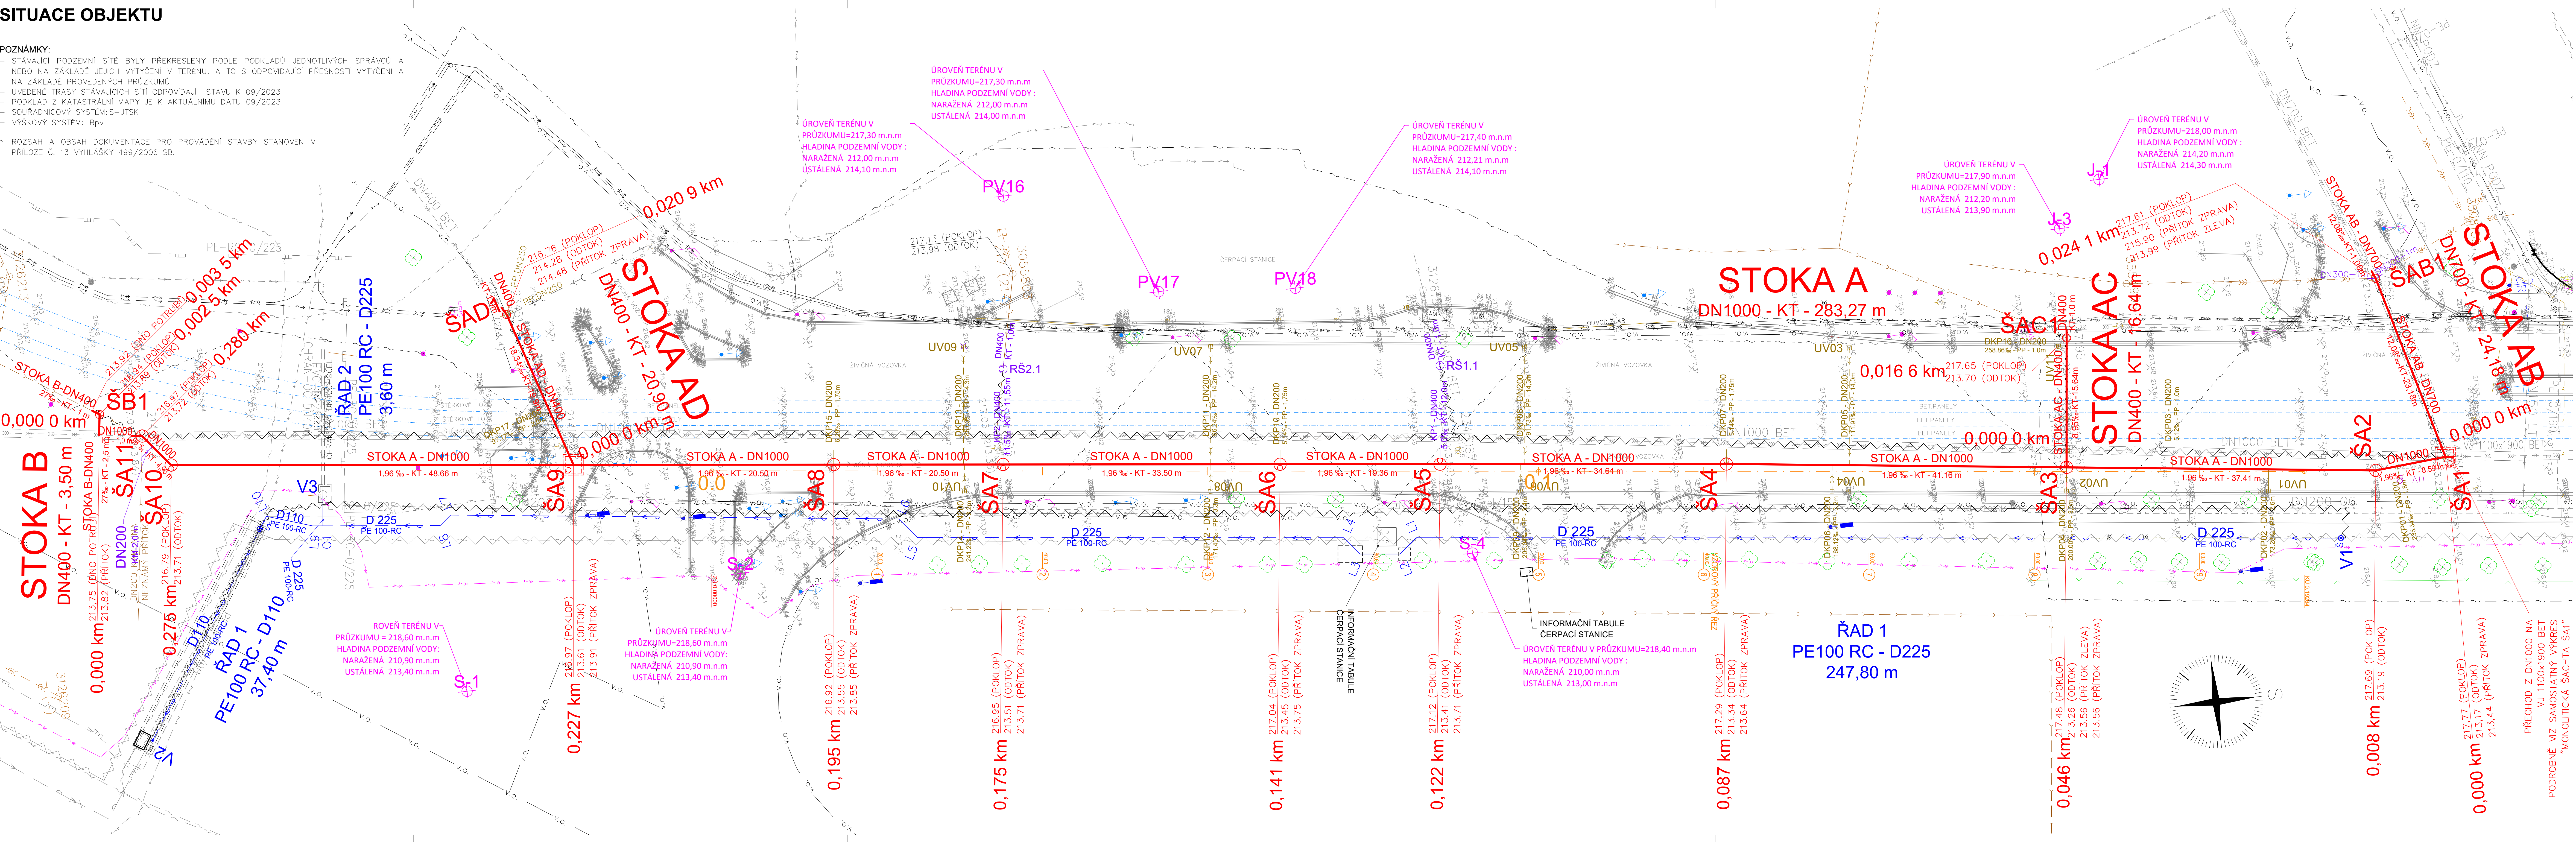

LEGENDA NÁVRH

- IO 01 PŘELOŽENÍ VODOVODU UL. VÍTKOVICKÁ
[DIMENZE] VODOVODNÍ ŘAD (PITNÁ VODA)
[MATERIÁL - DÉLKA ÚSEKU]
- IO 02 PŘELOŽENÍ KANALIZACE V UL. VÍTKOVICKÁ
[DIMENZE] JEDNOTNÁ GRAVITAČNÍ KANALIZACE
[SKLON - MATERIÁL - DL. ÚSEKU]
- IO 02.1 PŘEPOJENÍ KANALIZAČNÍCH PŘÍPOJEK
[DIMENZE] JEDNOTNÁ GRAVITAČNÍ KANALIZAČNÍ PŘÍPOJKA
[SKLON - MATERIÁL - DL. ÚSEKU]
- IO 02.2 PŘEPOJENÍ ULIČNÍCH VPUSTÍ
[DIMENZE] DEŠŤOVÁ GRAVITAČNÍ KANALIZAČNÍ PŘÍPOJKA
[SKLON - MATERIÁL - DL. ÚSEKU]
- IO 04 BOURACÍ PRÁCE
JEDNOTNÁ GRAVITAČNÍ KANALIZACE (OVAK)
VODOVODNÍ ŘAD (PITNÁ VODA - OVAK)

STÁVAJÍCÍ INFRASTRUKTURA

- [MAT.DIM.] SEK PODZEMNÍ (ČETIN)
[MAT.DIM.] PLYNOVOD NTL PODZ (GASNET)
[MAT.DIM.] PLYNOVOD STL PODZ (GASNET)
[MAT.DIM.] KABEL KATODOVÉ OCHRANY PODZ (GASNET)
[MAT.DIM.] SILOVÉ VEDENÍ NN PODZEMNÍ (ČEZ)
[MAT.DIM.] SILOVÉ VEDENÍ VN PODZEMNÍ (ČEZ)
[MAT.DIM.] SILOVÉ VEDENÍ VN PODZEMNÍ (VEOLIA ENERGIE ČR)
[MAT.DIM.] SEK PODZEMNÍ, ZRUŠENO (DIAMO)
[MAT.DIM.] SILOVÉ VEDENÍ NN PODZEMNÍ (DPO)
[MAT.DIM.] SILOVÉ VEDENÍ VN PODZEMNÍ (DPO)
[DIM.] KANALIZACE GRAVITAČNÍ
[DIM.] KANALIZAČNÍ PŘÍPOJKY
[DIM.] DEŠŤOVÁ KANALIZACE (OKAS)
[DIM.] SILOVÉ VEDENÍ VEŘEJNÉHO OSVĚTLENÍ PODZEMNÍ (OKAS)
[DIM.] SEK NADZEMNÍ (OVANET)
[DIM.] SEK NADZEMNÍ (OVANET)
[DIM.] KANALIZACE GRAVITAČNÍ JEDNOTNÁ PODZEMNÍ (OVAK)
[DIM.] KANALIZACE PODZEMNÍ ZRUŠENA (OVAK)
[DIM.] VODOVODNÍ ŘAD PODZEMNÍ, PITNÁ VODA (OVAK)
[DIM.] SEK PODZEMNÍ (VODAFONE)

C:		PROVEDL:		DATUM:		POPS:	
ZMĚNA:							
A:							
B:							
C:							
BÁŇSKÉ PROJEKTY OSTRAVA s.r.o. VÝVOJOVÁ 100/II, 760 01 OSTRAVA IČ: 60728461				HIP: PROJEKTANT: KRESLIL:		HOP Č. AUT. 1104254 ING. NÁVRÁTLIOVÁ	
				ING.J. CHALUPA ING.J. CHALUPA ING.J. CHALUPA			
STAVEBNÍK:				STATUTÁRNÍ MĚSTO OSTRAVA PROKEŠOVO NÁM. 8, PŠČ 729 30			
NÁZEV STAVBY:				REKONSTRUKCE VODOVODU A KANALIZACE UL. VÍTKOVICKÁ		FORMÁT: 10x44	
ČÁST DOKUMENTACE:				D. DOKUMENTACE OBJEKTŮ A TECHNICKÝCH A TECHNOLOGICKÝCH ZAŘÍZENÍ		MĚŘÍTKO: 1:250	
STAVEBNÍ OBJEKT:				1002 PŘELOŽENÍ KANALIZACE UL.VÍTKOVICKÁ		DRUH: DPS*	
						DATUM: 09/2025	
						ČÁST: D.	
OBSAH: SITUACE OBJEKTU						142.02	