


## IO02.1 PŘEPOJENÍ KANALIZAČNÍCH PŘÍPOJEK SITUACE OBJEKTU

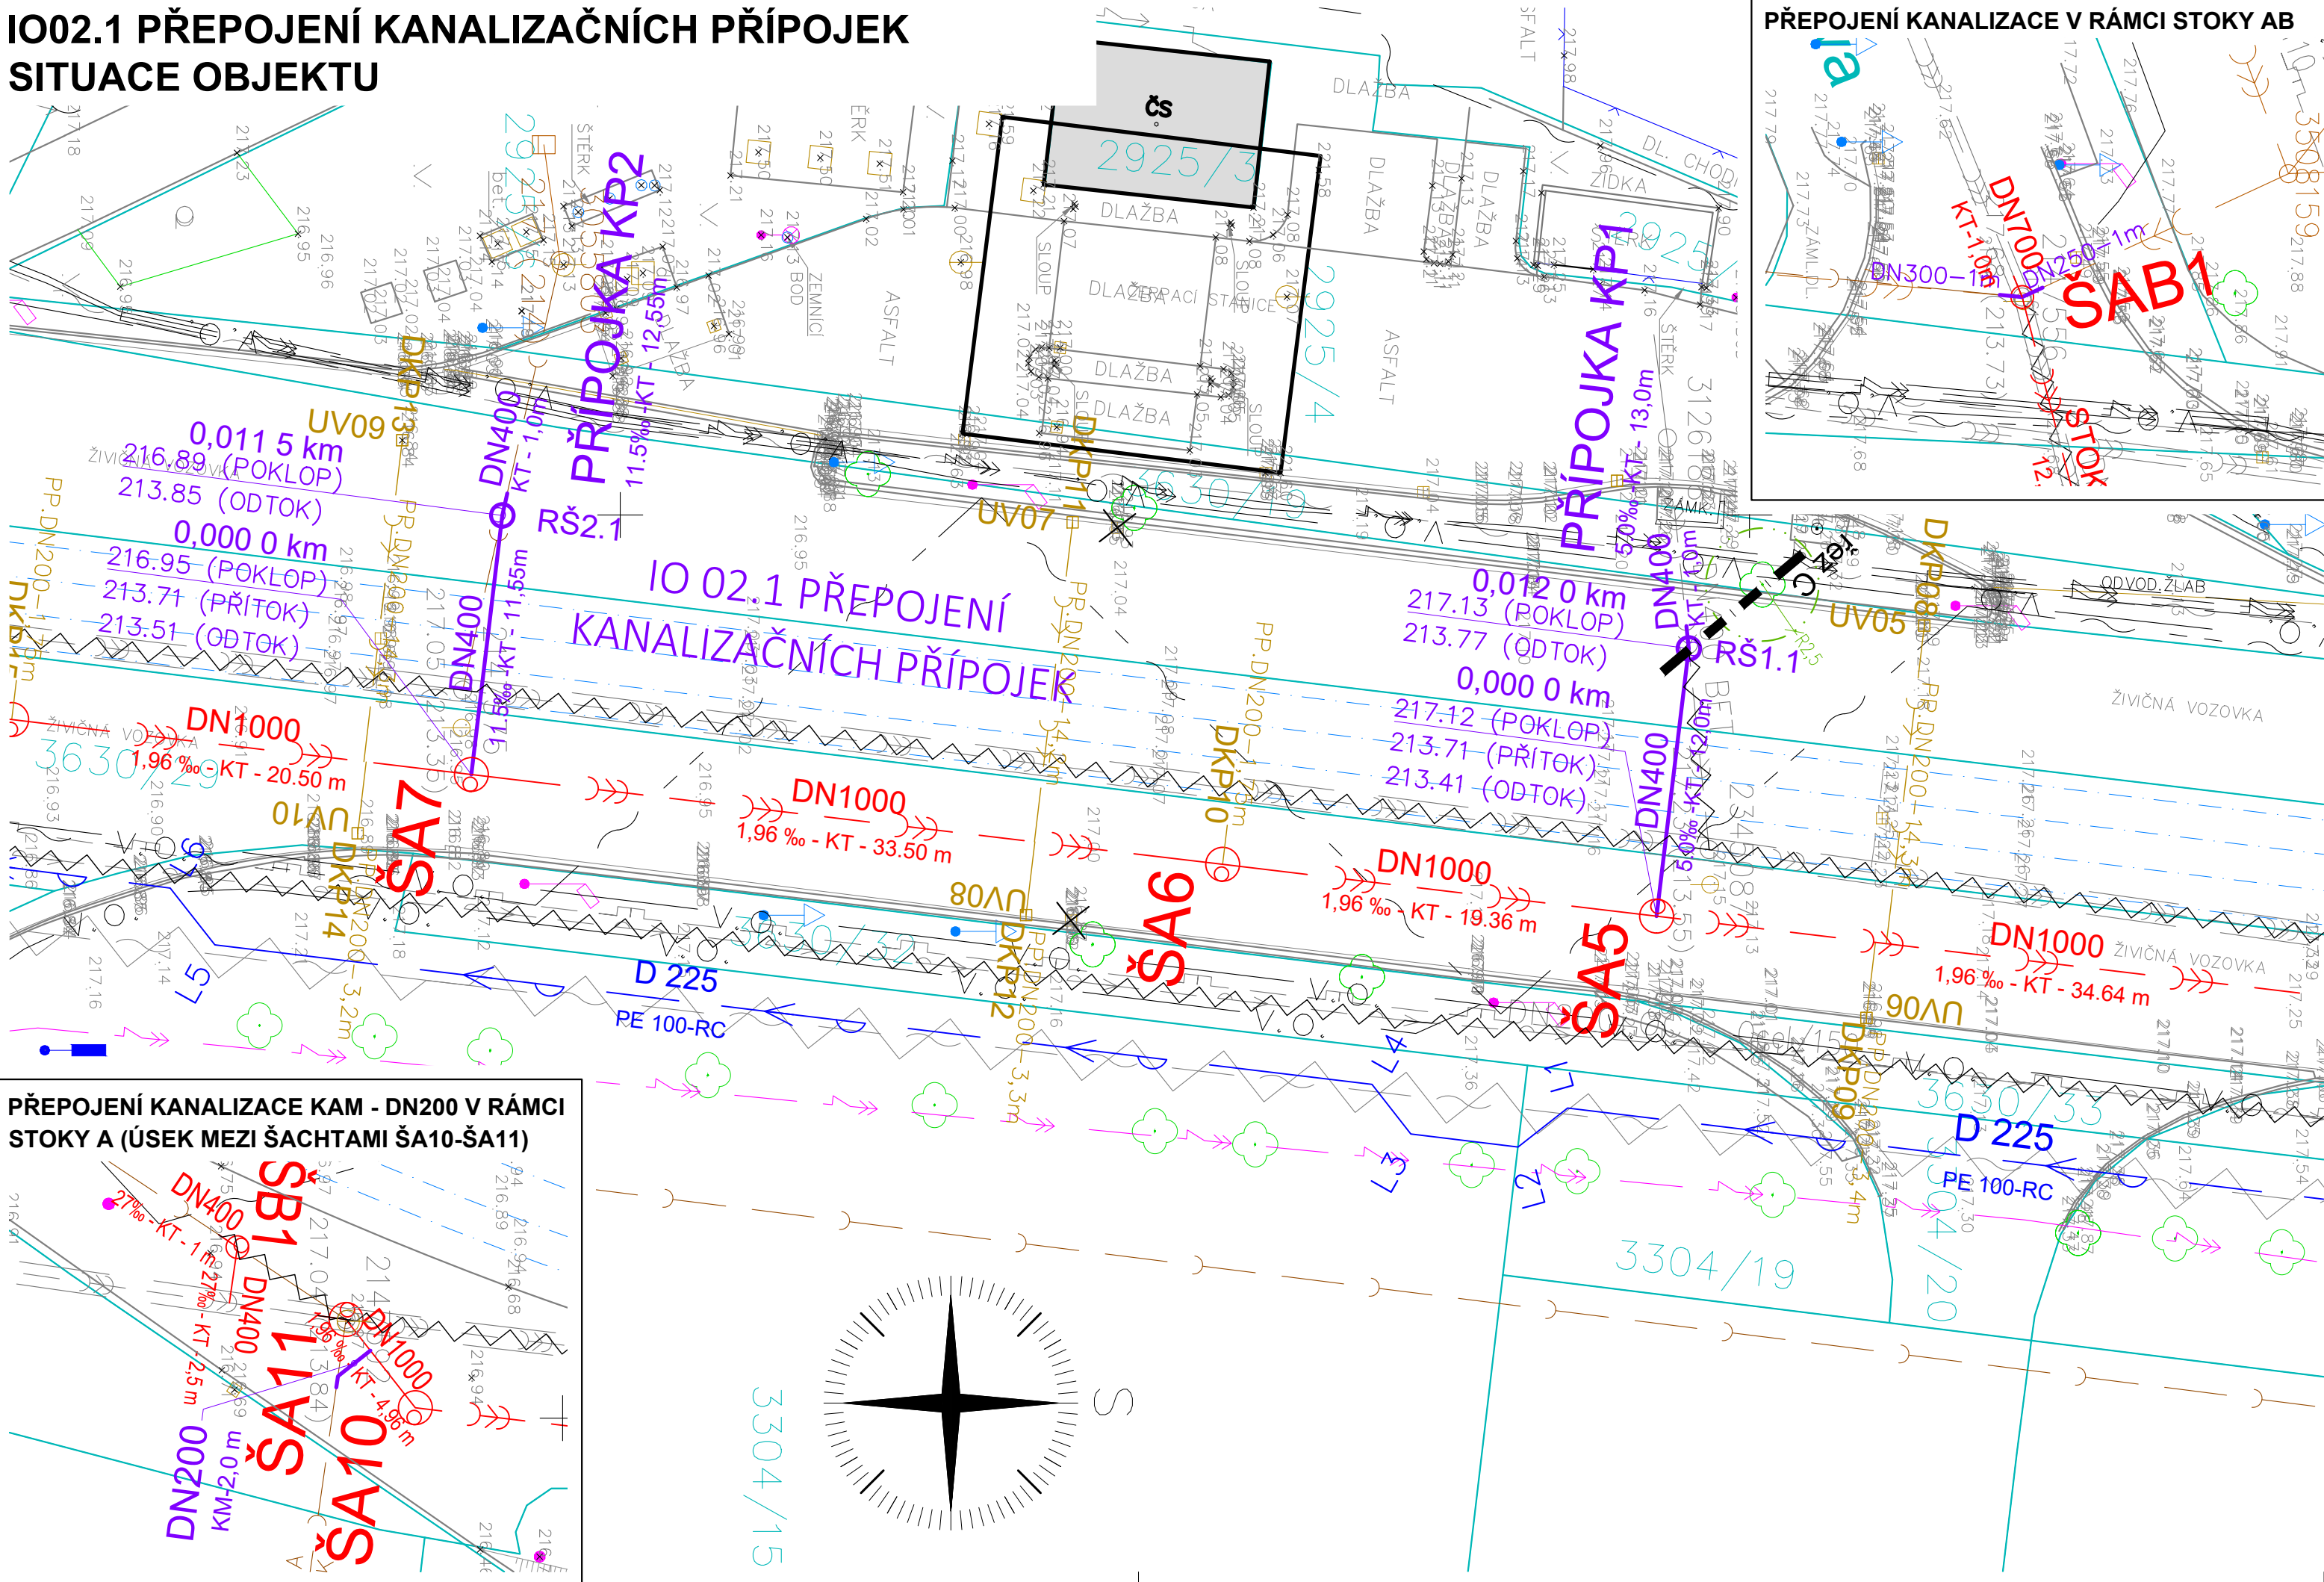

## STÁVAJÍCÍ INFRASTRUKTURA

	SEK PODZEMNÍ (CETIN)
	PLYNOVOD NTL PODZ (GASNET)
	PLYNOVOD STL PODZ (GASNET)
	KABEL KATODOVÉ OCHRANY PODZ (GASNET)
	SILOVÉ VEDENÍ NN PODZEMNÍ (ČEZ)
	SILOVÉ VEDENÍ VN PODZEMNÍ (ČEZ)
	SILOVÉ VEDENÍ VN PODZEMNÍ (VEOLIA ENERGIE ČR)
	SEK PODZEMNÍ, ZRUŠENO (DIAMO)
	SILOVÉ VEDENÍ NN PODZEMNÍ (DPO)
	SILOVÉ VEDENÍ VN PODZEMNÍ (DPO)
	KANALIZACE GRAVITAČNÍ
	KANALIZAČNÍ PŘÍPOJKY
	DEŠŤOVÁ KANALIZACE (OKAS)
	SILOVÉ VEDENÍ VEŘEJNÉHO OSVĚTLENÍ PODZEMNÍ (OKAS)
	SEK NADZEMNÍ (OVANET)
	SEK NADZEMNÍ (OVANET)
	KANALIZACE GRAVITAČNÍ
	JEDNOTNÁ PODZEMNÍ (OVAK)
	KANALIZACE PODZEMNÍ ZRUŠENA
	VODOVODNÍ ŘAD PODZEMNÍ,
	PITNÁ VODA (OVAK)
	SEK PODZEMNÍ (VODAFONE)

### POZNÁMKY:

- STÁVAJÍCÍ PODZEMNÍ SÍTĚ BYLY PŘEKRESLENY PODLE PODKLADŮ JEDNOTLIVÝCH SPRÁVCŮ A  
— NEBO NA ZÁKLADĚ JEJICH VYTYČENÍ V TERÉNU, A TO S ODPOVÍDAJÍCÍ PŘESNOSTÍ VYTYČENÍ  
— A NA ZÁKLADĚ PROVEDENÝCH PRŮZKUMŮ.  
— UVEDENÉ TRASY STÁVAJÍCÍCH SÍTÍ ODPOVÍDAJÍ STAVU K 09/2023  
— PODKLAD Z KATASTRÁLNÍ MAPY JE K AKTUÁLNÍMU DATU 09/2023  
— SOUŘADNICOVÝ SYSTÉM: S-JTSK  
— VÝŠKOVÝ SYSTÉM: Bp<sub>v</sub>  
\* ROZSAH A OBSAH DOKUMENTACE PRO PROVÁDĚNÍ STAVBY STANOVEN V PŘÍLOZE Č. 13  
— VYHLÁŠKY 499/2006 Sb.

## LEGENDA NÁVRH

# IO 01 PŘELOŽENÍ VODOVODU UL. VÍTKOVICKÁ

[DIMENZE]            VODOVODNÍ ŘAD (PITNÁ VODA)  
 [MATERIÁL - DÉLKA ÚSEKU]

# IO 02 PŘELOŽENÍ KANALIZACE V UL. VÍTKOVICKÁ

— **[DIMENZE]** — **[SKLON - MATERIÁL - DĚLKA ÚSEKU]** — JEDNOTNÁ GRAVITAČNÍ KANALIZACE

## IO 02.1 PŘEPOJENÍ KANALIZAČNÍCH PŘÍPOJEK

**[DIMENZE]**  
[SKLON - MATERIÁL - DÉLKA ÚSEKU] JEDNOTNÁ GRAVITAČNÍ KANALIZAČNÍ PŘÍPOJKA

 
## IO 02.2 PŘEPOJENÍ ULIČNÍCH VPUSTÍ

[DIMENZE] DEŠŤOVÁ GRAVITAČNÍ KANALIZAČNÍ PŘÍPOJKA  
[SKLON - MATERIÁL - DĚLKA ÚSEKU]

IO 04 BOURACÍ PRÁCE

IO 04 BOURACÍ PRÁCE

JEDNOTNÁ GRAVITAČNÍ  
KANALIZACE (OVAK)  
VODOVODNÍ ŘÁD (PÍTNÁ VODA)

ZMĚNA:	C.		PROVEDL:		DATUM:		PODPIS:	
	B.							
	A.							
BAŇSKÉ PROJEKTY OSTRAVA a.s. VÍTKOVICKA 3108/11, 702 00 OSTRAVA IČ: 60792841		HIP:	ING.J.CHALUPA		HOP Č.AUT.		ING.NAVRÁTILOVÁ 1104254	
		PROJEKTANT:	ING.J.CHALUPA					
		KRESLIL:	ING.D.NAVRÁTILOVÁ					
STAVEBNÍK:		STATUTÁRNÍ MĚSTO OSTRAVA PROKEŠOVO NÁM. 8, PSČ 729 30						
NÁZEV STAVBY:		REKONSTRUKCE VODOVODU A KANALIZACE UL. VÍTKOVICKÁ			FORMÁT: 4xA4			
ČÁST DOKUMENTACE:		D. DOKUMENTACE OBJEKTŮ A TECHNICKÝCH A TECHNOLOGICKÝCH ZAŘÍZENÍ			MĚŘÍTKO: 1:250			
STAVEBNÍ OBJEKT:		1002.1 PŘEPOJENÍ KANALIZAČNÍCH PŘÍPOJEK			DRUH: DPS*			
					DATUM: 09/2025			
					ČÁST: D.			
OBSAH:		SITUACE OBJEKTU			143.02			