



ULOŽENÍ KABELŮ

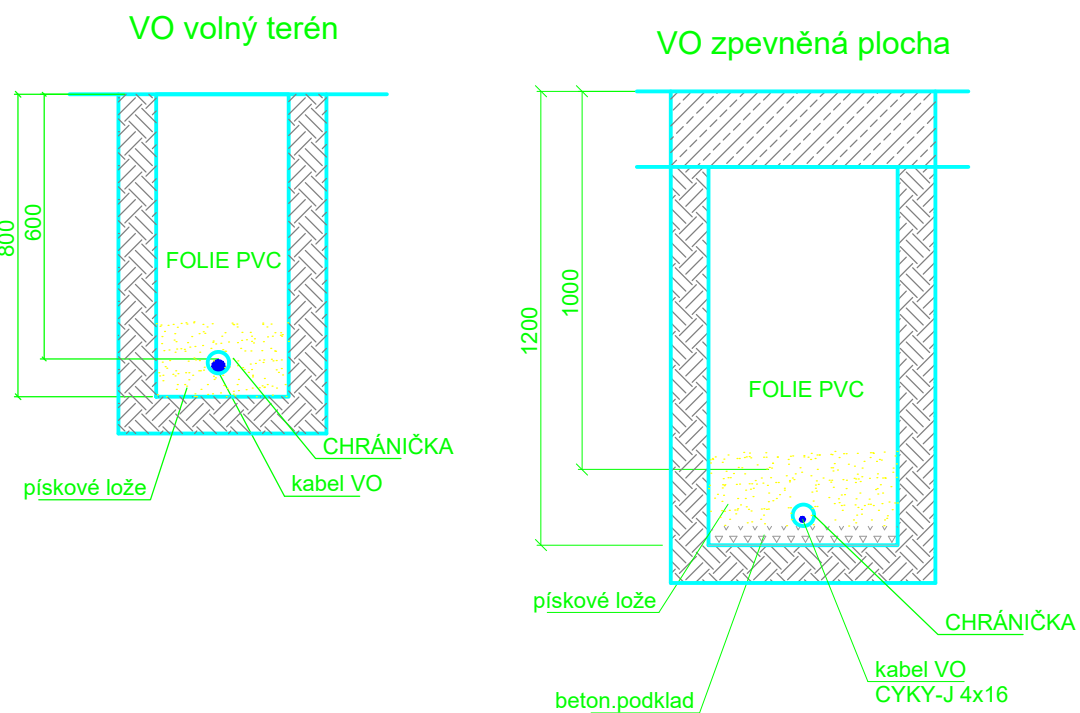

LEGENDA ZNAČEK INŽENÝRSKÝCH SÍTÍ

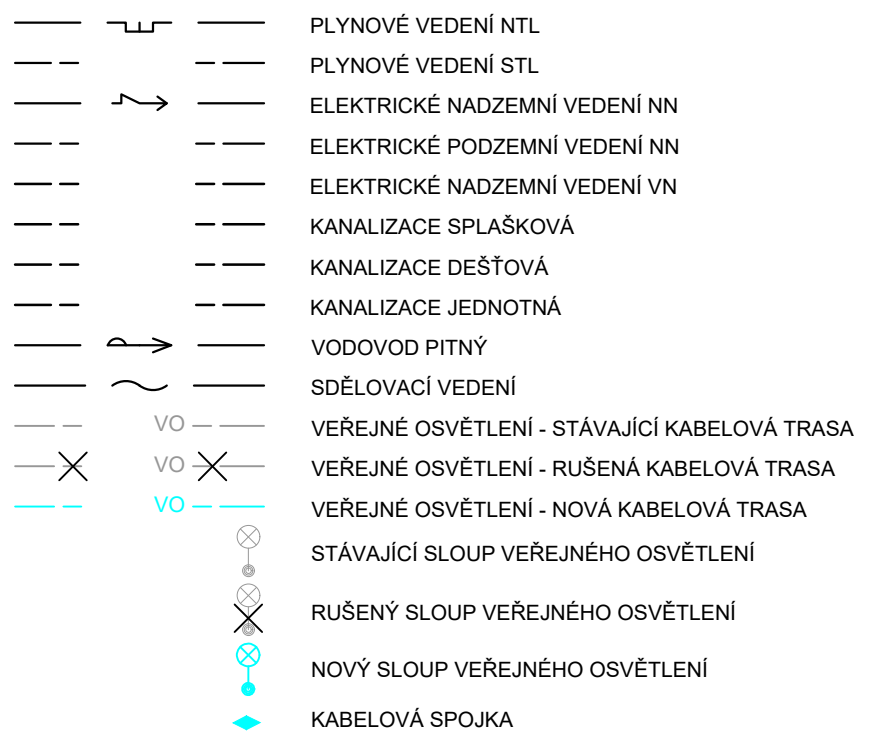

LEGENDA SVÍTIDEL

S02,S07,S11,S14,S15 – SVĚTIDLO DALYA M L04 65 W, 8524 lm
S01,S04,S06,S09,S10,S12,S13 – SVĚTIDLO DALYA S L04 25W, 3034 lm
S03,S05,S08 – SVĚTIDLO DALYA S L04 32W, 4163 lm


ROZVODNÁ SOUSTAVA

OCHRANA PŘED ÚRAZEM EL.PROUDEM
DLE ČSN 33 2000-4-41 ed3

- 411.2 Základní ochrana před přímým dotykem
 - A.1 Základní izolace živých částí
 - A.2 Ochrana přepážkami nebo kryty
- 411.3. Doplnková ochrana proudovými chrániči
- 411.3 Ochrana při poruše
 - 411.3.1 Ochranné uzemnění a ochranné pospojování
 - 411.3.2 Automatické odpojení při poruše
 - 411.3.1 Doplnková ochrana: proudovými chrániči
 - 411.3.2 Doplnková ochrana: doplňujícím ochranným pospojováním

POZNÁMKA

Poloha podzemních vedení a zařízení byla zjištěna u příslušných správců inženýrských sítí. Polohu podzemních vedení nelze vytyčovat odměřováním vzdáleností na výkrese. Přesné vytyčení všech podzemních vedení na povrchu zajistí investor před zahájením stavby.

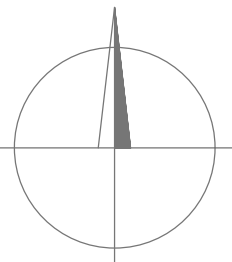

VYPRACOVAVOL: ZODP.PROJEKT Ing. Petr Hanáček		KRESLIL: Ing. Petr Hanáček	VED.PROJEKCE Zuzana Kuchařová	NELL PROJEKT s. r. o. Křivkova 3687 786 01 Zlín	
KRAJ: JIHOOMORAVSKÝ STAVEBNÍK: MĚSTO KYJOV		K. Ú.: BORŠOV U KYJOVA		FORMÁT DATUM	10x4 6/2024
AKCE: REVITALIZACE VEŘEJNÉHO PROSTORU KYJOV - BORŠOV "U OTINÁ" SO401 - VEŘEJNÉ OSVĚTLENÍ				STUPEŇ ZAKÁŽK. ČÍSLO	DUSP, PDPS -/2024
OBSAH: SITUACE				MĚŘÍTKO: 1:250	ČÍSLO VÝKRESU 02