


PŮDORYS 1.NP
M 1:50

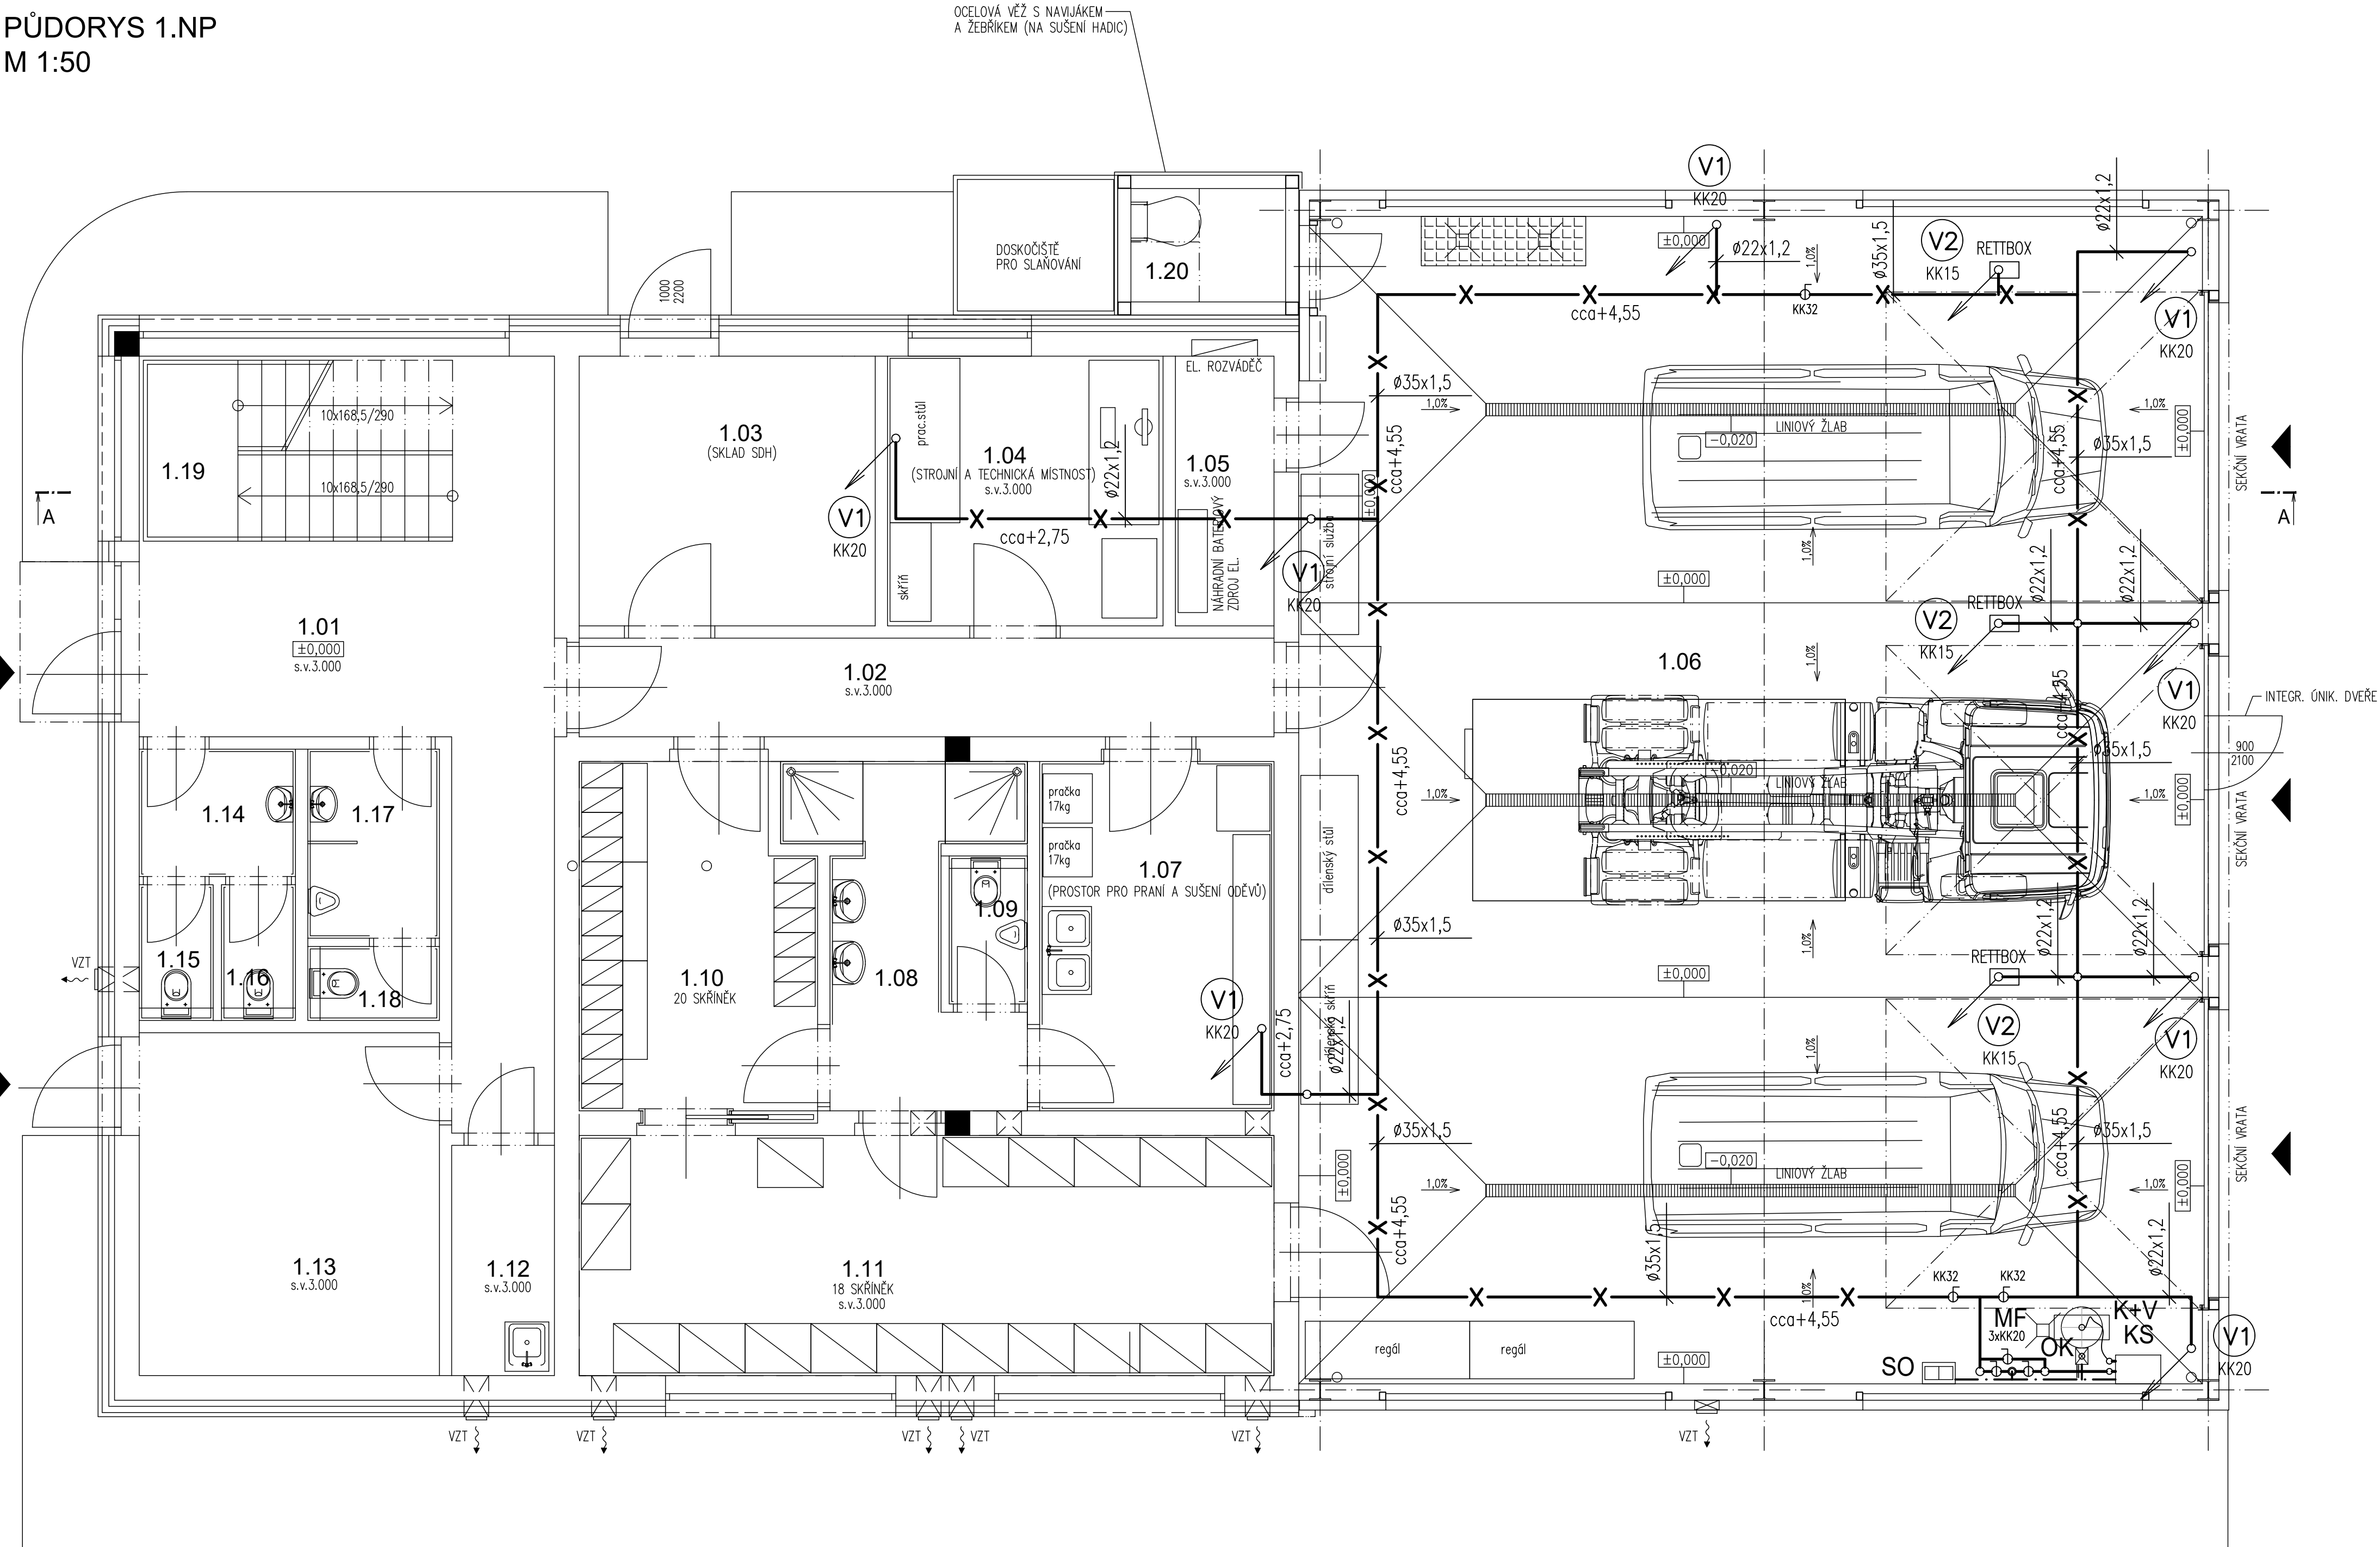

LEGENDA MÍSTNOSTÍ 2.NP

ČÍSLO MÍSTNOSTI	ÚČEL MÍSTNOSTI
1.01	ZÁDVEŘÍ
1.02	CHODBA
1.03	SKLADOVACÍ PROSTOR, KOMPRESOR
1.04	PROSTOR TECHNICKÉHO ZÁZEMÍ
1.05	NÁHRADNÍ ZDROJ
1.06	GARÁŽ
1.07	MOKRÁ DÍLNA A CHEMICKÁ SLUŽBA
1.08	UMÝVÁRNA, SPRCHY
1.09	WC
1.10	ČISTÁ ŠATNA
1.11	ŠPINAVÁ ŠATNA
1.12	OKLADOVÁ MÍSTNOST
1.13	SKLAD
1.14	PŘEDSÍŇ WC ŽENY
1.15	WC ŽENY
1.16	WC ŽENY
1.17	WC MUŽI
1.18	WC MUŽI
1.19	SCHODIŠTĚ
1.20	VĚŽ NA SUŠENÍ HADIC

LEGENDA

	NAVRH. ROZVOD STLAČENÉHO VZDUCHU (10 bar)
	NAVRH. POTRUBÍ ODVODU KONDENZÁTU
K+V	PÍSTOVÝ KOMPRESOR SE VZDUŠNIKEM 100 L, Q=198 L/MIN, 1,5kW/400V, 10 BAR (DODÁVKA INVESTORA)
KS	KONDENZAČNÍ SUŠIČKA VZDUCHU Q=350 L/MIN, 230V, 16 BAR (DODÁVKA INVESTORA)
OK	AUTOMATICKÝ ODVADĚČ KONDENZÁTU Q=400 L/H
SO	SEPARATOR OLEJ-VODA Q=1230 L/MIN
MF	MIKROFILTR PLOV. ODVADĚČ 0,01um DN15
KK	KULOVÝ KOHOUT PRO STLAČENÝ VZDUCH
RV	REDUKČNÍ VENTIL PRO STLAČENÝ VZDUCH
V1	VÝVOD STLAČENÉHO VZDUCHU UKONČENÝ 1,5m NAD PODLAHOU KULOVÝ UZÁVĚREM, KRABICÍ S 2x RYCHLOSPOJKOU
V2	VÝVOD STLAČENÉHO VZDUCHU UKONČENÝ POD STROPEN 1.NP KULOVÝ UZÁVĚREM

±0 ≅ 322,500 m n.m.

"DOKUMENTACE JE DUŠEVNÍM MAJETKEM FIRMY HUTNÍ PROJEKT Frydek-Místek a.s. A NESMÍ BÝT POUŽITA BEZ JEJÍHO VĚDOMÍ."				
a)				
OZN.	ZMĚNA	DATUM	PROVEDL	KONTROLA
VYPRACOVAL	ING. ANTONÍN ŠTEFÁNEK			
PROJEKTANT	ING. ANTONÍN ŠTEFÁNEK			
SCHVÁLIL	ING. JIŘÍ STAŠEK			
KONTROLOVAL	ING. JIŘÍ STAŠEK			
INVESTOR	Město Kyjov			
MÍSTO STAVBY	Kyjov- Nětčice, ulice Luční, p.č. 1433/27			
STAVBA	NOVOSTAVBA HASIČSKÉ ZBRojNICE JSDH KYJOV SE ZÁZEMÍM HASIČSKÉHO SPORTU VČETNÍM VÍCEÚČELOVÉHO HRŠTĚ			
SO 01 VLASTNÍ BUDOVA SDH STLAČENÝ VZDUCH		Č. ZAK. 11451-003-000		
PŮDORYS 1.NP		ARCHIVNÍ ČÍSLO HP4-2-102937		
		LISTŮ 1	POČET A4 8	
		MĚŘÍTKO 1:50	POŘADOVÉ Č. 02	